


A1

建筑	电气	
结构	弱电	
给排水	总图	
暖通	电图	

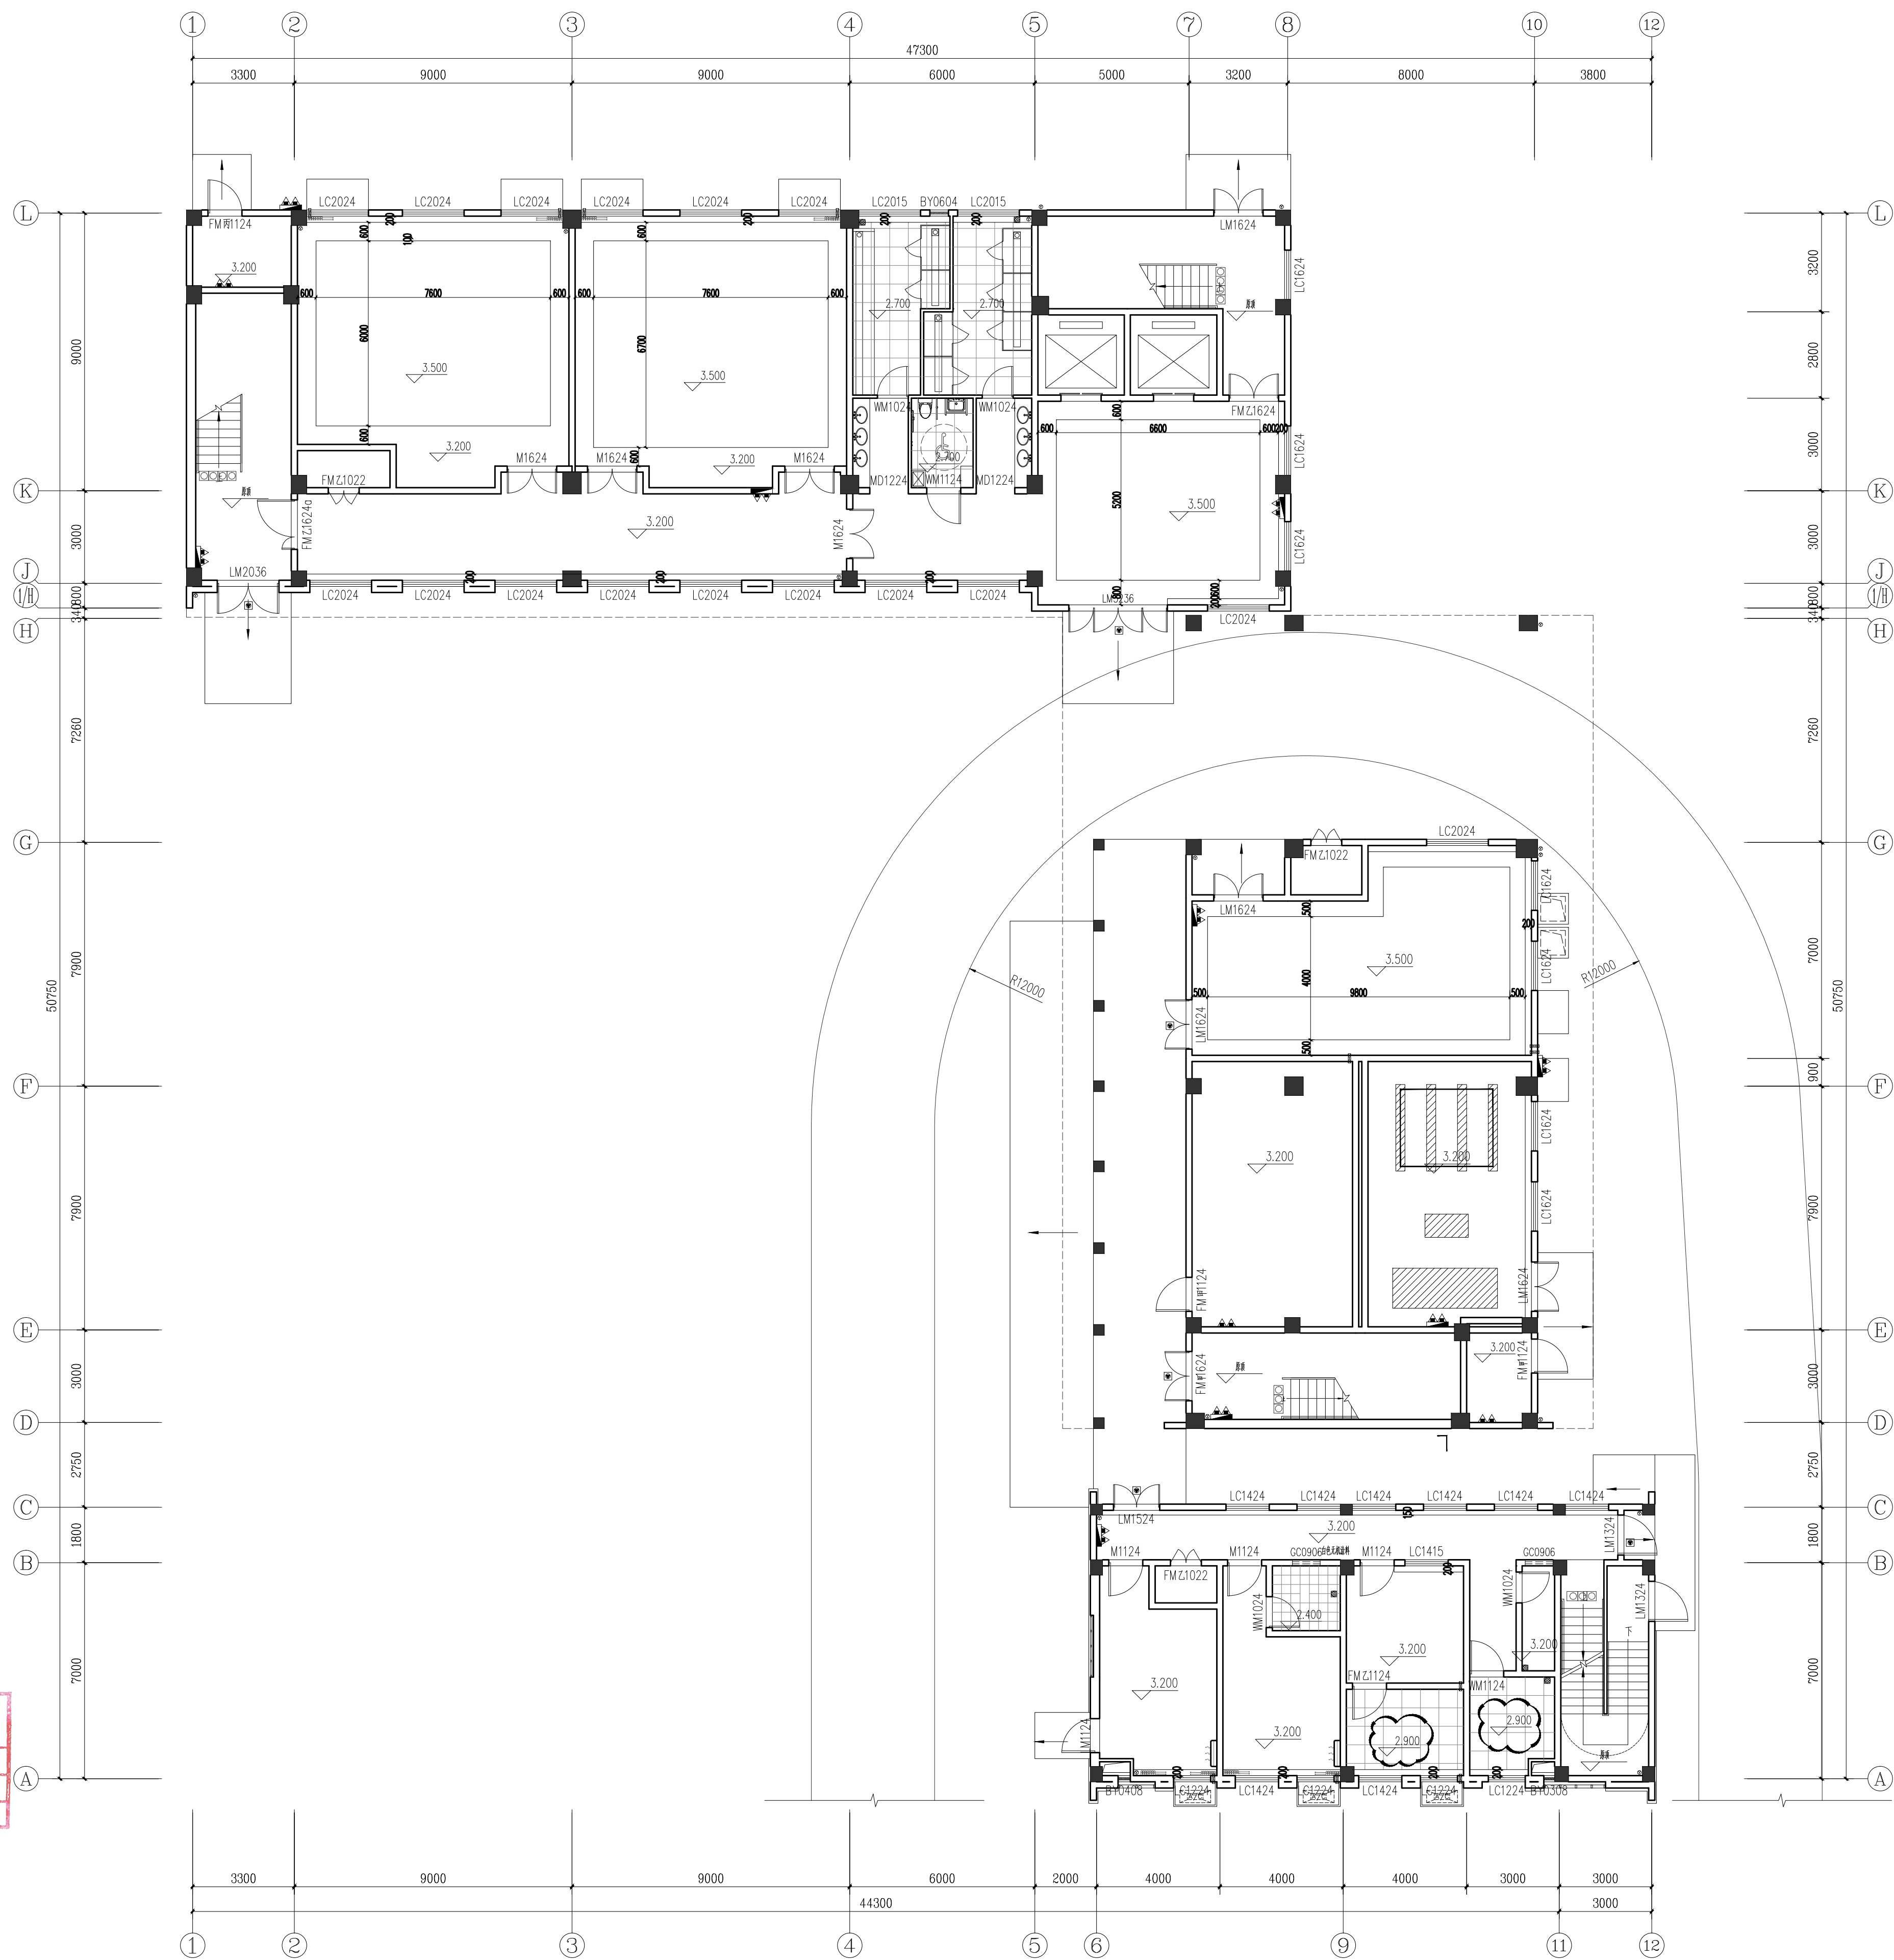

注: 1. 骨灰存放间的装饰吊顶需施工单位与柜体安装单位确认吊顶高度后方可施工
2. 所有窗帘盒高度均为3600mm
3. 吊杆长度大于1.50m时, 应设置反支撑。

DESIGN
WHAMPOA

广州黄埔建筑设计院有限公司
GUANGZHOU HUANGPU ARCHITECTURAL DESIGN INSTITUTE CO., LTD.

☐

建筑工程设计甲级证书号： A144056669

☐

城乡规划编制甲级证书号： 自资规甲字23440728

☐

工程勘察设计院乙级证书号： B244056666

☐

市政行业设计乙级证书号： A244018920

☐

风景园林设计乙级证书号： A244018920

合作单位：

图纸用途：

本图版权归本公司所有，未经许可不得复制或施工。本项目使用须经双方同意并书面授权使用。否则，本公司保留追究相关法律责任的权利。

平面位置示意 Key Plan

附注：

中华人民共和国一级注册建筑师

姓名：韦奔

注册号：4405666-010

有效期至：至2026年3月

广东省 Shuangpu for Certified

广东省建设工程勘察设计出图专用章

单位名称：广州黄埔建筑设计院有限公司

业务范围：建筑行业(建筑工程)甲级

资质证书编号：A144056669

有效期限：自2022年12月32日至2026年12月32日

Shuangpu Engineering Design

建设单位 Client

江门市横市镇人民政府

工程名称 Proj. Name

横市镇安息堂建设项目

子项名称 Sub-Proj. Name

1#、2#、3#楼、地下室

审定 Approved

审核 Reviewed

项目负责人 Project Architect

专业负责 Special Field in Charge

校对 Designer Checked

设计 Design

制图 Drafting

审图 Review

王军

韦奔

韦奔

韦奔

汤新泉

戴琦

戴琦

戴琦

汤新泉

戴琦

戴琦

戴琦

盖章名称 Drawing title

一层顶面造型图

图别 PRC STYLE

施工图

专业 Discipline

建筑

设计编号 Design No.

WXT24-016

比例 Scale

1:125

图号 Drawg. No.

建造-09a


日期 Date

2024.11



A1

YIP DESIGN WHAMPOA 广州黄埔建筑设计院有限公司 GUANGZHOU HUANGPU ARCHITECTURAL DESIGN INSTITUTE CO., LTD. ☐ 建筑设计甲级证书号: A144056669 ☐ 城乡规划设计甲级证书号: 自资规甲字23440728 ☐ 工程勘察乙级证书号: B244056666 ☐ 市政行业设计乙级证书号: A244018920 ☐ 风景园林设计乙级证书号: A244018920					
合作单位:					
图纸用途:					
所有版权归本公司全部资产，未经许可不得复制或施工本项目或授权第三人向建设单位及监理单位、其他相关机构等提供本合同附件。					
平面位置示意 Key Plan					
附注:					
中华人民共和国一级注册建筑师					
姓名: 韦奔					
注册号: 4405666-010					
有效期至: 至2026年3月					
广东省建设工程勘察设计出图专用章					
单位名称: 广州黄埔建筑设计院有限公司					
业务范围: 建筑行业(建筑工程)甲级					
资质证书编号: A144056669					
有效期至: 2028年12月31日					
建设单位 Client					
江門市瓊土鎮人民政府					
工程名称 Proj. Name					
瓊土鎮安息堂建設項目					
子项名称 Sub-Proj. Name					
1#、2#、3#楼、地下室					
审定 Approved	项目负责人 Project Architect	专业负责 Special Field in Charge	校核 Checked	设计 Design	绘图 Drawn
韦军	韦奔	韦奔	汤新屋	戴琦	戴琦
图签名称 Drawing title					
二层平面图					
图别 Disc. STYLE	施工图	专业 Discipline	建筑	比例 Scale	1:125
设计编号 Design NO.	WXT24-016	日期 Date		日期 Date	2024. 11
图号 Disc. NO.	建施-10a				

建筑	电气	
结构	弱电	
给排水	总图	
暖通	总图	
	电气	
	弱电	
	总图	
	总图	

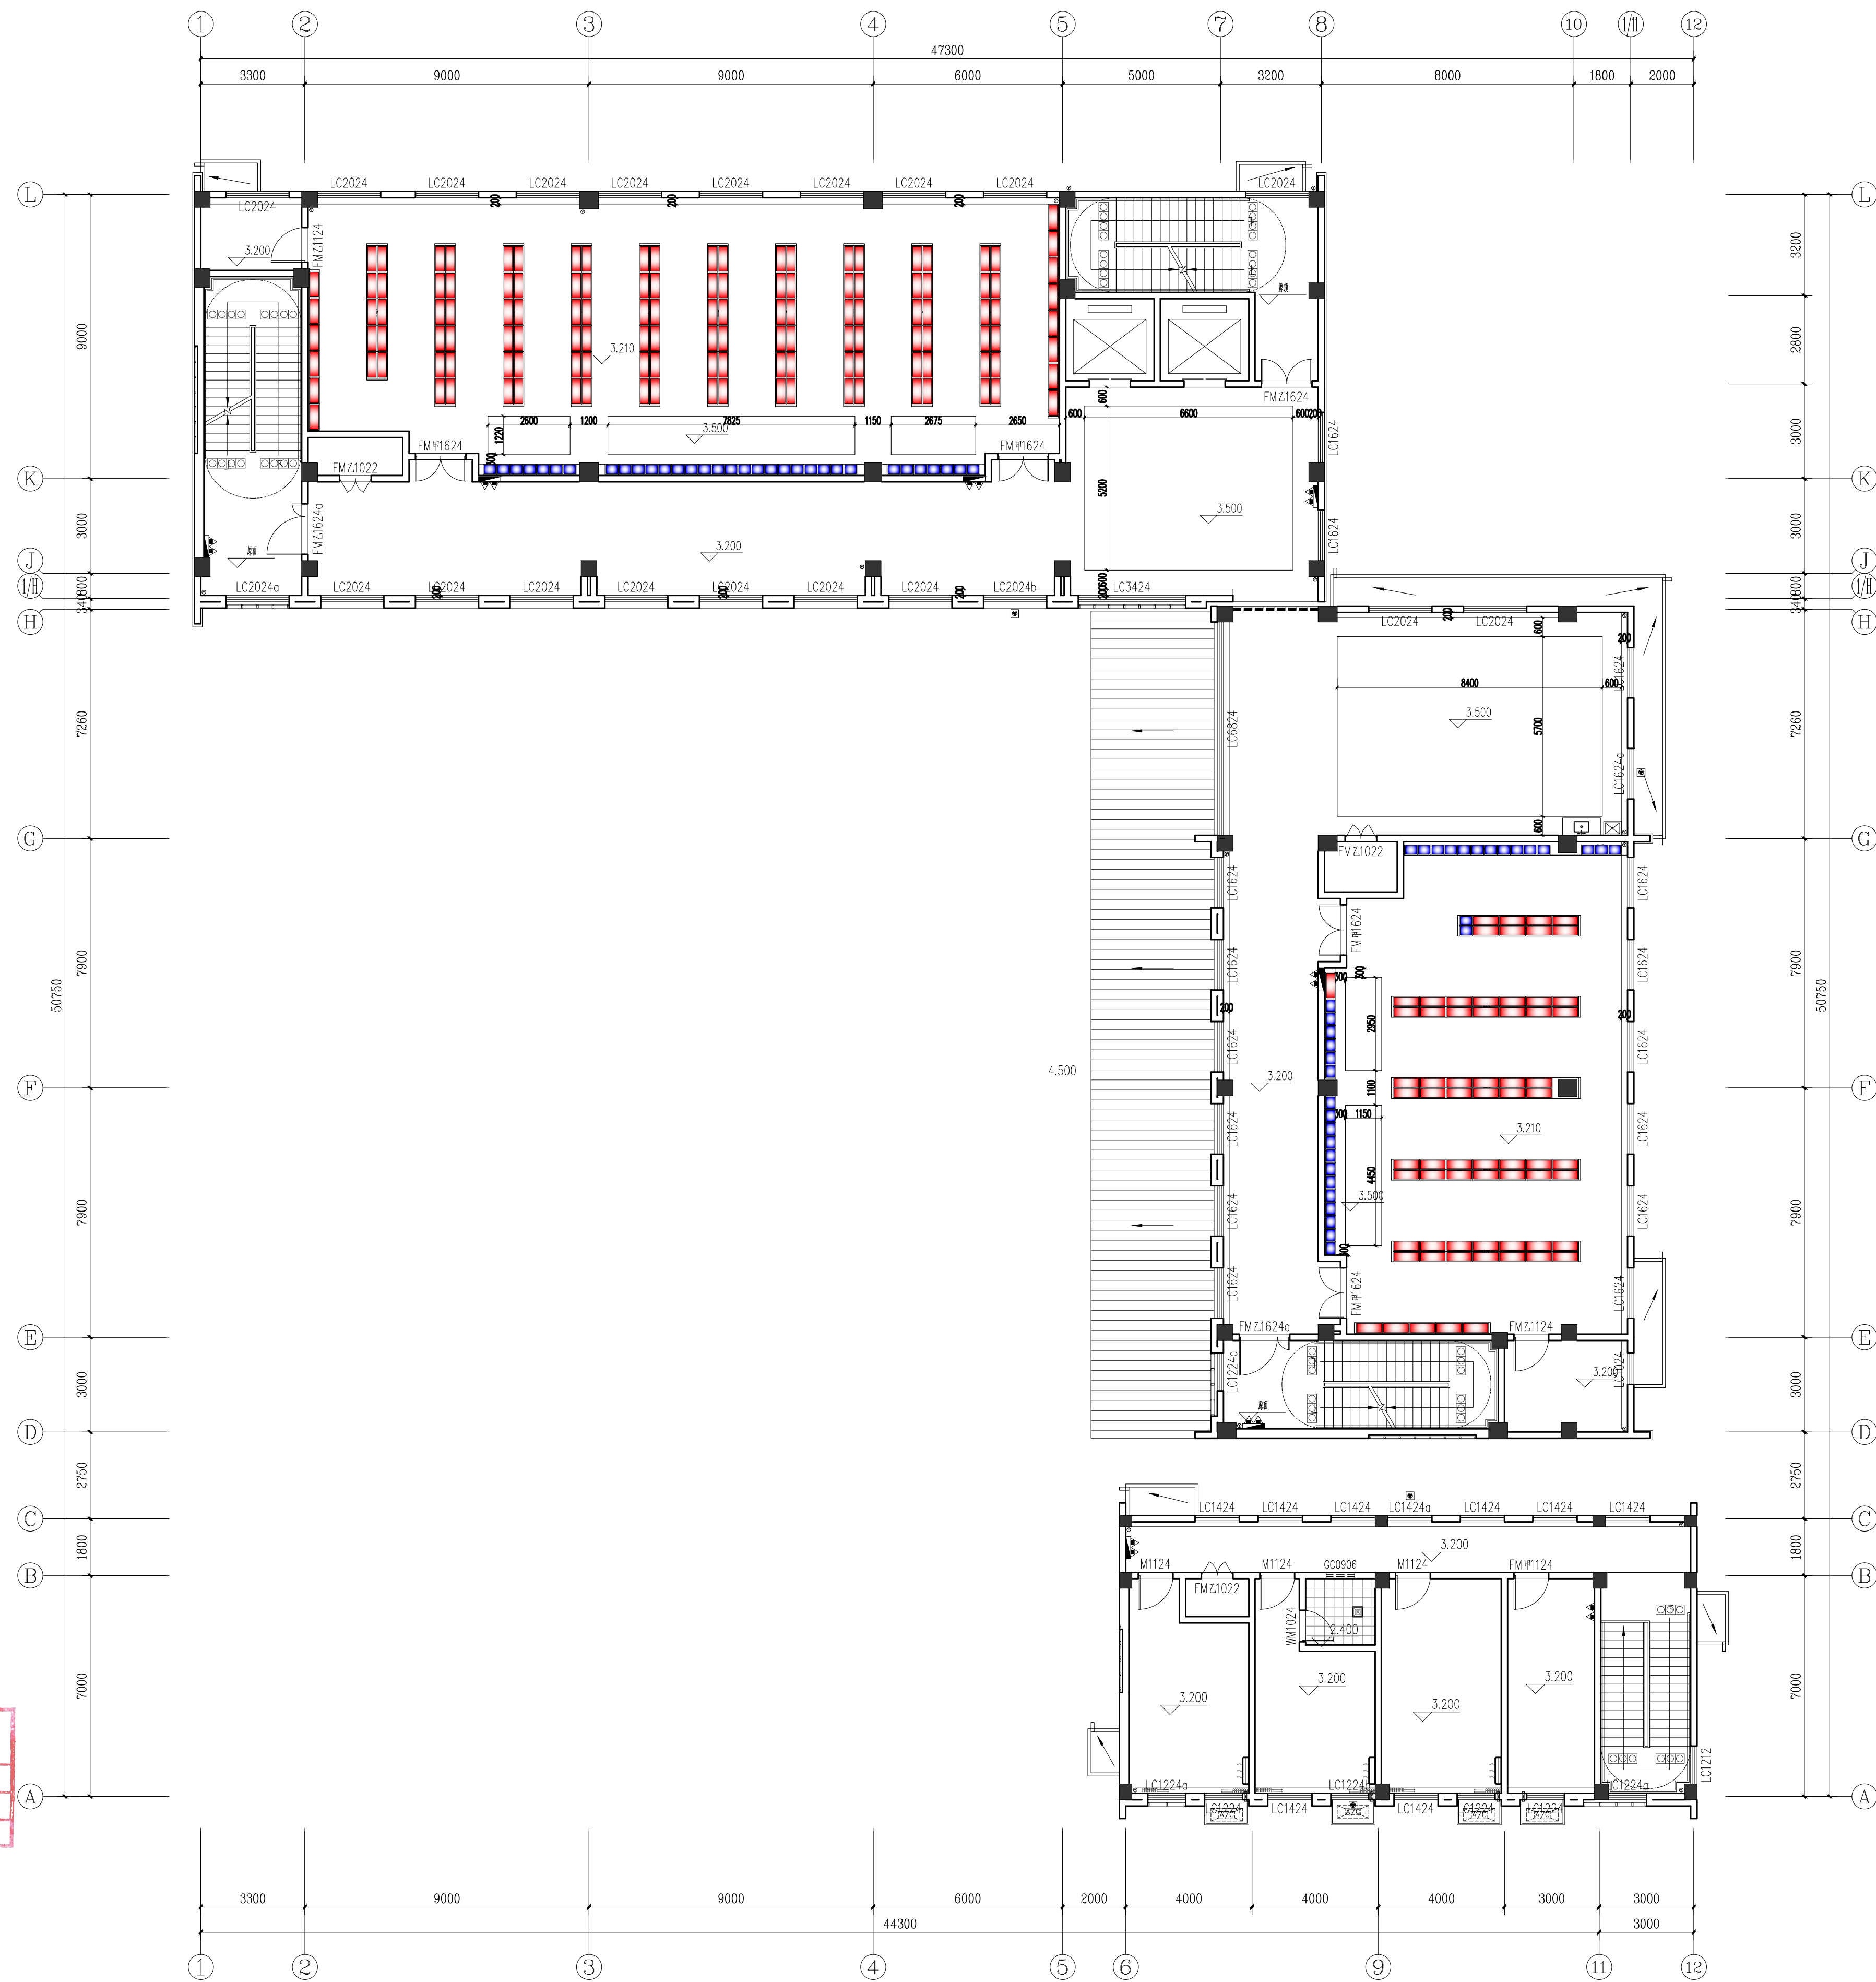

注: 1. 骨灰存放间的装饰吊顶需施工单位与柜体安装单位确认吊顶高度后方可施工
2. 所有窗帘盒高度均为3600mm
3. 吊杆长度大于1.50m时, 应设置反支撑。

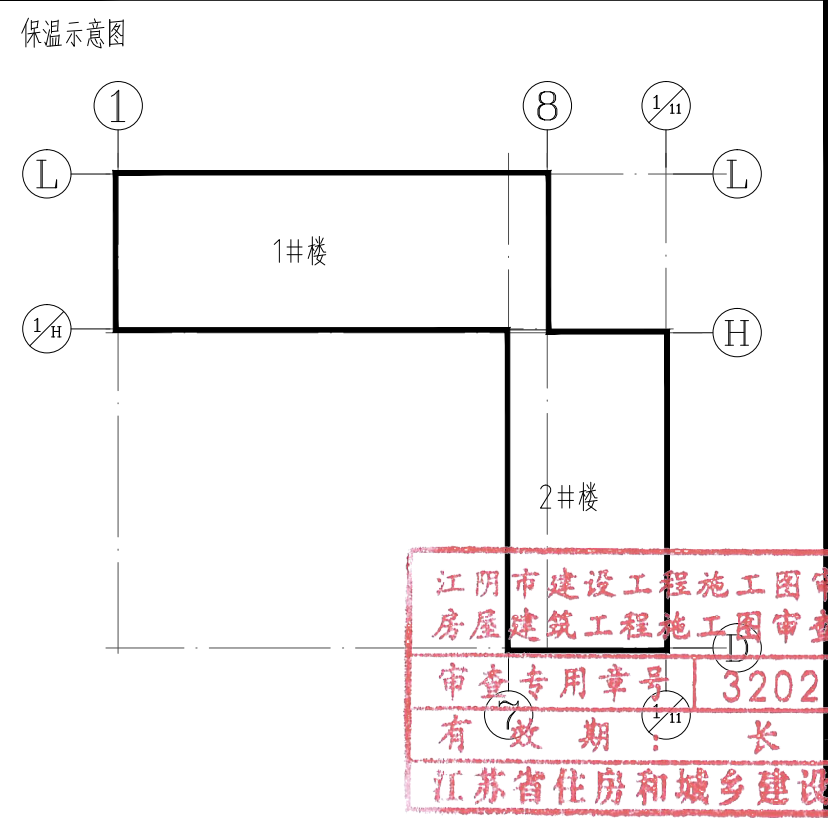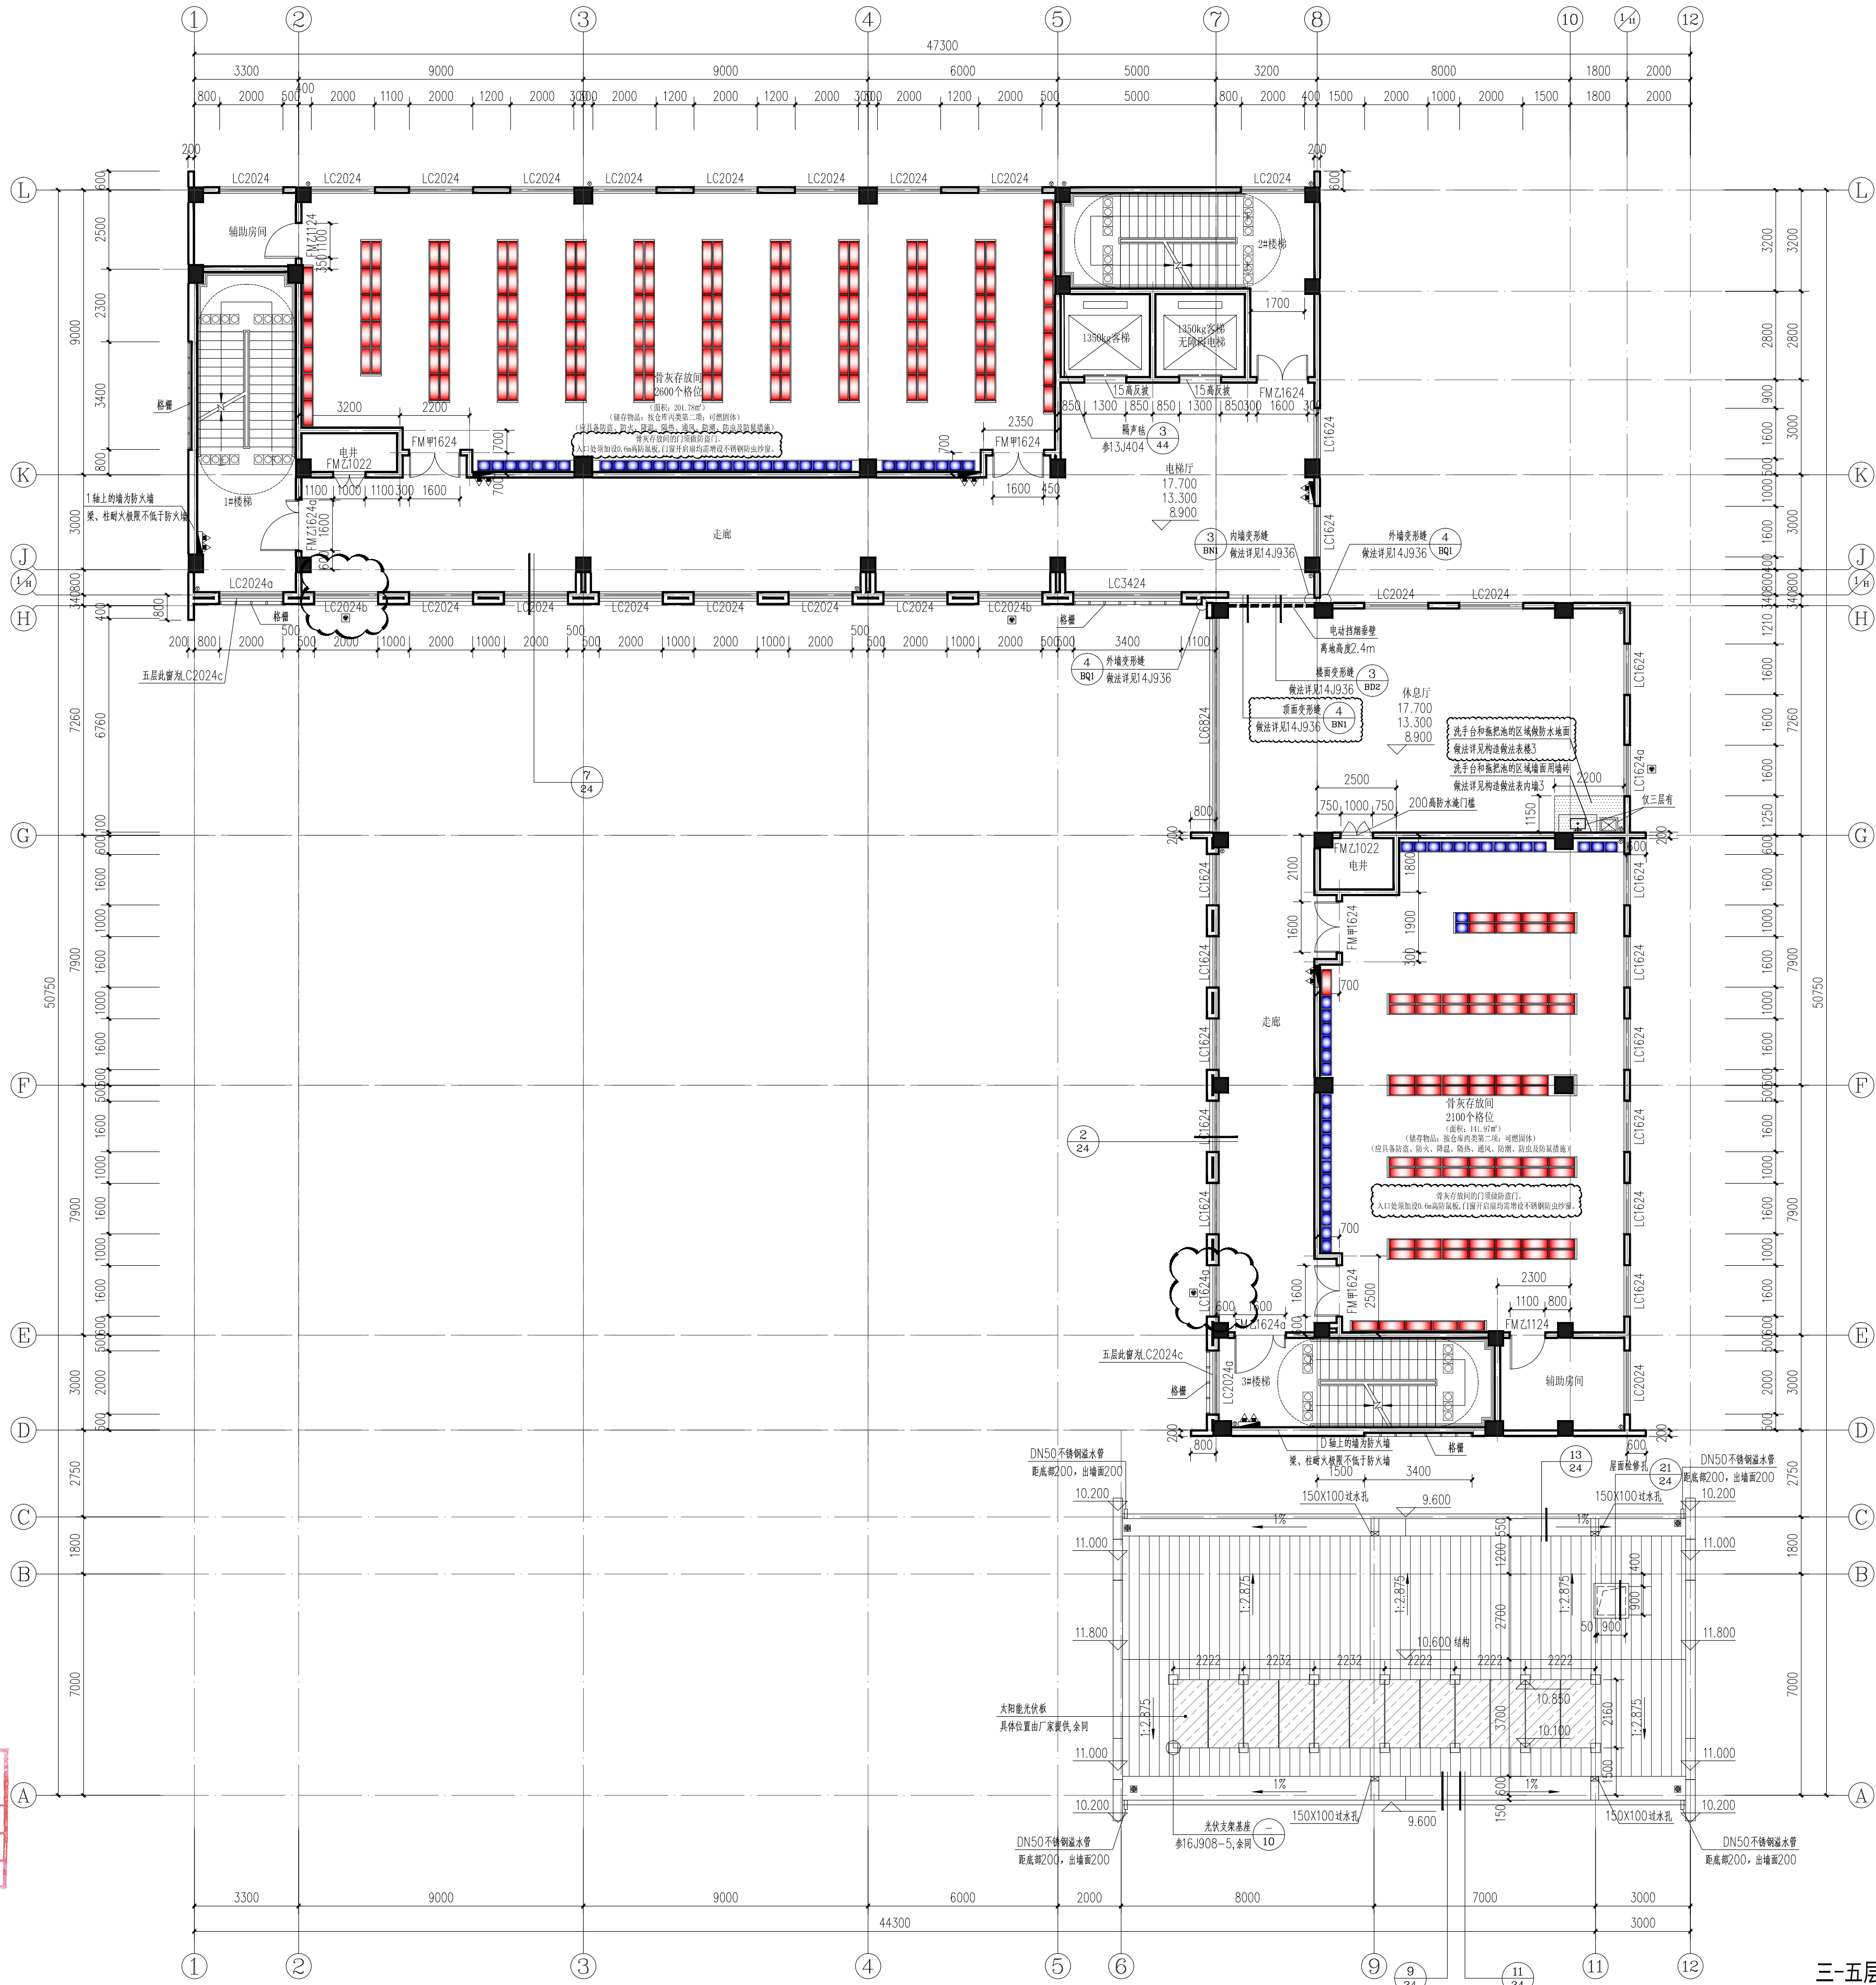

江阴市建设工程施工图审查中心
房屋建筑工程施工图审查专用章
审查专用章号 320218211
有效期 长期
江苏省住房和城乡建设厅监制

图例	备注
1. 门窗洞口	1. 门窗洞口在图中未注明的, 均以100宽或标准图集为准。
2. 强电井	2. 强电井在图中未注明的, 均以100宽或标准图集为准。
3. 弱电井	3. 弱电井在图中未注明的, 均以100宽或标准图集为准。
4. 雨水管	4. 雨水管在图中未注明的, 均以100宽或标准图集为准。
5. 空调孔	5. 空调孔在图中未注明的, 均以100宽或标准图集为准。
6. 消防栓	6. 消防栓在图中未注明的, 均以100宽或标准图集为准。
7. 排烟管	7. 排烟管在图中未注明的, 均以100宽或标准图集为准。
8. 排水管	8. 排水管在图中未注明的, 均以100宽或标准图集为准。
9. 雨水管	9. 雨水管在图中未注明的, 均以100宽或标准图集为准。
10. 空调孔	10. 空调孔在图中未注明的, 均以100宽或标准图集为准。
11. 消防栓	11. 消防栓在图中未注明的, 均以100宽或标准图集为准。
12. 排烟管	12. 排烟管在图中未注明的, 均以100宽或标准图集为准。
13. 排水管	13. 排水管在图中未注明的, 均以100宽或标准图集为准。
14. 雨水管	14. 雨水管在图中未注明的, 均以100宽或标准图集为准。
15. 空调孔	15. 空调孔在图中未注明的, 均以100宽或标准图集为准。
16. 消防栓	16. 消防栓在图中未注明的, 均以100宽或标准图集为准。
17. 排烟管	17. 排烟管在图中未注明的, 均以100宽或标准图集为准。
18. 排水管	18. 排水管在图中未注明的, 均以100宽或标准图集为准。
19. 雨水管	19. 雨水管在图中未注明的, 均以100宽或标准图集为准。
20. 空调孔	20. 空调孔在图中未注明的, 均以100宽或标准图集为准。
21. 消防栓	21. 消防栓在图中未注明的, 均以100宽或标准图集为准。
22. 排烟管	22. 排烟管在图中未注明的, 均以100宽或标准图集为准。
23. 排水管	23. 排水管在图中未注明的, 均以100宽或标准图集为准。
24. 雨水管	24. 雨水管在图中未注明的, 均以100宽或标准图集为准。
25. 空调孔	25. 空调孔在图中未注明的, 均以100宽或标准图集为准。
26. 消防栓	26. 消防栓在图中未注明的, 均以100宽或标准图集为准。
27. 排烟管	27. 排烟管在图中未注明的, 均以100宽或标准图集为准。
28. 排水管	28. 排水管在图中未注明的, 均以100宽或标准图集为准。
29. 雨水管	29. 雨水管在图中未注明的, 均以100宽或标准图集为准。
30. 空调孔	30. 空调孔在图中未注明的, 均以100宽或标准图集为准。
31. 消防栓	31. 消防栓在图中未注明的, 均以100宽或标准图集为准。
32. 排烟管	32. 排烟管在图中未注明的, 均以100宽或标准图集为准。
33. 排水管	33. 排水管在图中未注明的, 均以100宽或标准图集为准。
34. 雨水管	34. 雨水管在图中未注明的, 均以100宽或标准图集为准。
35. 空调孔	35. 空调孔在图中未注明的, 均以100宽或标准图集为准。
36. 消防栓	36. 消防栓在图中未注明的, 均以100宽或标准图集为准。
37. 排烟管	37. 排烟管在图中未注明的, 均以100宽或标准图集为准。
38. 排水管	38. 排水管在图中未注明的, 均以100宽或标准图集为准。
39. 雨水管	39. 雨水管在图中未注明的, 均以100宽或标准图集为准。
40. 空调孔	40. 空调孔在图中未注明的, 均以100宽或标准图集为准。
41. 消防栓	41. 消防栓在图中未注明的, 均以100宽或标准图集为准。
42. 排烟管	42. 排烟管在图中未注明的, 均以100宽或标准图集为准。
43. 排水管	43. 排水管在图中未注明的, 均以100宽或标准图集为准。
44. 雨水管	44. 雨水管在图中未注明的, 均以100宽或标准图集为准。
45. 空调孔	45. 空调孔在图中未注明的, 均以100宽或标准图集为准。
46. 消防栓	46. 消防栓在图中未注明的, 均以100宽或标准图集为准。
47. 排烟管	47. 排烟管在图中未注明的, 均以100宽或标准图集为准。
48. 排水管	48. 排水管在图中未注明的, 均以100宽或标准图集为准。
49. 雨水管	49. 雨水管在图中未注明的, 均以100宽或标准图集为准。
50. 空调孔	50. 空调孔在图中未注明的, 均以100宽或标准图集为准。
51. 消防栓	51. 消防栓在图中未注明的, 均以100宽或标准图集为准。
52. 排烟管	52. 排烟管在图中未注明的, 均以100宽或标准图集为准。
53. 排水管	53. 排水管在图中未注明的, 均以100宽或标准图集为准。
54. 雨水管	54. 雨水管在图中未注明的, 均以100宽或标准图集为准。
55. 空调孔	55. 空调孔在图中未注明的, 均以100宽或标准图集为准。
56. 消防栓	56. 消防栓在图中未注明的, 均以100宽或标准图集为准。
57. 排烟管	57. 排烟管在图中未注明的, 均以100宽或标准图集为准。
58. 排水管	58. 排水管在图中未注明的, 均以100宽或标准图集为准。
59. 雨水管	59. 雨水管在图中未注明的, 均以100宽或标准图集为准。
60. 空调孔	60. 空调孔在图中未注明的, 均以100宽或标准图集为准。
61. 消防栓	61. 消防栓在图中未注明的, 均以100宽或标准图集为准。
62. 排烟管	62. 排烟管在图中未注明的, 均以100宽或标准图集为准。
63. 排水管	63. 排水管在图中未注明的, 均以100宽或标准图集为准。
64. 雨水管	64. 雨水管在图中未注明的, 均以100宽或标准图集为准。
65. 空调孔	65. 空调孔在图中未注明的, 均以100宽或标准图集为准。
66. 消防栓	66. 消防栓在图中未注明的, 均以100宽或标准图集为准。
67. 排烟管	67. 排烟管在图中未注明的, 均以100宽或标准图集为准。
68. 排水管	68. 排水管在图中未注明的, 均以100宽或标准图集为准。
69. 雨水管	69. 雨水管在图中未注明的, 均以100宽或标准图集为准。
70. 空调孔	70. 空调孔在图中未注明的, 均以100宽或标准图集为准。
71. 消防栓	71. 消防栓在图中未注明的, 均以100宽或标准图集为准。
72. 排烟管	72. 排烟管在图中未注明的, 均以100宽或标准图集为准。
73. 排水管	73. 排水管在图中未注明的, 均以100宽或标准图集为准。
74. 雨水管	74. 雨水管在图中未注明的, 均以100宽或标准图集为准。
75. 空调孔	75. 空调孔在图中未注明的, 均以100宽或标准图集为准。
76. 消防栓	76. 消防栓在图中未注明的, 均以100宽或标准图集为准。
77. 排烟管	77. 排烟管在图中未注明的, 均以100宽或标准图集为准。
78. 排水管	78. 排水管在图中未注明的, 均以100宽或标准图集为准。
79. 雨水管	79. 雨水管在图中未注明的, 均以100宽或标准图集为准。
80. 空调孔	80. 空调孔在图中未注明的, 均以100宽或标准图集为准。
81. 消防栓	81. 消防栓在图中未注明的, 均以100宽或标准图集为准。
82. 排烟管	82. 排烟管在图中未注明的, 均以100宽或标准图集为准。
83. 排水管	83. 排水管在图中未注明的, 均以100宽或标准图集为准。
84. 雨水管	84. 雨水管在图中未注明的, 均以100宽或标准图集为准。
85. 空调孔	85. 空调孔在图中未注明的, 均以100宽或标准图集为准。
86. 消防栓	86. 消防栓在图中未注明的, 均以100宽或标准图集为准。
87. 排烟管	87. 排烟管在图中未注明的, 均以100宽或标准图集为准。
88. 排水管	88. 排水管在图中未注明的, 均以100宽或标准图集为准。
89. 雨水管	89. 雨水管在图中未注明的, 均以100宽或标准图集为准。
90. 空调孔	90. 空调孔在图中未注明的, 均以100宽或标准图集为准。
91. 消防栓	91. 消防栓在图中未注明的, 均以100宽或标准图集为准。
92. 排烟管	92. 排烟管在图中未注明的, 均以100宽或标准图集为准。
93. 排水管	93. 排水管在图中未注明的, 均以100宽或标准图集为准。
94. 雨水管	94. 雨水管在图中未注明的, 均以100宽或标准图集为准。
95. 空调孔	95. 空调孔在图中未注明的, 均以100宽或标准图集为准。
96. 消防栓	96. 消防栓在图中未注明的, 均以100宽或标准图集为准。
97. 排烟管	97. 排烟管在图中未注明的, 均以100宽或标准图集为准。
98. 排水管	98. 排水管在图中未注明的, 均以100宽或标准图集为准。
99. 雨水管	99. 雨水管在图中未注明的, 均以100宽或标准图集为准。
100. 空调孔	100. 空调孔在图中未注明的, 均以100宽或标准图集为准。

三-五层平面图 1:125
本层建筑面积: 814.22平方米, 计容积率: 814.22平方米

合作单位:
图纸用途:

所有数据均为本公司提供, 未经许可不得复制或转载。如有侵权, 本公司将依法追究法律责任。

平面位置示意 Key Plan

附注:


中华人民共和国一级注册建筑师
姓名: 韦奔
注册号: 4405666-010
有效期至: 2026年3月
盖章: Stamp Here

广东省建设工程勘察设计出图专用章
单位名称: 广州黄埔建筑设计院有限公司
业务范围: 建筑行业(建筑工程)甲级
资质证书编号: A144056669
有效期至: 2028年12月31日
盖章: Stamp Here





建设单位 Client	江阴市瑞士镇人民政府
工程名称 Proj. Name	瑞士镇安息堂建设项目
子项名称 Sub-Proj. Name	1#、2#、3#楼、地下室
审定 Approved	王军
审核 Examined	韦奔
项目负责人 Proj. Architect	韦奔
专业负责人 Special Field in Charge	韦奔
校对 Design Checked	汤新强
设计 Design	戴琦
绘图 Draw	戴琦
图别 Dwg. Title	三-五层平面图


图别	施工图	专业	建筑
设计编号	WT24-016	比例	1:125
设计 NO.		Scale	
图号	建施-12a	日期	2024.11
Dwg. NO.		Date	

建筑	电气	
结构	弱电	
给排水	总图	
暖通	总图	
	电气	
	弱电	
	总图	
	总图	

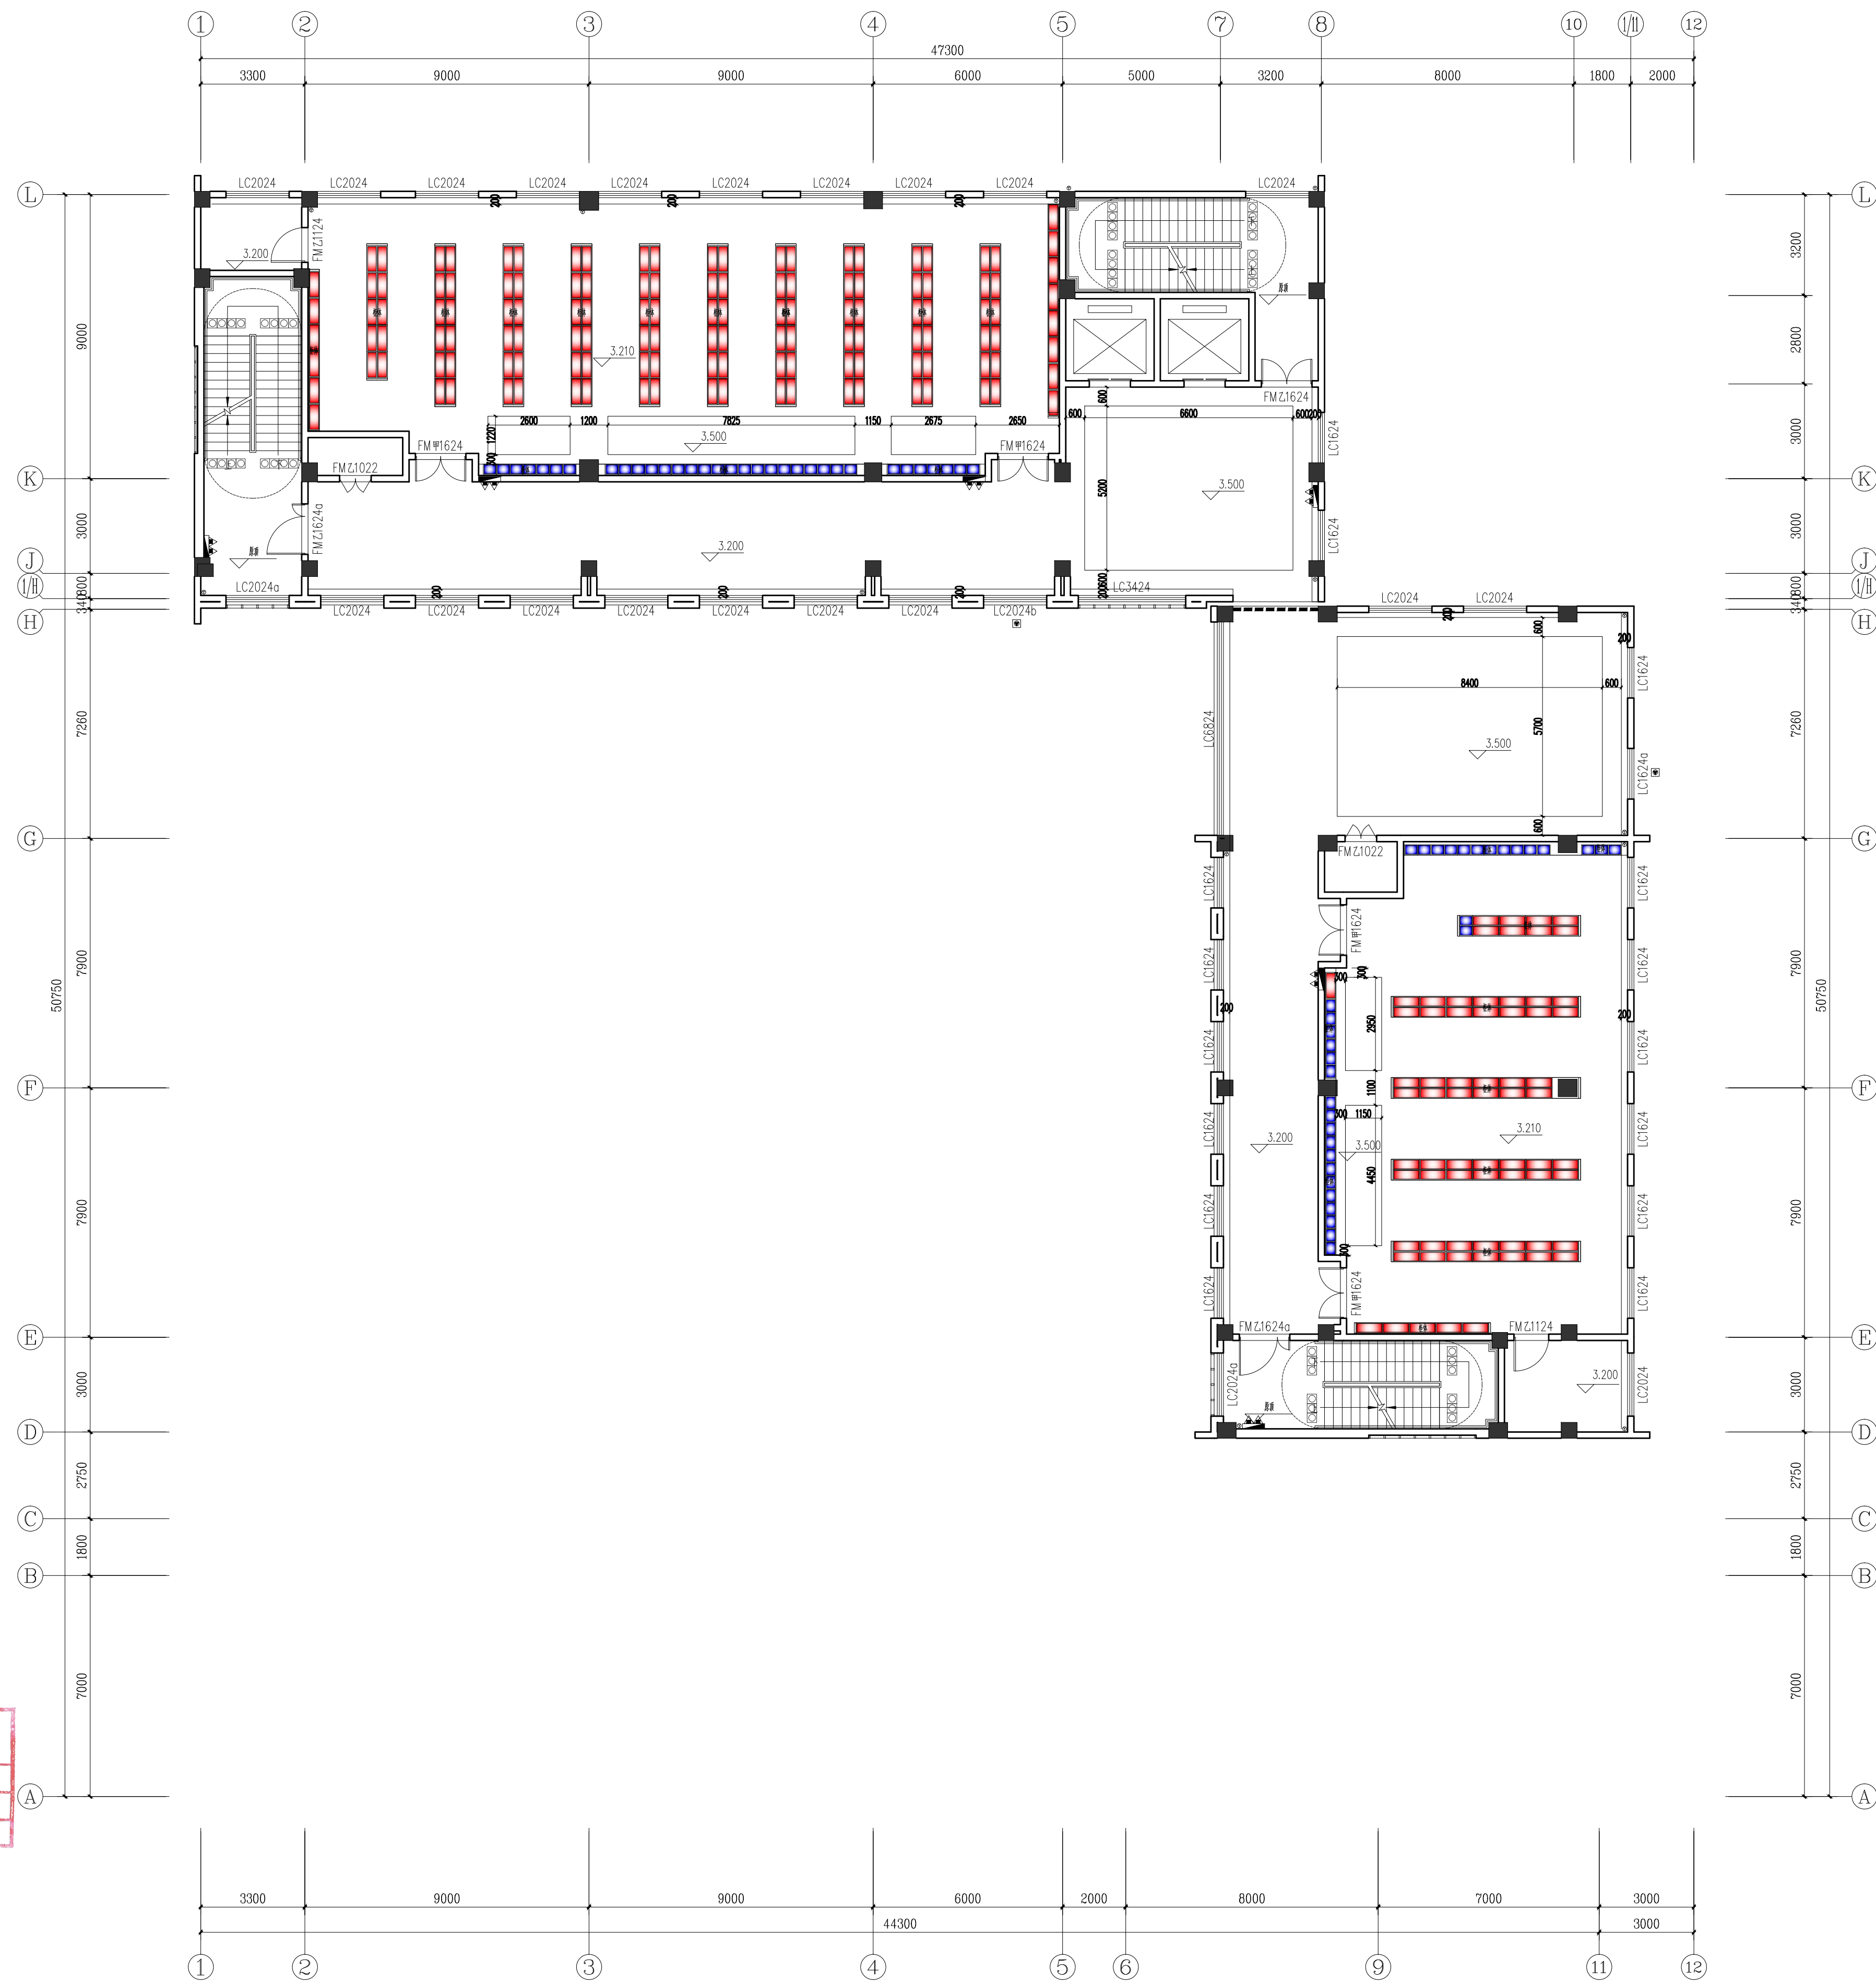

    
注: 1. 骨灰存放间的装饰吊顶需施工单位与柜体安装单位确认吊顶高度后方可施工
2. 所有窗帘盒高度均为3600mm
3. 吊杆长度大于1.50m时, 应设置反支撑。

 DESIGN WHAMPOA 广州黄埔建筑设计院有限公司 GUANGZHOU HUANGPU ARCHITECTURAL DESIGN INSTITUTE CO., LTD.			
☐ 建筑工程设计甲级证书号: A144056669 ☐ 城乡规划编制甲级证书号: 自资规甲字23440728 ☐ 工程勘察设计乙级证书号: B244056666 ☐ 市政行业设计乙级证书号: A244018920 ☐ 风景园林设计乙级证书号: A244018920			
合作单位:			
图纸用途:			
所有图纸均为本公司的财产, 未经许可不得复制或施工, 否则将追究法律责任并予以赔偿! 请妥善保管, 此图仅限设计使用, 不得用于其他用途。			
平面位置示意 Key Plan			
附注:			
中华人民共和国一级注册建筑师 姓名: 韦奔 注册号: 4405666-010 有效期: 至2026年3月 			
广东省建设工程勘察设计出图专用章 单位名称: 广州黄埔建筑设计院有限公司 业务范围: 建筑行业(建筑工程)甲级 资质证书编号: A144056669 有效期至: 2026年3月22日 			
建设单位 Client 江门市崖头镇人民政府			
工程名称 Proj. Name 崖头镇安息堂建设项目			
子项名称 Sub-Project Name 1#、2#、3#楼、地下室			
审定 Approved	王 军		
审核 Examined	韦 奔		
项目负责人 Proj. Architect	韦 奔		
专业负责 Special Field in Charge	韦 奔		
校 对 Design Checked	汤新显		
设 计 Design	戴 琦		
描 图 Drawn	戴 琦		
图纸名称 Drawing title 三·五层屋顶造型图			
图 别 DMG. STYLE	施工图	专 业 Discipline	建筑
设计编号 Design No.	WXT24-016	比 例 Scale	1:125
图 号 DMG. NO.	建施-13	日 期 Date	2024.10

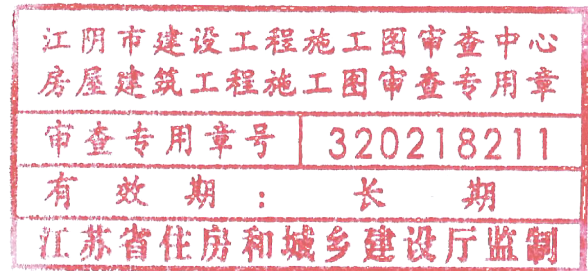A1[illegible]

屋顶平面图 1:125
本层建筑面积: 62.16平方米, 计容面积: 62.16平方米

图纸盖章后有效

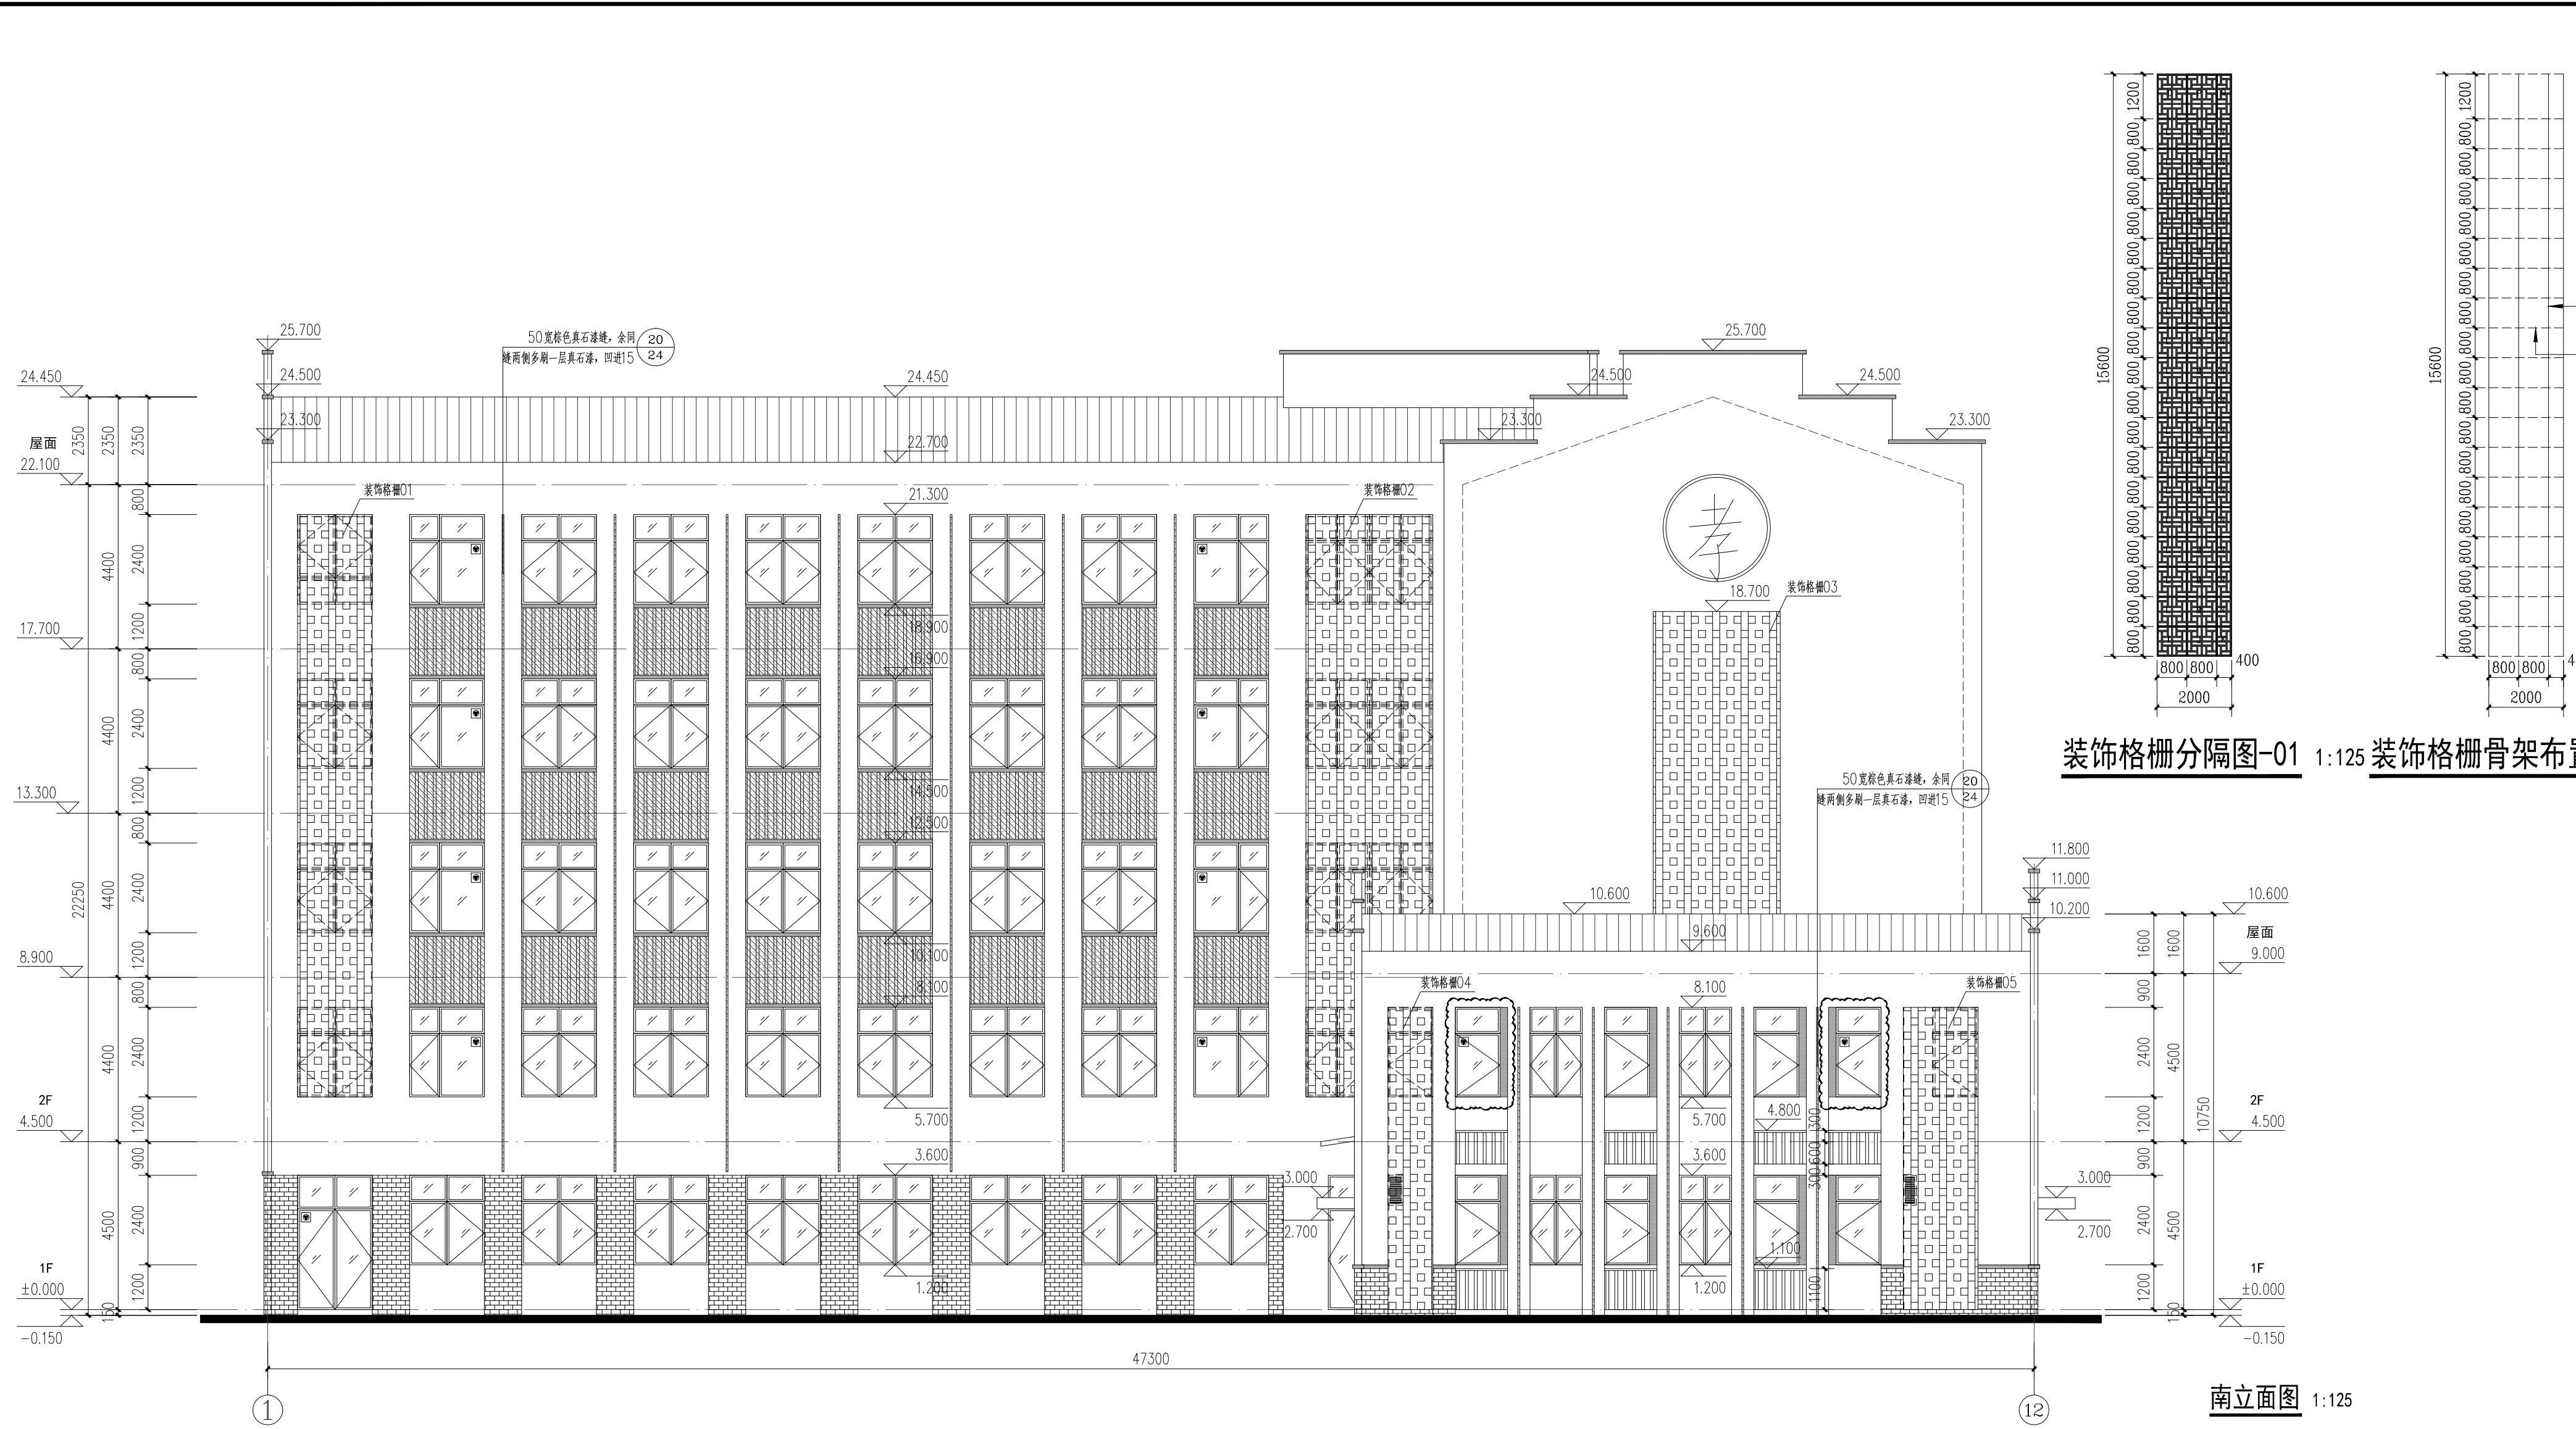

装饰格栅分隔图-01 1:125 装饰格栅骨架布置图-01 1:125 装饰格栅分隔图-02 1:125 装饰格栅骨架布置图-02 1:125

南立面图 1:125



装饰格栅分隔图-03 1:125 装饰格栅骨架布置图-03 1:125

装饰格栅分隔图-04 1:125 装饰格栅骨架布置图-04 1:125

北立面图 1:125 装饰格栅分隔图-05 1:125 装饰格栅骨架布置图-05 1:125

IP
DESIGN
WHAMPOA

广州黄埔建筑设计院有限公司
GUANGZHOU HUANGPU ARCHITECTURAL DESIGN INSTITUTE CO., LTD.

□ 建筑工程设计甲级证书号: A144056669
□ 城乡规划编制甲级证书号: 自资规甲字23440728
□ 工程勘察乙级证书号: B244056666
□ 市政行业设计乙级证书号: A244018920
□ 风景园林设计乙级证书号: A244018920

合作单位:

图纸用途:

所有图纸均为本公司设计, 未经许可不得复制或用于其他项目, 违者必究。
本图仅供内部参考, 不作为法律依据。

平面位置示意 Key Plan

附注:

中华人民共和国一级注册建筑师

姓名: 韦奔
注册号: 4405666-010
有效期至: 2026年3月

广东省建设工程勘察设计出图专用章

单位名称: 广州黄埔建筑设计院有限公司
业务范围: 建筑行业(建筑工程)甲级
资质证书编号: A144056669
有效期至: 2028年12月31日

建设单位: Client
江阴市璜土镇人民政府

工程名称: Proj. Name
璜土镇安息堂建设项目

子项名称: Sub-Project Name
1#、2#、3#楼、地下室

审定	王军	王军
审核	韦奔	韦奔
项目负责	韦奔	韦奔
设计	戴琦	戴琦
校核	戴琦	戴琦
设计	戴琦	戴琦
绘图	戴琦	戴琦

图纸名称: Drawing Title
南立面图 装饰格栅分隔图01~05
北立面图 装饰格栅骨架布置图01~05

图别	施工图	专业	建筑
设计编号	WXT24-016	比例	1:125
图号	建施-15a	日期	2024.11