




强电
弱电
动力
给排水
暖通
结构
建筑
总体

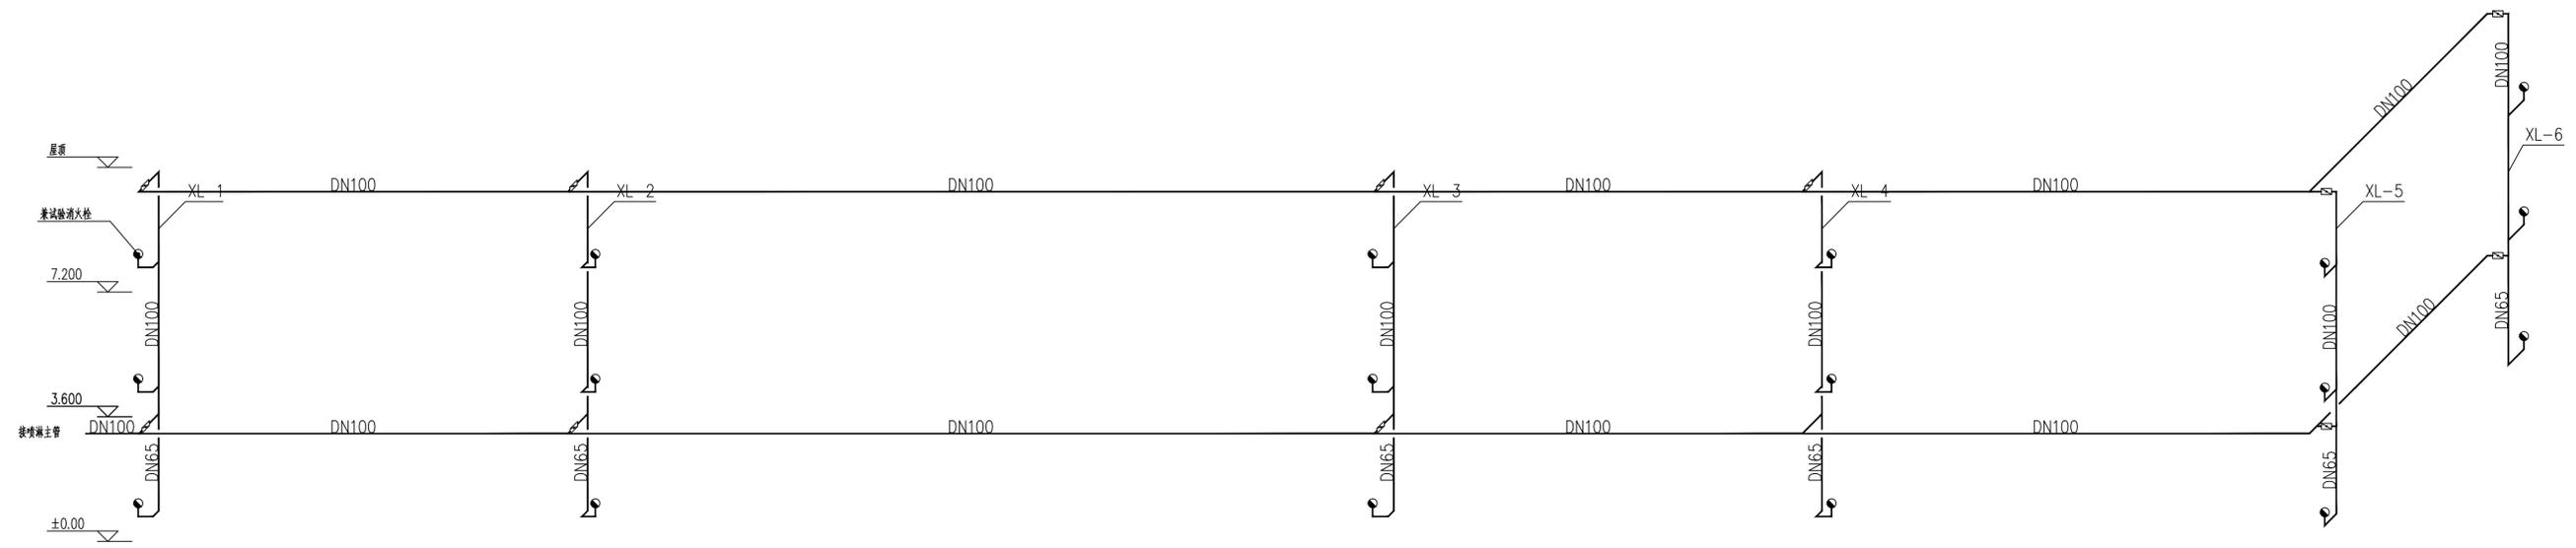


消火栓系统原理图

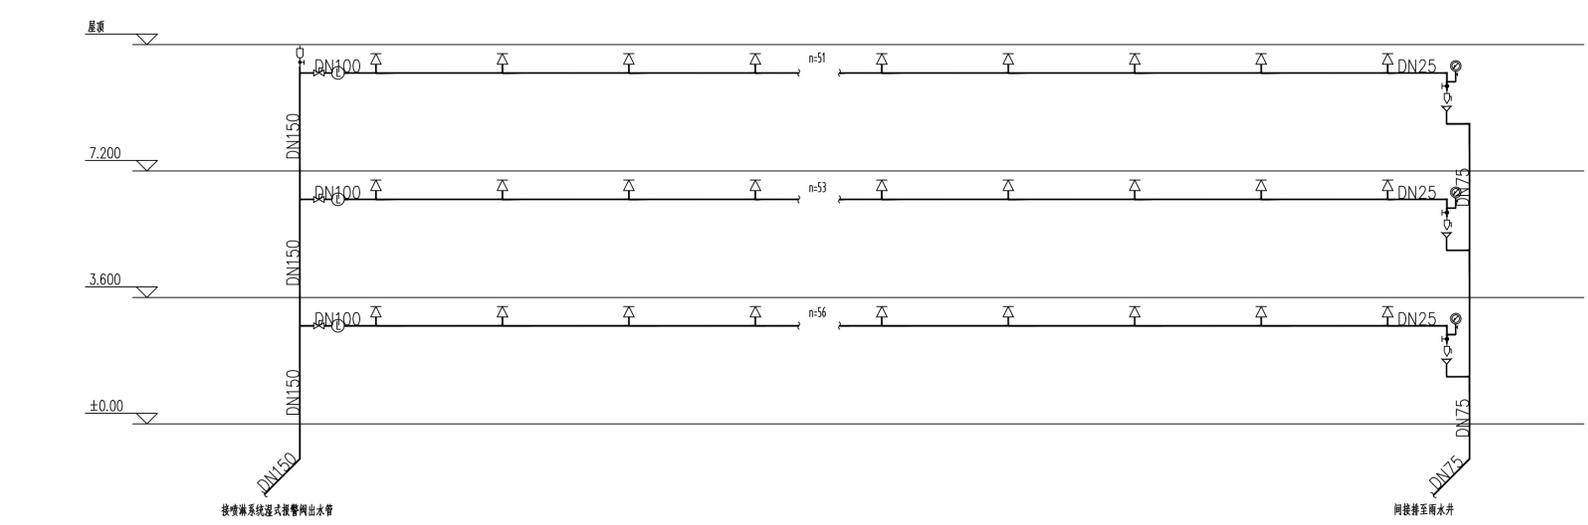

喷淋系统原理图

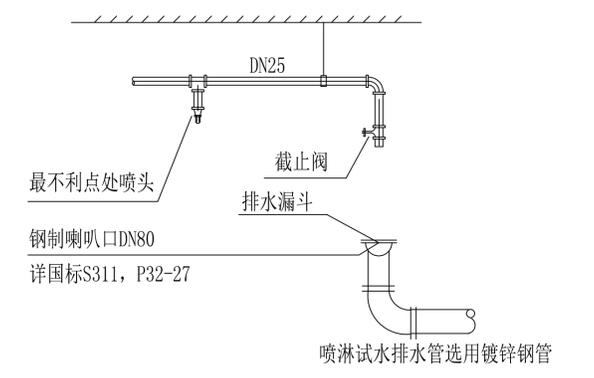

试水阀装置示意图

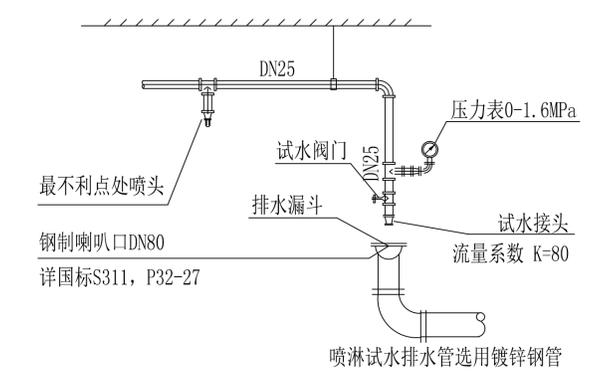

末端试水装置示意图

本图须加盖本院出图签章, 否则一律无效

连云港安消防工程有限公司		设计证书编号	AS20034019	建设单位	连云区幼教中心	工程号	20250702
项目负责人	万斌	专业负责	时培良	工程名称	连云区幼教中心消防改造工程	图别	水施06
专业审定	顾传宇	设计	王磊	图名	消火栓系统原理图	图号	A1
校对	时培良	制图	王磊		喷淋系统原理图	日期	2025.07.02