



图框代号 A3-0

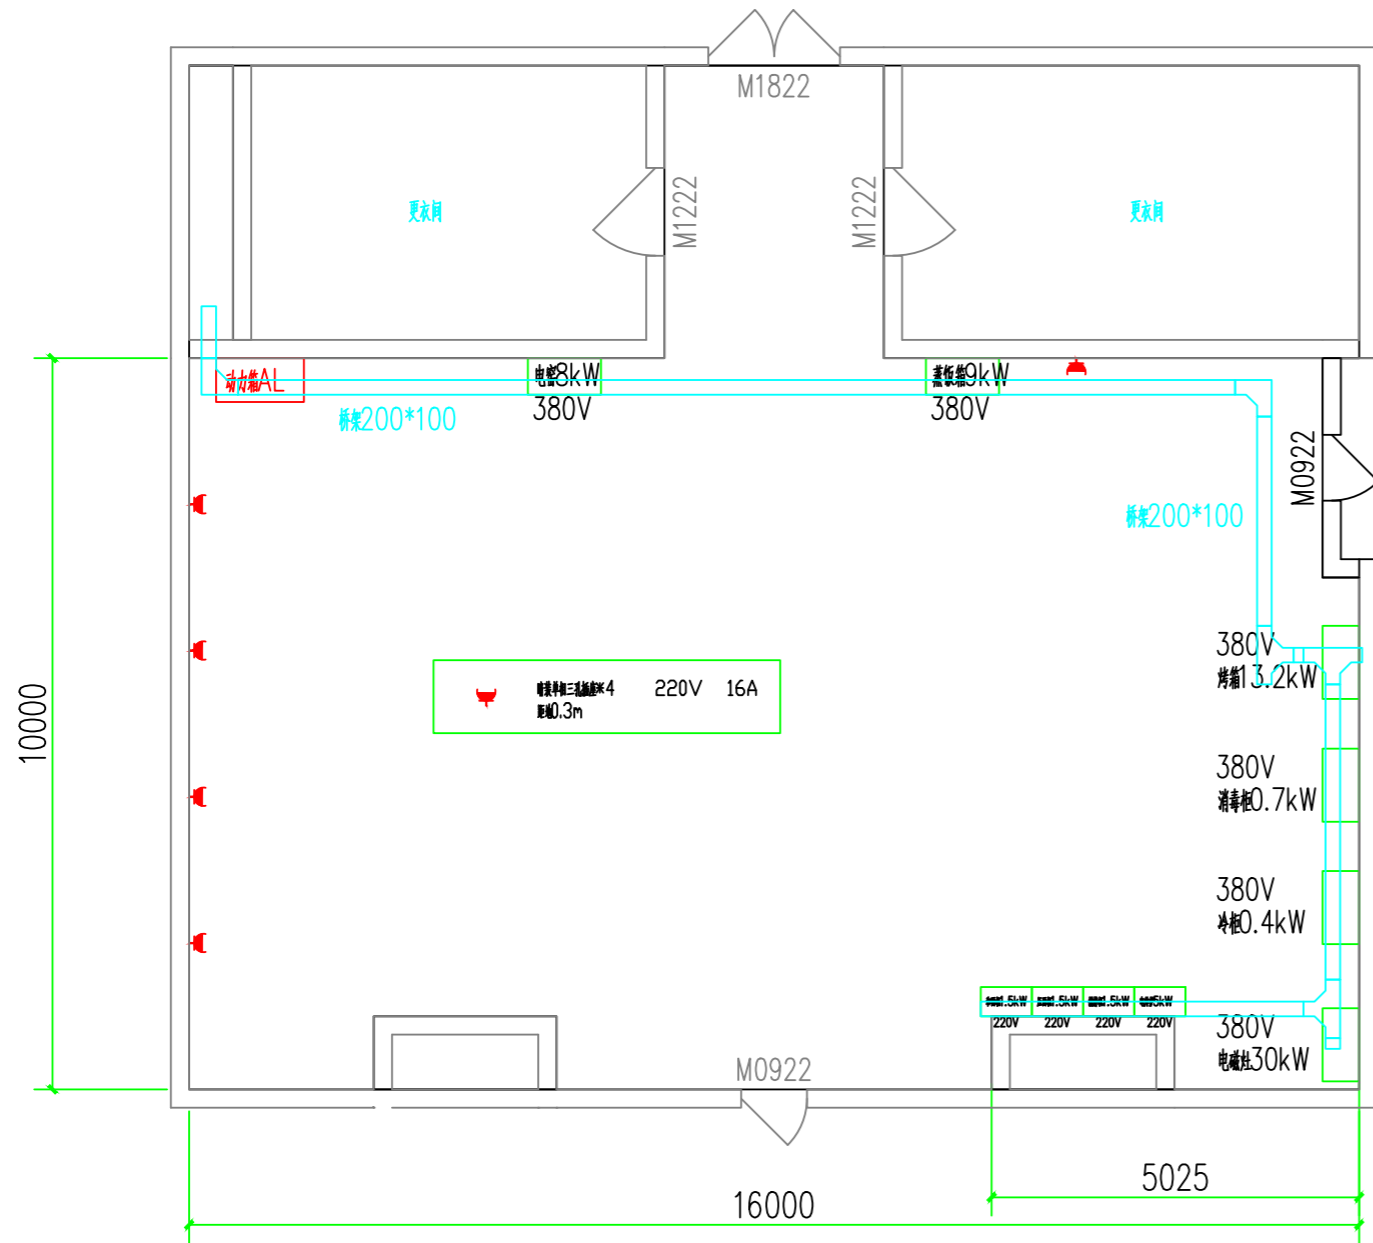

动力箱AL配置图

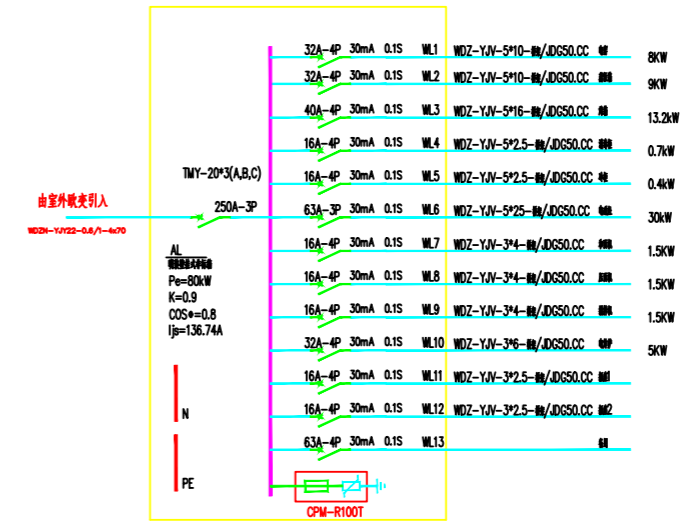


电焊机3台
220V 16A
间距0.3m


出图签字栏

本图未盖设计单位出图章无效

江苏北辰冠源电力设计有限公司 设计证书号码：乙级 A232009881				涟水县现代农业产业发展集团有限公司 工程 （清水塘）10kV配电工程		施工 设计 阶段
批准 江涛 校核 审核 刘阳 设计 姜明				面包房平面图		
比例	日期					

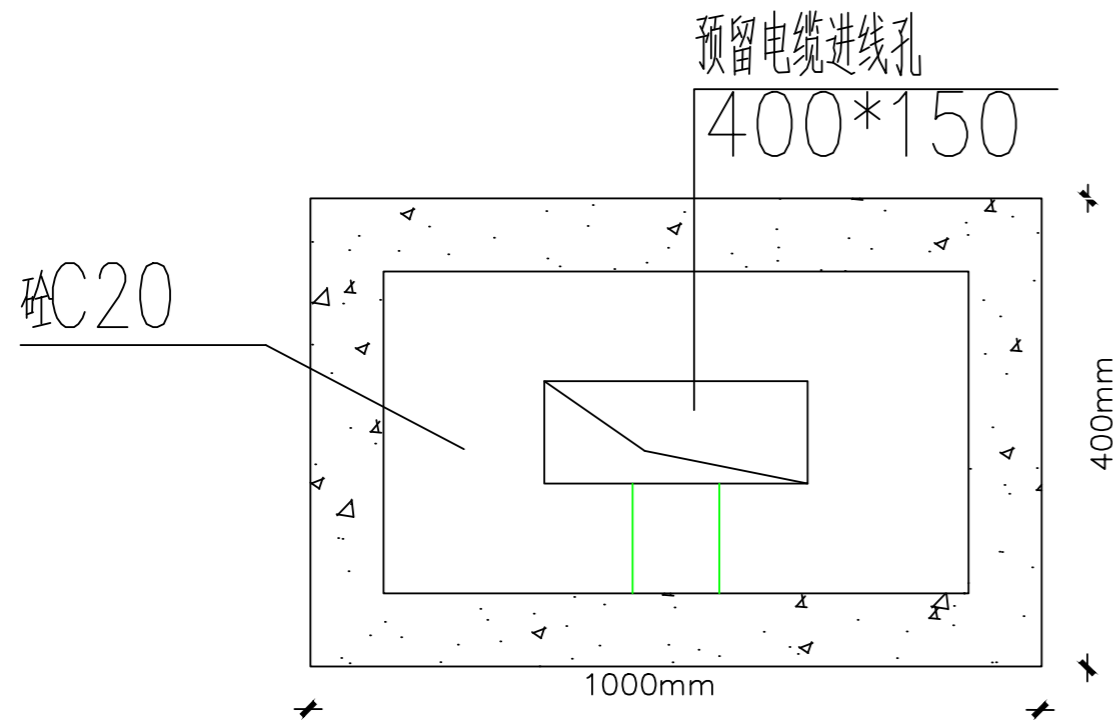

控制柜平面图 1:10

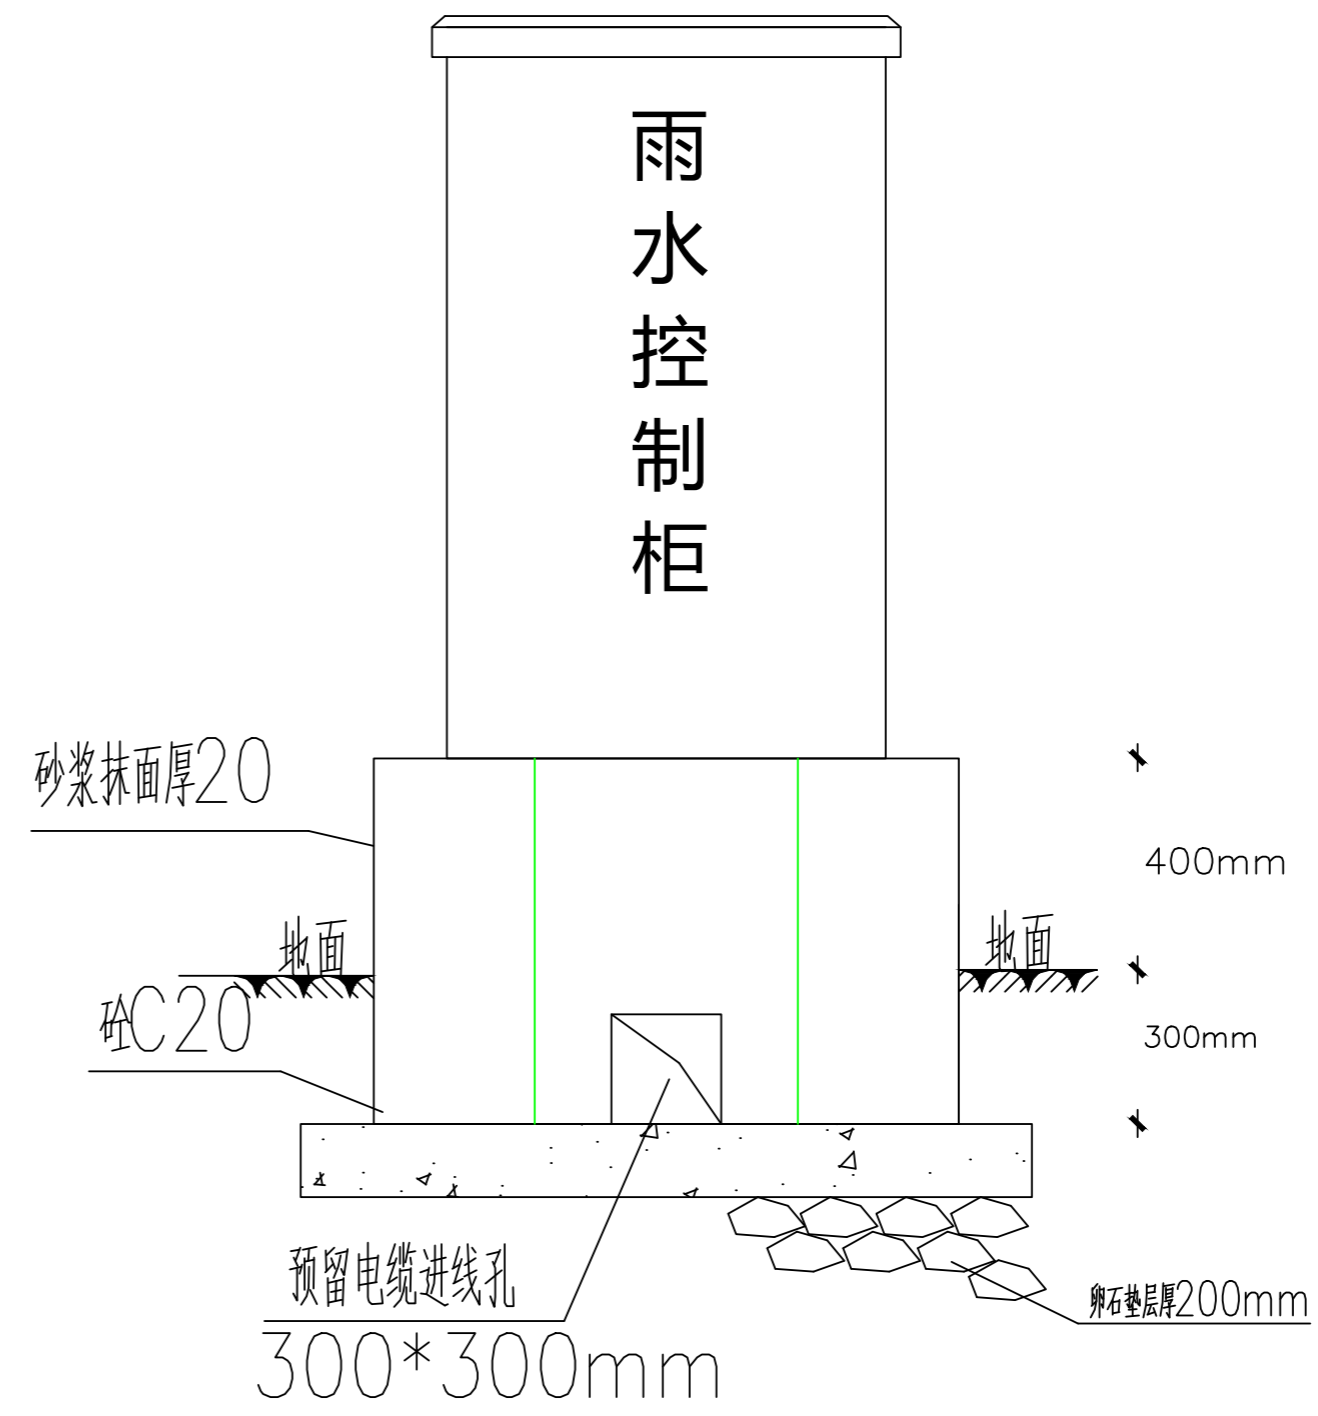

控制柜剖面图 1:10

雨水综合利用控制柜基础尺寸大样五

注意 Attention
所有尺寸均以标注为准不得在图纸上直接量取
All Measurements must be accord to dimensions Do not scale drawings



SHANG ZHIXIAN
江苏尚之贤环境工程有限公司

地址: 江苏省淮安市涟水县中山路140号

网址(WEB): www.jsszxhj.com

出图章 STAP FOR ISSUE

合作设计(顾问)单位

会签栏

建设单位	
监理单位	
设计单位	
施工单位	
专业分包单位	

设计签字

设计人 DESIGNED BY	
校对人 CHECKED BY	
审核人 REVIEWED BY	
审定人 APPROVED BY	

建设单位 CLIENT

涟水县特殊教育学校

项目名称 PROJECT TITLE


涟水县特殊教育学校改扩建项目

图名 DRAWING TITLE

雨水综合利用控制柜基础尺寸大样图

项目编号	SZX-20260317B
比例	1:10
出图日期	2026.03
设计阶段	施工图
图号	S-009

本图须加盖本公司出图章, 否则一律无效

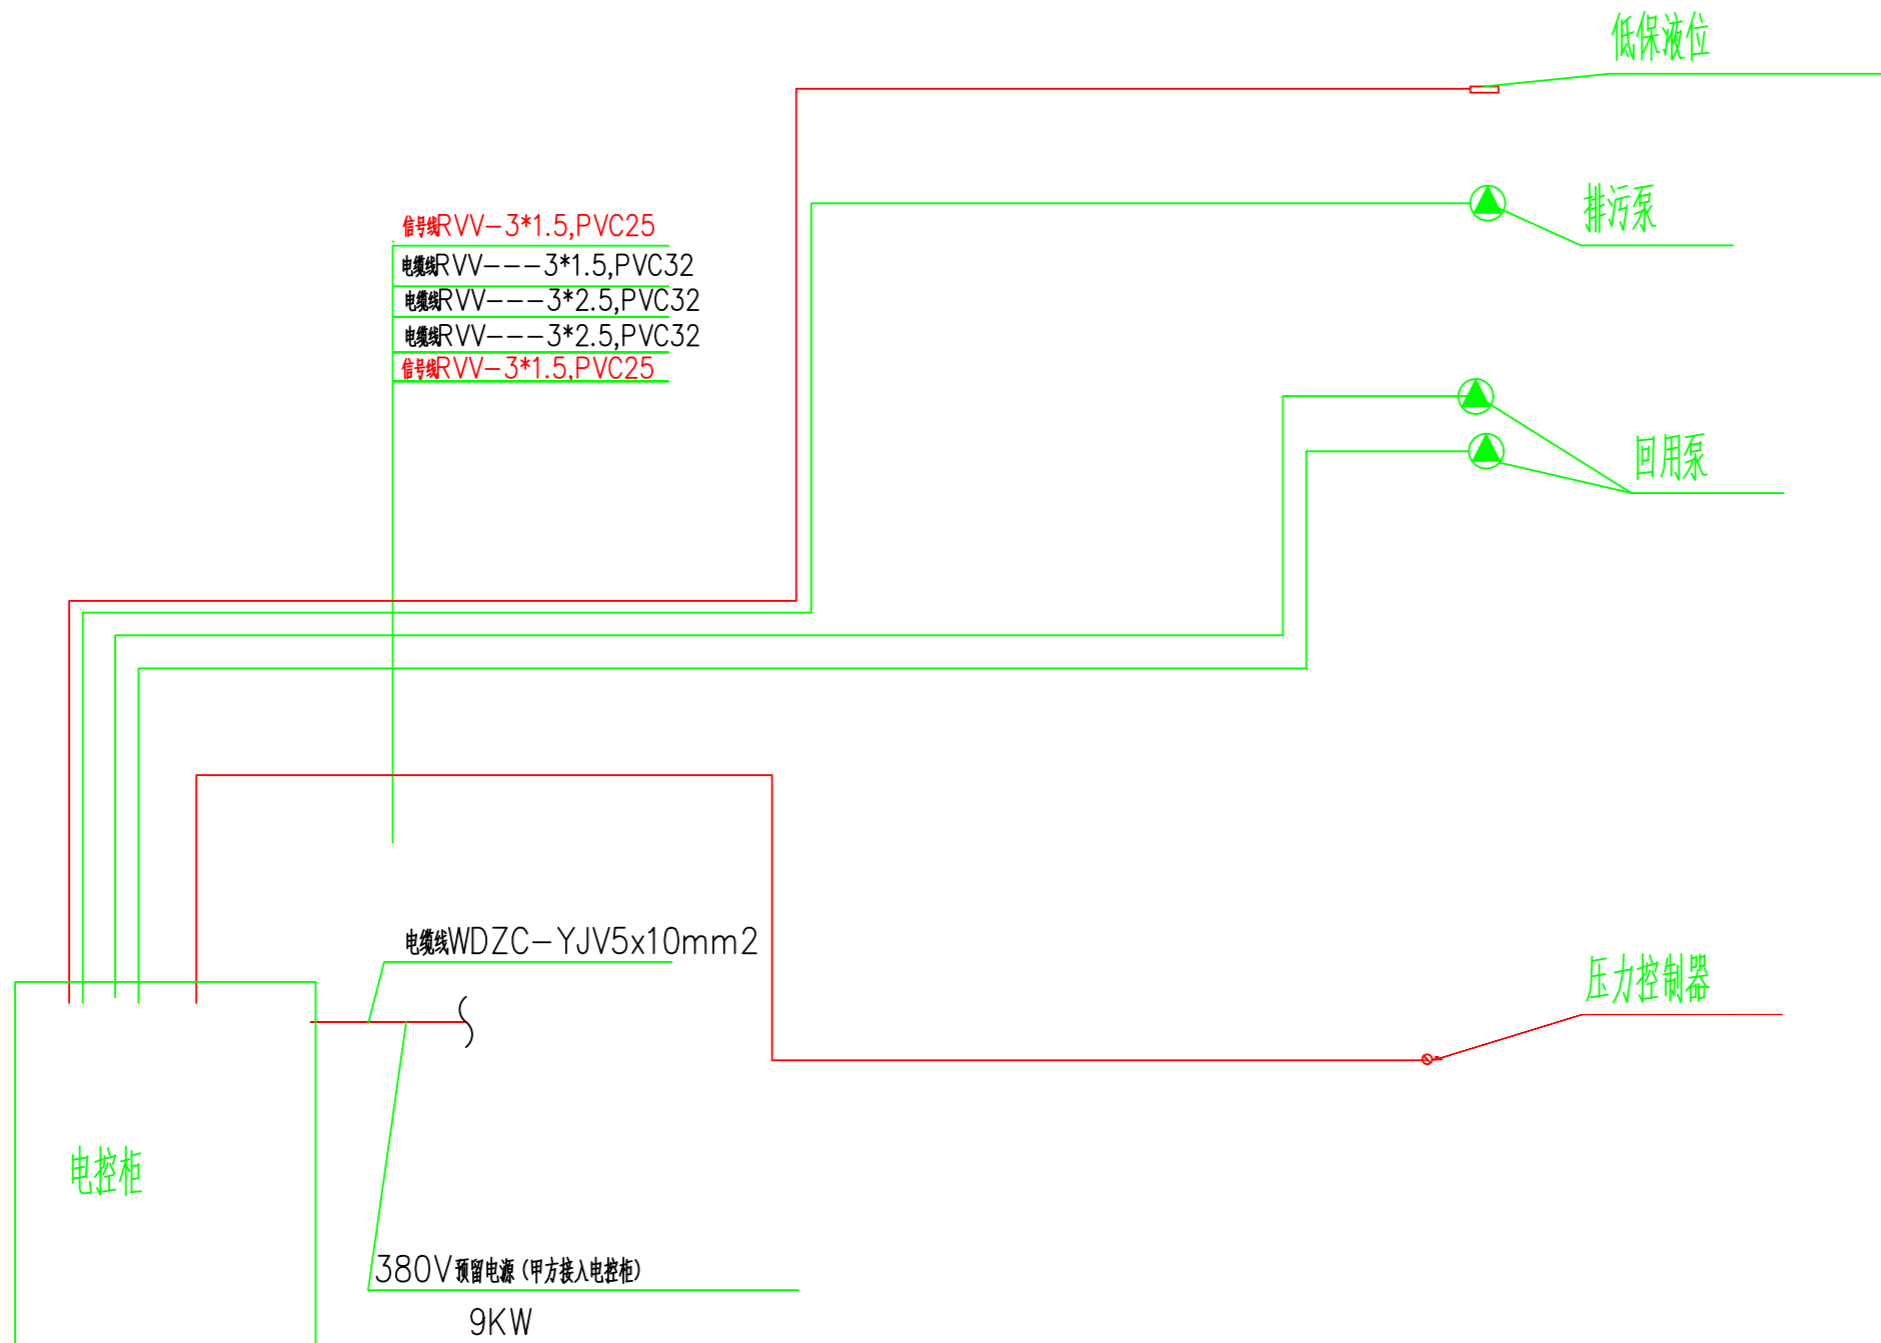

信号线RVV-3*1.5,PVC25
 电缆线RVV-3*2.5,PVC32
 电缆线RVV-3*2.5,PVC32
 电缆线RVV-3*2.5,PVC32
 信号线RVV-3*1.5,PVC25

电缆线WDZC-YJV5x10mm2

380V 预留电源 (甲方接入电控柜)
 9KW

雨水电气控制系统图

注意 Attention
 所有尺寸均以标注为准不得在图纸
 上直接量取
 All Measurements must be accord to
 dimensionsDo not scale drawings



SHANG ZHIXIAN
 江苏尚之贤环境工程有限公司

地址: 江苏省淮安市涟水县中山路140号
 网址(WEB): www.jsszxhj.com

出图章 STAP FOR ISSUE

合作设计(顾问)单位

会签栏	
建设单位	
监理单位	
设计单位	
施工单位	
专业分包单位	

设计签字 SIGNATURE	
设计人 DESIGNED BY	
校对人 CHECKED BY	
审核人 REVIEWED BY	
审定人 APPROVED BY	

建设单位 CLIENT
 涟水县特殊教育学校

项目名称 PROJECT TITLE
 涟水县特殊教育学校改扩建项目

图名 DRAWING TITLE
 雨水电气控制系统图

项目编号	SZX-20260317B
比例	1:100
出图日期	2026.03
设计阶段	施工图
图号	S-012

本图须加盖本公司出图章, 否则一律无效

幼儿园空调屋顶布置图

