


专业名称
专业号
档案号

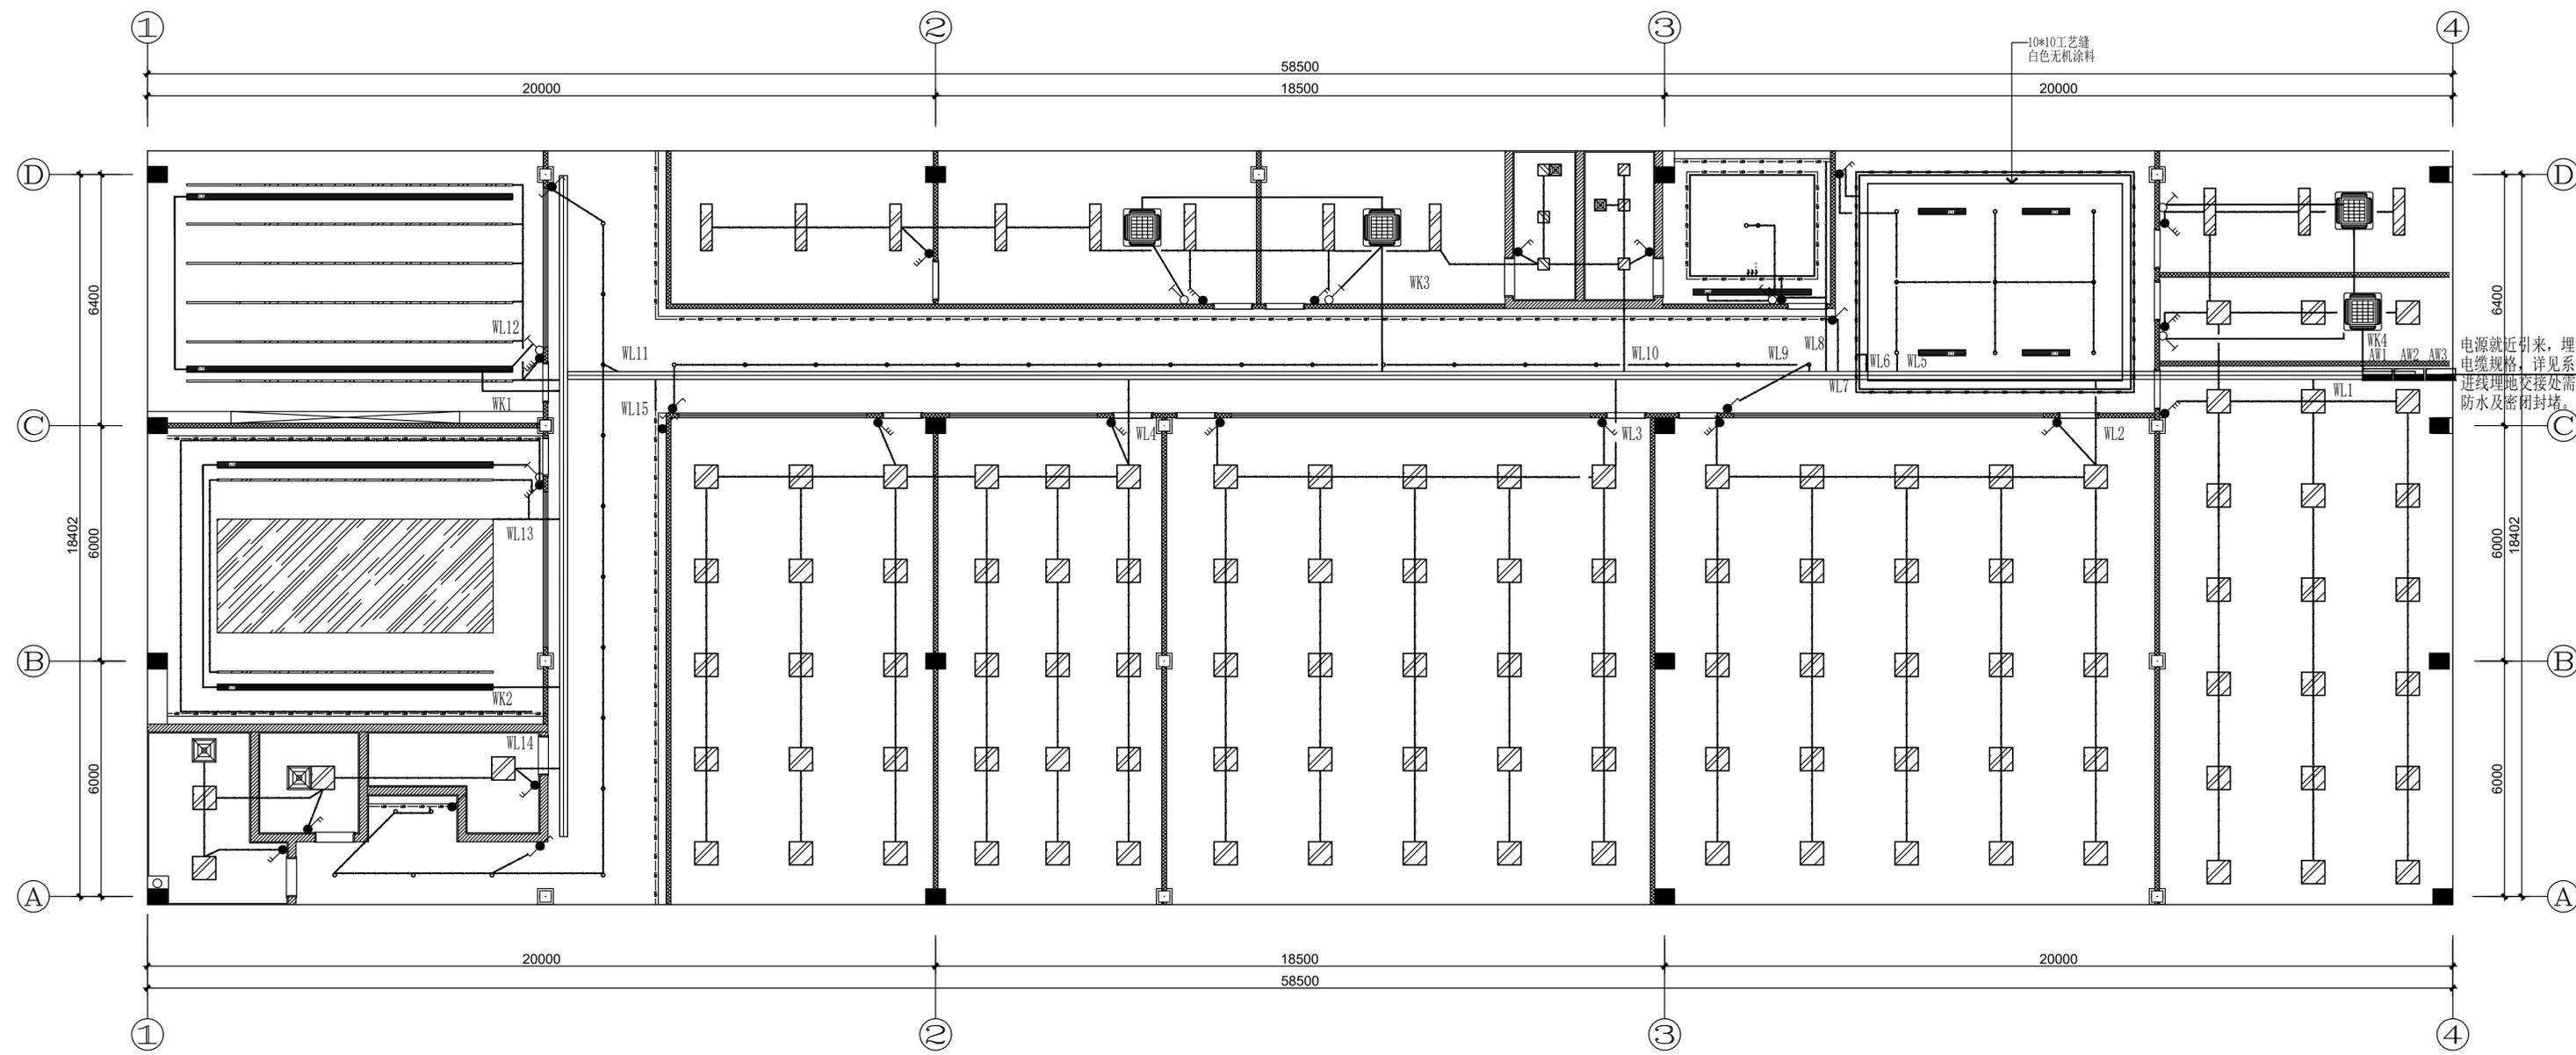

顶面灯具图例:

图例	名称	规格
○	LED筒灯	4000K 7W
—	线条灯	4000K 15W
- - -	LED灯带	4000K (8W/m)
▨	600*600灯盘	4000K 36W
▨	300*1200灯盘	4000K 36W
▨	透光灯膜	
⊠	排气扇	50W
□	空调送风口	
□	空调回风口	
⊠	吸顶式空调	

电气设备材料图例表及安装要求

序号	图例	设备名称	型号/规格 (主要参数)	安装要求
01	—	电力配电箱(双电源切换柜)	非标, 定制	落地安装, 下沿300mm基础
02	⊗	空调开关	厂家配套	嵌墙暗装, 下沿距地 1.3m
03	⊗	单联单控照明开关	10A, 250V	嵌墙暗装, 下沿距地 1.3m
04	⊗	双联单控照明开关	10A, 250V	嵌墙暗装, 下沿距地 1.3m
05	⊗	三联单控照明开关	10A, 250V	嵌墙暗装, 下沿距地 1.3m
06	⊗	单联双控照明开关	10A, 250V	嵌墙暗装, 下沿距地 1.3m

TOP PLAN
一层照明, 空调平面图 SCALE 1:100

主管		校对		图纸名称
设计负责人		审核		
设计		出图日期		图纸名称
图纸编号				