




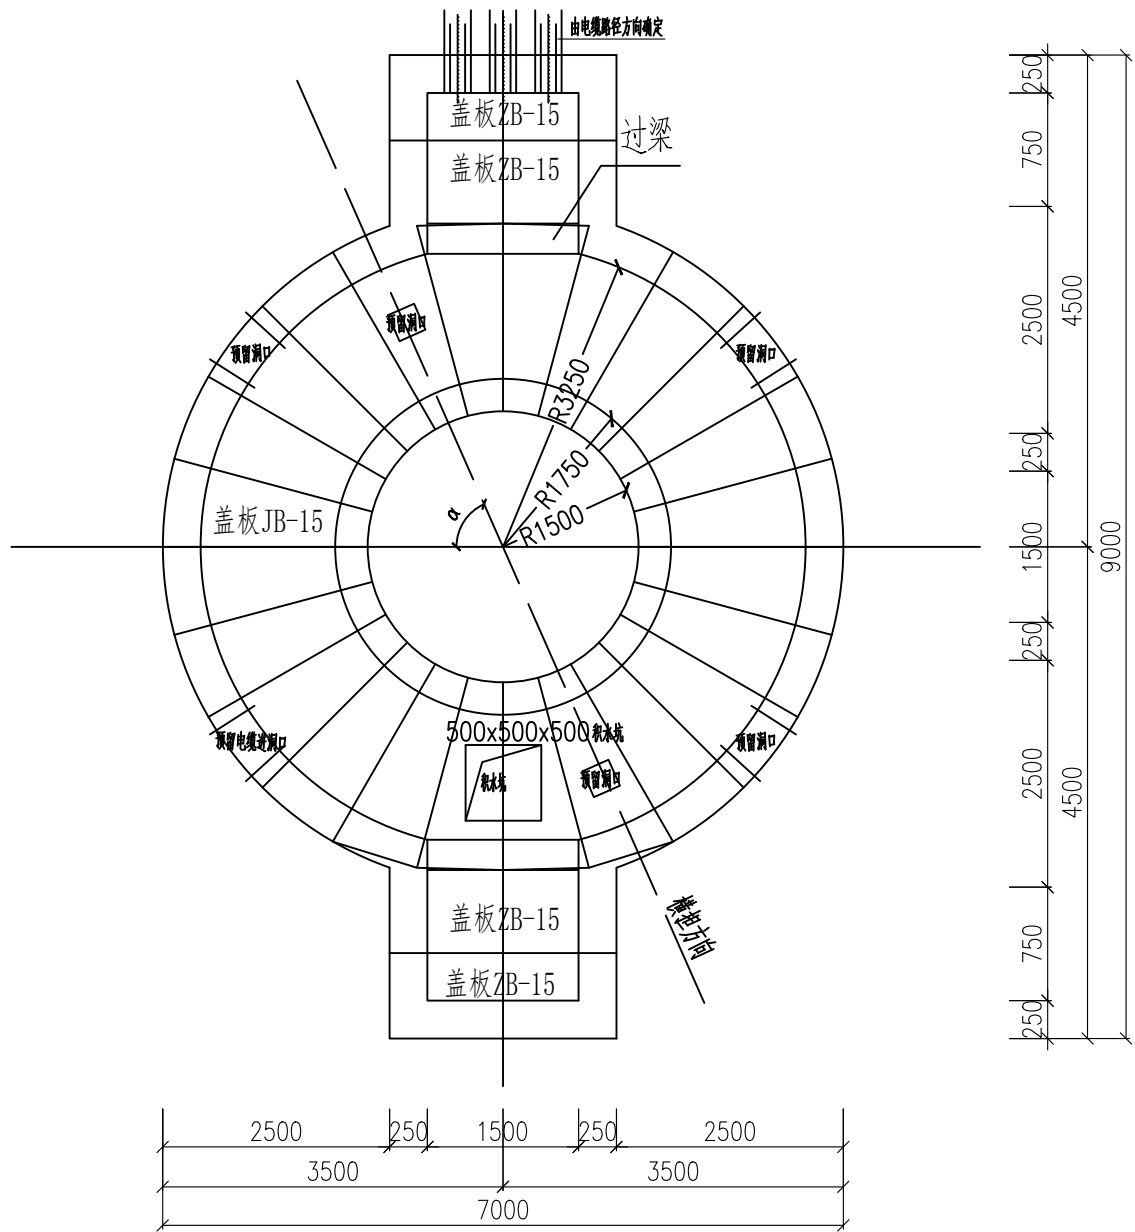


电缆终端井平面布置图

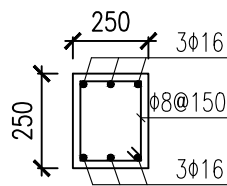

过梁配筋图

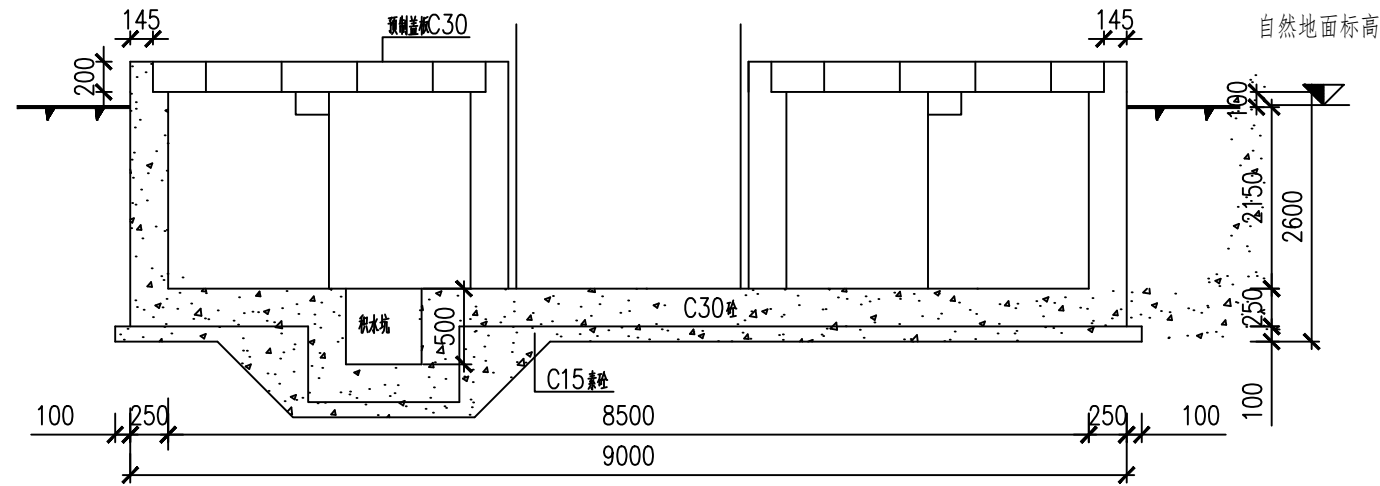

电缆终端井断面现浇结构布置图

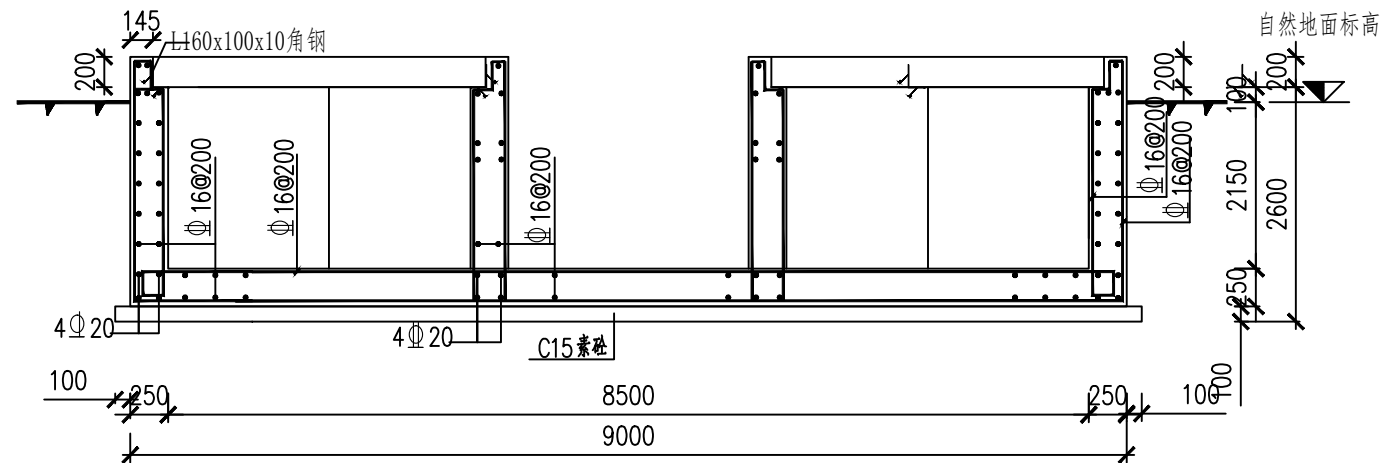

电缆终端井断面现浇结构配筋图

单只井材料表

名称	规格	数量	备注
混凝土	C15	2.40 m³	垫层
	C30	43.08m³	
钢筋	φ16	4536.12kg	
角钢	L160x100x10	3909.5 kg	
盖板JB-15		24块	
盖板ZB-15		4块	

说明:

1. 电缆终端井为现浇，井盖板为预制；井内壁、天棚与底板均做防水砂浆粉刷。
2. 混凝土采用防水混凝土，混凝土等级采用C30，抗渗等级P6，垫层为C15，
Φ 表示HPB300，Φ 表示HRB400，
钢筋保护层厚度详见总说明；
3. 钢筋下料长度以实际放样为准；
4. 异型电缆井盖板尺寸见预制盖板制造图，可根据现场放样尺寸进行调整；
5. 电缆终端井内排水，井底部应砌成0.5%的坡度引至集水坑。
6. 电缆终端井底板基础应置于老土上，否则应进行换填处理以达到承载力要求。
7. 待终端平台桩基础浇筑完成后浇筑此井，尺寸可根据现场情况略作调整。
8. 盖板上预留洞口应根据现场实际放样为准，α 角度以路径图为准。

江苏省工程勘察设计出图专用章			
淮安新业电力设计咨询有限公司			
资质证书	A232020323	乙级电力(送电、变电)	
编号	B232059818	丙级测量、勘察(岩土)	
江苏省住房和城乡建设厅监制(H) 013			
有效期至二〇二五年九月三十日			

专业 会 签 日期

淮安新业电力设计咨询有限公司				工程名称	江苏淮安盱眙中城财宏110千伏业扩配套工程			
批准	李斌	校核	王作士	子项名称	土建卷册	施工图	设计阶段	
审定		设计	陈美美	图纸内容	双回路电缆终端井			
审核	陆建锋	制图		专业	结构	图号	S2508S-T0301-06	
日期		比例						