




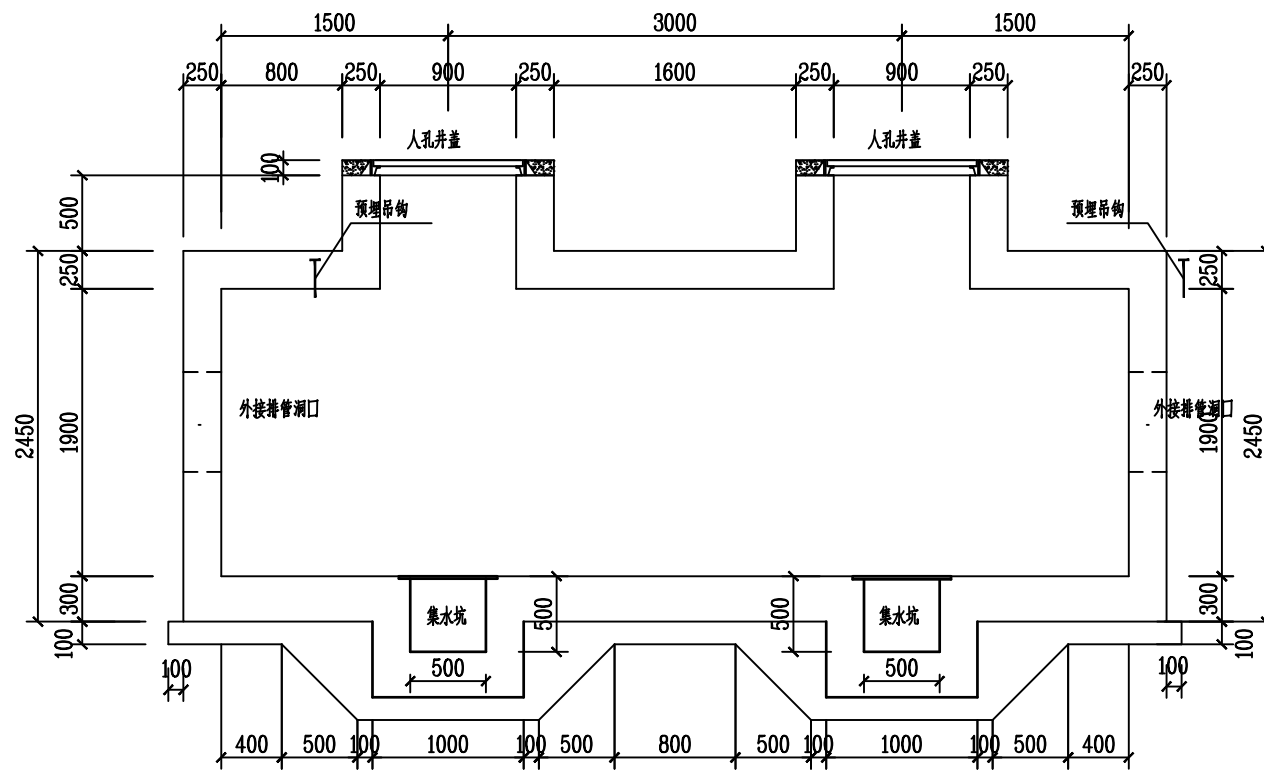

直线井立面图

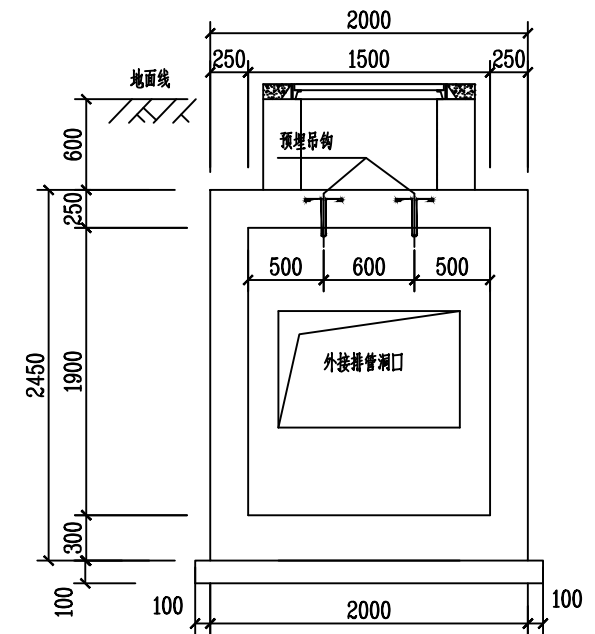

转角井端部立面图
外接排管洞口

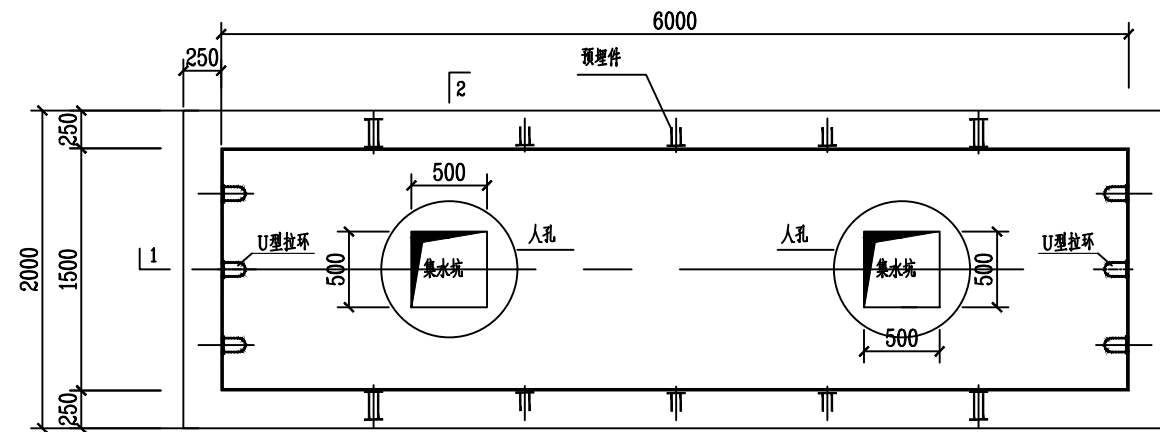

直线井平面图

说明：

- 1、本图仅为直线井示意图，实际布置需和电气专业相关图纸配合施工，不明之处请及时与设计方联系。
- 2、本图尺寸以毫米计，尺寸以标注为准。
- 3、开挖后坑底必须夯实方可浇筑100mm厚C15混凝土垫层，钢筋保护层厚度详见总说明。
- 4、井内壁用1：2水泥砂浆抹平，排管口至井内壁部位做成喇叭口状。
- 5、井盖采用铸铁盖板，并且采取防盗措施；工作井上方地面设置电缆路径标识块，并标明电缆路径方向。
- 6、施工时应遵照GB50168-2016《电气装置安装工程电缆线路施工及验收规范》执行。
- 7、图中外接排管或电缆沟的洞口位置未标注的仅为示意，现场根据排管或电缆沟位置进行调整。

江苏省工程勘察设计出图专用章
淮安新业电力设计咨询有限公司
资质证书 A232020323 乙级电力(送电、变电)
编号 B232059818 丙级测量、勘察(岩土)
江苏省住房和城乡建设厅监制(H) 013
有效期至二〇二五年九月三十日

淮安新业电力设计咨询有限公司				工程名称	江苏淮安盱眙中城财宏110千伏业扩配套工程			
批准	李斌	校核	陈美美	子项名称	土建卷册	施工图	设计阶段	
审定		设计		图纸内容	直线井结构图			
审核	陆建锋	制图		专业	土建	图号	S2508S-T0301-07	
日期		比例						