


一层空调平面图


光大水务 · 徐州市市政设计院有限公司 Everbright Water · XuZhou Municipal Engineering Design Institute CO.,LTD	审定		项目负责人	吴丽娜	项目名称	徐杨幼儿园工程设计服务项目	图纸内容:	图号	暖通-10		
	审核	陈亚波	专业负责人	陈亚波	分项工程	教学楼	一层空调平面图	比例	1:125		
	复核	赵蒙蒙	设计	杜杰	设计编号	Z202-F108-1	设计阶段	施工图	版本号	A版	日期

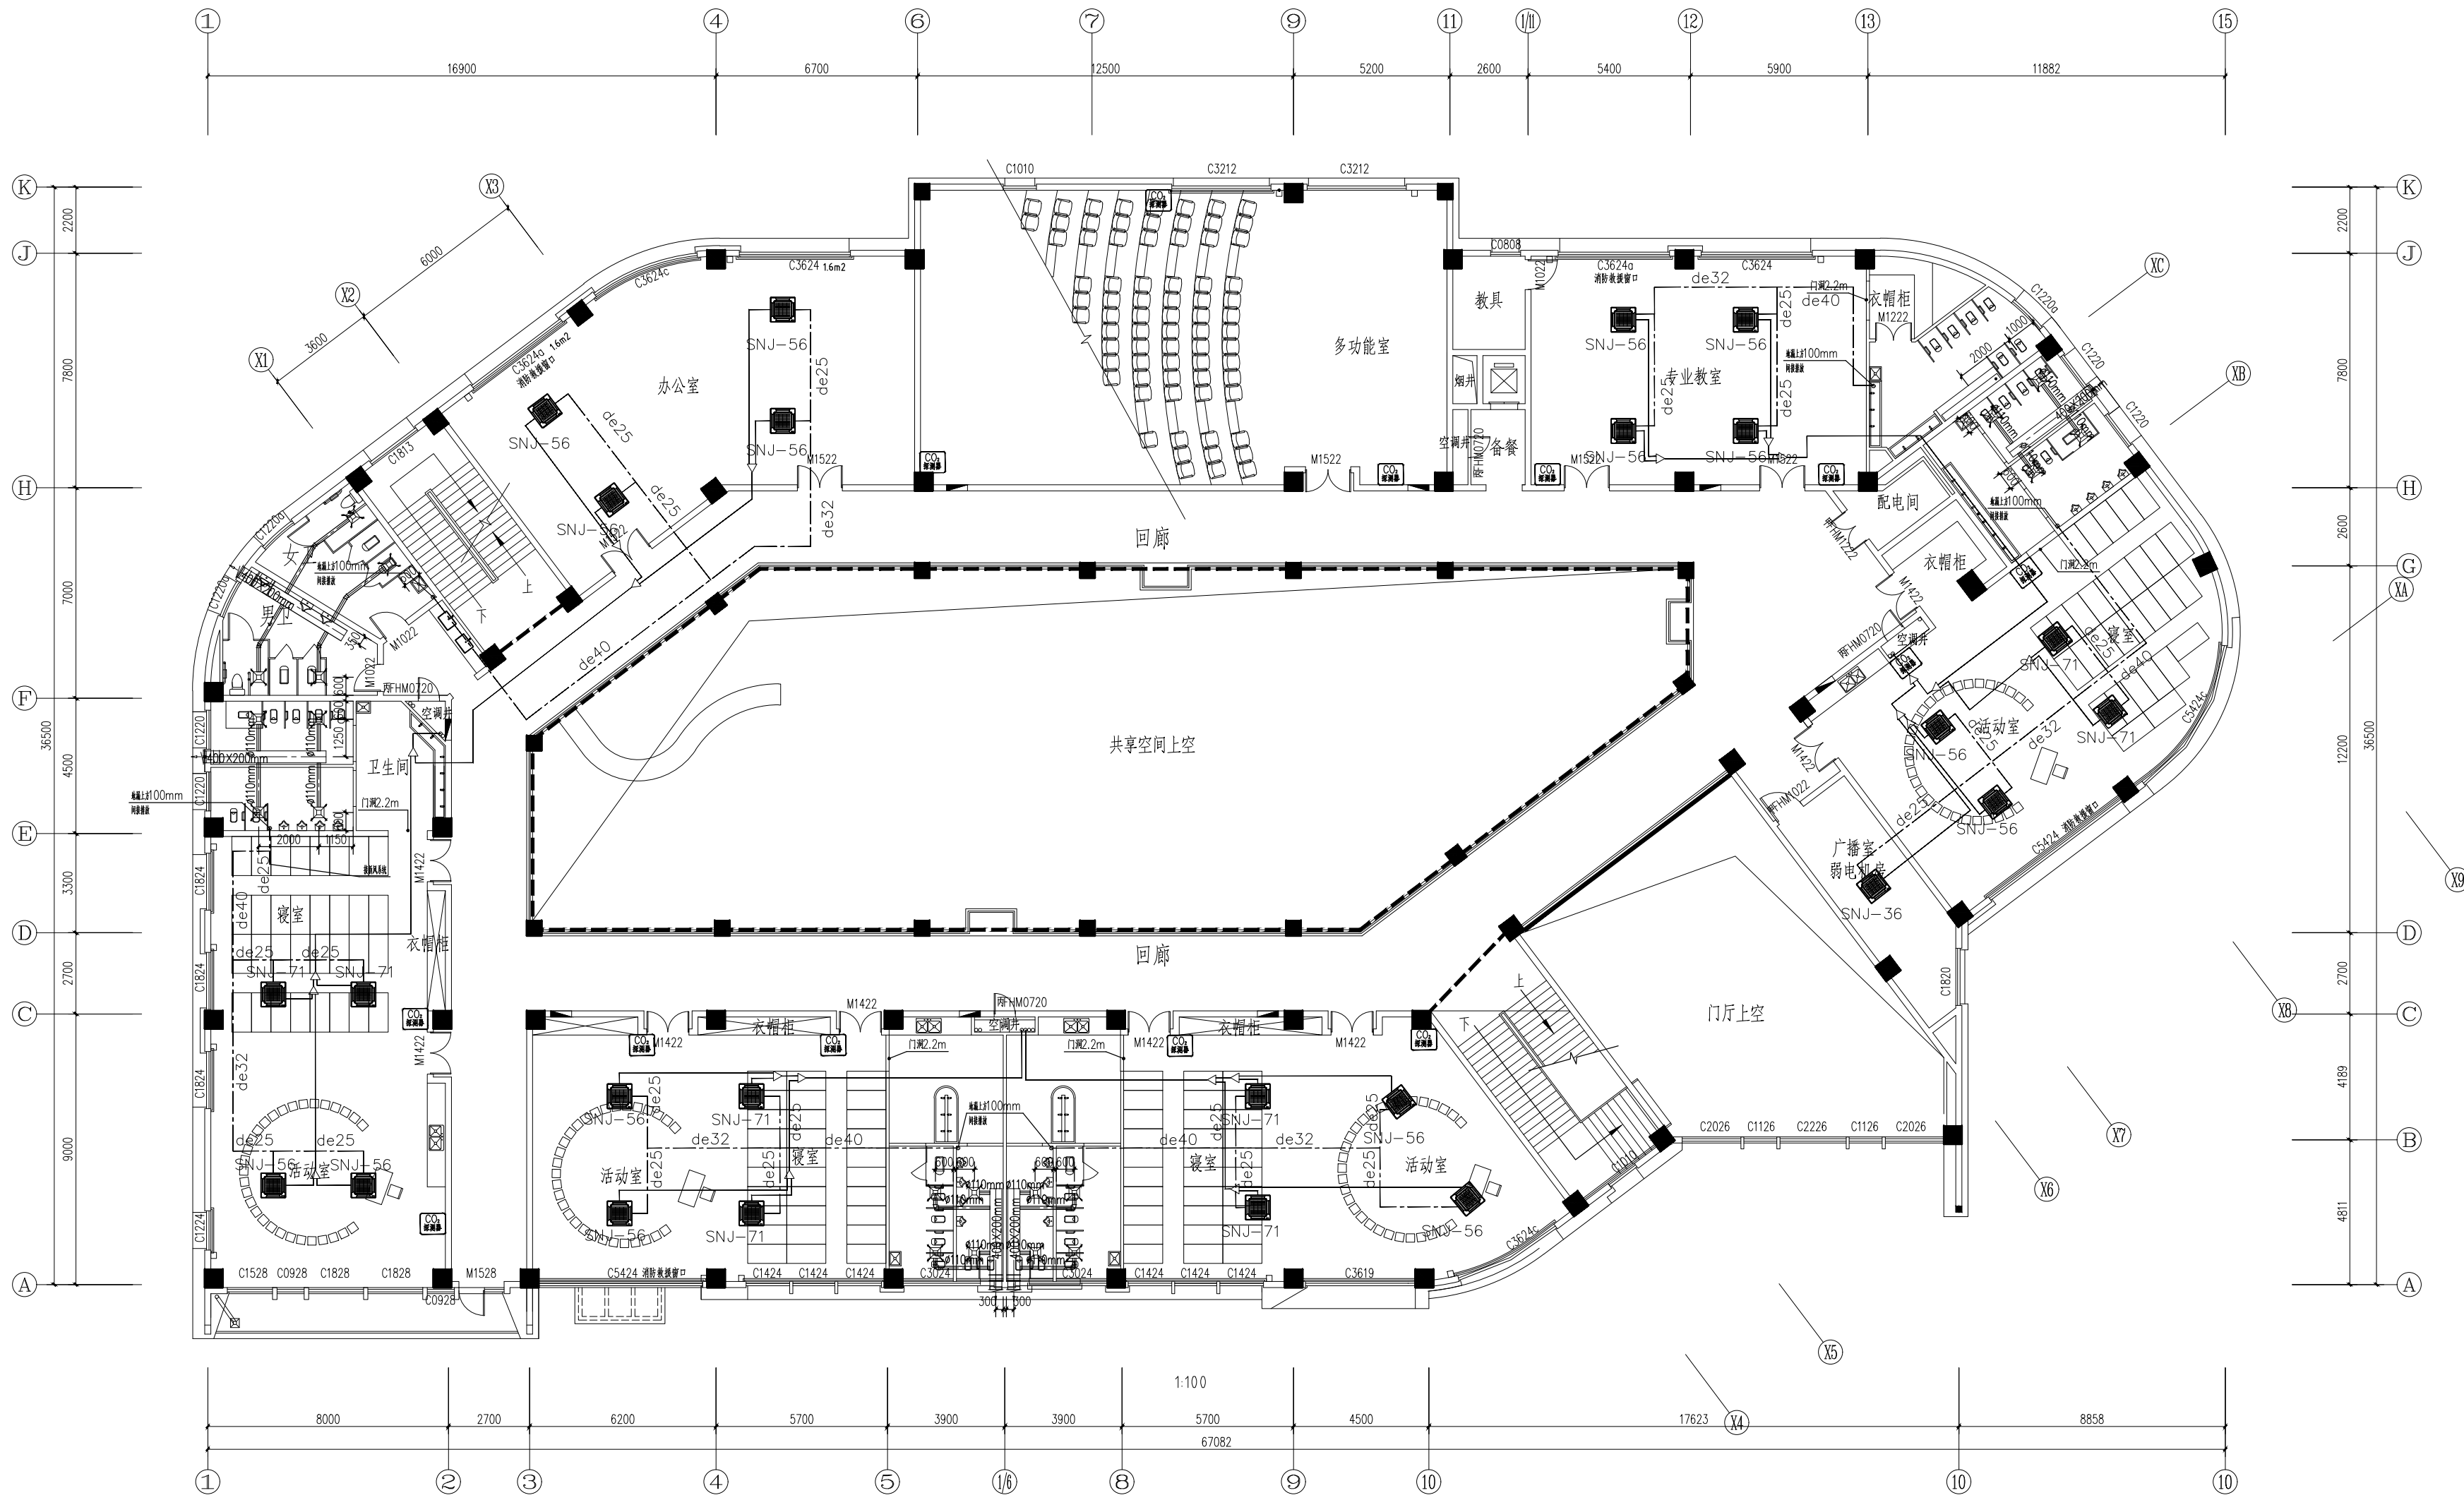

二层空调平面图

会 专 业 章

光大水务 · 徐州市市政设计院有限公司 Everbright Water · XuZhou Municipal Engineering Design Institute CO.,LTD	审定		项目负责人	吴丽娜	项目名称	徐杨幼儿园工程设计服务项目	图号	暖通-11
	审核	陈亚波	专业负责人	陈亚波	分项工程	教学楼	比例	1:125
	复核	赵蒙蒙	设计	杜杰	设计编号	Z202-F108-1	设计阶段	施工图
					版本号	A版	日期	2022.09

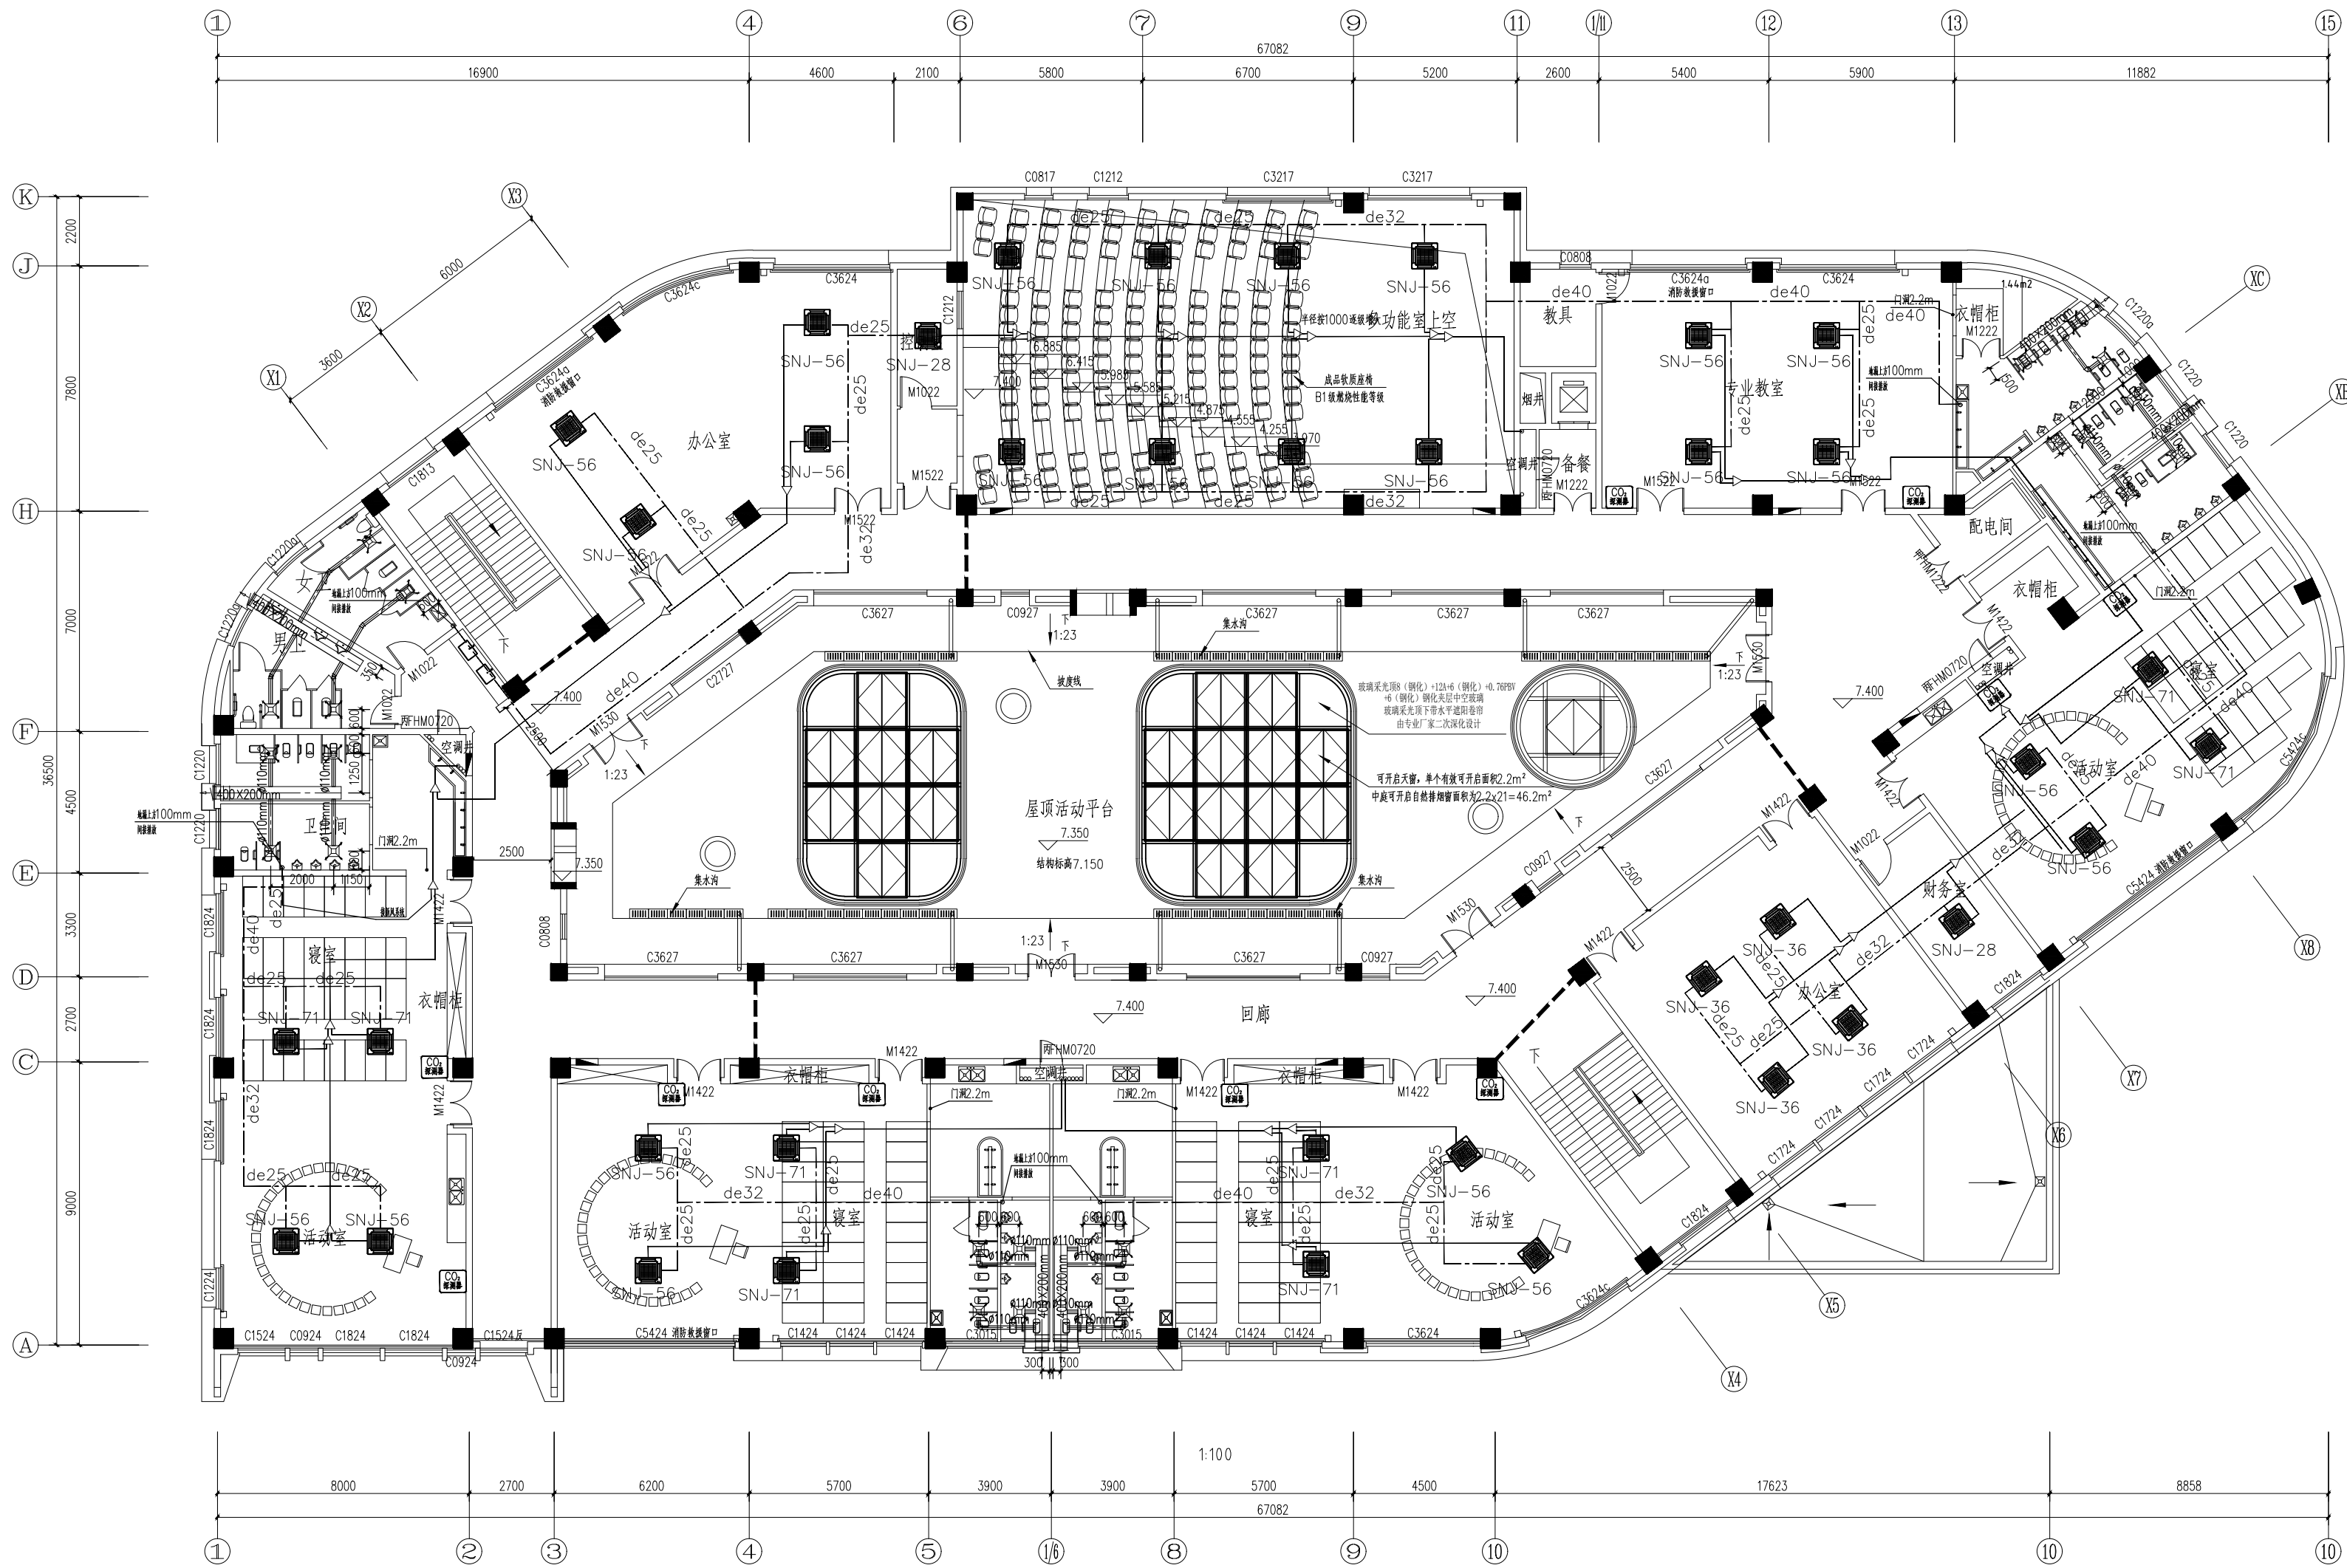

三层空调平面图

光大水务 · 徐州市市政设计院有限公司 Xuzhou Municipal Engineering Design Institute CO., LTD	审定		项目负责人	吴丽娟	项目名称	徐杨幼儿园工程设计服务项目	图号	暖通-12	
	审核	陈亚波	专业负责人	陈亚波	分项工程	教学楼	比例	1:125	
复核	赵蒙蒙	设计	杜杰	设计编号	2202-F108-1	设计阶段	施工图	日期	2022.09
				版本号	A版				