

3300
3300
800
200

2F
1F

DN100
DN100


DN100

300


项目名称
原始平面图

FL-1

900 2100 900 900 2100 900 120 2400 660 720
11700

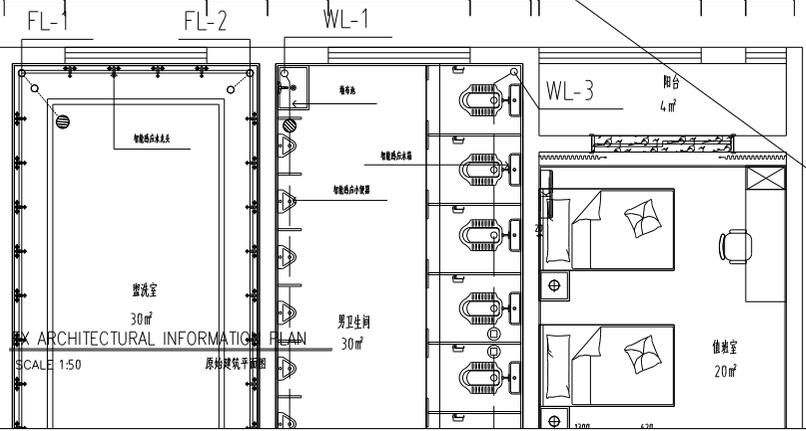

ARCHITECTURAL INFORMATION PLAN
SCALE 1:50
原始建筑平面图

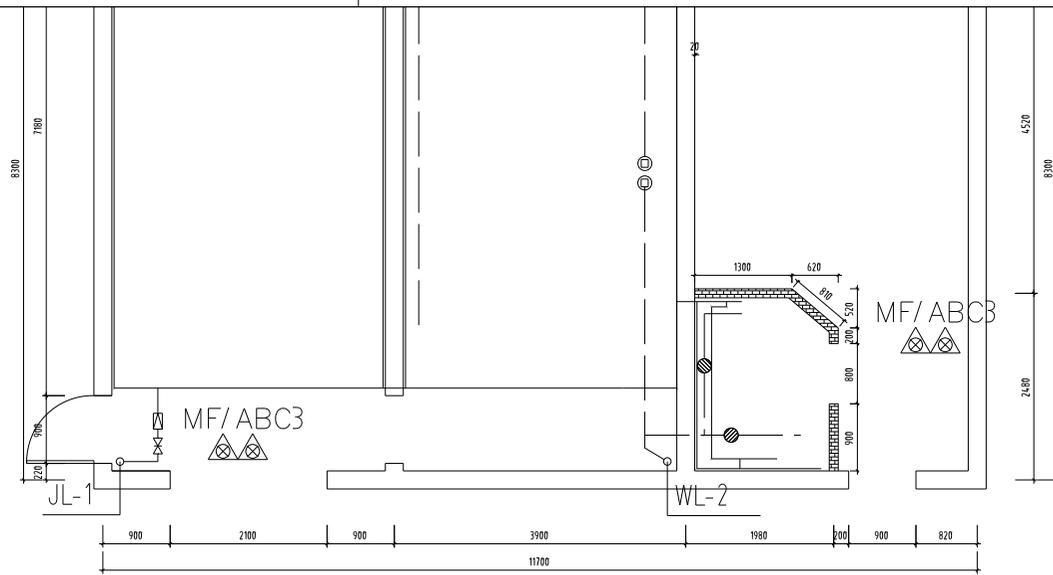


三、五层给排水平面图:100

项目名称

新建墙体图

ARCHITECTURAL INFO.PLAN
SCALE 1:50 隔墙尺寸定位图

图例	说明
	120厚新建轻质砖隔墙/耐火极限≥2.0h (沿区墙转角面) WM

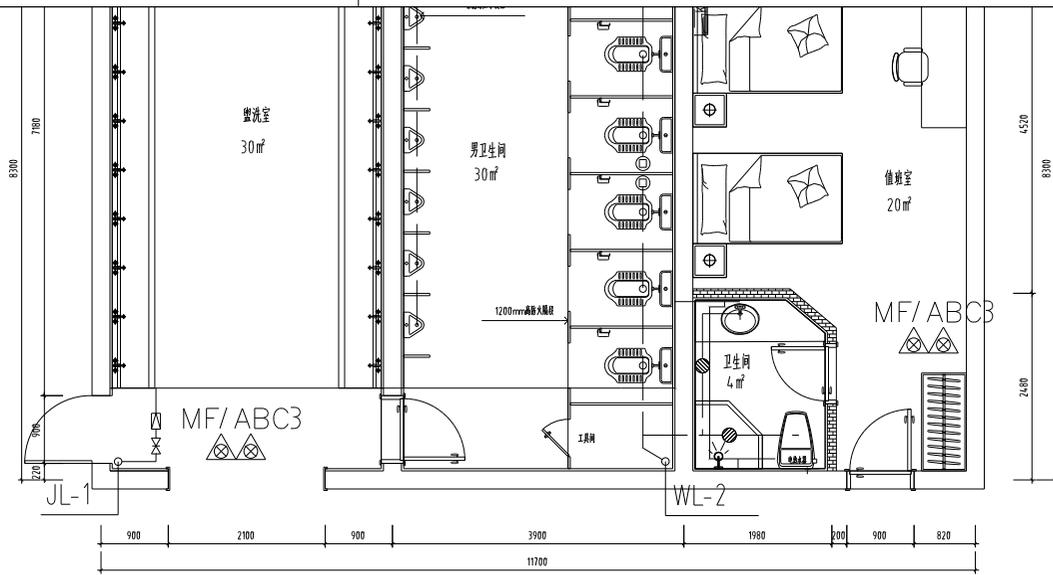


三、五层给排水平面图:100

项目名称

平面布置图


FIXTURE & FURNISHING PLAN
SCALE 1:50 平面布置图

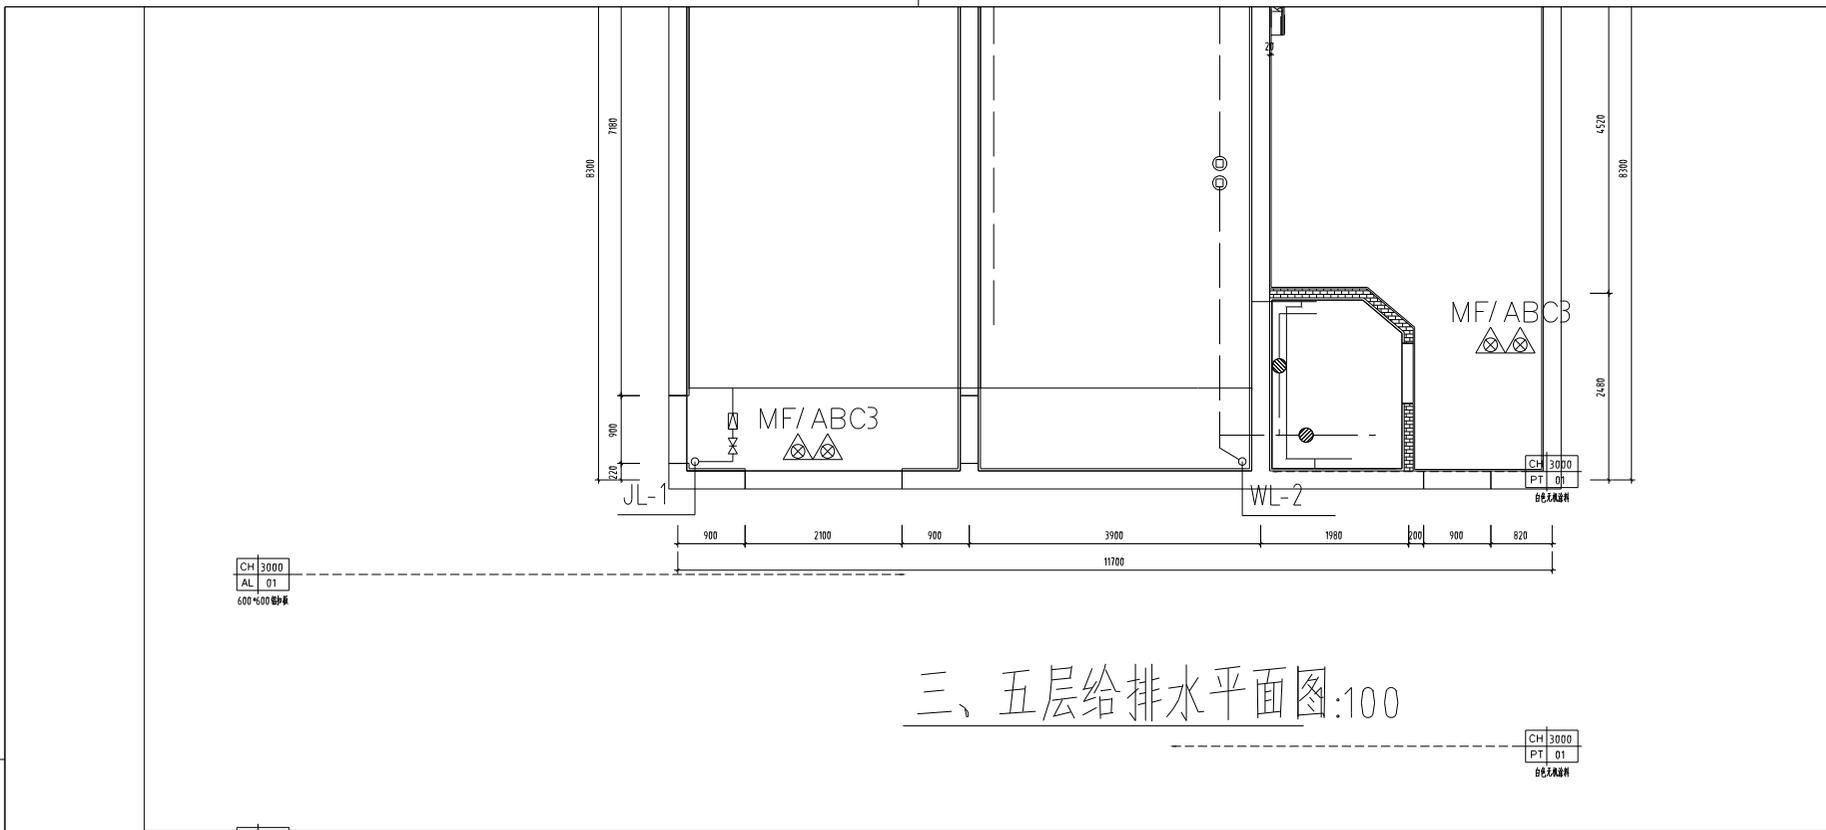

项目名称


天花布置图

三、五层给排水平面图:100

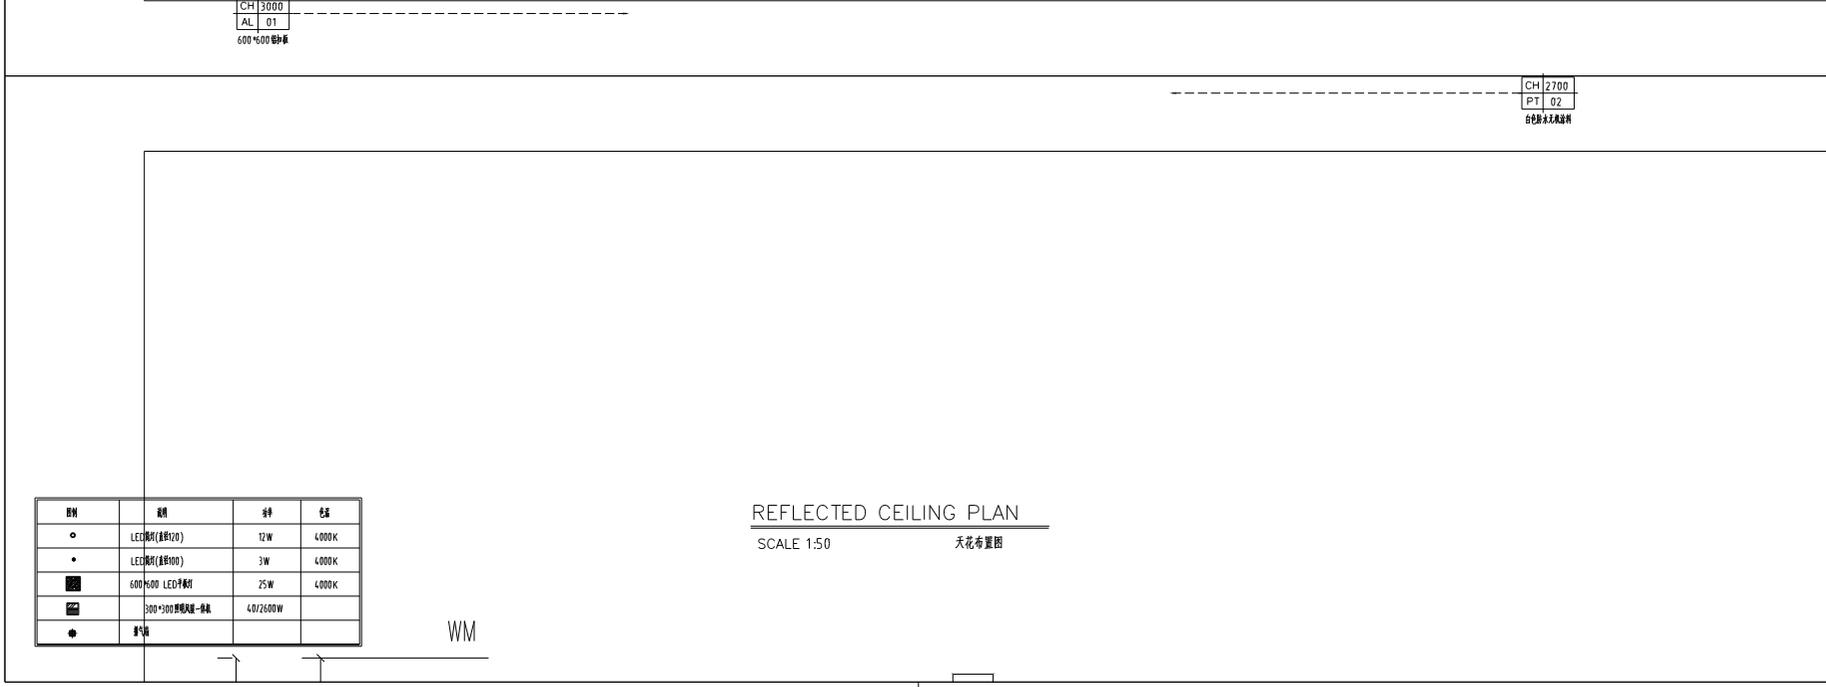

图例	说明	规格	功率
○	LED筒灯(直径120)	12W	4000K
●	LED筒灯(直径90)	3W	4000K
■	600*600 LED格栅灯	25W	4000K
■	300*300 格栅灯罩-格栅	40/2600W	
◆	排气扇		

REFLECTED CEILING PLAN
SCALE 1:50 天花布置图

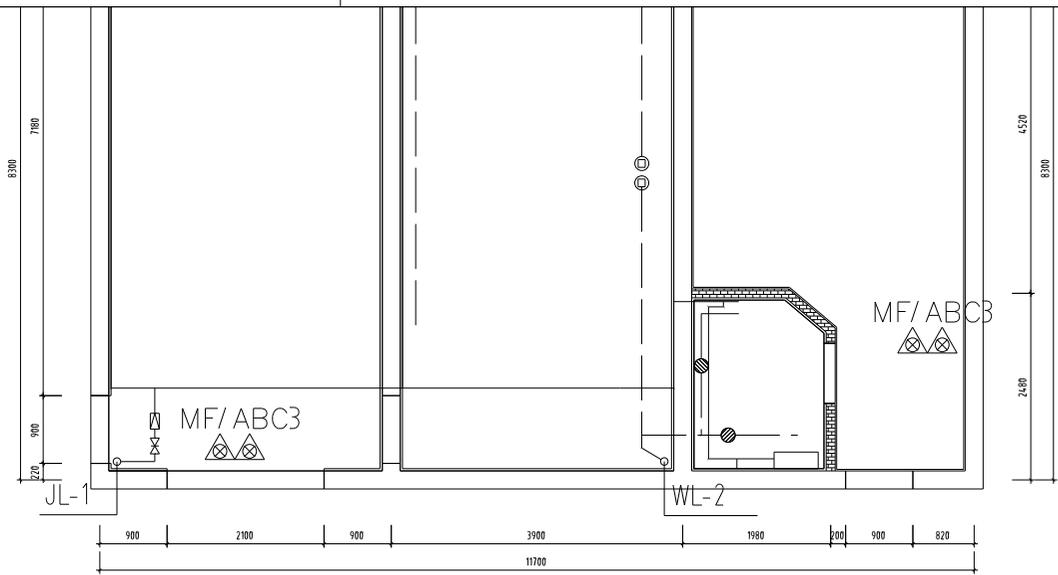

三、五层给排水平面图:100

项目名称

灯具尺寸图


图例	说明	功率	色温
○	LED筒灯(直径120)	12W	4000K
●	LED筒灯(直径90)	3W	4000K
■	600*600 LED平板灯	25W	4000K
■	300*300 格栅灯盘-单珠	40/2600W	
◆	换气扇		

CEILING LIGHTS SIZE PLAN

SCALE 1:50

灯具尺寸图


WM

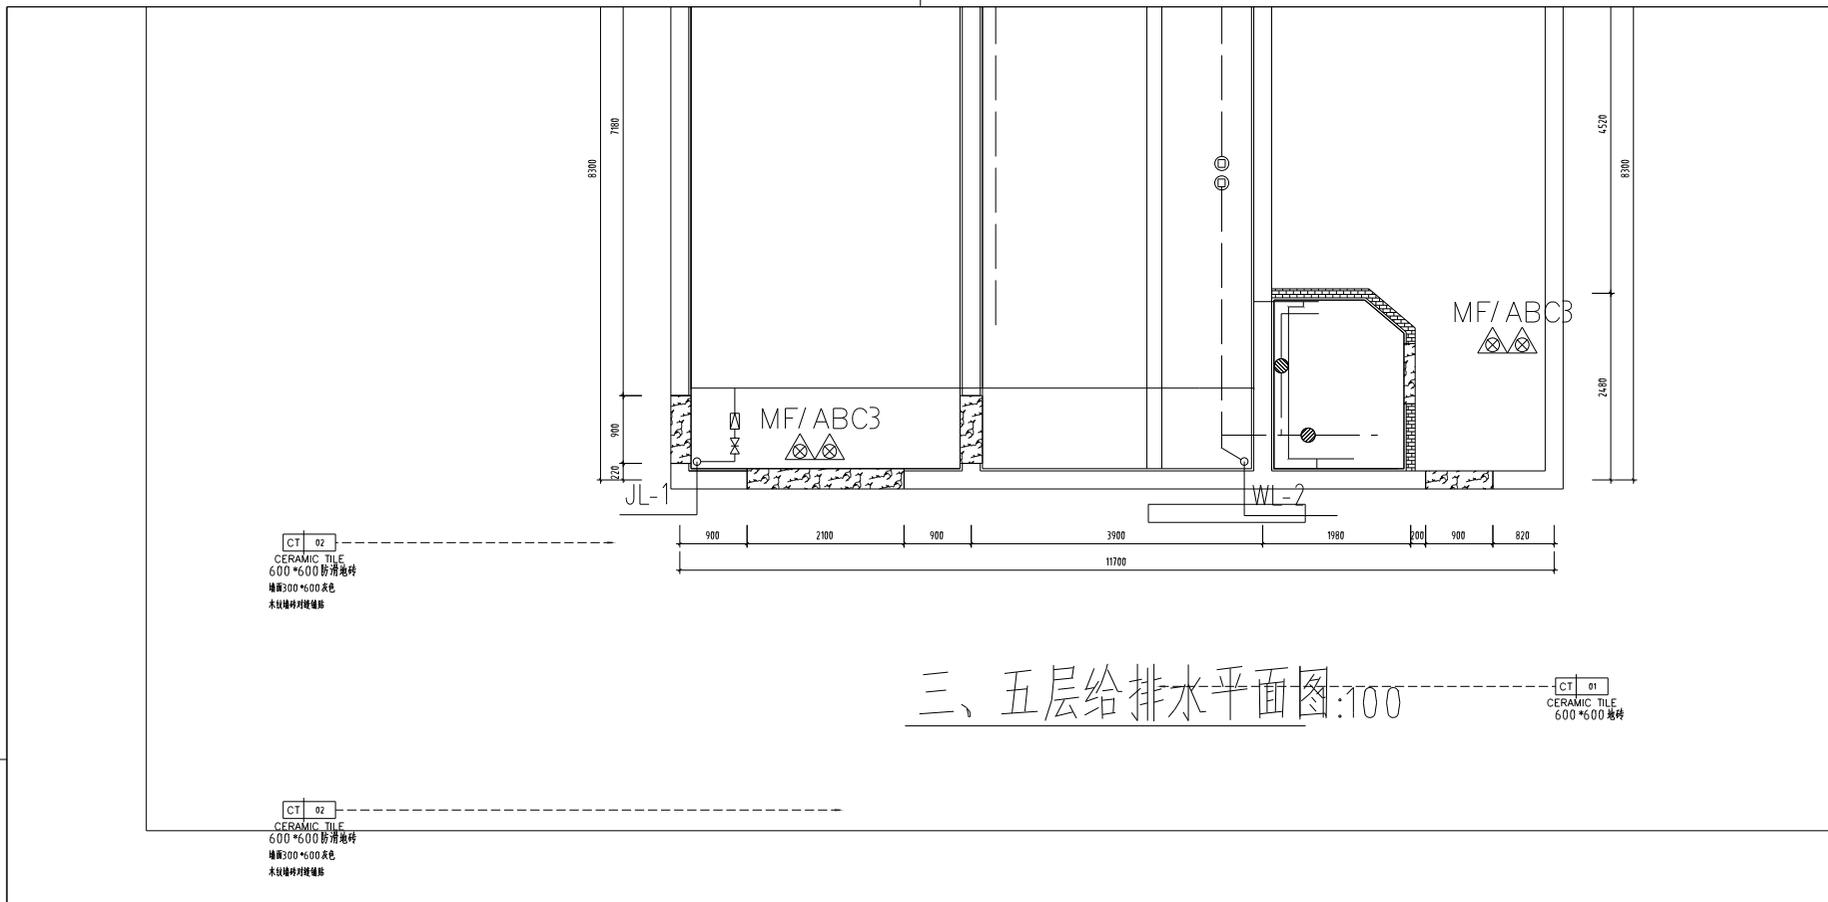

三、五层给排水平面图:100


项目名称

地面铺装图

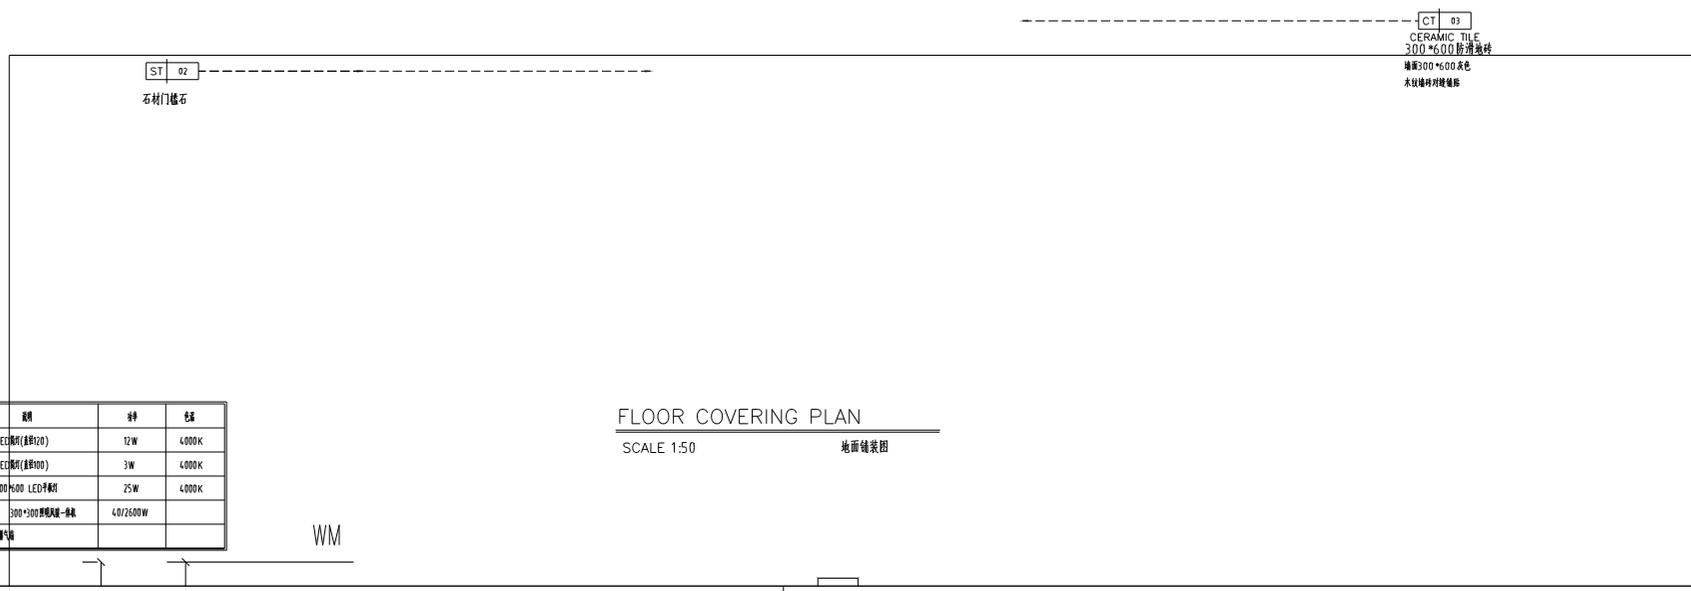

图例	说明	规格	品牌
○	LED筒灯(直径120)	12W	4000K
●	LED筒灯(直径100)	3W	4000K
■	600*600 LED平板灯	25W	4000K
■	300*300 格栅灯盘-单珠	40/2600W	
◆	排气扇		

FLOOR COVERING PLAN
SCALE 1:50 地面铺装图

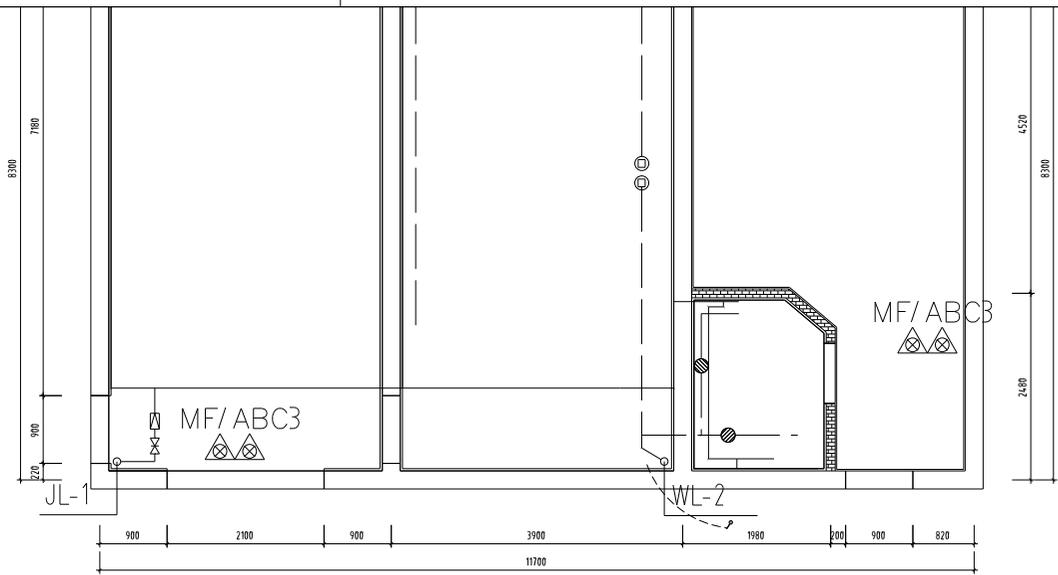

此区域为感应灯

三、五层给排水水平面图 1:100


项目名称

灯具连线图

图例	图例	说明
01		单幅灯具(下垂距离300mm)
02		双幅灯具(下垂距离300mm)
03		三幅灯具(下垂距离300mm)
04		空调灯具(下垂距离200mm)

WM

CEILING LIGHTS SIZE PLAN
SCALE 1:50 灯具连线图

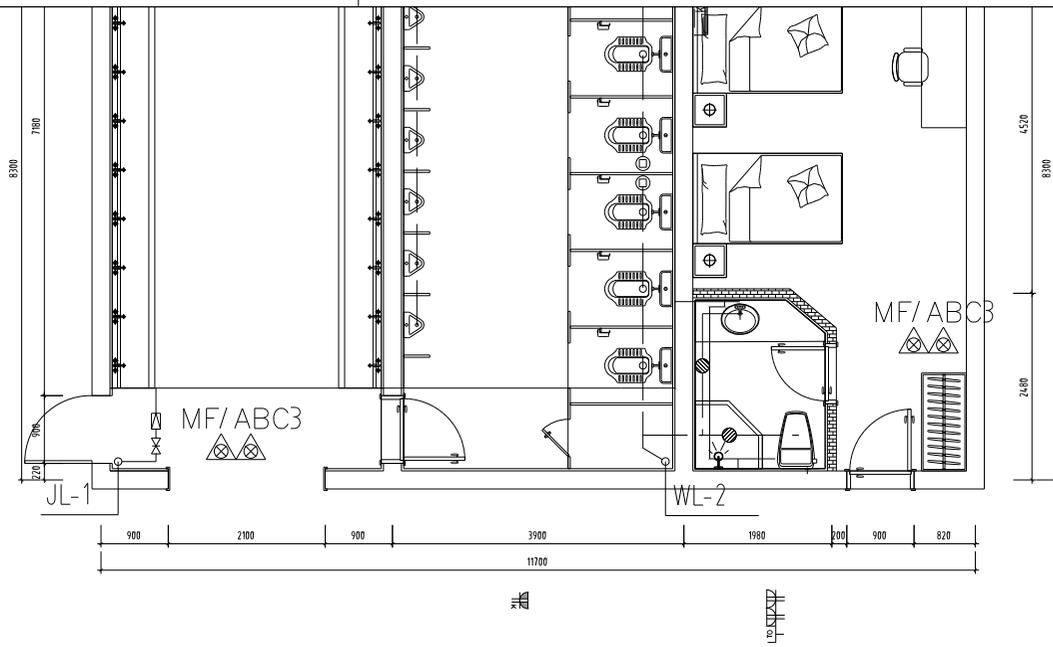

三、五层给排水水平面图:100

项目名称

插座点位图

图例	说明	图例	说明
	普通单相二三孔插座 H:350		电话插座 H:350
	防溅单相二三孔插座 H:350		电视插座 H:1250
	带USB电源插座 H:350		网络插座 H:350
	普通单相二三孔插座(不接地)		HDMI高清线 H:1250
	空调插座 H:1800		

ELECTRICAL/MECH PLAN
SCALE 1:50 插座点位图