



上海江南建筑设计院(集团)有限公司

SHANGHAI JIANGNAN ARCHITECTURAL DESIGN INSTITUTE (GROUP) CO., LTD.

工程名称

高邮市公安局卸甲中队营房装修改造工程

项目名称

高邮市公安局卸甲中队营房装修改造工程

设计编号

2025-4W033

定

王超

专业负责人

王超

设计图纸目录

专

业

建筑

核

王超

校对人

日

期

2026.01

项目负责人

王超

设计人

王超

工程设计证书编号?A131002343

工程地点

江苏高邮

序

号

图号

图

名

图纸尺寸

备注

01

建施-00

图纸目录

A4

A版

02

03

建施-01

一层平面布置图

A2

A版

04

建施-02

二层平面布置图

A2

A版

05

建施-03

三层平面布置图

A2

A版

06

建施-04

四层平面布置图

A2

A版

07

建施-05

五层平面布置图 阁楼平面布置图

A3

A版

08

建施-06

1- 7 轴立面图

A2

09

建施-07

7- 1 轴立面图

A2

10

建施-08

A- E 轴立面图

A2

11

建施-09

E- A 轴立面图

12

13

14

15

16

17

18



19

20

单位出图专用章

注册专用章



图幅 A2
 建筑
 结构
 给排水
 电气
 暖通

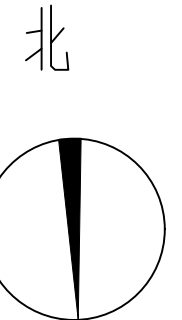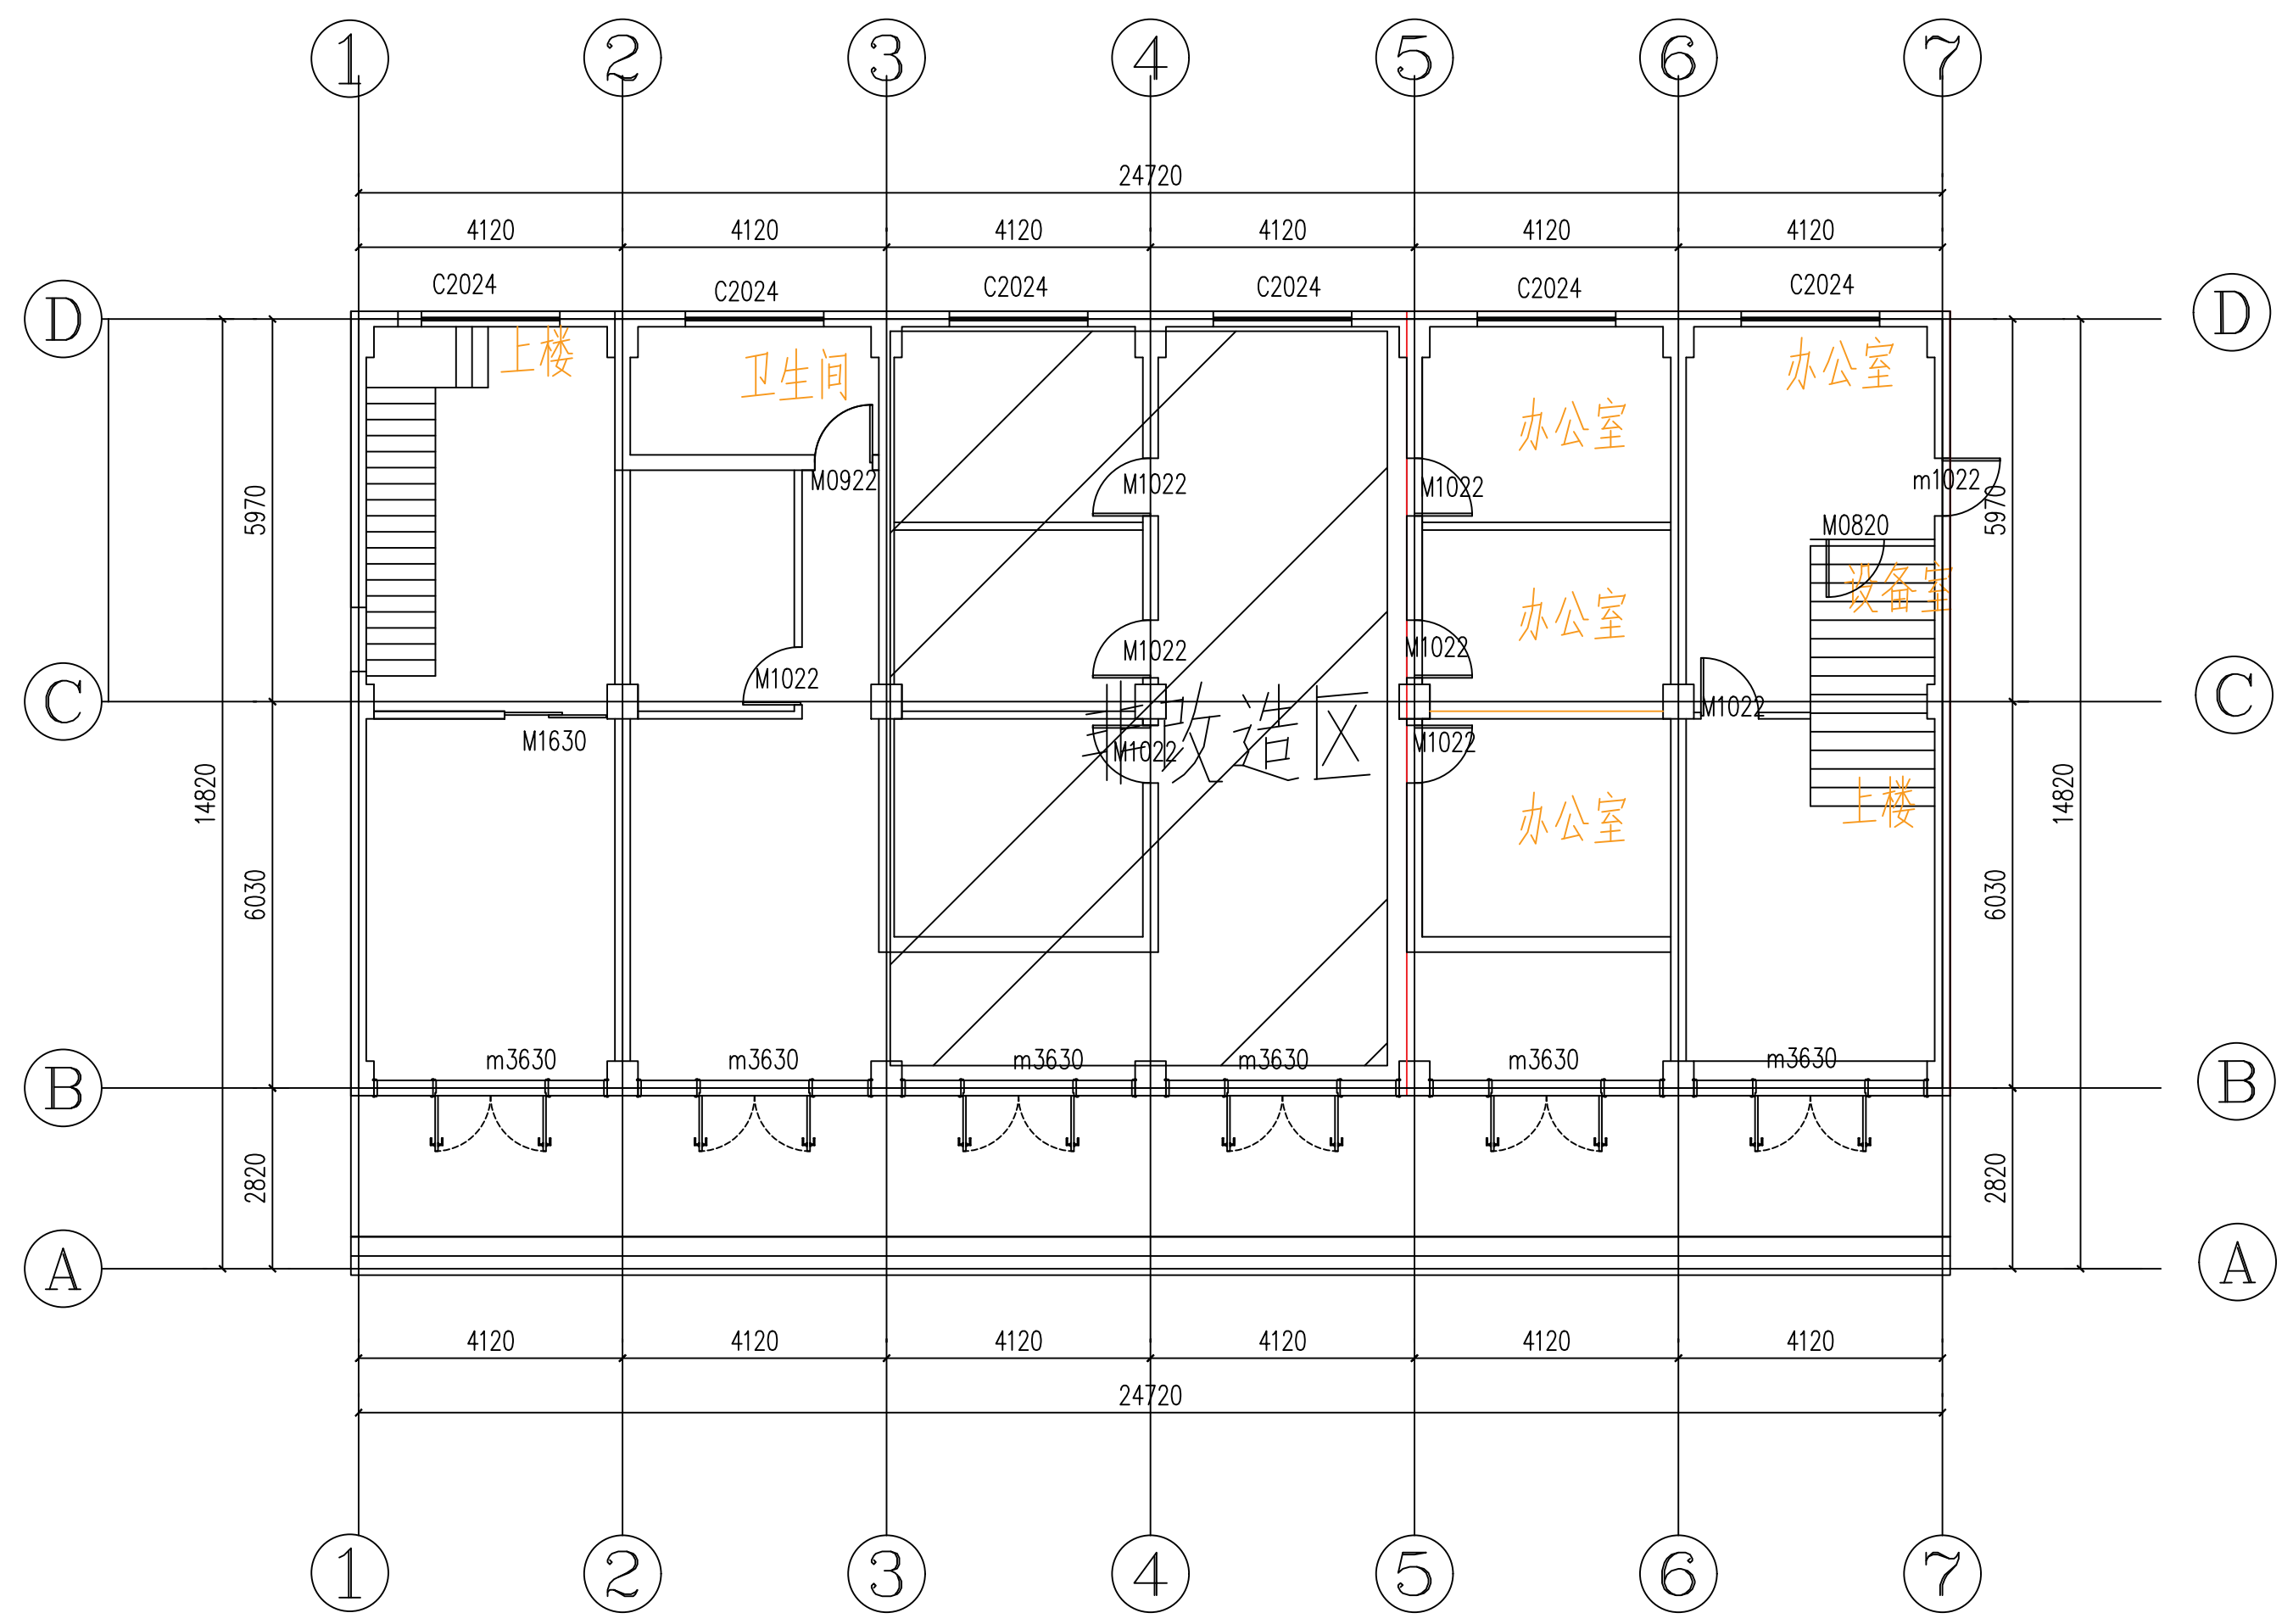

一层平面布置图 1:150

单位出图专用章		注册专用章		上海江南建筑设计院(集团)有限公司 SHANGHAI JIANGNAN ARCHITECTURAL DESIGN INSTITUTE (GROUP) CO., LTD.		工程名称 高邮市公安局卸甲中队营房装修改造工程 项目名称 高邮市公安局卸甲中队营房装修改造工程		设计编号 2025-4W033 比例 1:100	
				负责人 王超 专业负责人 金军 校对 王超 校对人 金军 设计人 毛羽飞		图名 一层平面布置图 日期 2026.01 图号 建筑 01 版别 A		工程设计证书编号?A131002343	



图 号 A2
图 名 一层平面布置图
建 筑
结 构
电 气
暖 通

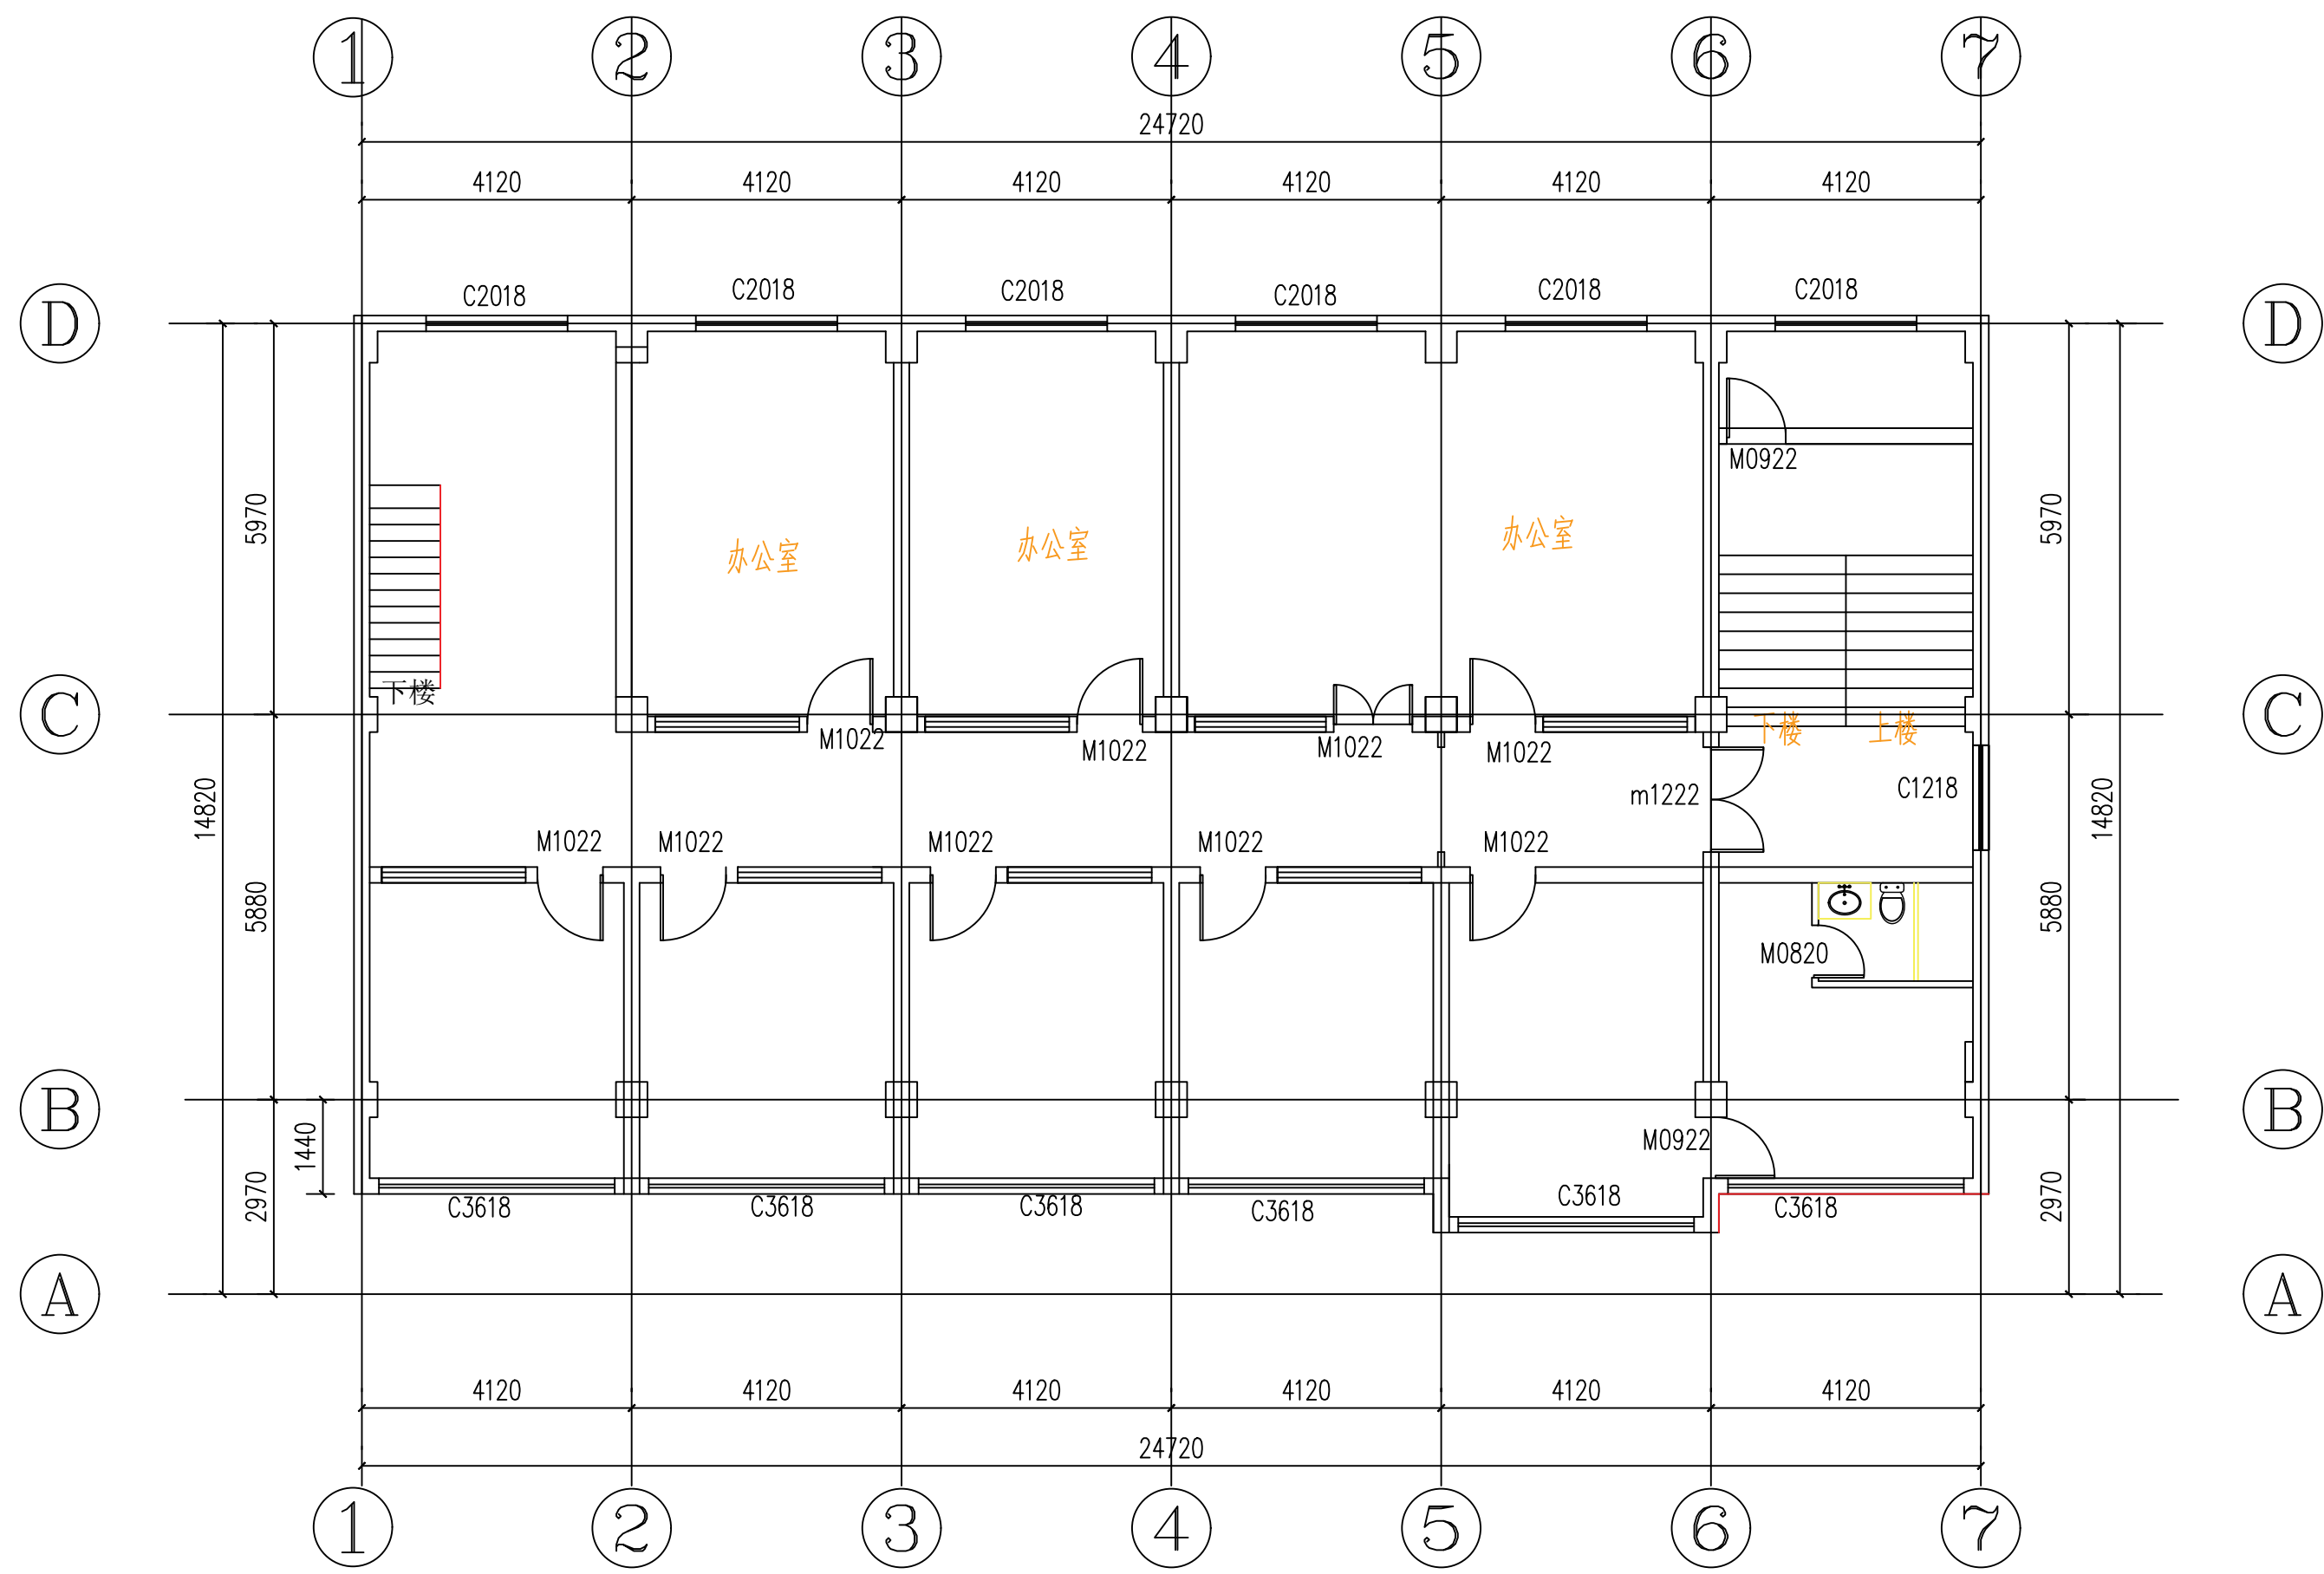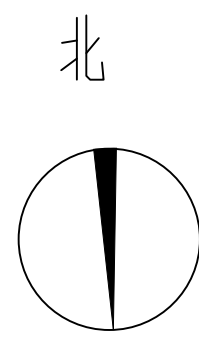

二层平面布置图 1:100

单位出图专用章	注册专用章	上海江南建筑设计院(集团)有限公司 SHANGHAI JIANGNAN ARCHITECTURAL DESIGN INSTITUTE (GROUP) CO., LTD.		工程名称	高邮市公安局卸甲中队营房装修改造工程			
		设计人: 王超 校对: 王超 项目负责人: 王超	专业负责人: 金军 校对人: 金军 设计人: 王超	审核: 王超 设计人: 王超	毛羽飞	项目名称	高邮市公安局卸甲中队营房装修改造工程	设计编号
				图名	一层平面布置图		比例	1:100
				日期	2026.01		图号	建筑 01 版别 A
				工程证书编号	A131002343			



图 编 A2
建 筑
结 构
给 排 水
电 气
暖 通

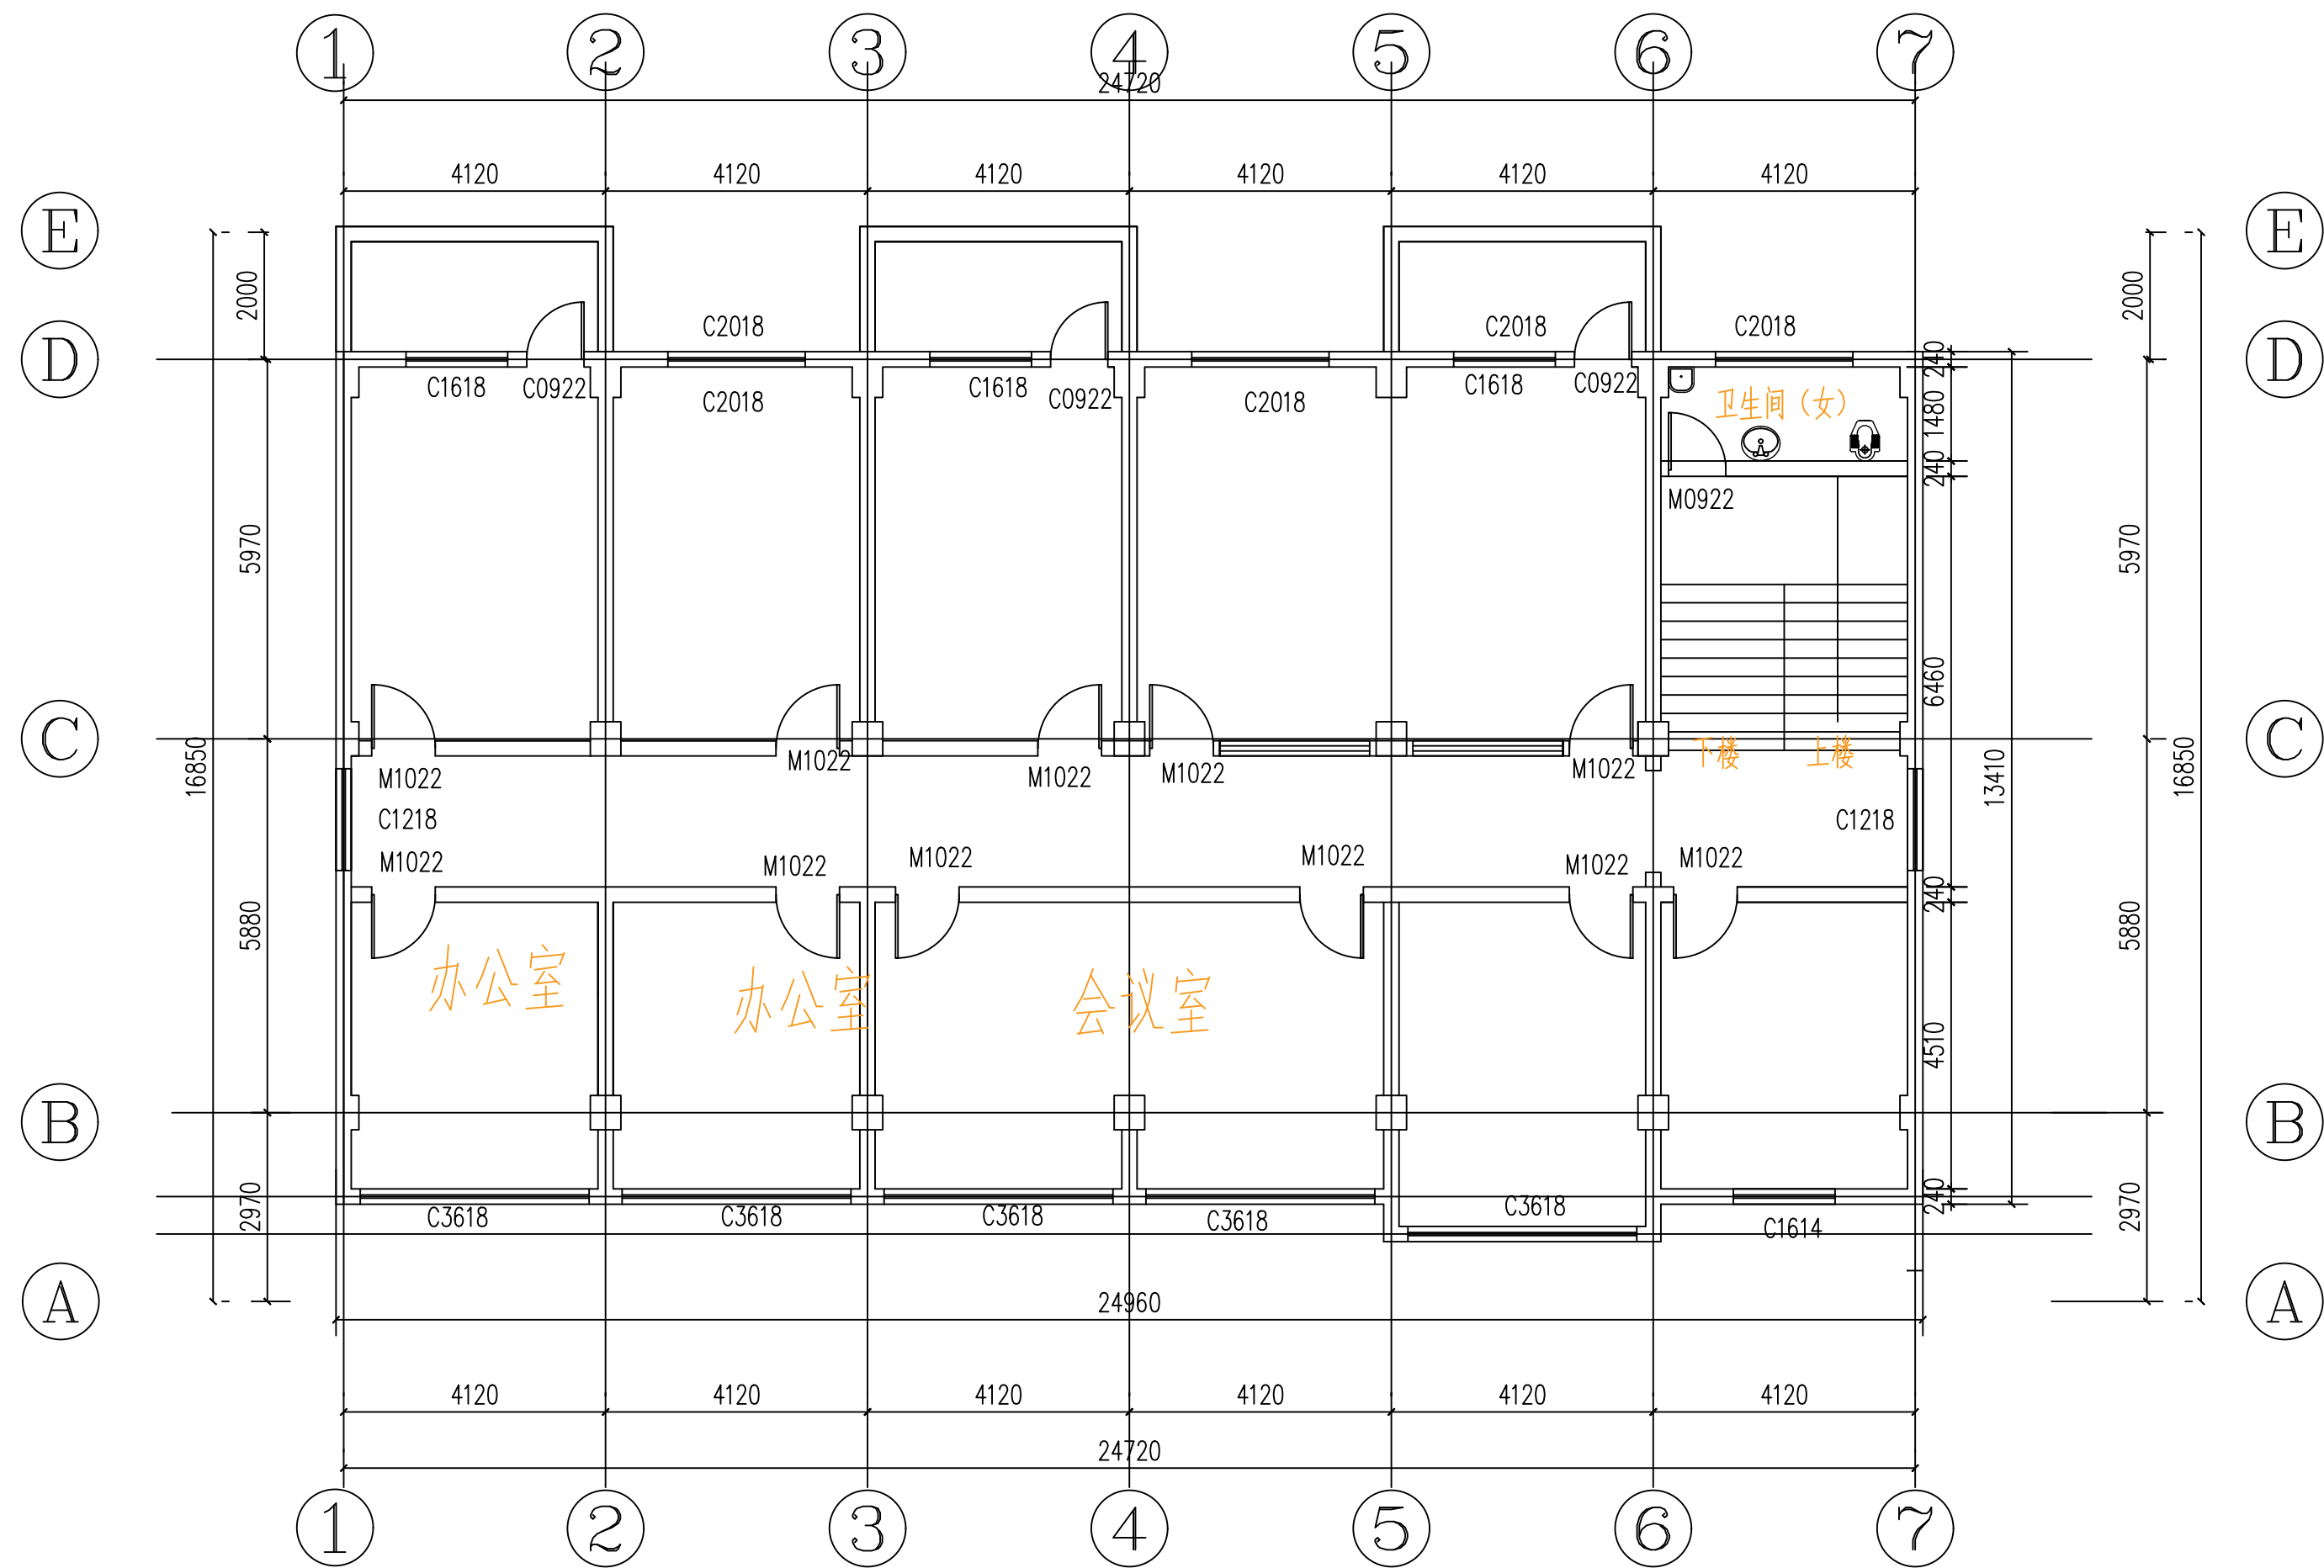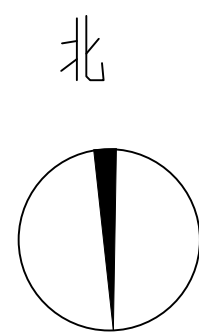

三层平面布置图 1:100



单位出图专用章		注册专用章		上海江南建筑设计院(集团)有限公司 SHANGHAI JIANGNAN ARCHITECTURAL DESIGN INSTITUTE (GROUP) CO., LTD.		工程名称 高邮市公安局卸甲中队营房装修改造工程 项目名称 高邮市公安局卸甲中队营房装修改造工程		设计编号 2025-4W033 比例 1:100	
				审定 王超 审核 王超 项目负责人 王超		专业负责人 金军 校对 金军 设计人 毛羽飞		图名 三层平面布置图 日期 2026.01 图号 建筑 03 版别 A	
				工程证书编号?A131002343					

图 编 号 A2
 建 筑
 结 构
 电 气
 暖 通
 图 例

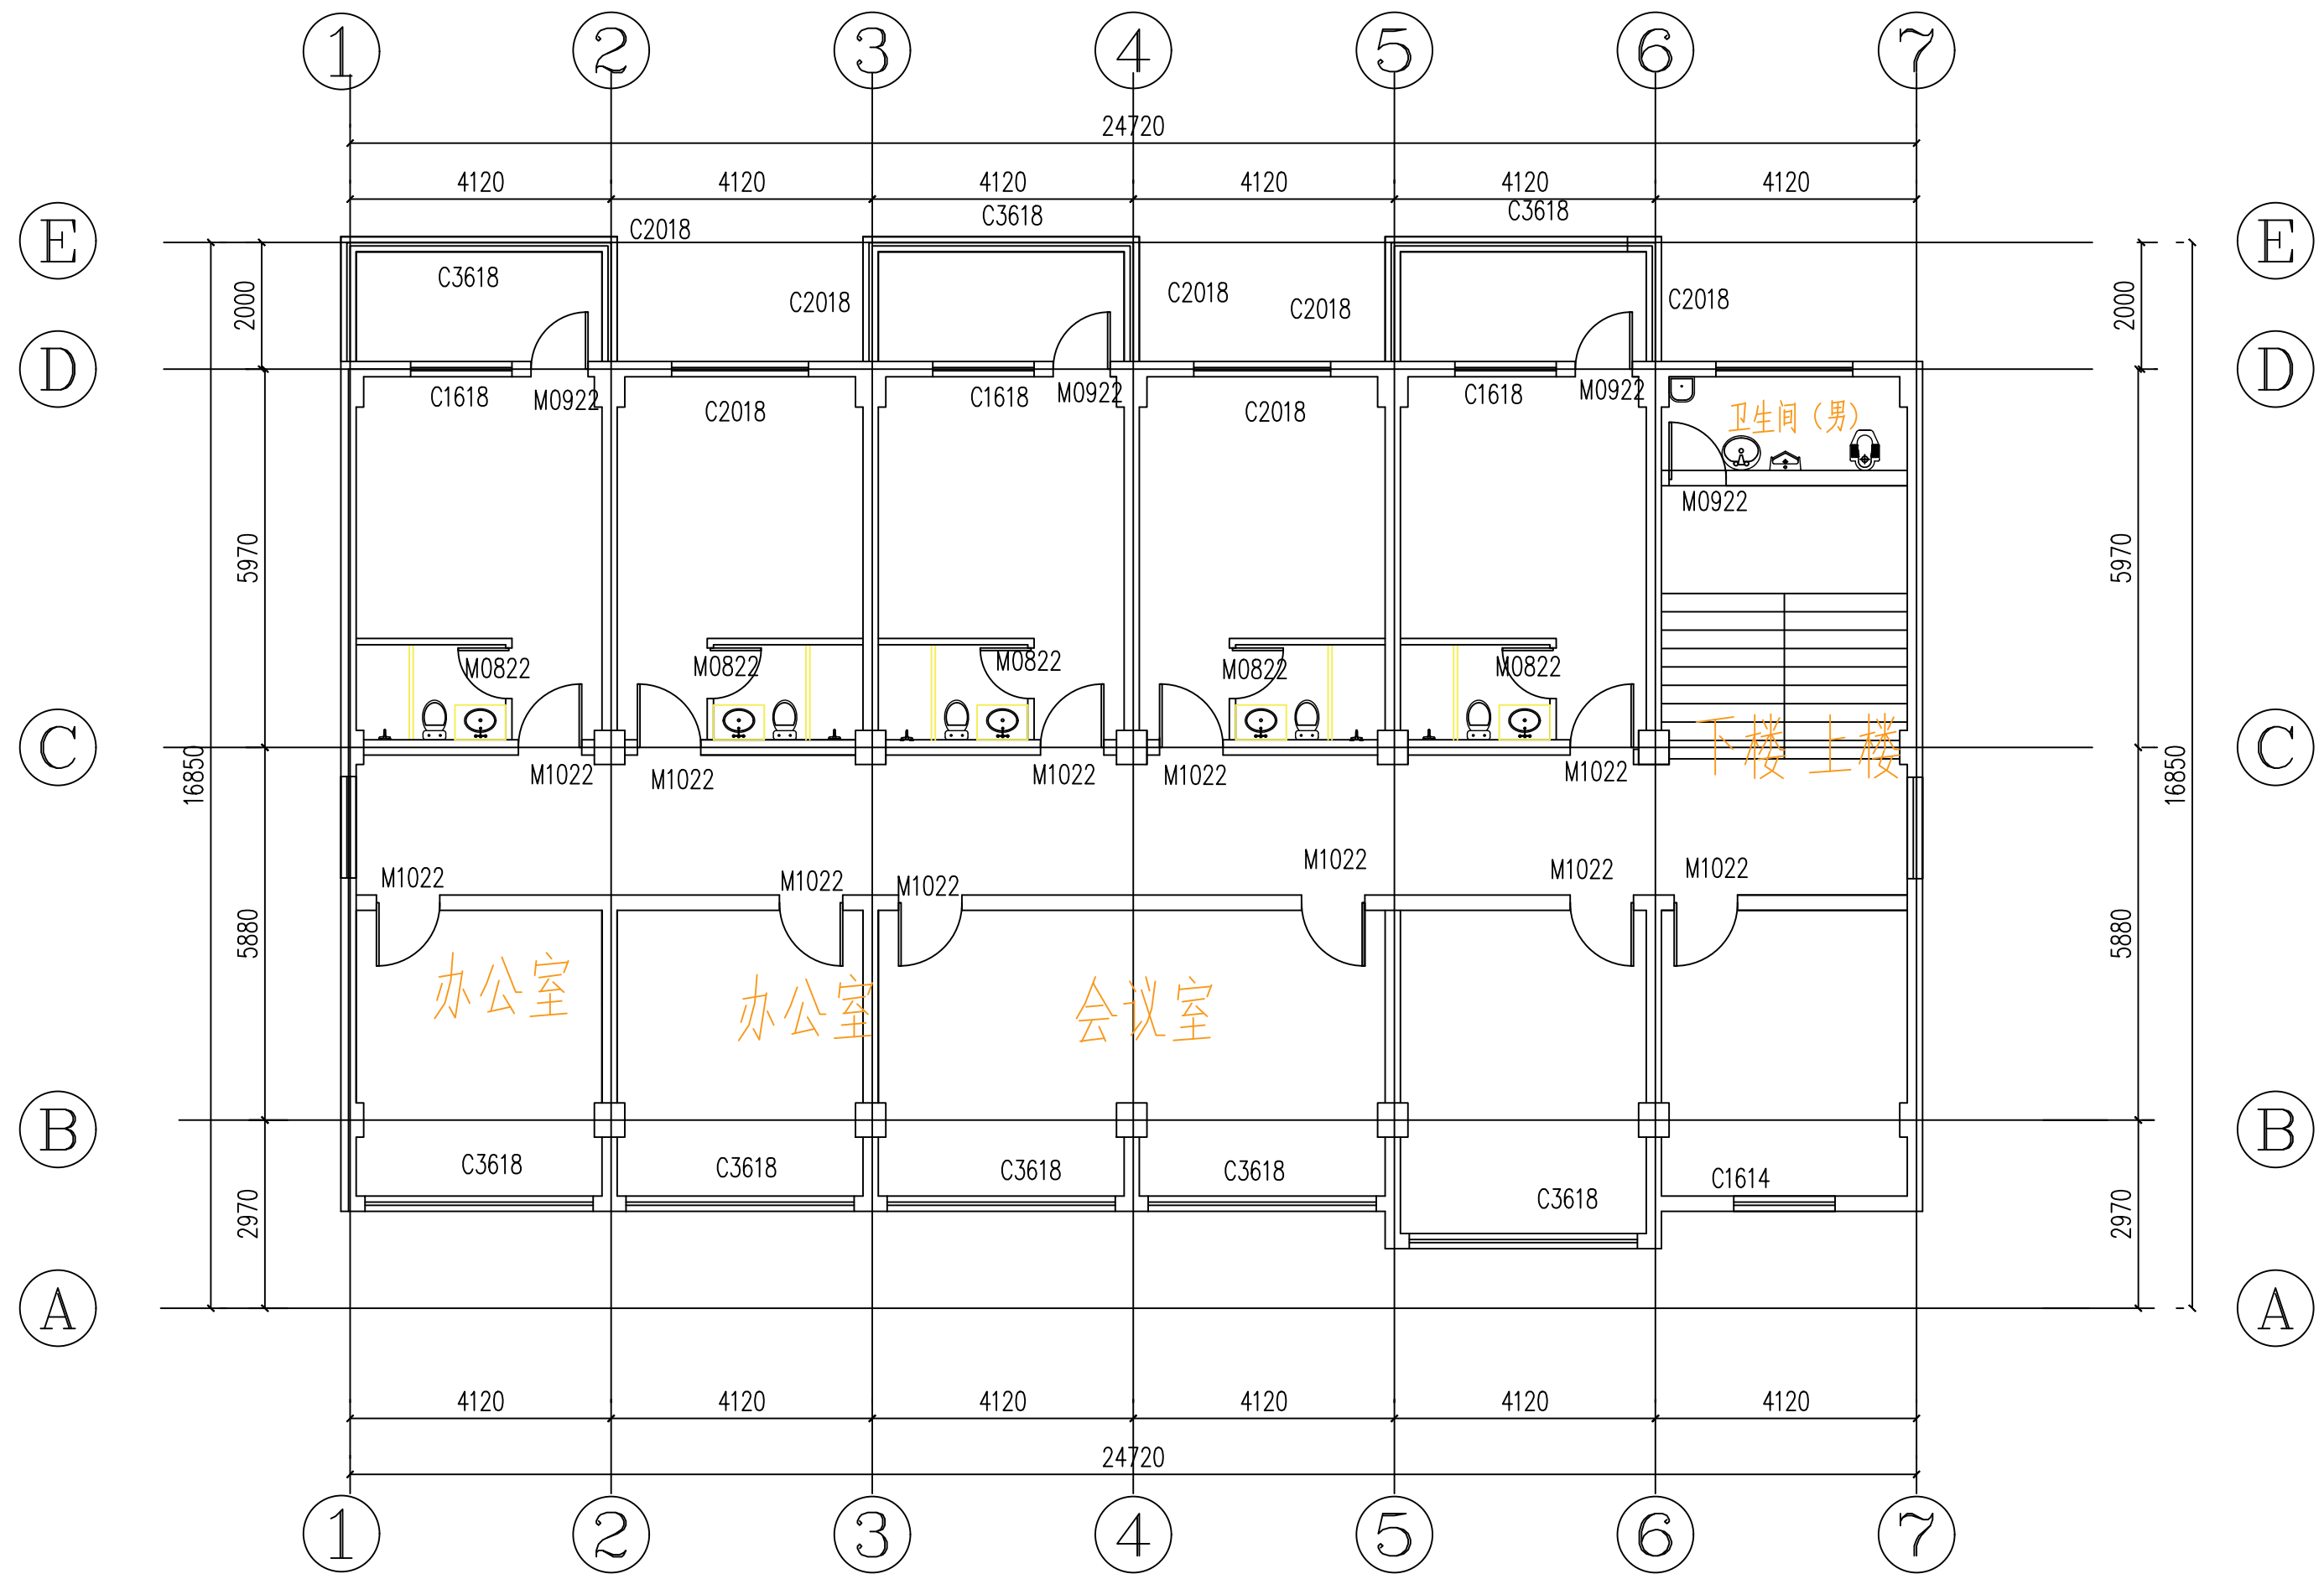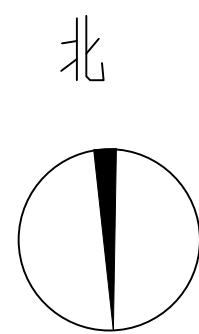


四层平面布置图 1:100

单位出图专用章		注册专用章		上海江南建筑设计院(集团)有限公司 SHANGHAI JIANGNAN ARCHITECTURAL DESIGN INSTITUTE (GROUP) CO., LTD.		工程名称 高邮市公安局卸甲中队营房装修改造工程 项目名称 高邮市公安局卸甲中队营房装修改造工程		设计编号 2025-4W033 比例 1:100	
				审定 王超 专业负责人 金军 审核 王超 校对 金军 项目负责人 王超 设计人 毛羽飞		图名 四层平面布置图 日期 2026.01 图号 建筑 01 版别 A		工程设计证书编号?A131002343	

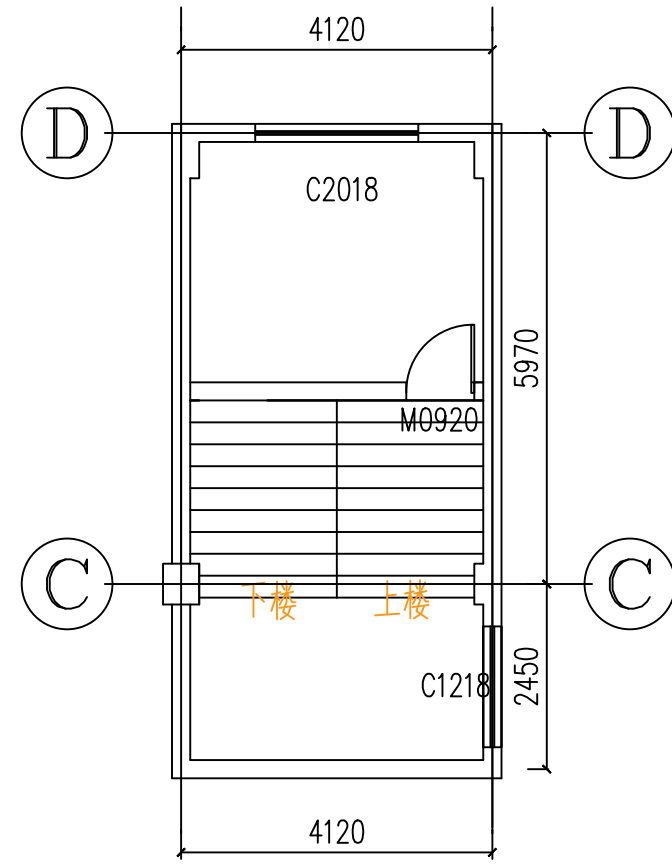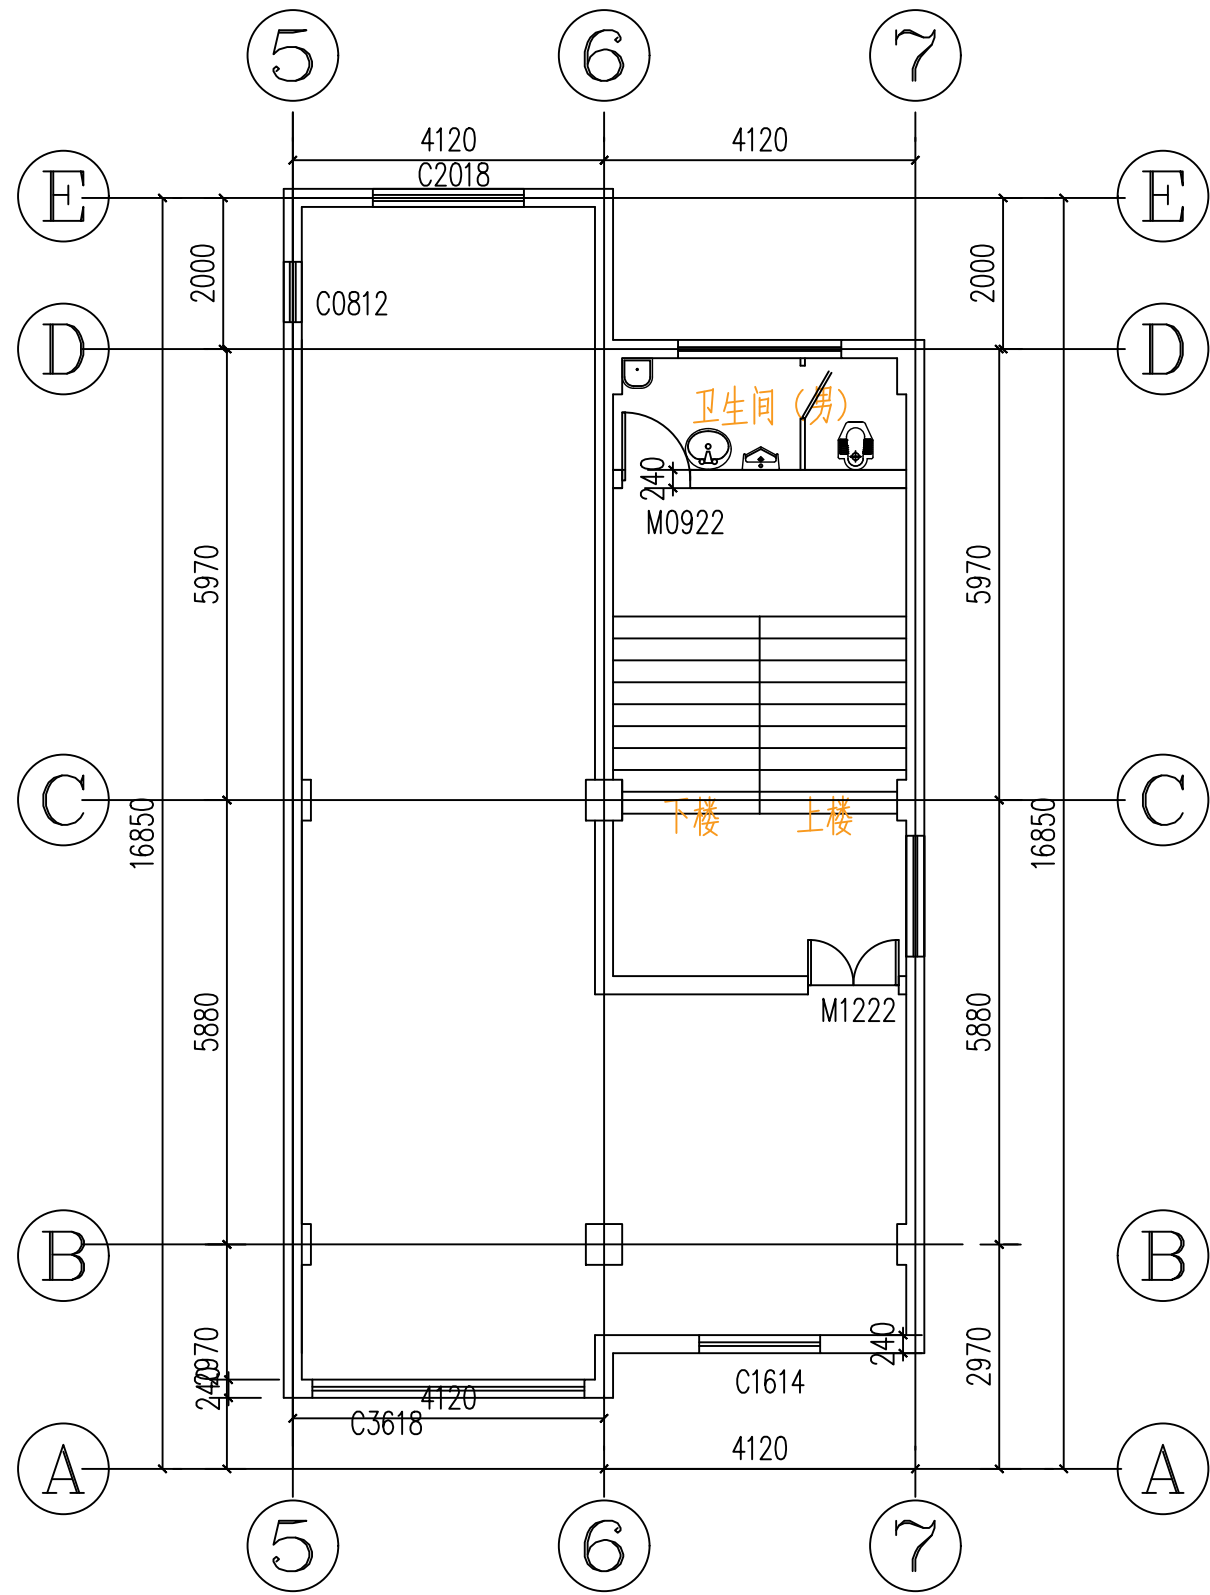

A3	单位出图专用章	注册专用章	上海江南建筑设计院(集团)有限公司 SHANGHAI JIANGNAN ARCHITECTURAL DESIGN INSTITUTE (GROUP) CO., LTD.				工程名称	高邮市公安局卸甲中队营房装修改造工程			
	图幅							审定	王超	专业负责人	金军
			审核	王超	校对	金军	图名	五层平面布置图 阁楼平面图	比例	1:100	
			项目负责人	王超	设计人	毛羽飞	日期	2026.01	图号	建筑 05 版别 A	
							工程设计证书编号?	A131002343			

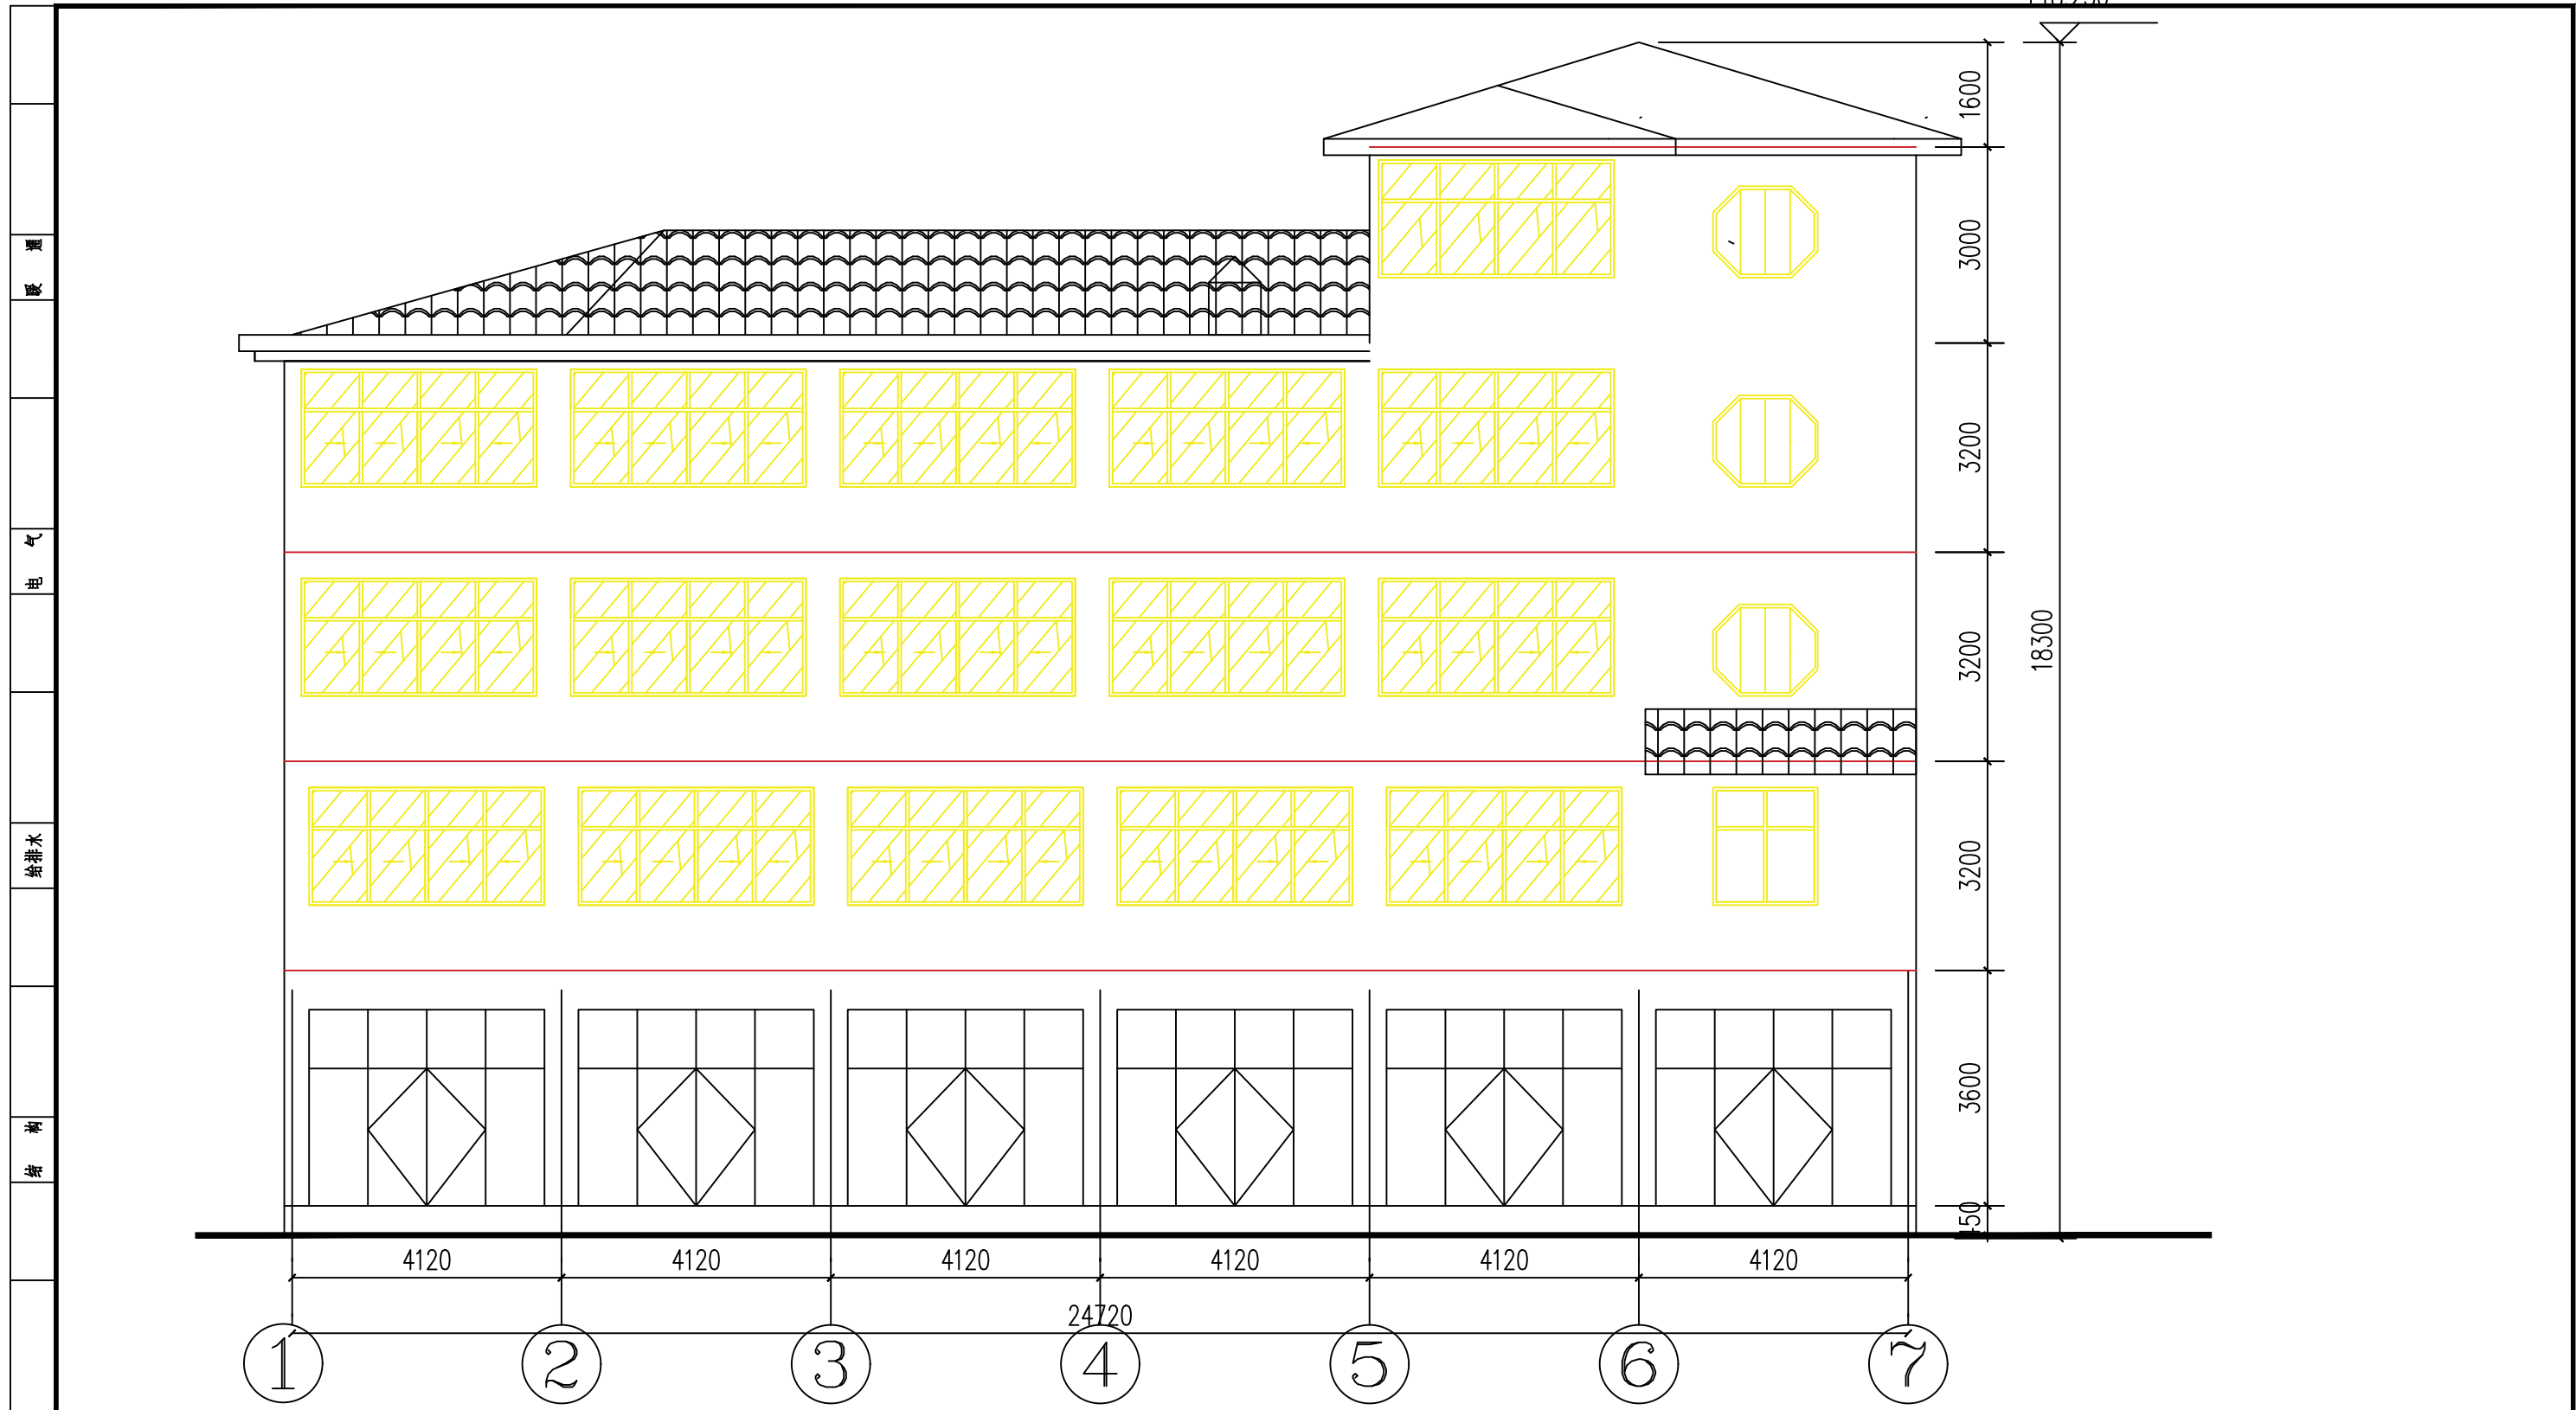


①—⑦ 轴立面图 1:150

A3	单位出图专用章	注册专用章	上海江南建筑设计院(集团)有限公司 SHANGHAI JIANGNAN ARCHITECTURAL DESIGN INSTITUTE (GROUP) CO., LTD.				工程名称	高邮市公安局卸甲中队营房装修改造工程			
	图幅						项目名称	高邮市公安局卸甲中队营房装修改造工程	设计编号	2025-4W033	
		审核	王超	校对	金军	图名	1-7轴立面图		比例	1:100	
		项目负责人	王超	设计人	毛羽飞	日期	2026.01		图号	建筑 06 版别 A	
						工程设计证书编号	A131002343				




A3	单位出图专用章	注册专用章	上海江南建筑设计院(集团)有限公司 SHANGHAI JIANNAN ARCHITECTURAL DESIGN INSTITUTE (GROUP) CO., LTD.				工程名称	高邮市公安局卸甲中队营房装修改造工程			
							项目名称	高邮市公安局卸甲中队营房装修改造工程	设计编号	2025-4W033	
图幅			审定	王超	专业负责人	金军	图名	7-1 轴立面图			
			审核	王超	校对	金军		比例	1:100		
			项目负责人	王超	设计人	毛羽飞	日期	2026.01			
							图号	建筑	07	版别	A
							工程设计证书编号?A131002343				

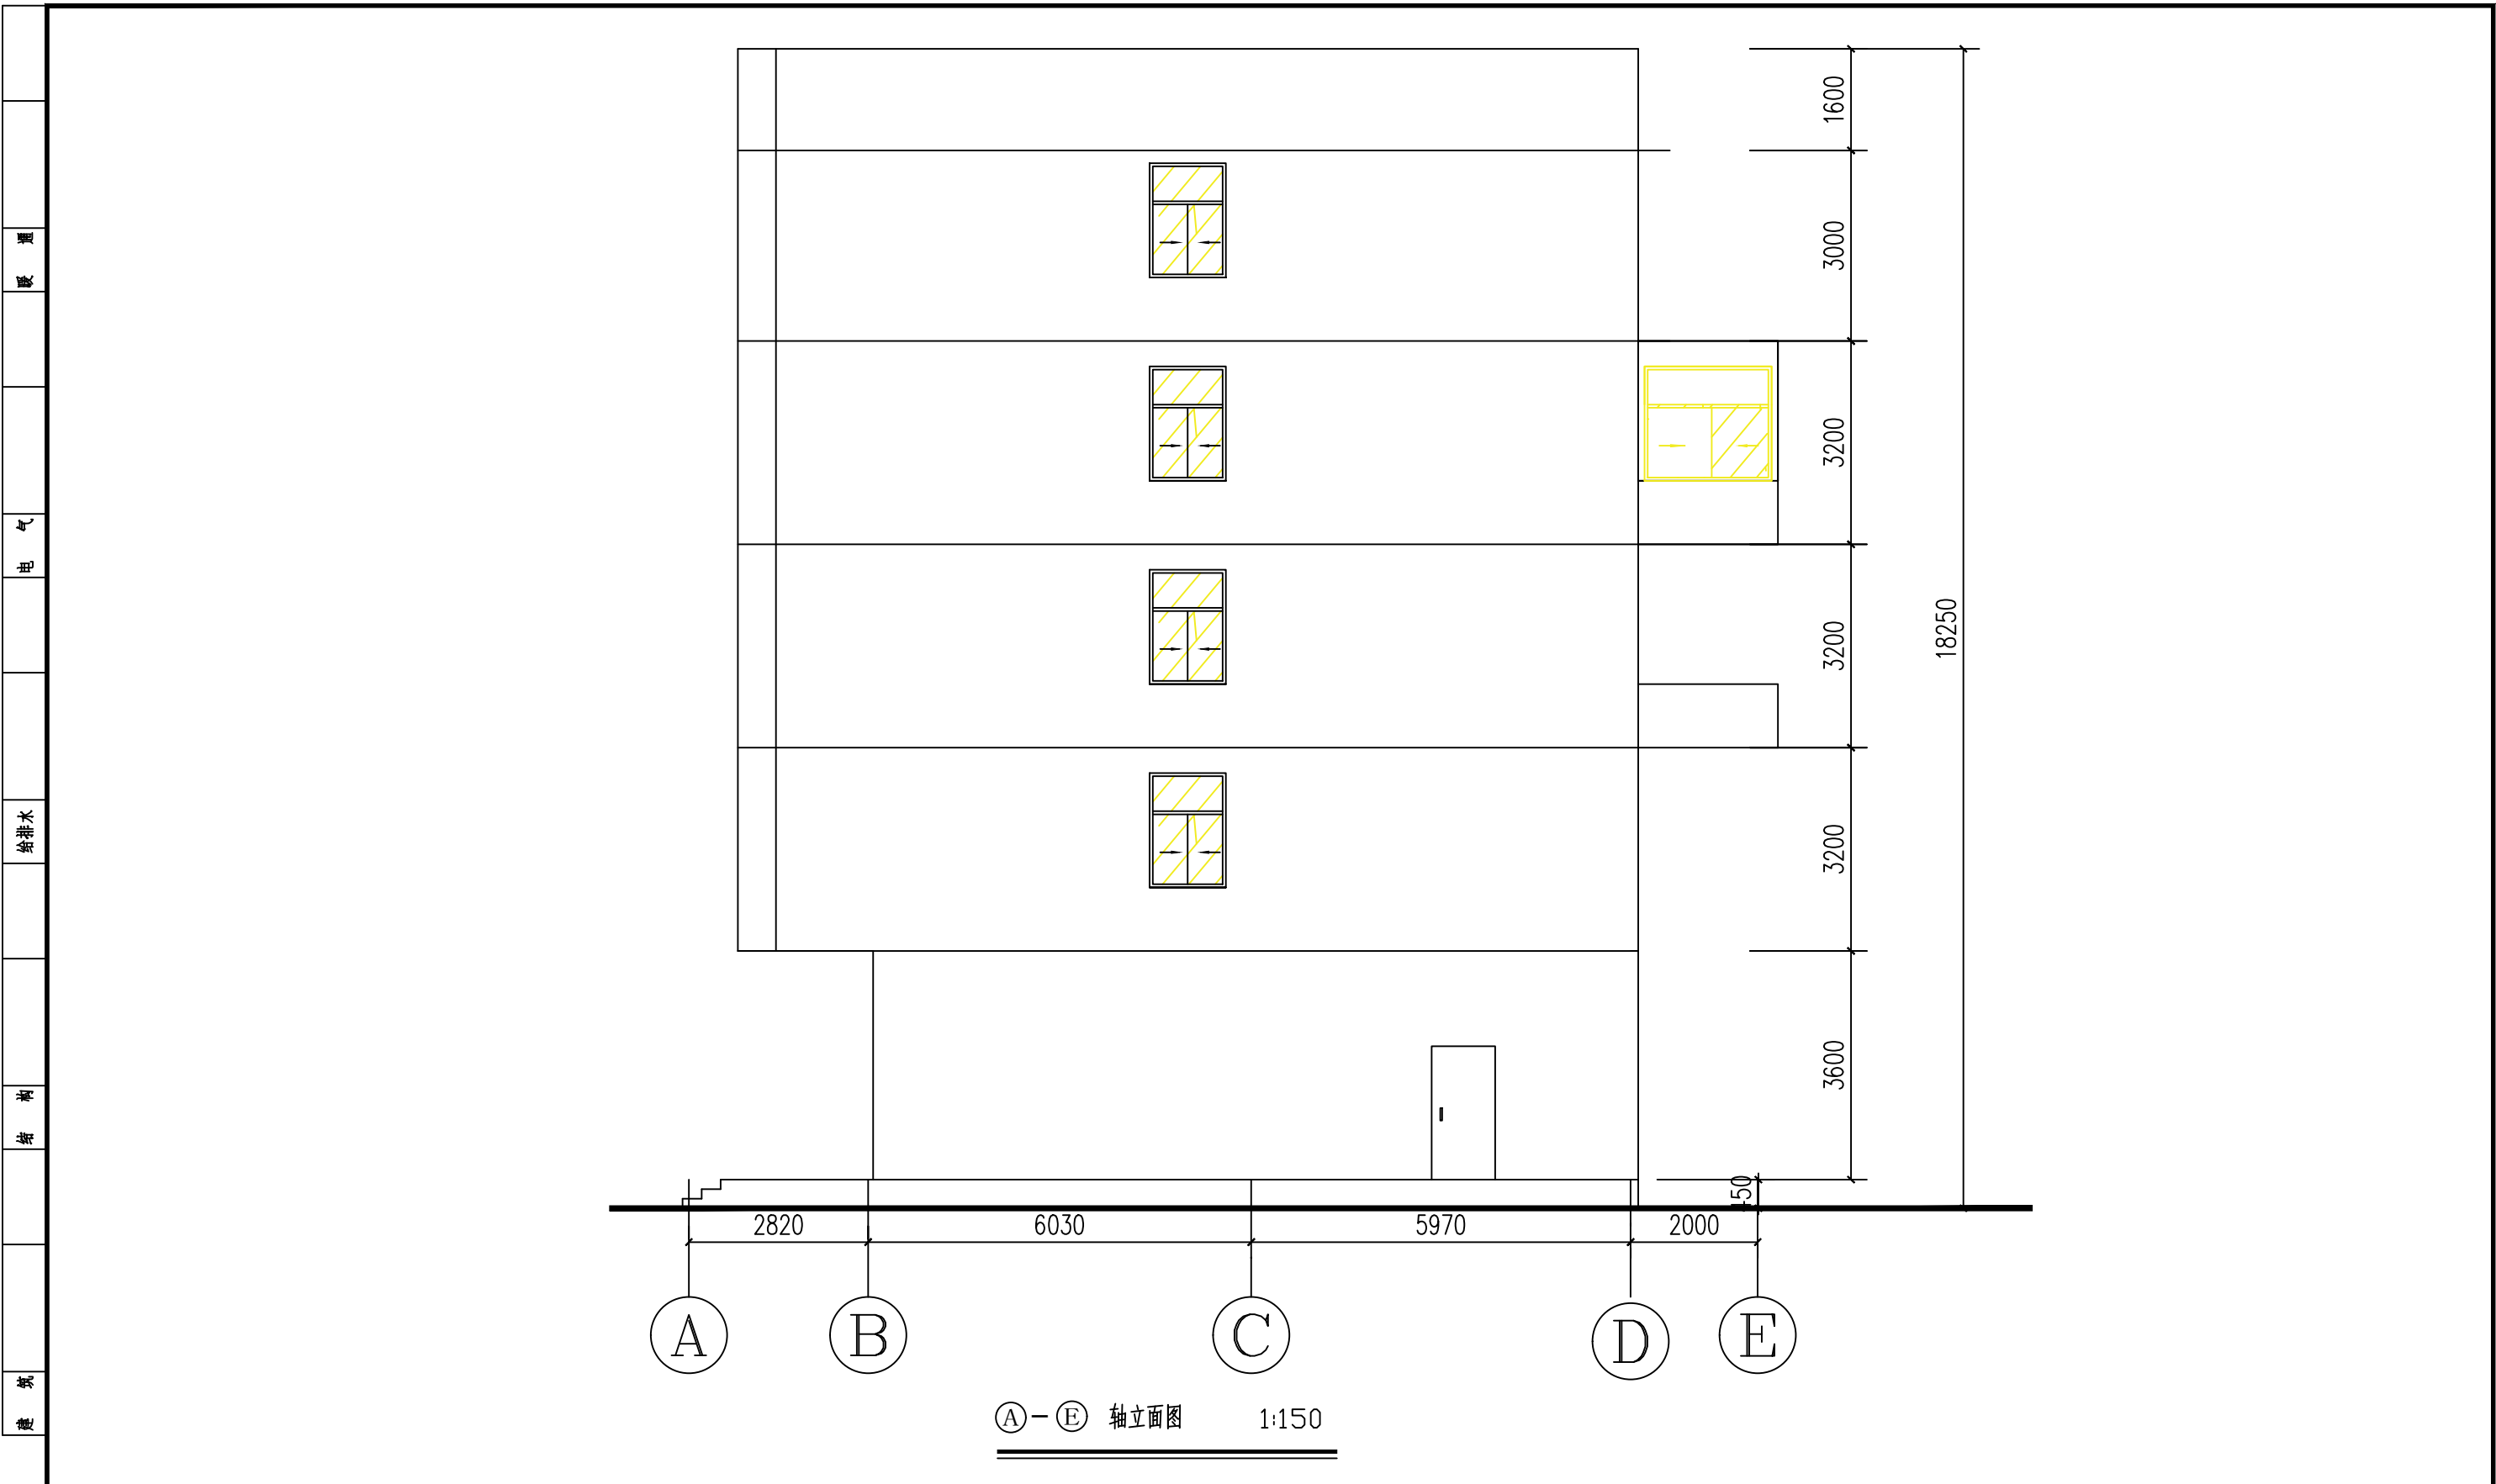

A3	单位出图专用章	注册专用章	上海江南建筑设计院(集团)有限公司 SHANGHAI JIANGNAN ARCHITECTURAL DESIGN INSTITUTE (GROUP) CO., LTD.				工程名称	高邮市公安局卸甲中队营房装修改造工程		
	图幅									项目名称
			审定	王超	专业负责人	金军	图名	A-E 轴立面图	比例	1:150
			审核	王超	校对	金军			日期	2026.01
			项目负责人	王超	设计人	毛羽飞	工程设计证书编号?A131002343		图号	建筑 08 版别 A

建 筑 结 构 给 排 水 电 气 暖 通

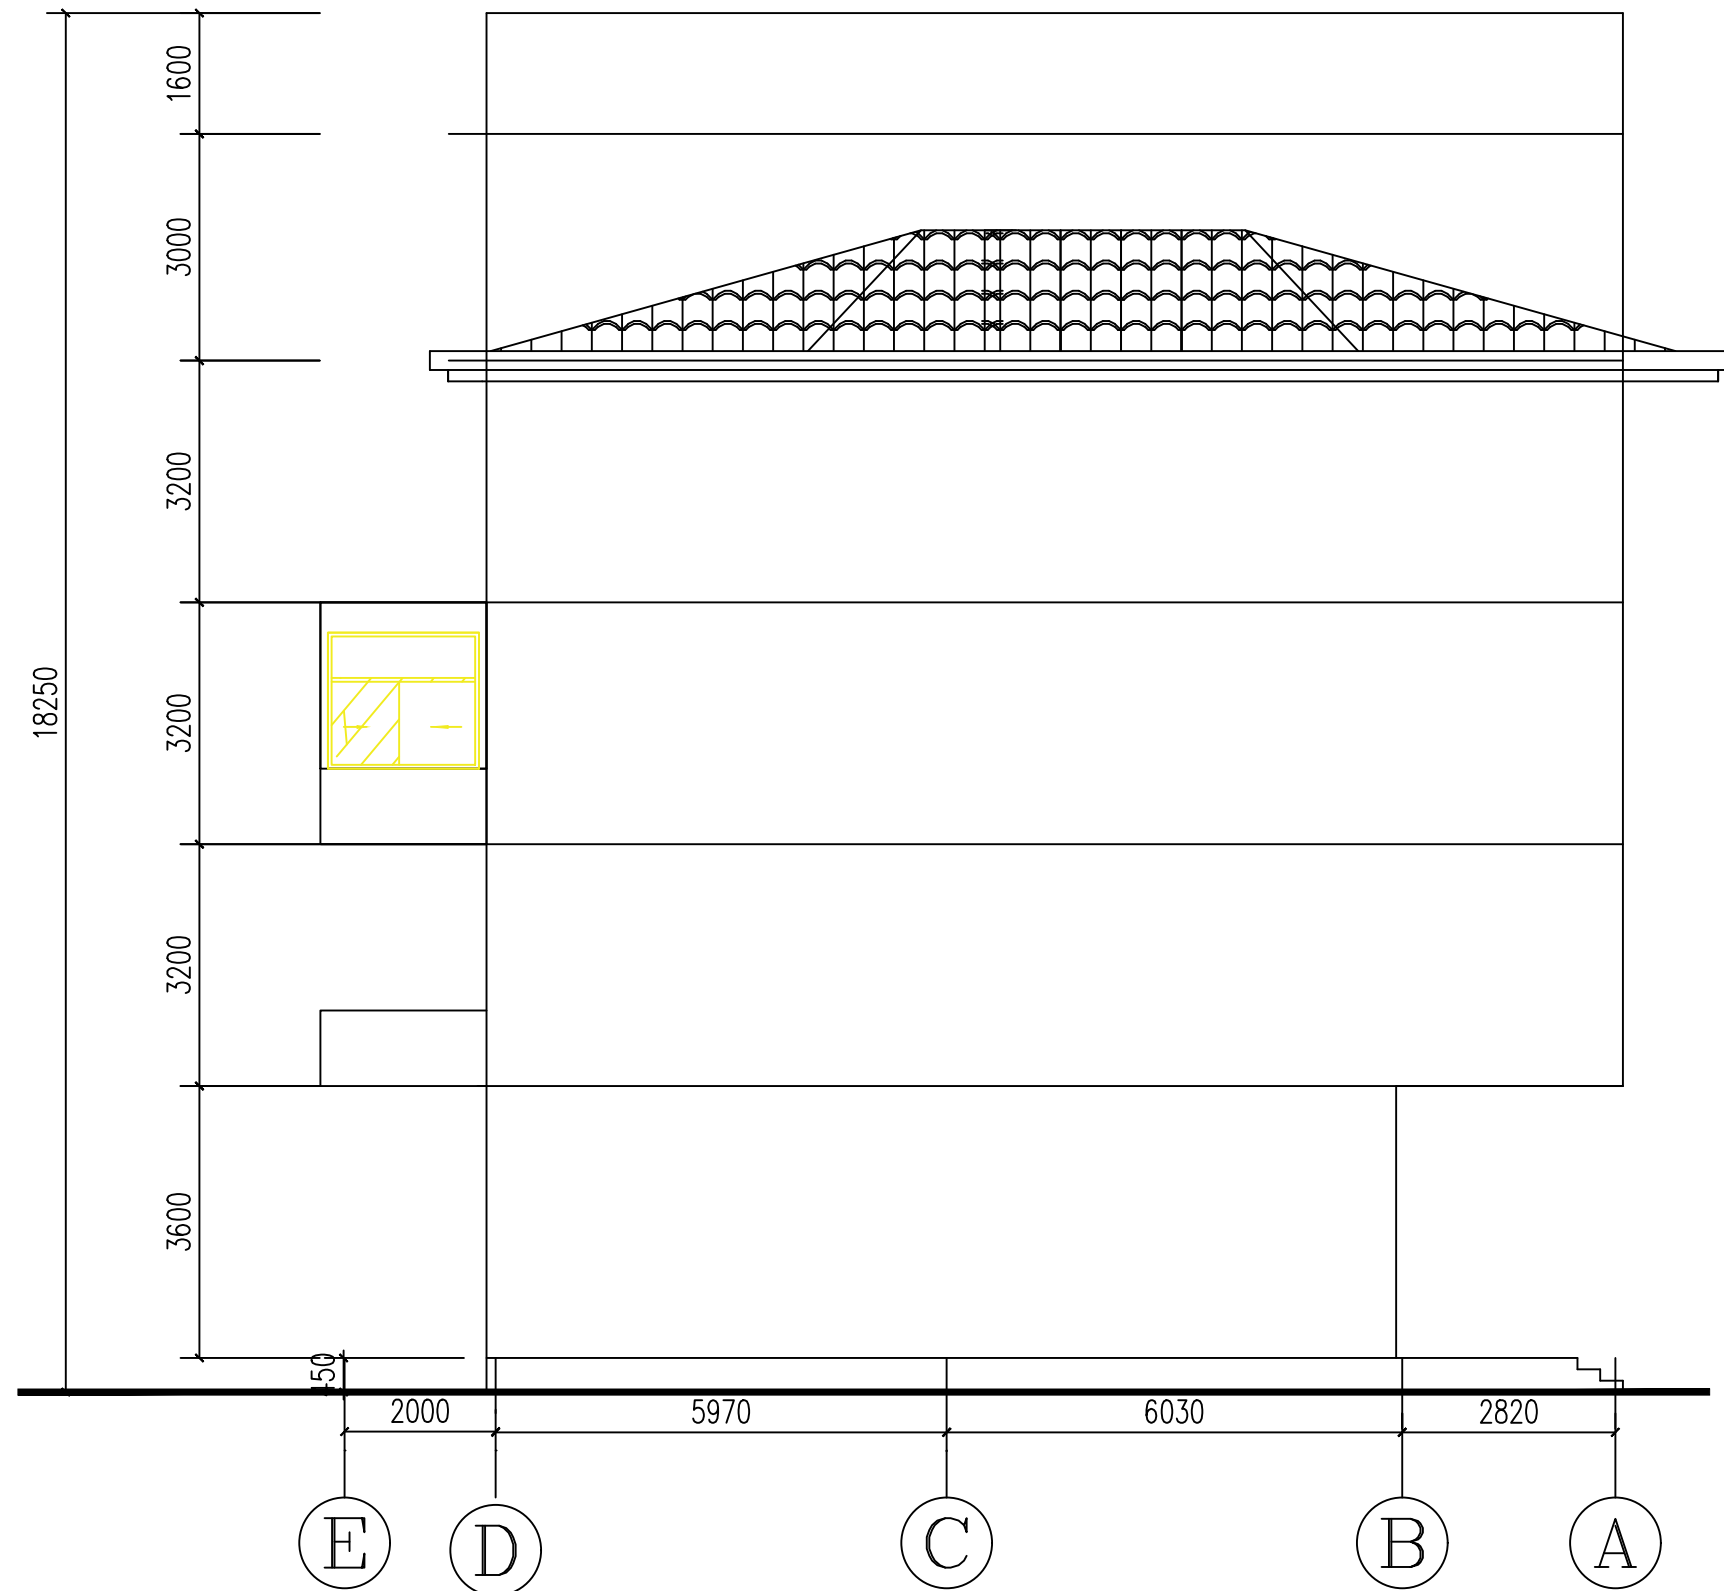

⑤—① 轴立面图 1:150

A3	单位出图专用章	注册专用章	上海江南建筑设计院(集团)有限公司 SHANGHAI JIANGNAN ARCHITECTURAL DESIGN INSTITUTE (GROUP) CO., LTD.				工程名称	高邮市公安局卸甲中队营房装修改造工程			
	图 幅							审核	王超	专业负责人	金军
			设计	王超	校对	金军	图 名	E-A 轴立面图	比 例	1:150	
			项目负责人	王超	设计人	毛羽飞	日期	2026.01	图 号	建筑 09 版 别 A	
							工程设计证书编号?	A131002343			