

# 图纸目录 (一)


编号	图号	图纸内容	修正	图幅	备注
000	水施-00	目录		A1	
001	水施-01	设计施工说明		A1	
002	水施-02	一层给排水平面图		A1	
003	水施-03	二层给排水平面图		A1	
004	水施-04	三层给排水平面图		A1	
005	水施-05	四层给排水平面图		A1	
006	水施-06	五层给排水平面图		A1	
007	水施-07	卫生间大样图		A1	
008	水施-08	给排水系统图		A1	
009					
010					
011					
012					
013					
014					
015					
016					
017					
018					
019					
020					
021					
022					
023					
024					
025					
026					
027					
028					
029					
030					
031					
032					

修正日期

编号	图号	图纸内容	修正	图幅	备注
033					
034					
035					
036					
037					
038					
039					
040					
041					
042					
043					
044					
045					
046					
047					
048					
049					
050					
051					
052					
053					
054					
055					
056					
057					
058					
059					
060					
061					
062					
063					
064					
065					

修正日期

暖通
电气
给排水
结构
建筑

单位出图专用章	注册专用章	 <b>上海江南建筑设计院(集团)有限公司</b> SHANGHAI JIANGNAN ARCHITECTURAL DESIGN INSTITUTE (GROUP) CO., LTD.	工程名称	高邮市公安局卸甲中队营房装修改造工程		
			项目名称	高邮市公安局卸甲中队营房装修改造工程	设计编号	2025-4W030
			图名	目录	比例	1:100
			日期	2026.01	图号	给排水 00
			图幅	A3	版别	A

审	定 王超	王超	专业负责人	金军
审	核 王超	王超	校对人	金军
项目负责人	王超	王超	设计人	毛羽飞

工程总称		高邮市公安局卸甲中队营房装修改造工程		
项目名称	高邮市公安局卸甲中队营房装修改造工程	设计编号	2025-4W030	
图名	目录	比例	1:100	
日期	2026.01	图号	给排水	00
图幅	A3	版别	A	

工程设计证书编号?A131002343

设计施工说明

Table with 2 columns: Section (e.g., 一、工程概况, 二、设计范围) and Content (e.g., 建设单位: 高邮市公安局卸甲中队营房装修改造工程, 设计范围: 1. 本设计范围包括本建筑的生活给排水系统).

设计施工说明


Table with 2 columns: Section (e.g., 九、管道敷设, 十、水压试验) and Content (e.g., 1. 压力管道通过管沟敷设, 沉降缝、变形缝处加设金属波导管, 水压试验: 1. 施工单位对所承担的生活、消防等管道和设备安装进行全面的试验).

设计施工说明

Table with 2 columns: Section (e.g., 十二、防腐及管标识, 十三、管道保温) and Content (e.g., 1. 所有防腐及埋地埋管, 钢管均应按防腐处理, 防腐及管标识: 1. 所有防腐及埋地埋管, 钢管均应按防腐处理).

抗震设计说明

Table with 2 columns: Section (e.g., 1. 设计依据, 2. 设计范围) and Content (e.g., 《建筑抗震设计规范》GB50011-2010, 《建筑机电工程抗震设计规范》GB50981-2014, 抗震设计范围: 2.1. 悬吊管道中重力超过1.8kN的设备).

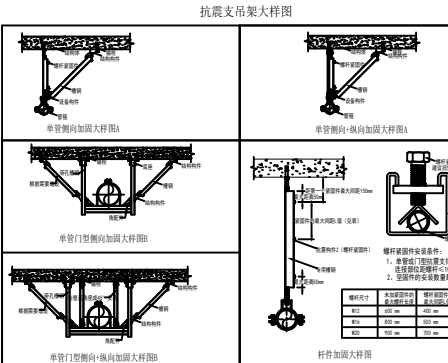

单位出图专用章

注册专用章

上海江南建筑设计院(集团)有限公司 SHANGHAI JIANGNAN ARCHITECTURAL DESIGN INSTITUTE (GROUP) CO., LTD.

工程名称 高邮市公安局卸甲中队营房装修改造工程

项目名称 高邮市公安局卸甲中队营房装修改造工程 设计编号 2025-4W033

图名 设计施工说明 比例 1:100



日期 2026.01

工程设计证书编号?A131002343 图号 给排水 01 版别 A

A3

图幅

Table with 4 columns: Role (e.g., 审核, 设计), Name (e.g., 王超, 毛羽飞), and Signature/Stamp area.

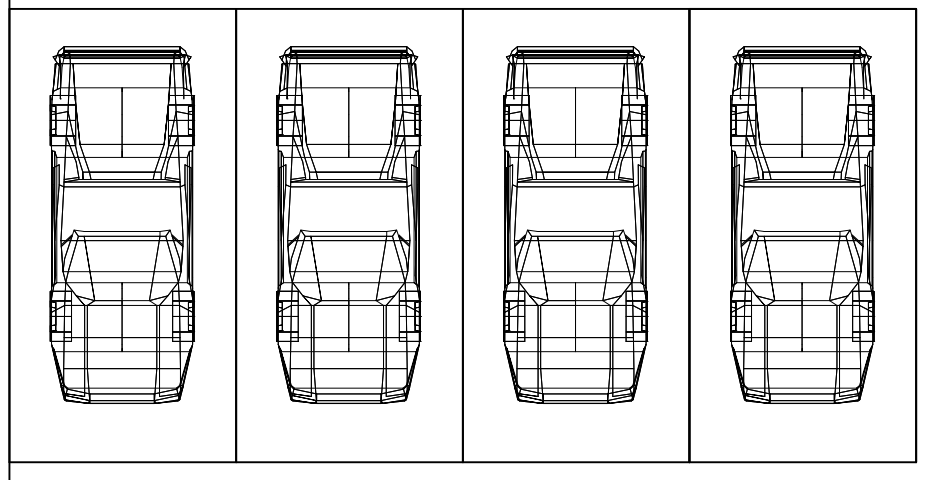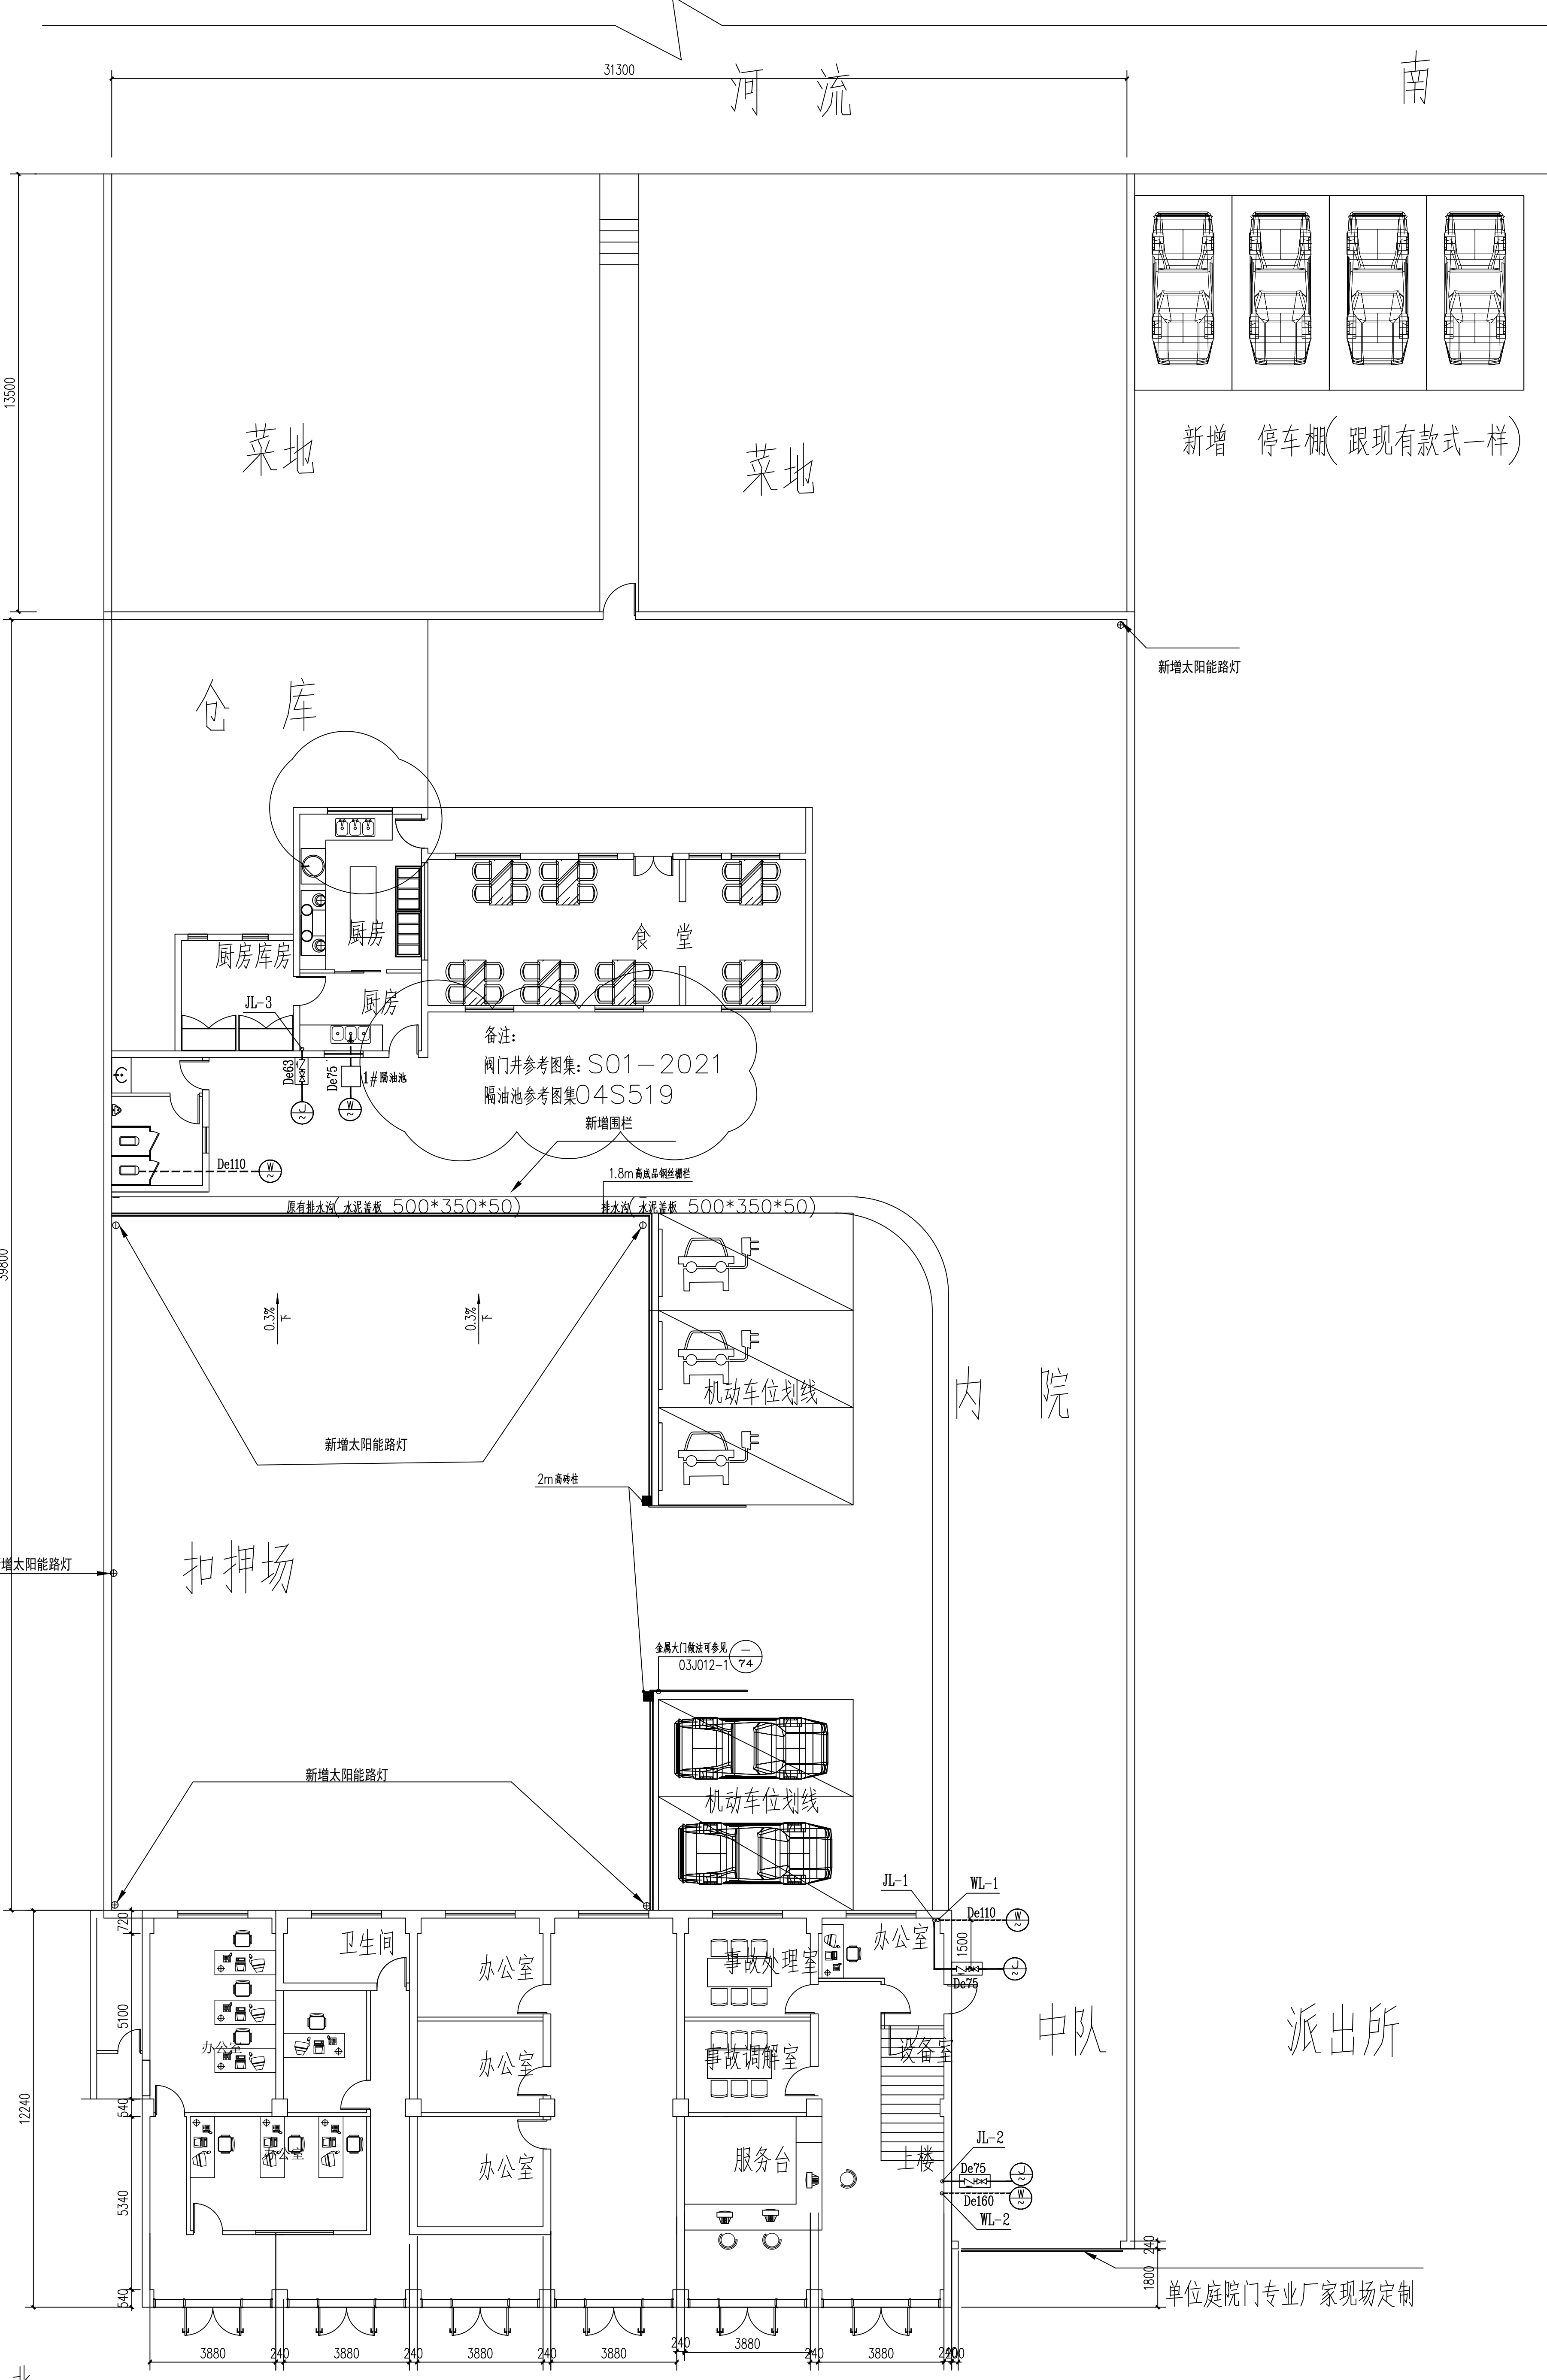

新增 停车棚(跟现有款式一样)

新增太阳能路灯

备注:  
阀门井参考图集: S01-2021  
隔油池参考图集 O4S519  
新增围栏

原有排水沟(水泥盖板 500\*350\*50) 排水沟(水泥盖板 500\*350\*50)

1.8m高成品塑钢栏杆


金属大门做法可参见 03J012-1(74)

单位庭院门专业厂家现场定制


一层给排水平面图 1:100

备注: 厨房改造方案仅供参考, 厨房为第三方专项设计为准。

单位出图专用章		注册专用章		上海江南建筑设计院(集团)有限公司 SHANGHAI JIANGNAN ARCHITECTURAL DESIGN INSTITUTE (GROUP) CO., LTD.		工程名称 高邮市公安局卸甲中队营房装修改造工程 项目名称 高邮市公安局卸甲中队营房装修改造工程 设计编号 2025-4W033	
审 定 王超	王超 专业负责人	王超 校对	王超 校对	金军 审核	金军 审核	图 名 一层给排水平面图 比 例 1:100 日 期 2026.01	
项目负责人 王超	设计 王超	设计 王超	设计 王超	设计 王超	设计 王超	工程设计证书编号?A131002343 图 号 给排水 02 版 别 A	

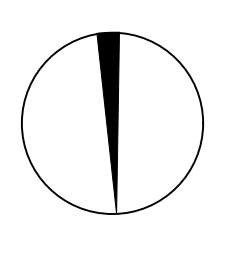




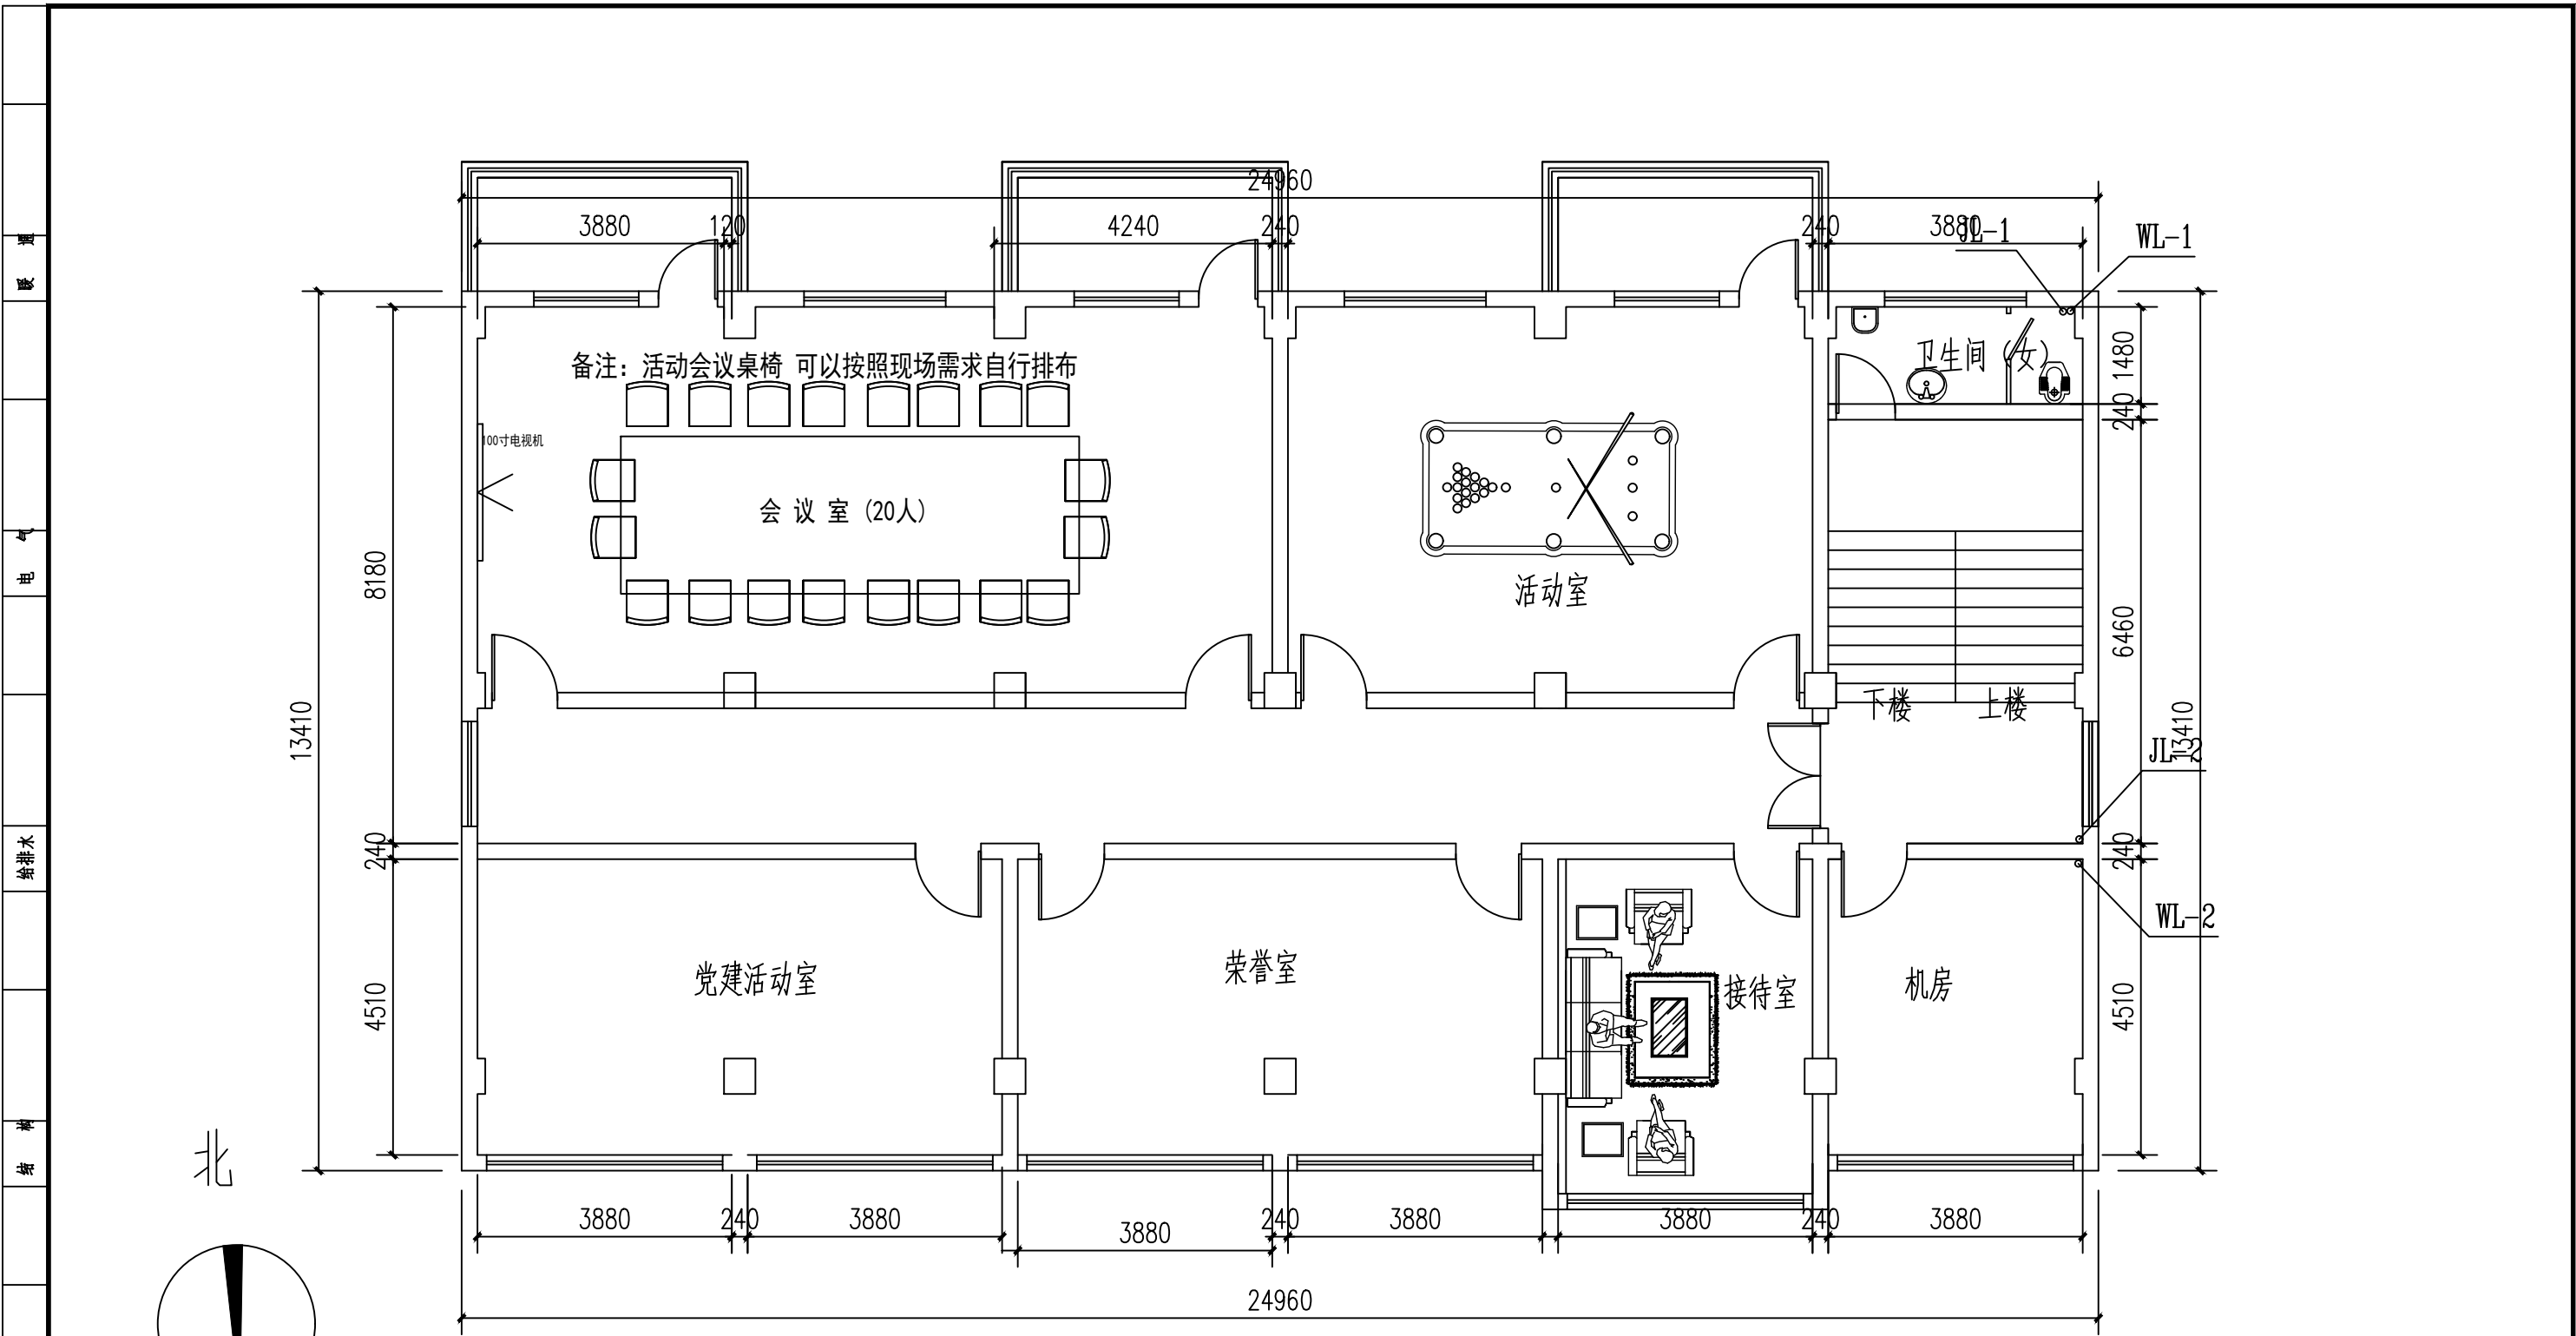

三层给排水平面图 1:100

A3	单位出图专用章	注册专用章	上海江南建筑设计院(集团)有限公司 SHANGHAI JIANGNAN ARCHITECTURAL DESIGN INSTITUTE (GROUP) CO., LTD.			工程名称	高邮市公安局卸甲中队营房装修改造工程						
	图幅						项目名称	高邮市公安局卸甲中队营房装修改造工程	设计编号	2025-4W033			
			审 定	王超	专业负责人	金军	图 名	三层给排水平面图	比 例	1:100			
			审 核	王超	校 对 人	金军		日 期	2026.01				
			项目负责人	王超	设计 人	毛羽飞	工程设计证书编号?A131002343			图 号	给排水 04	版 别	A


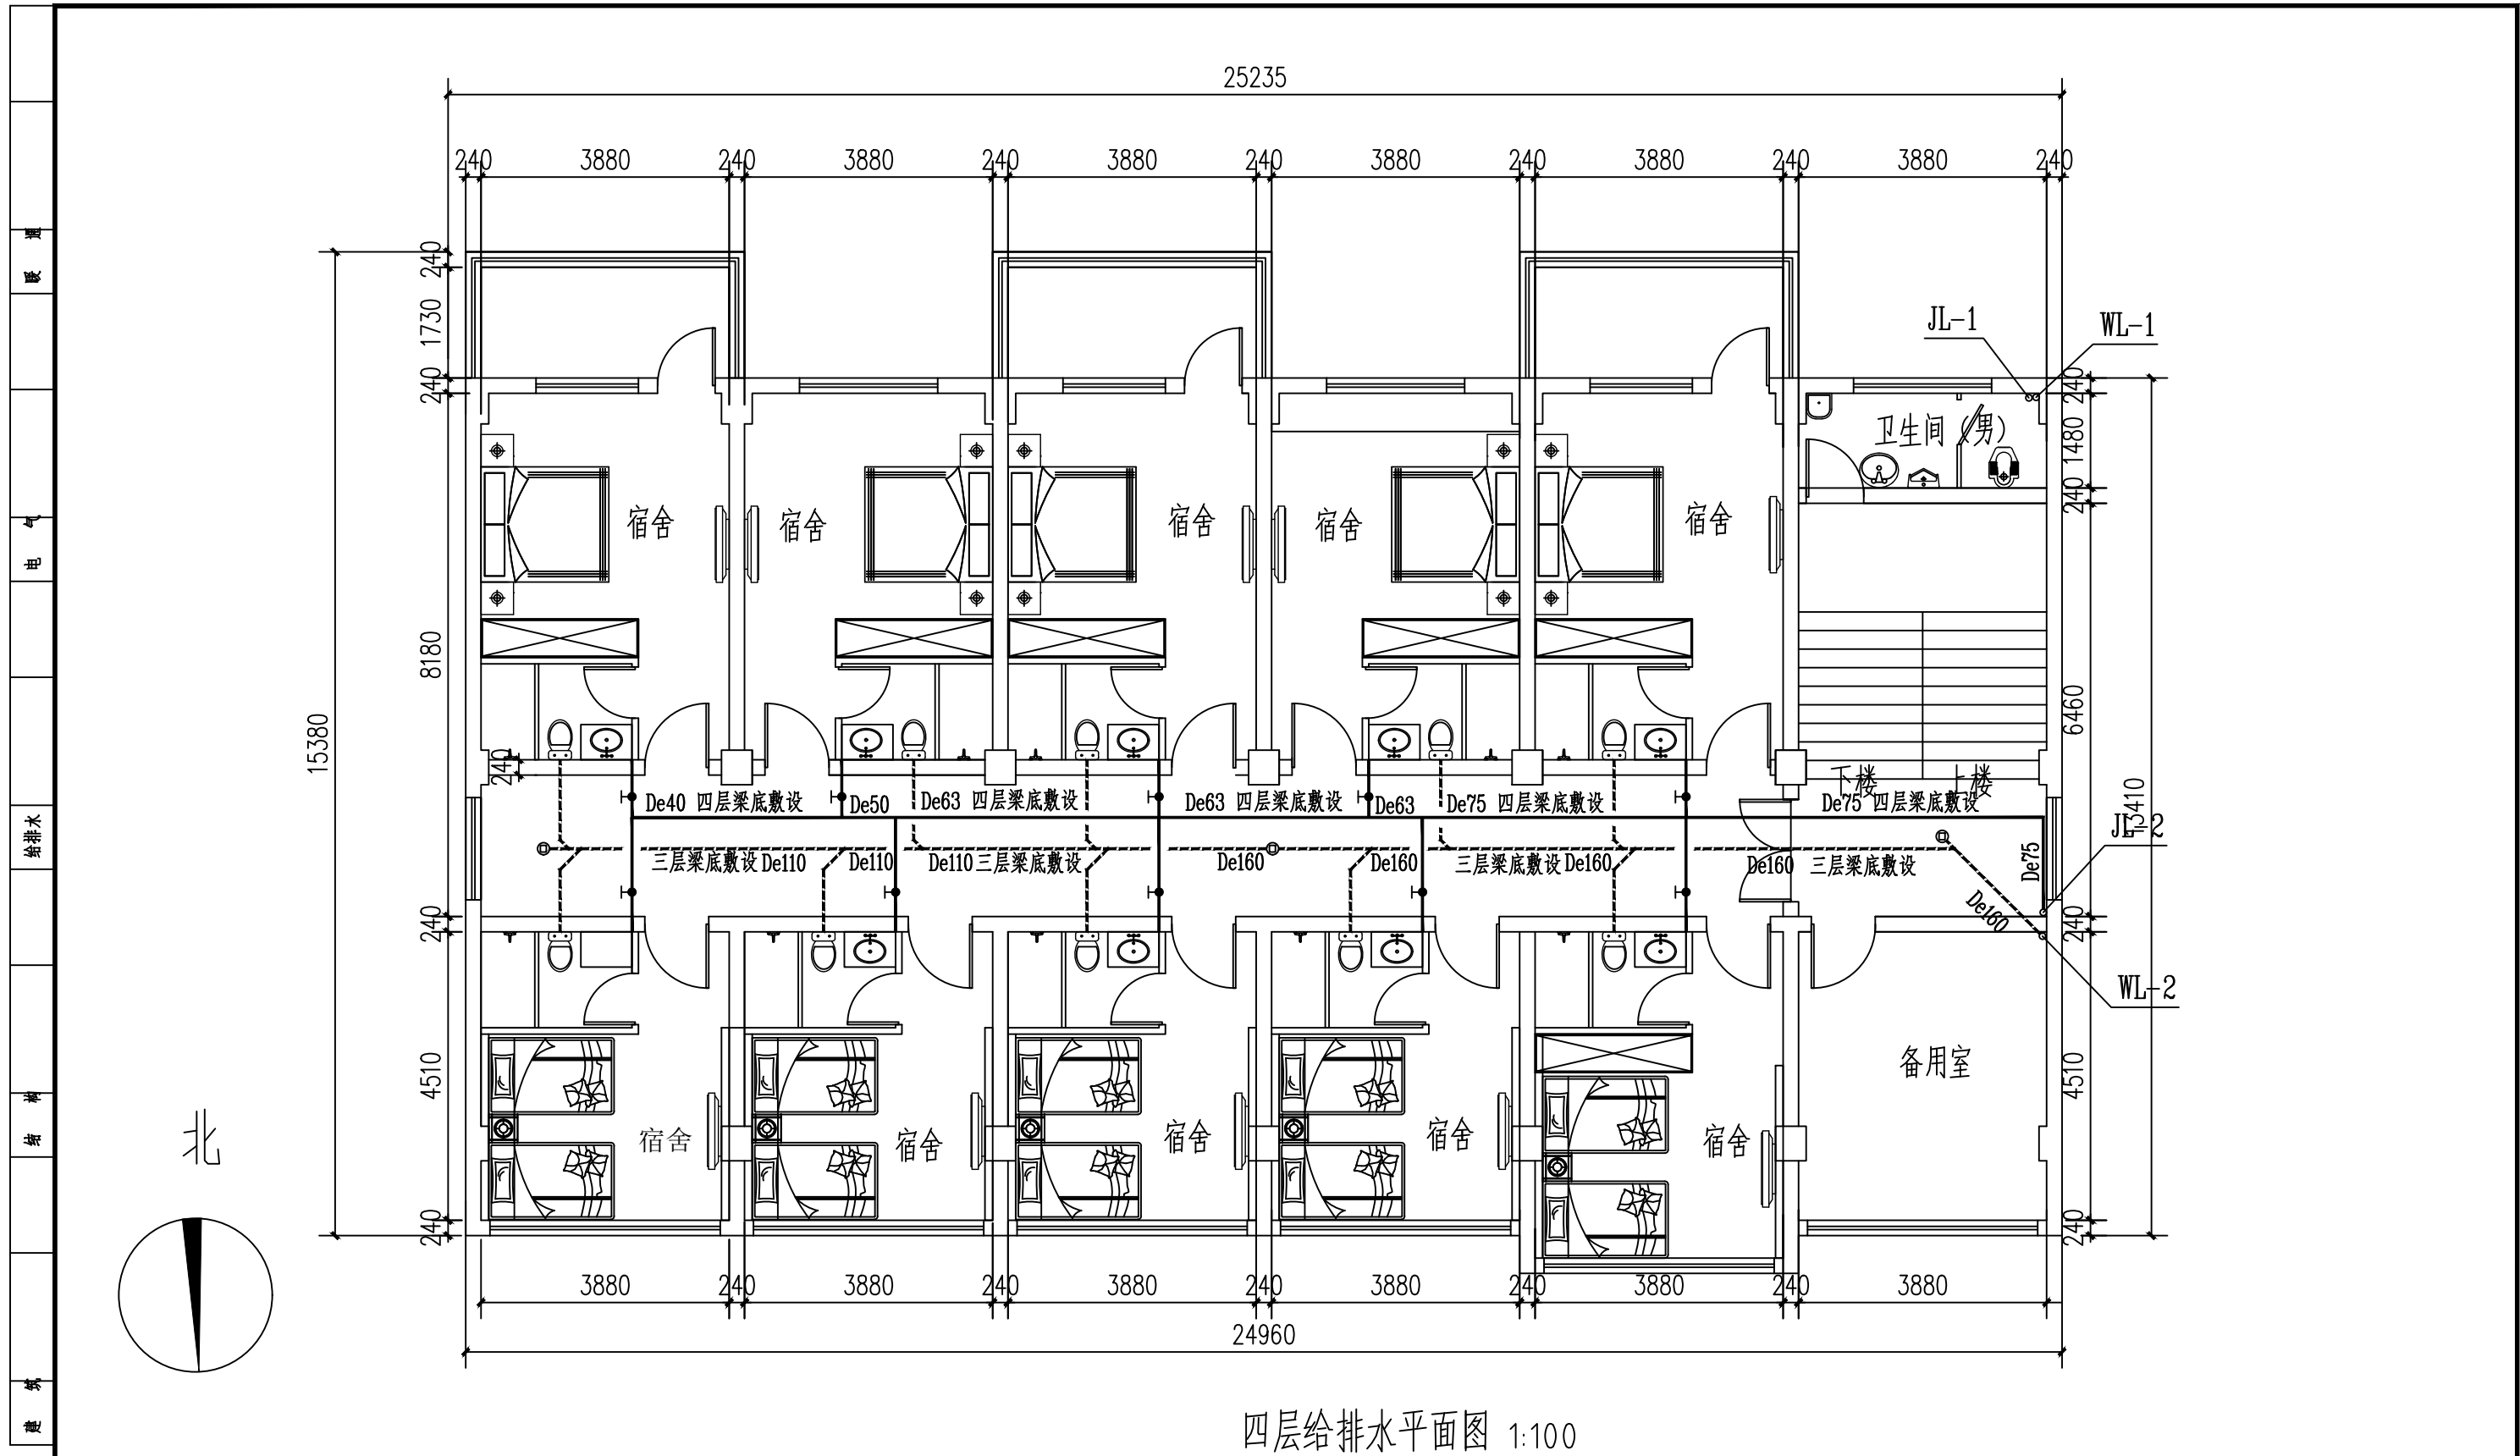


四层给排水平面图 1:100








A3	单位出图专用章	注册专用章	上海江南建筑设计院(集团)有限公司 SHANGHAI JIANGNAN ARCHITECTURAL DESIGN INSTITUTE (GROUP) CO., LTD.			工程名称	高邮市公安局卸甲中队营房装修改造工程					
						项目名称	高邮市公安局卸甲中队营房装修改造工程	设计编号	2025-4W033			
图幅			审核	定 王超	王超	专业负责人	金军	图名	四层给排水平面图	比例	1:100	
			审核	核 王超	王超	校对	金军		日期	2026.01		
			项目负责人	王超	王超	设计	毛羽飞	工程证书编号	A131002343			
								图号	给排水	05	版别	A



暖通  
电气  
给排水  
结构  
建筑  
A3  
图幅


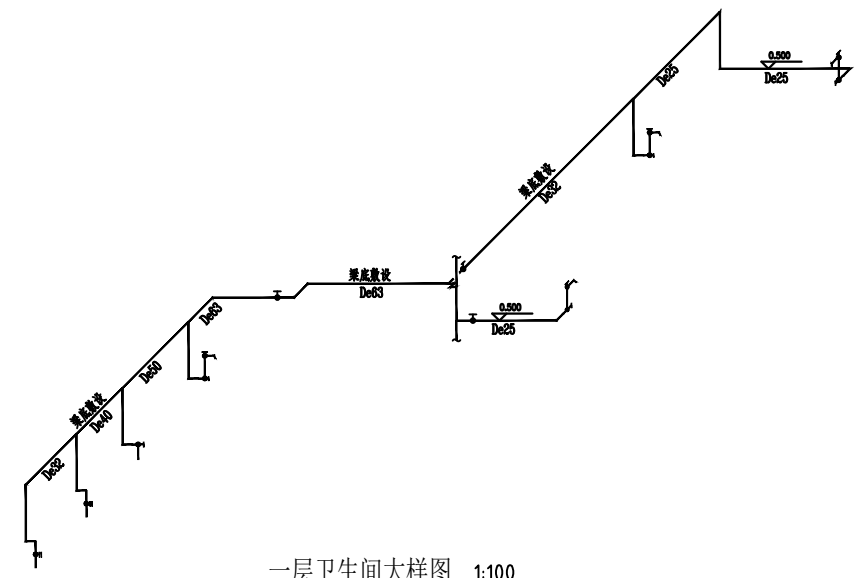
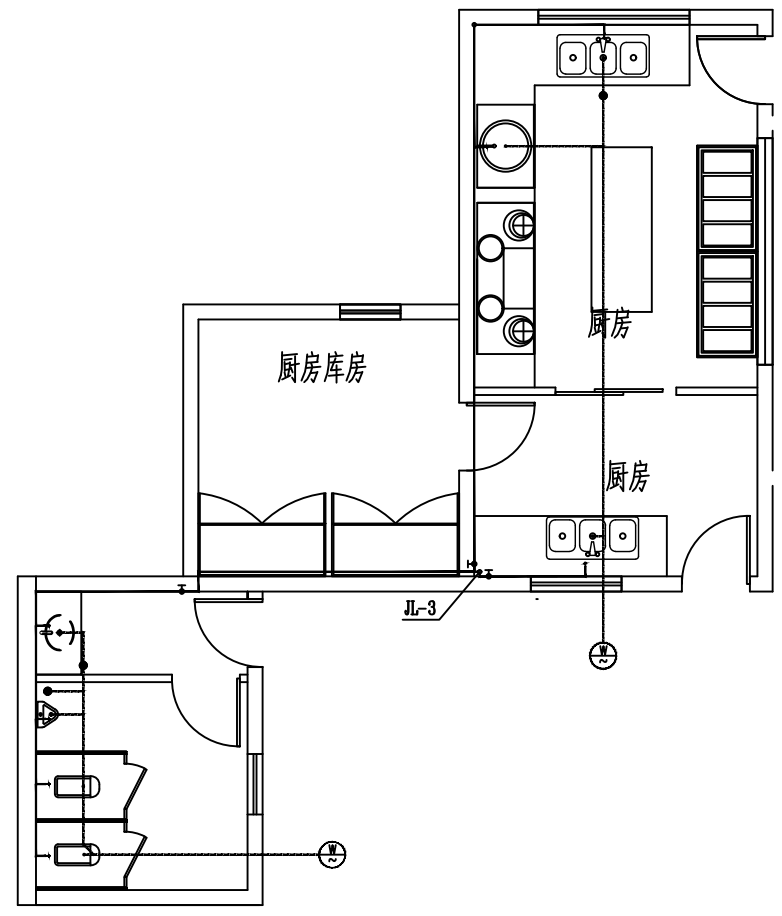


一层卫生间大样图 1:100

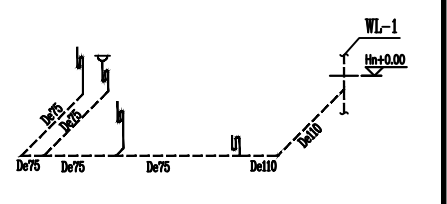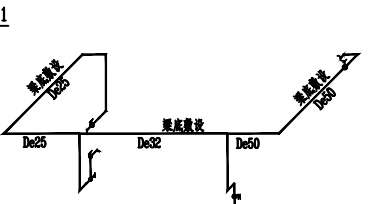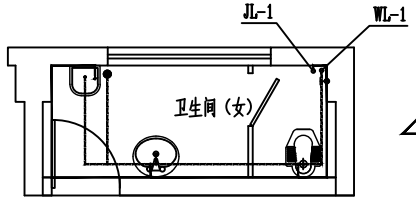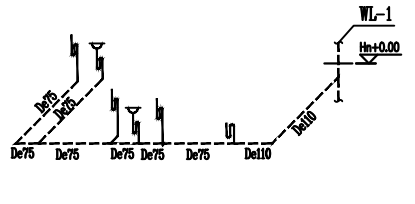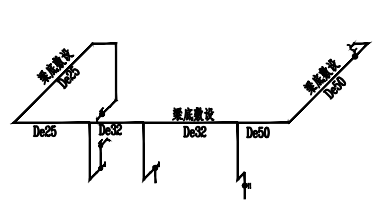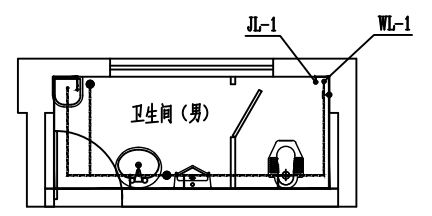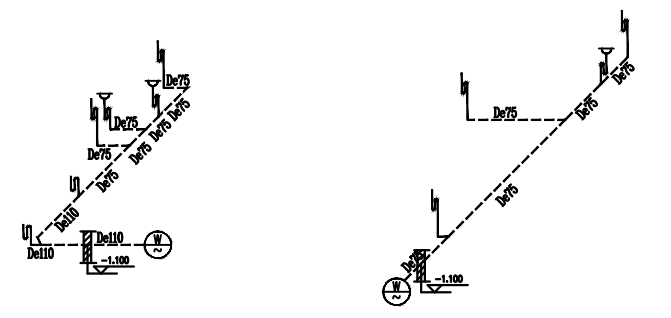

二~五层卫生间大样图 1:100

二~五层卫生间大样图 1:100

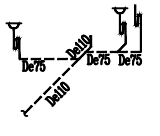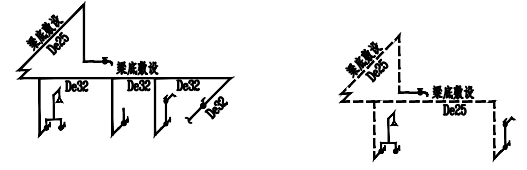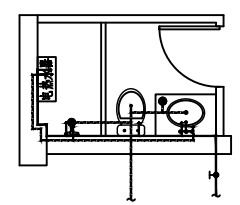

宿舍区卫生间大样图 1:100

单位出图专用章

注册专用章


上海江南建筑设计院(集团)有限公司  
SHANGHAI JIANGNAN ARCHITECTURAL DESIGN INSTITUTE (GROUP) CO., LTD.

工程名称 高邮市公安局卸甲中队营房装修改造工程

项目名称 高邮市公安局卸甲中队营房装修改造工程 设计编号 2025-4W033

审	定 王超	王超	专业负责人	金军
审	核 王超	王超	校对	金军
项目负责人	王超	王超	设计	毛羽飞

图名	卫生间大样图	比例	1:100
日期	2026.01	图号	给排水 07
工程证书编号	A131002343	图幅	A

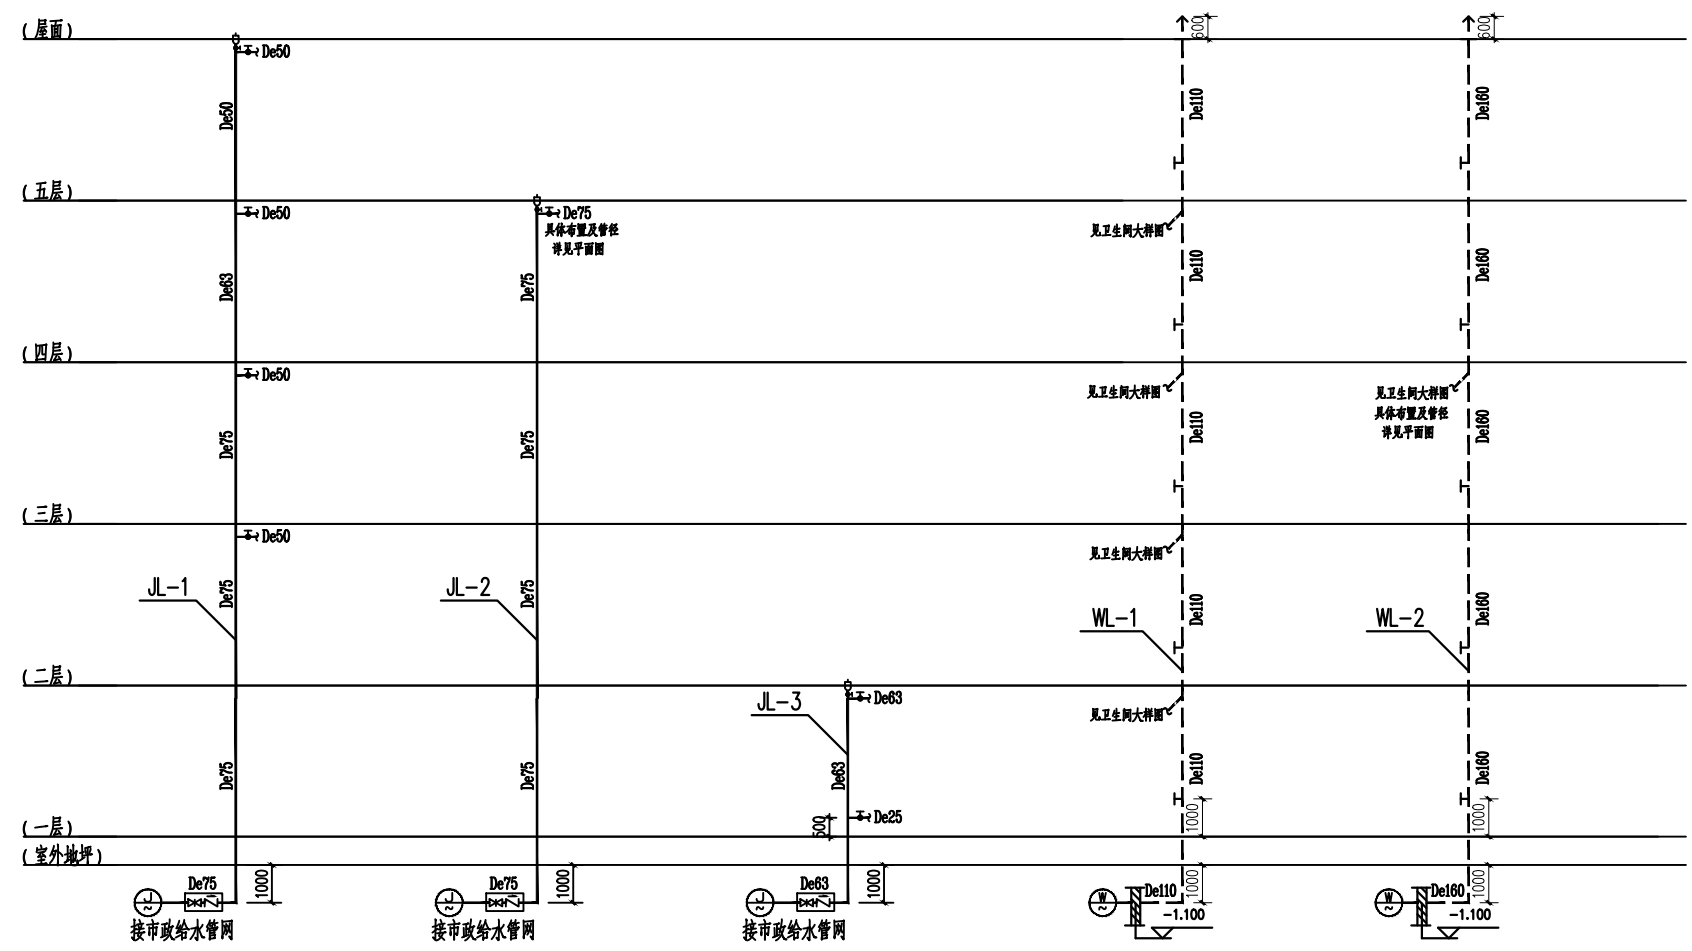

给排水系统图 1:100

注：1.卫生器具排水管穿越楼板留洞尺寸及位置除注明外,可参照下表施工:

卫生器具名称	管洞尺寸	排水管中心距墙距离 (如无资料,可暂定为640mm (距墙顶层))
冲洗蹲便器	∅200	无资料时,可暂定为320mm (距墙顶层)
坐便器	∅200	无资料时,可暂定为320mm (距墙顶层)
洗脸盆(普通型)	∅150	靠墙
洗脸盆(台式普通型)	∅150	距墙175mm
盥洗槽或洗涤盆	∅150	距墙200mm
小便器	∅150	距墙100mm
地漏 dn50	∅200	由图中位置确定
地漏 dn75	∅230	由图中位置确定

2.卫生器具安装

各卫生器具	水磨式坐便器	冲洗蹲便器	洗脸盆	盥洗槽或洗涤盆	小便器	地漏	清扫口
除注明外,除(粪)水支管安装高度	H+0.15	H+0.80	H+0.50	H+1.00	H+1.25		
排水口径	DN110	DN110	DN50	DN75	DN50	DN50	DN110

3.未标注大便器排水管为DN110,洗脸盆、地漏、拖把池为DN50,小便器为DN75。  
延时自闭冲洗阀大便器支管为DN32,未标注给水支管为DN20。

卫生器具安装尺寸表 1:100

A3	单位出图专用章	注册专用章	上海江南建筑设计院(集团)有限公司 SHANGHAI JIANGNAN ARCHITECTURAL DESIGN INSTITUTE (GROUP) CO., LTD.				工程名称	高邮市公安局卸甲中队营房装修改造工程			
	图幅							项目名称	高邮市公安局卸甲中队营房装修改造工程	设计编号	2025-4W033
			审 定	王超	专业负责人	金军	图 名	给排水系统图			
			审 核	王超	校 对 人	金军					
			项目负责人	王超	设 计 人	毛羽飞					
			工程证书编号?A131002343				图 号	给排水	08	版 别	A