
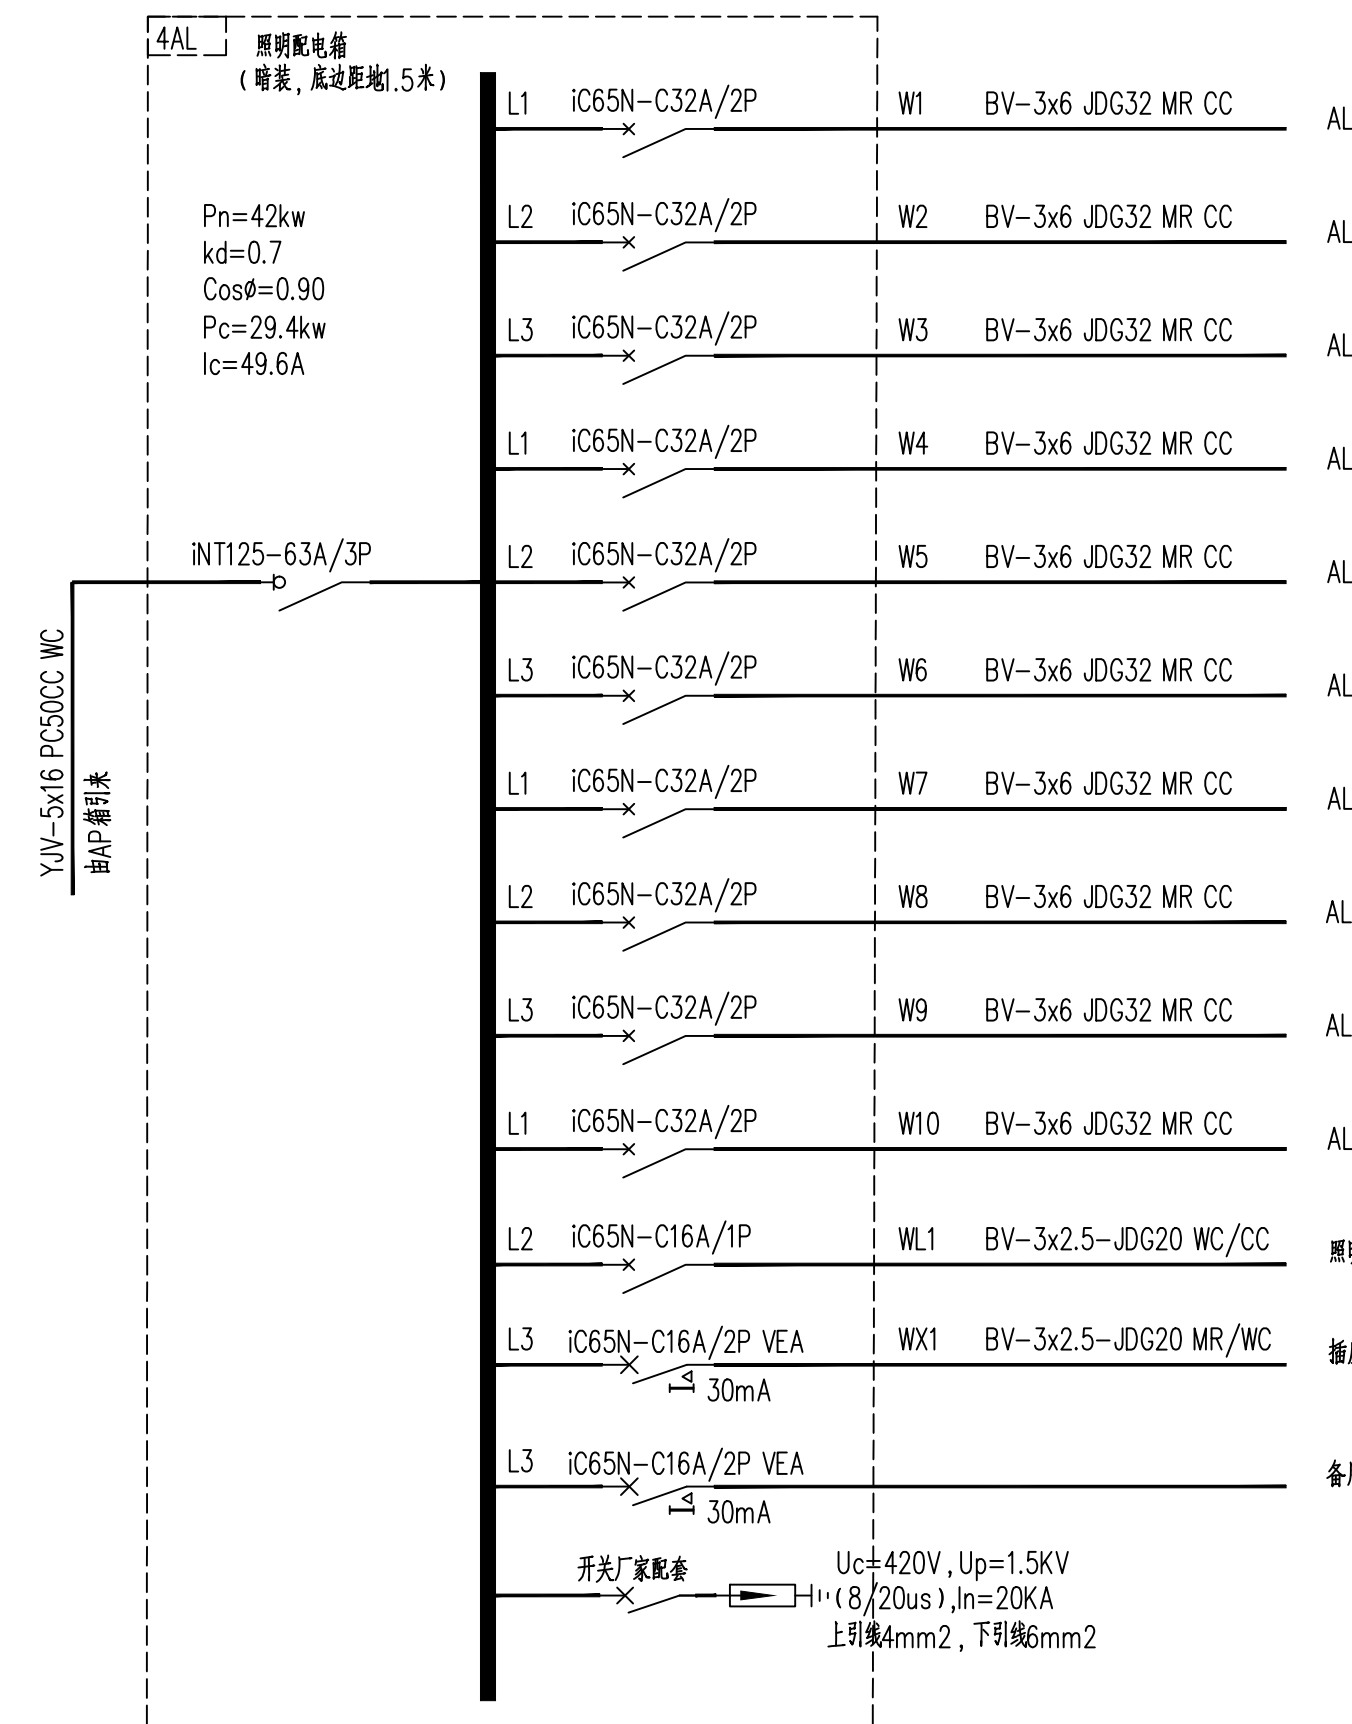
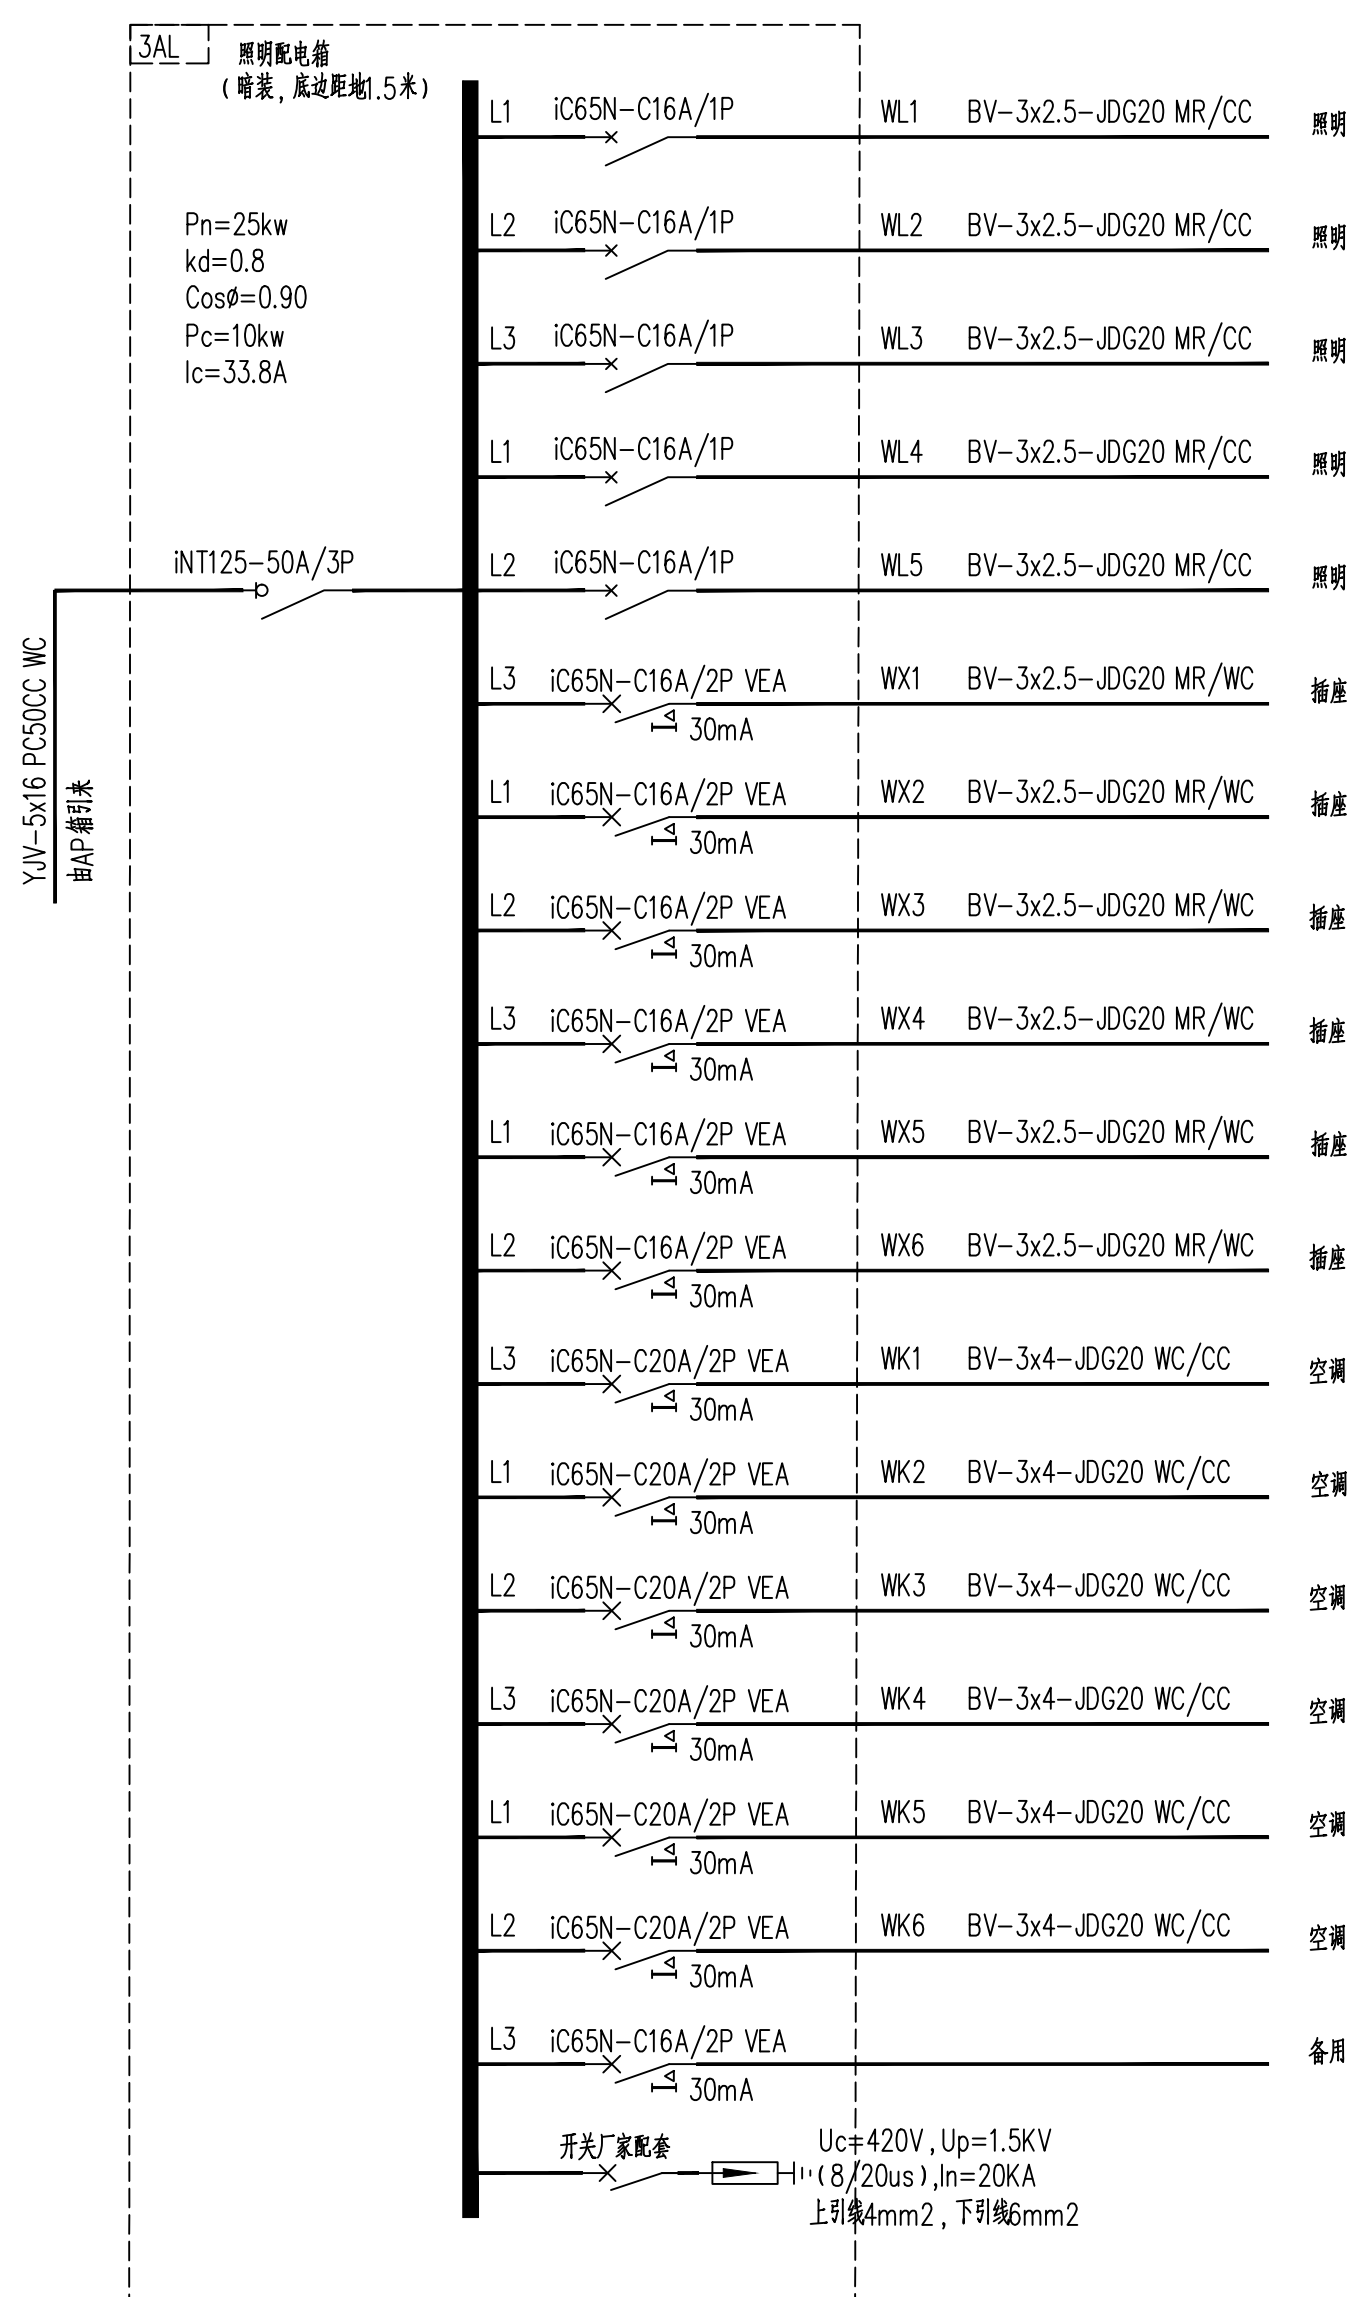
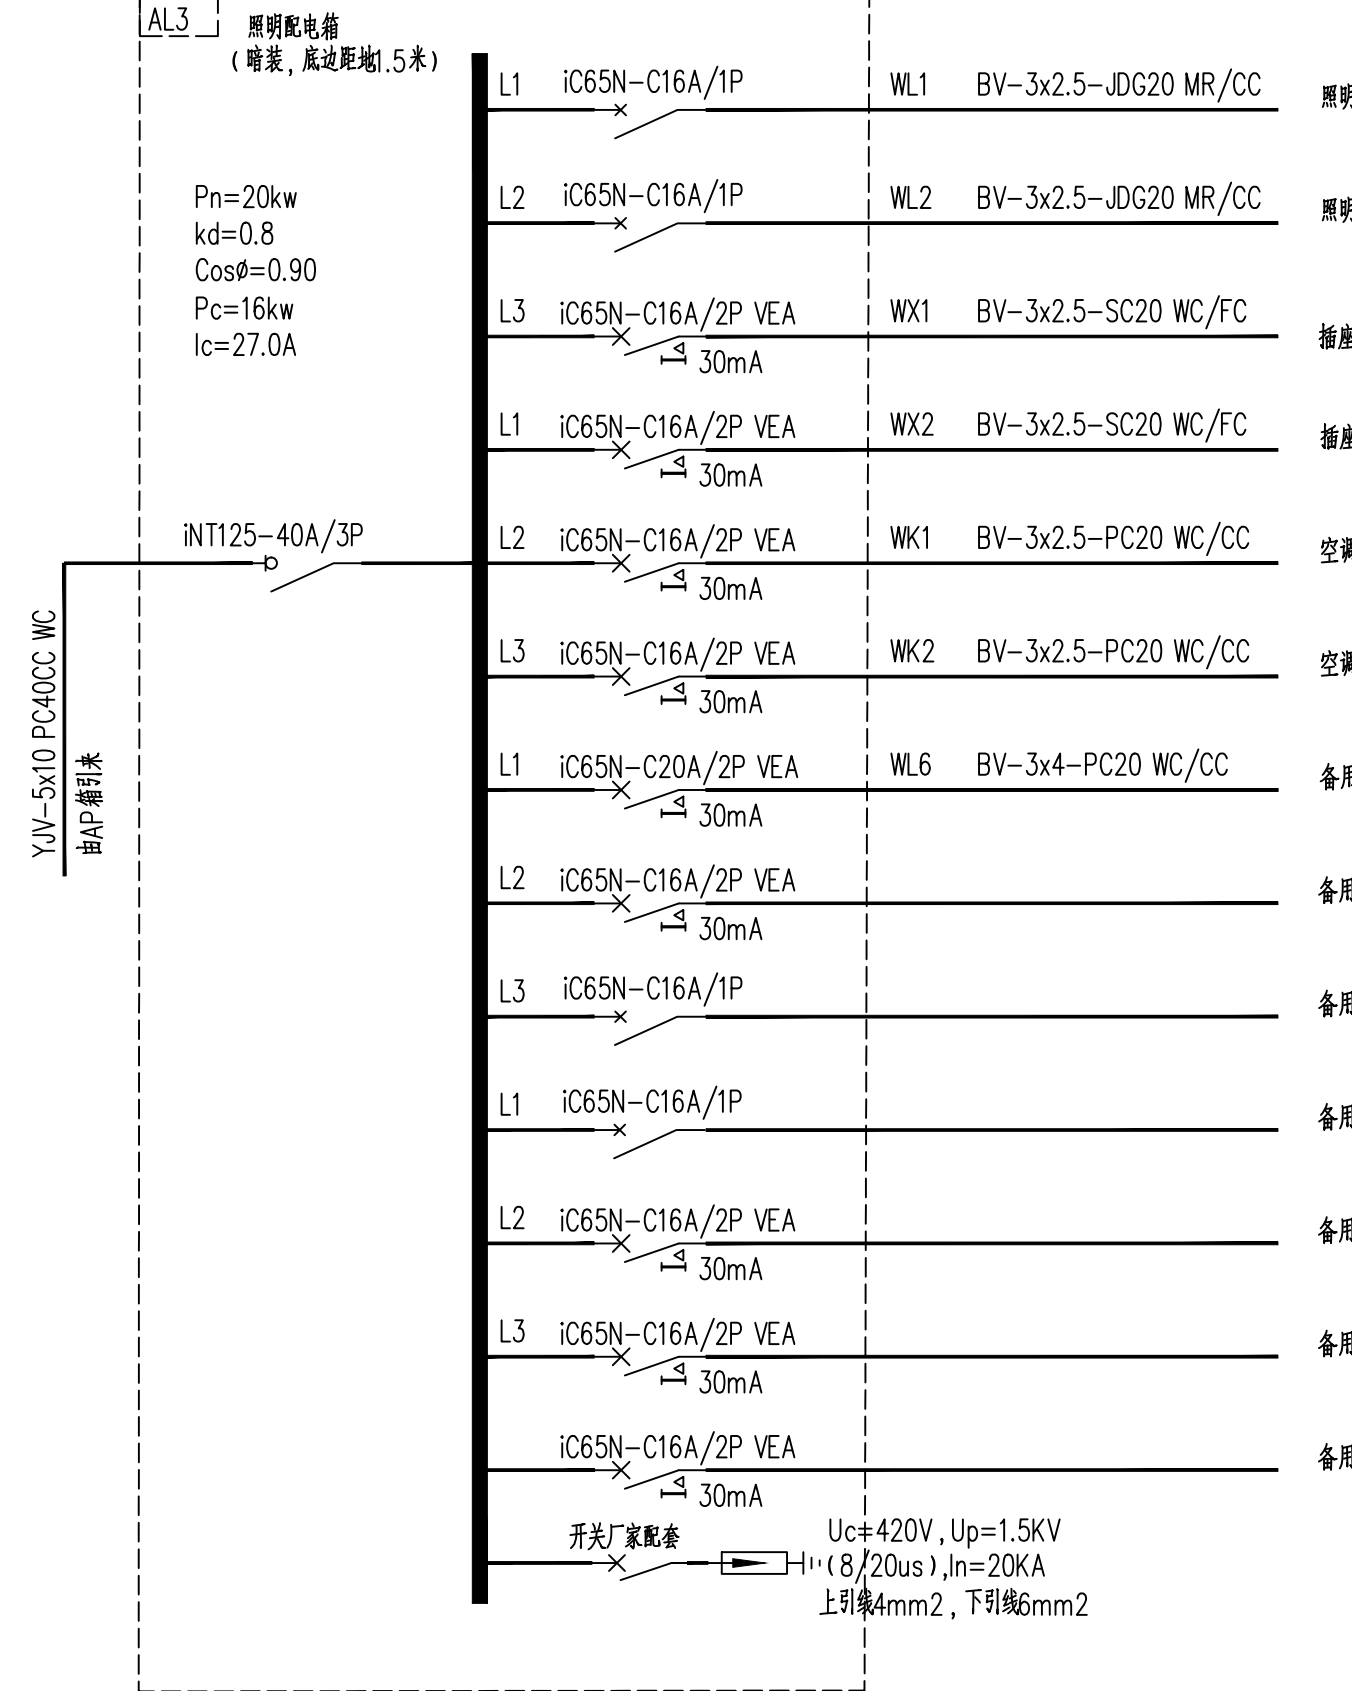
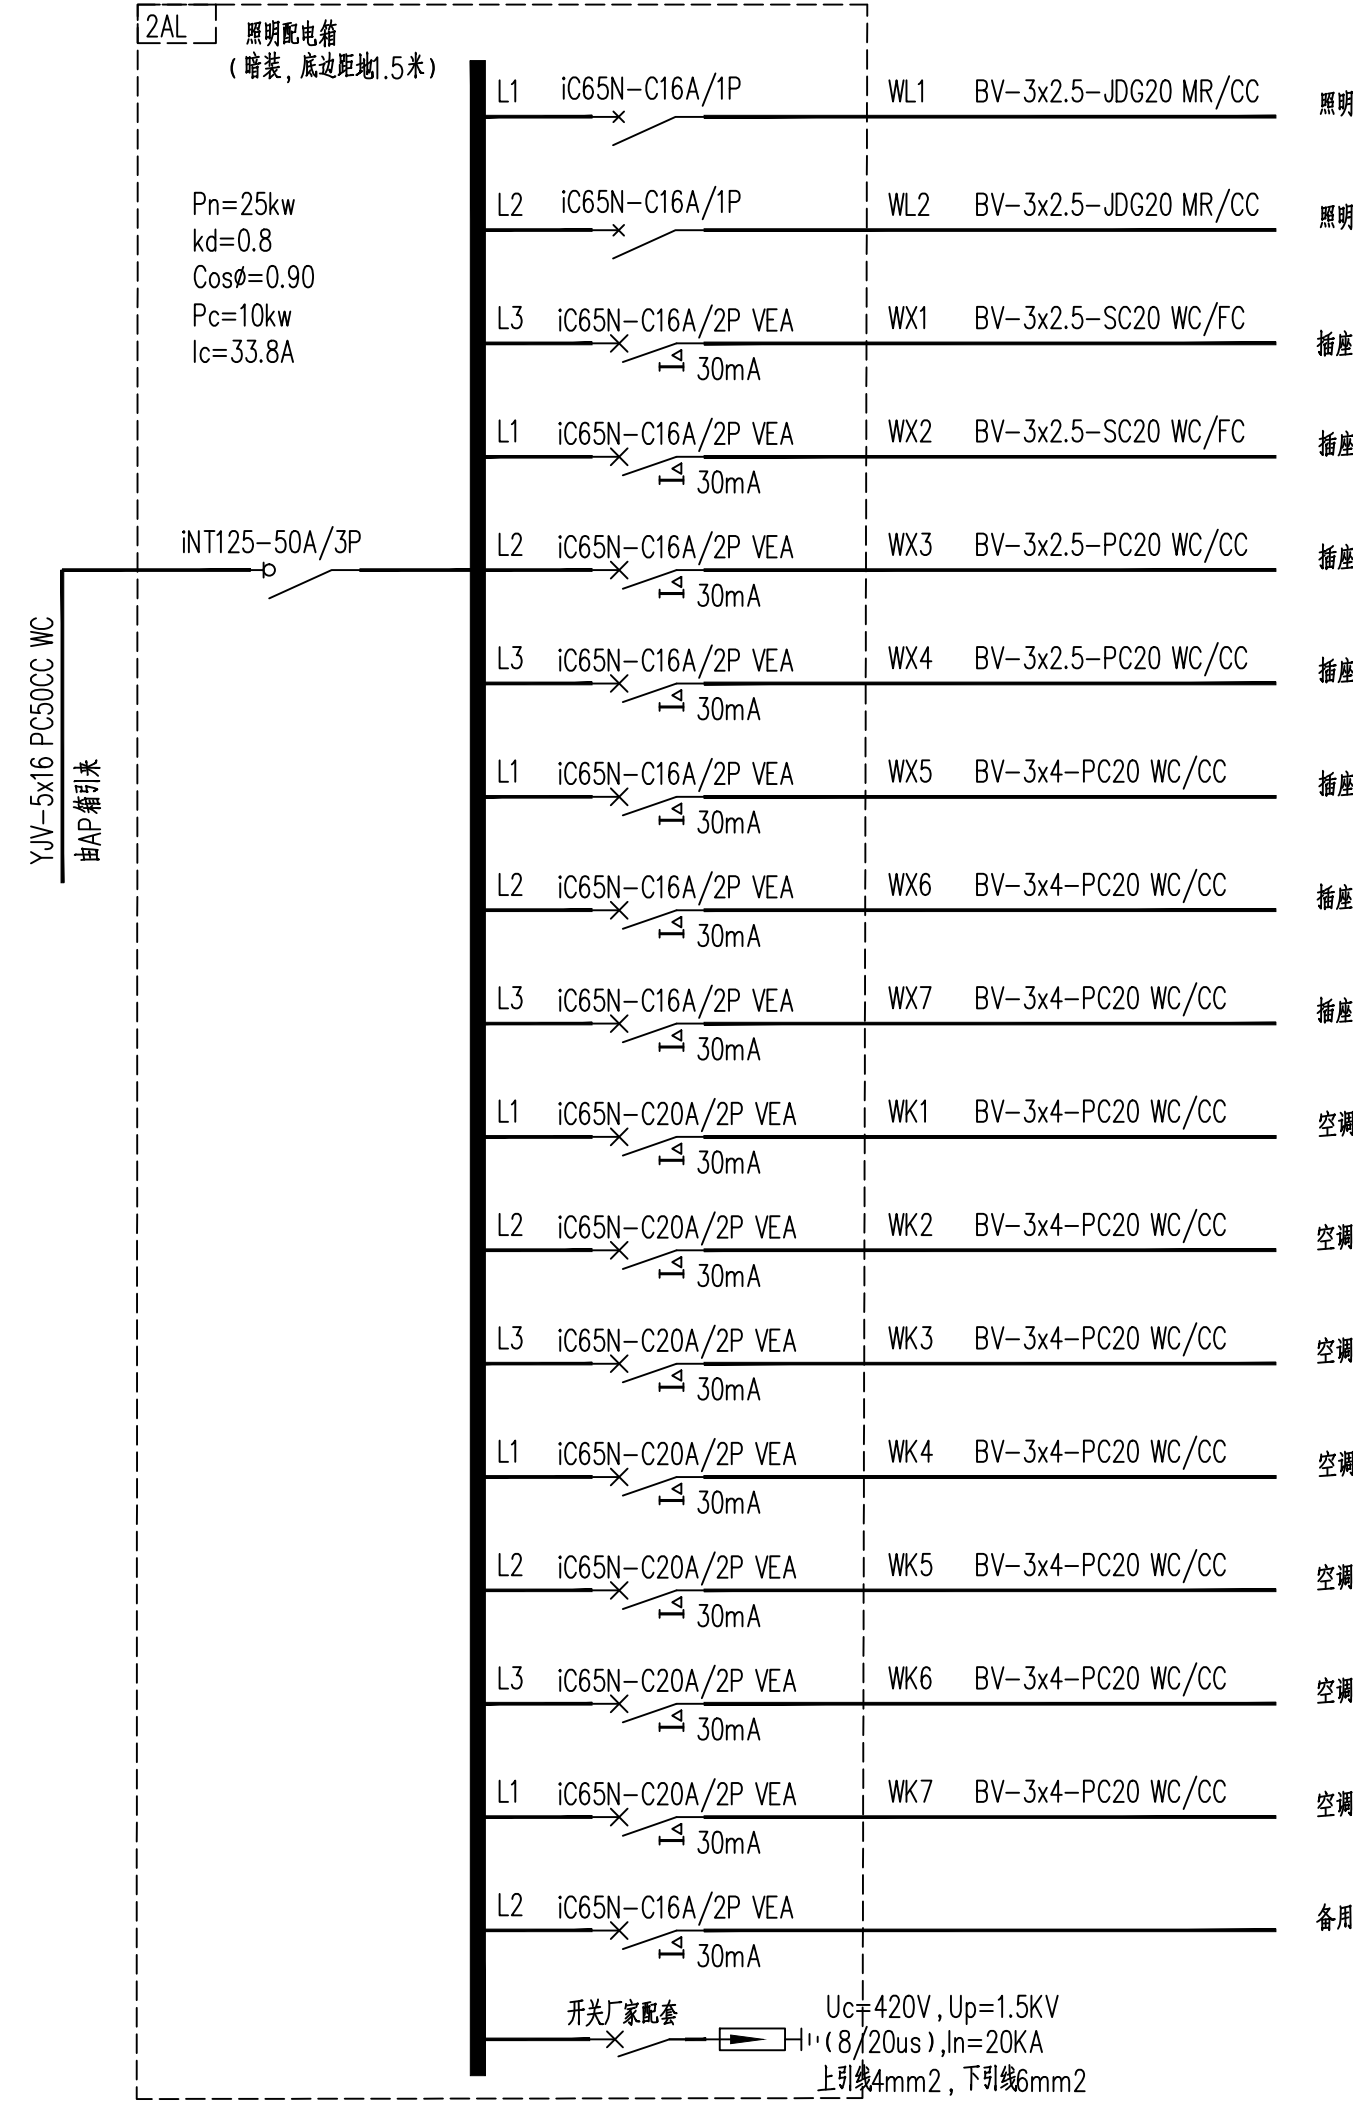


Table with 3 columns: 电气设计说明 (Electrical Design Statement), 电气设计说明 (Electrical Design Statement), 电气设计说明 (Electrical Design Statement). It contains detailed technical specifications for electrical systems, including grounding, lightning protection, and wiring requirements.





Project information block including: 单位 高 申 电 气 专 用 章, 注册 专 用 章, 上海江南建筑设计院(集团)有限公司 (SHANGHAI JIANGNAN ARCHITECTURAL DESIGN INSTITUTE (GROUP) CO., LTD.), 工程名称: 高邮市公安局甲中队营房装修改造工程, 设计编号: 2025-4W033, 比例: 1:100, 日期: 2026.01, 图号: 电气 02, 版数: A.

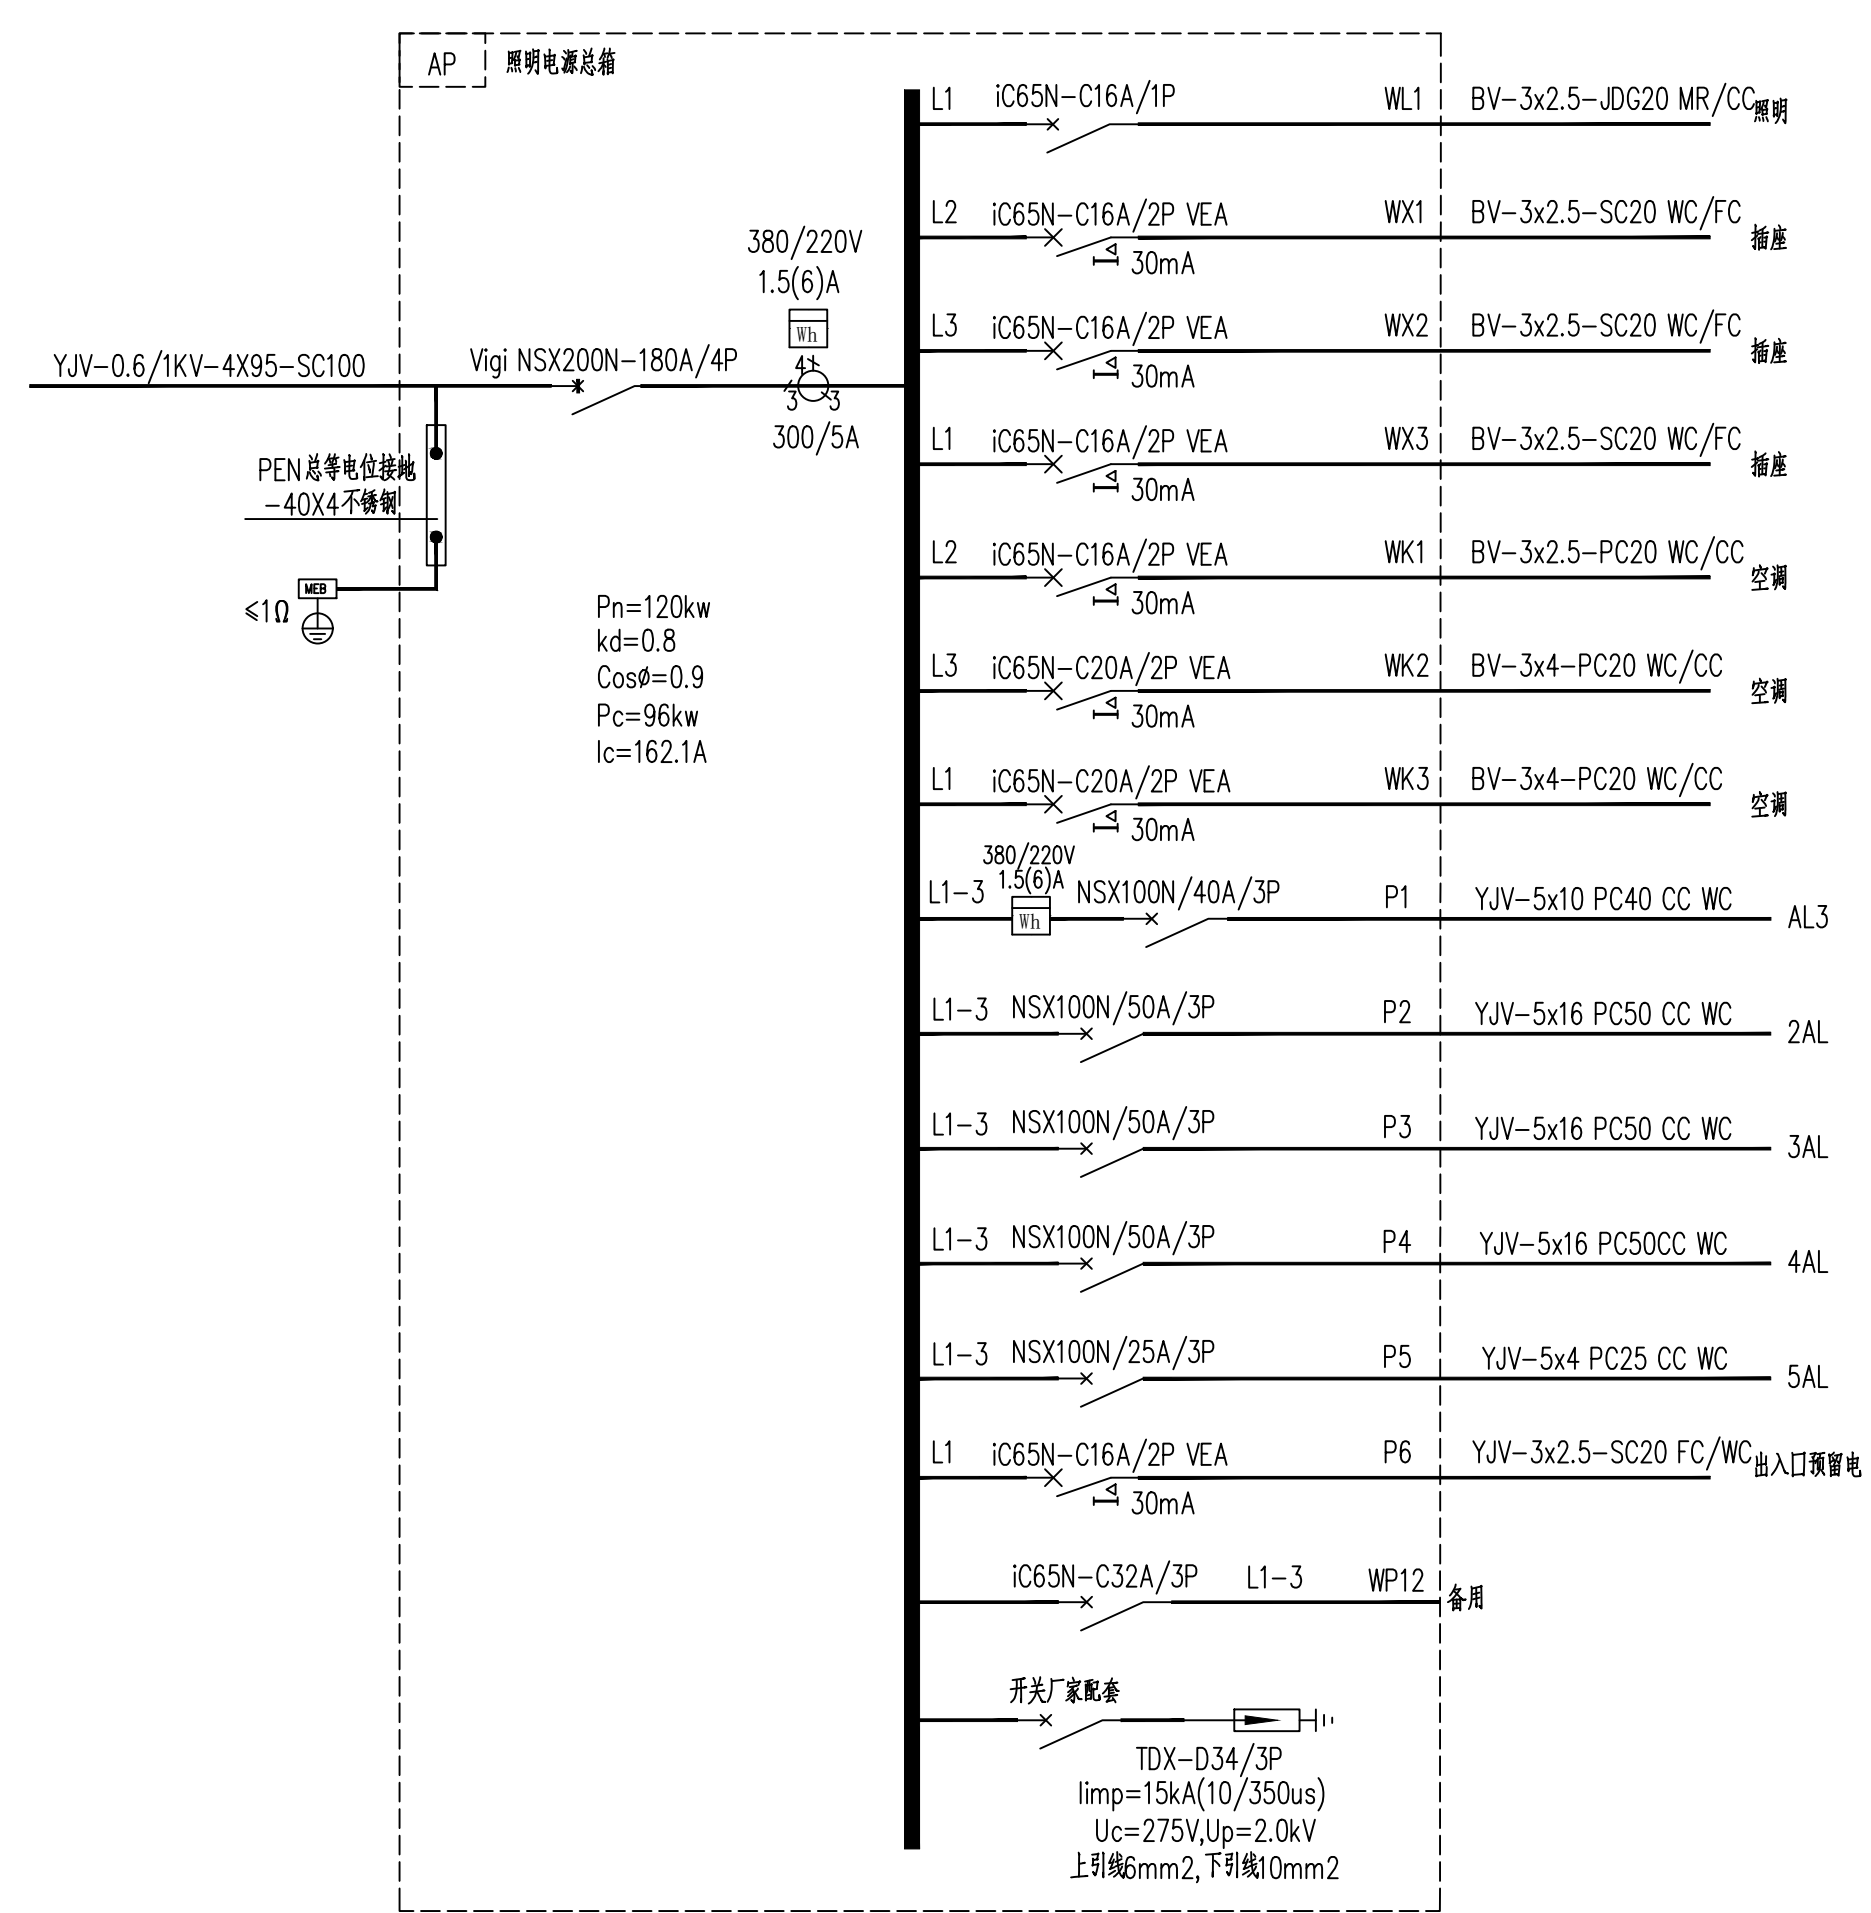

单位	高邮市公安局甲中队	注册	注册
设计	王超	审核	王超
校对	王超	设计	王超
制图	王超	绘图	王超
审核	王超	审核	王超
项目负责人	王超	项目负责人	王超



上海江南建筑设计院(集团)有限公司
 SHANGHAI JIANGNAN ARCHITECTURAL DESIGN INSTITUTE (GROUP) CO., LTD.

工程名称: 高邮市公安局甲中队营房装修改造工程
 设计编号: 2025-4W033
 比例: 1:100
 日期: 2026.01
 图号: 电气 D3 版数: A

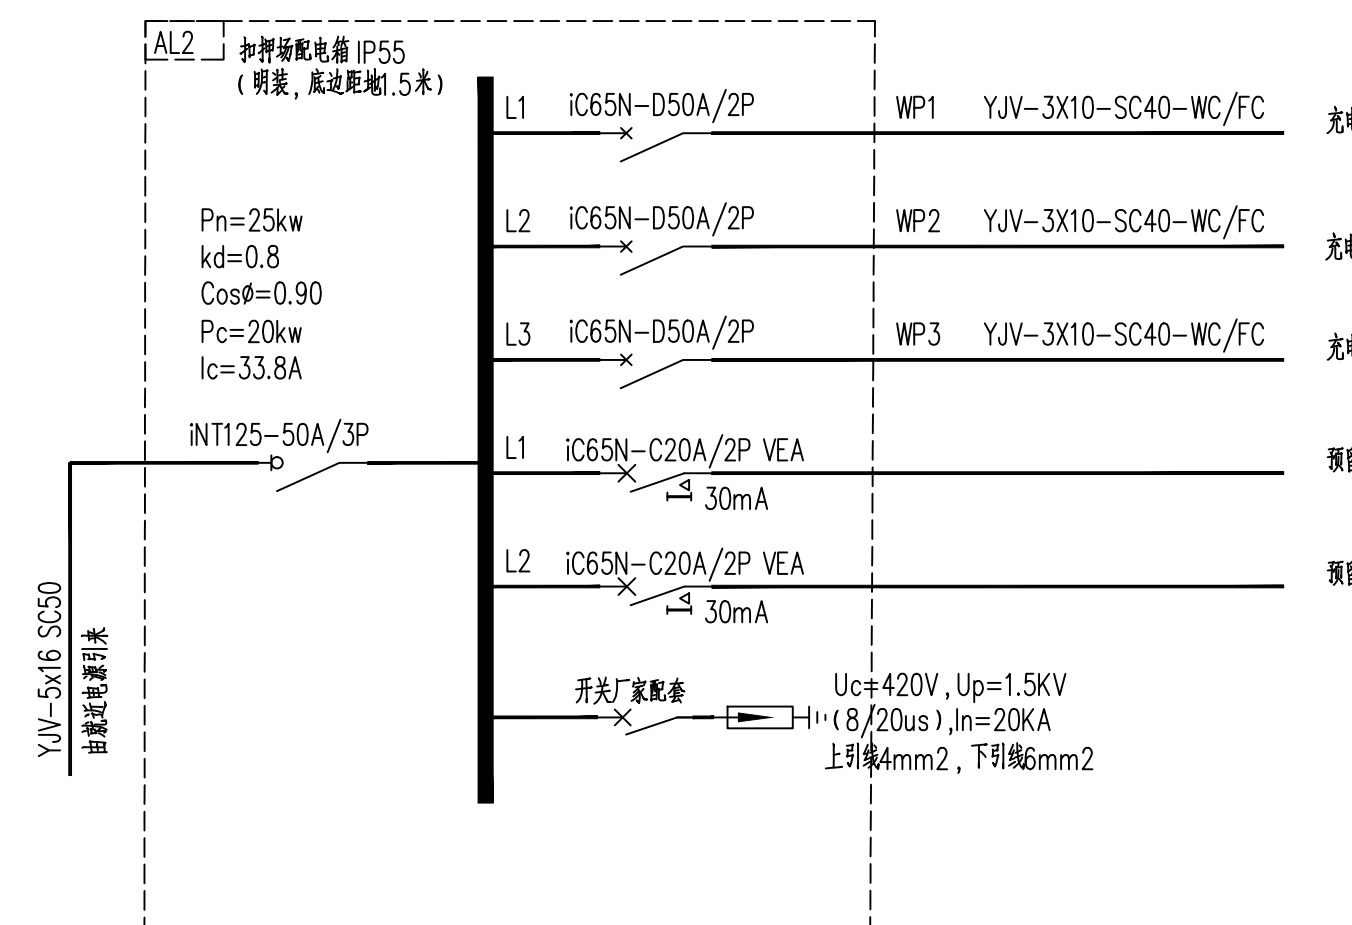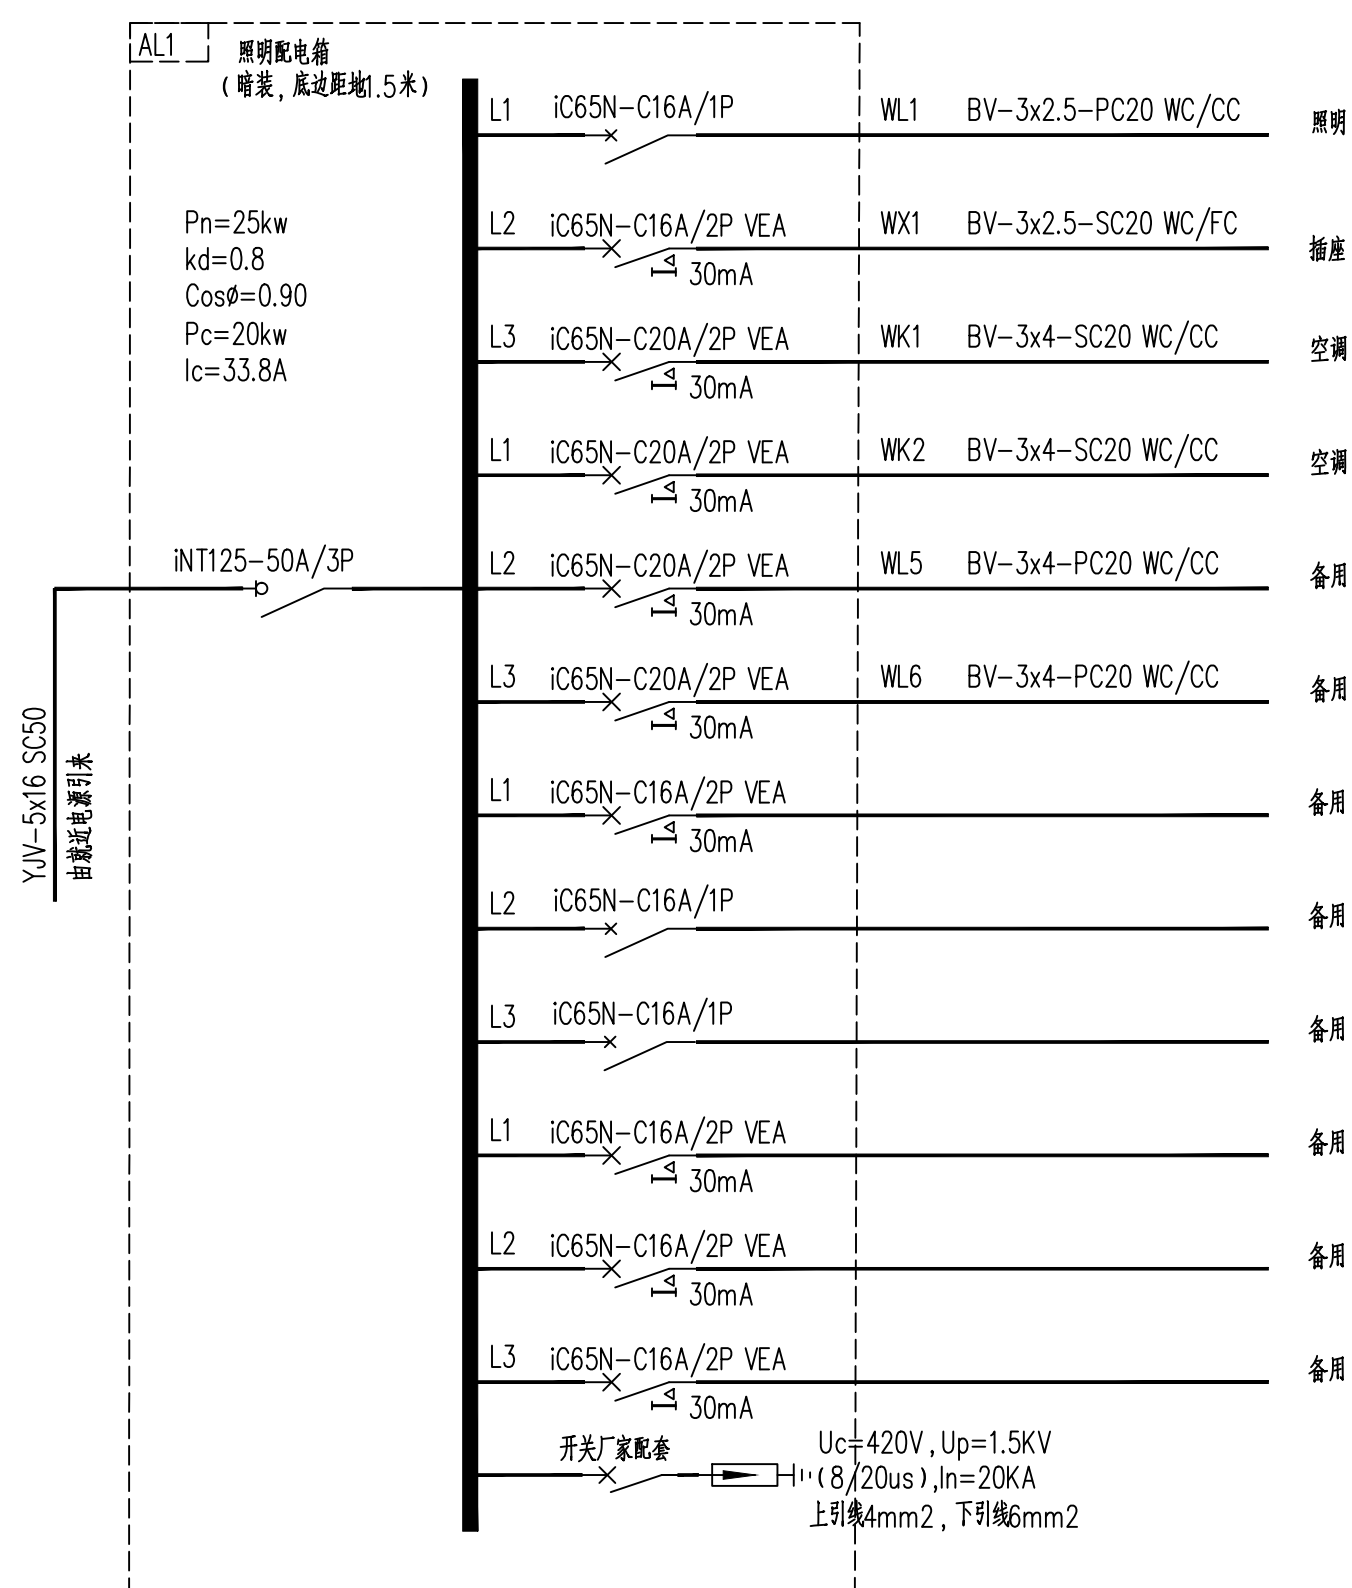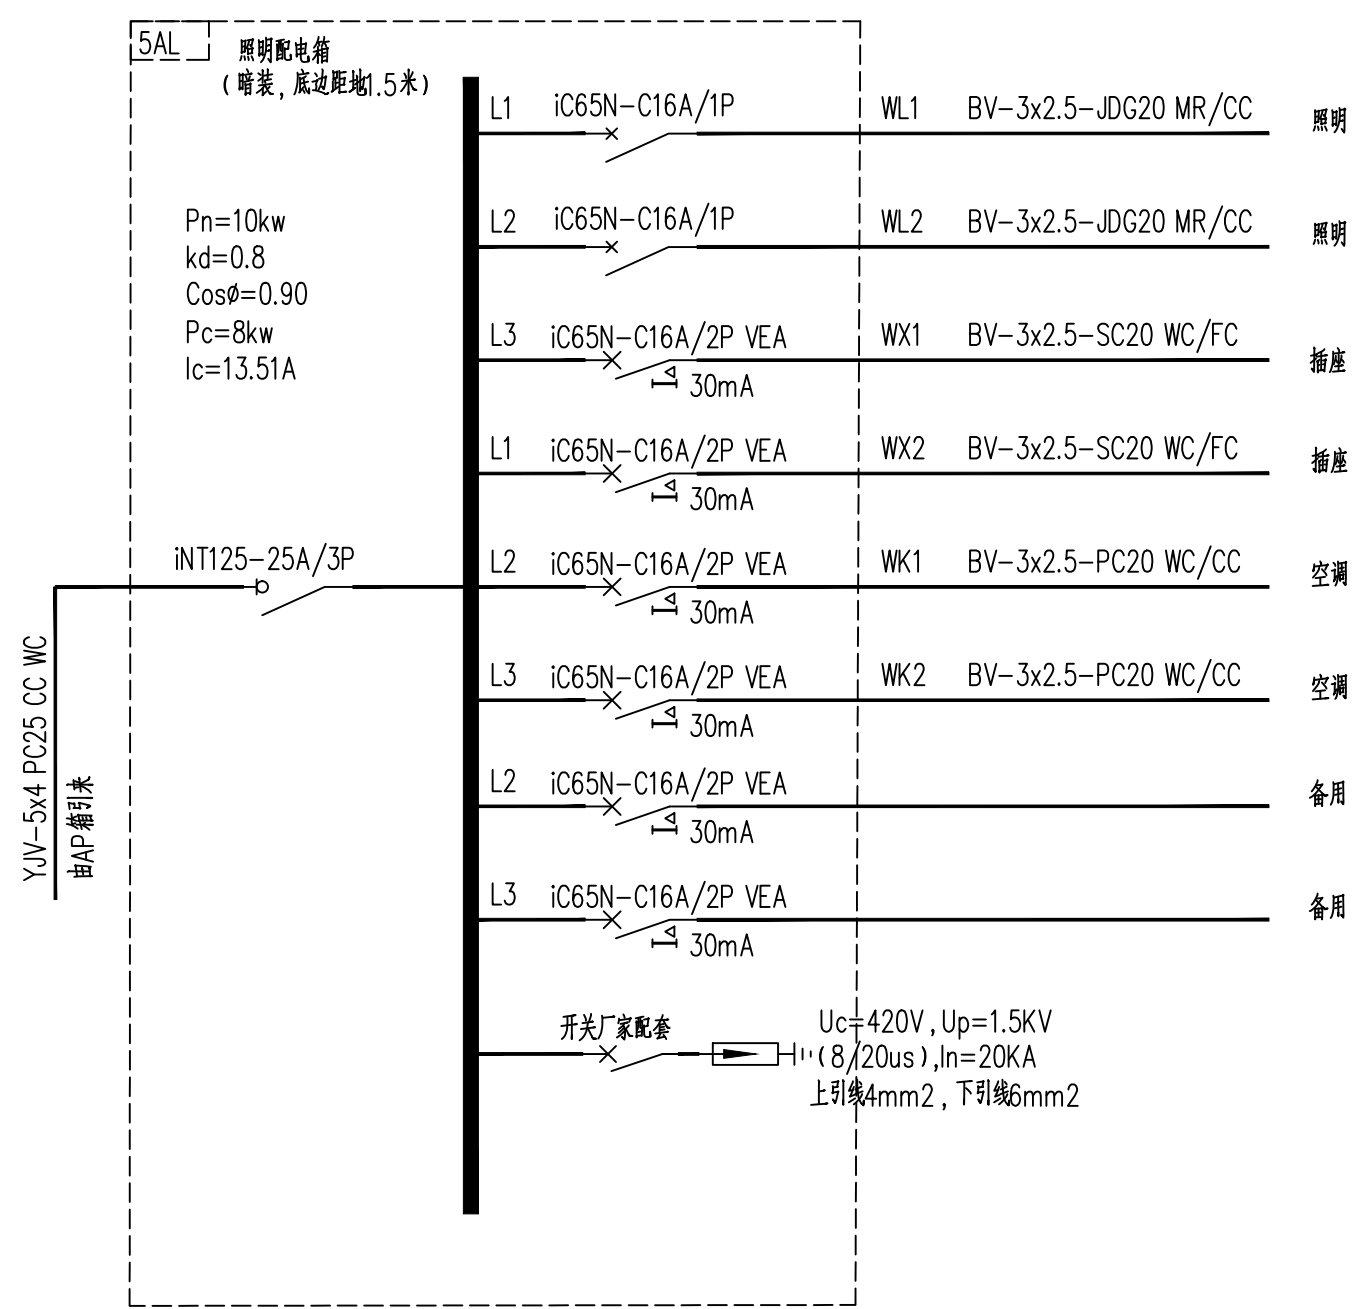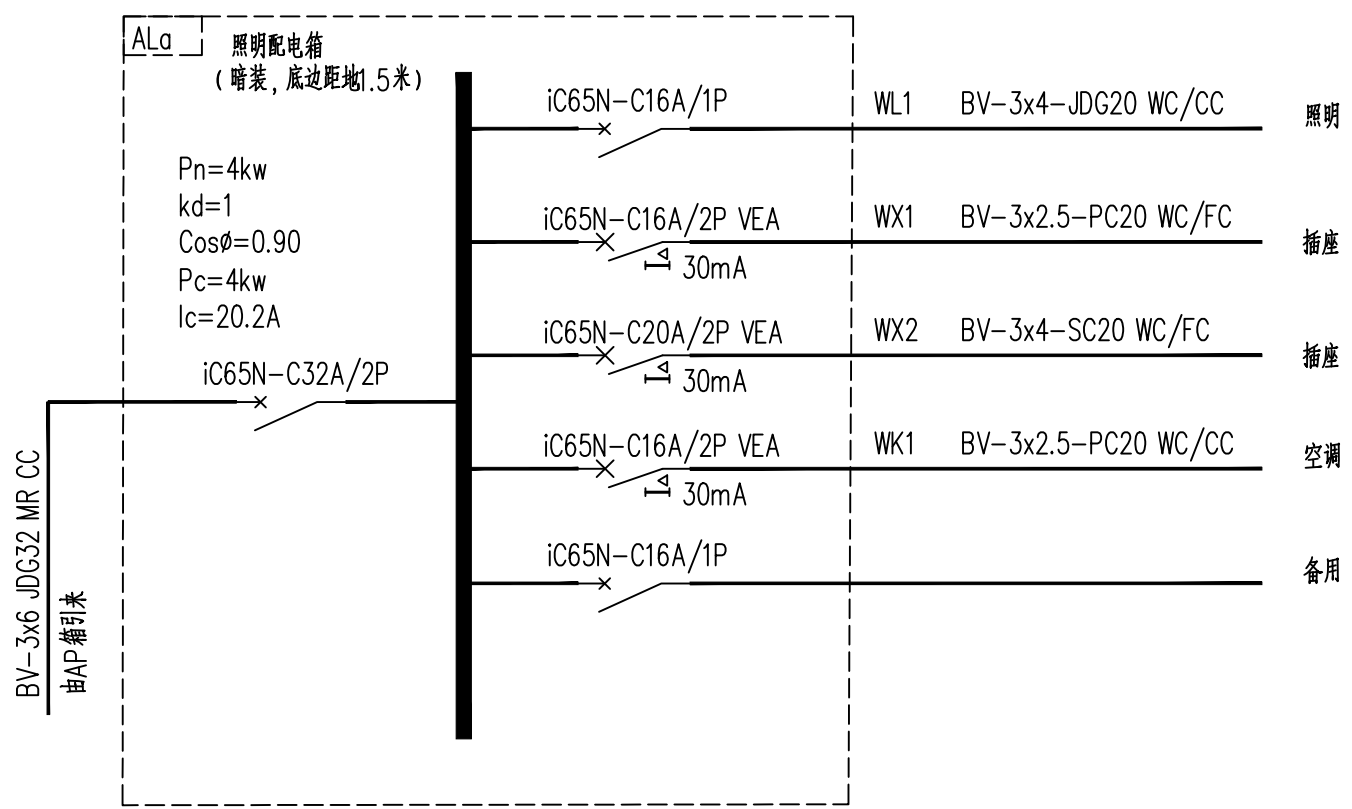


图例说明

图例	设备名称	型号规格	安装方式	图例	设备名称	型号规格	安装方式
	换气扇	300mm*300mm	吸顶安装		枪型摄像头	详见	详见
	长形软膜灯	定制 1800*2200	吸顶安装		球形摄像头(录音)	详见	详见
	600*600 LED灯	180°(0.9m*0.9m)	吸顶安装		电话插座	详见单位详图	详见单位详图
	300*300 LED灯	240°(0.3m*0.3m)	吸顶安装		电视插座	详见单位详图	详见单位详图
	隐藏式节能筒灯	240°开孔, 50mm*220mm	吸顶安装		无线AP	详见单位详图	详见
	LED线条灯	规格: 2400	吸顶安装		网络、电话插座	详见单位详图	详见单位详图
	浴霸		吸顶安装		音响插座	详见单位详图	详见单位详图
	圆型LED灯	1200*2200	吸顶安装		二、三极防浪涌插座	250V/10A	详见单位详图
	太阳能路灯	6M	详见		二、三极插座	250V/10A	详见单位详图
	强电箱				二、三极扁形插座	250V/10A	详见单位详图
	弱电箱				空调控制开关		详见单位详图
	音响	详见	详见		单联翘板式开关	250V/10A	详见单位详图
					双联翘板式开关	250V/10A	详见单位详图
					三联翘板式开关	250V/10A	详见单位详图
					四联翘板式开关	250V/10A	详见单位详图

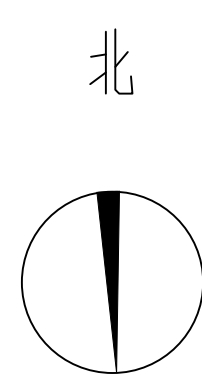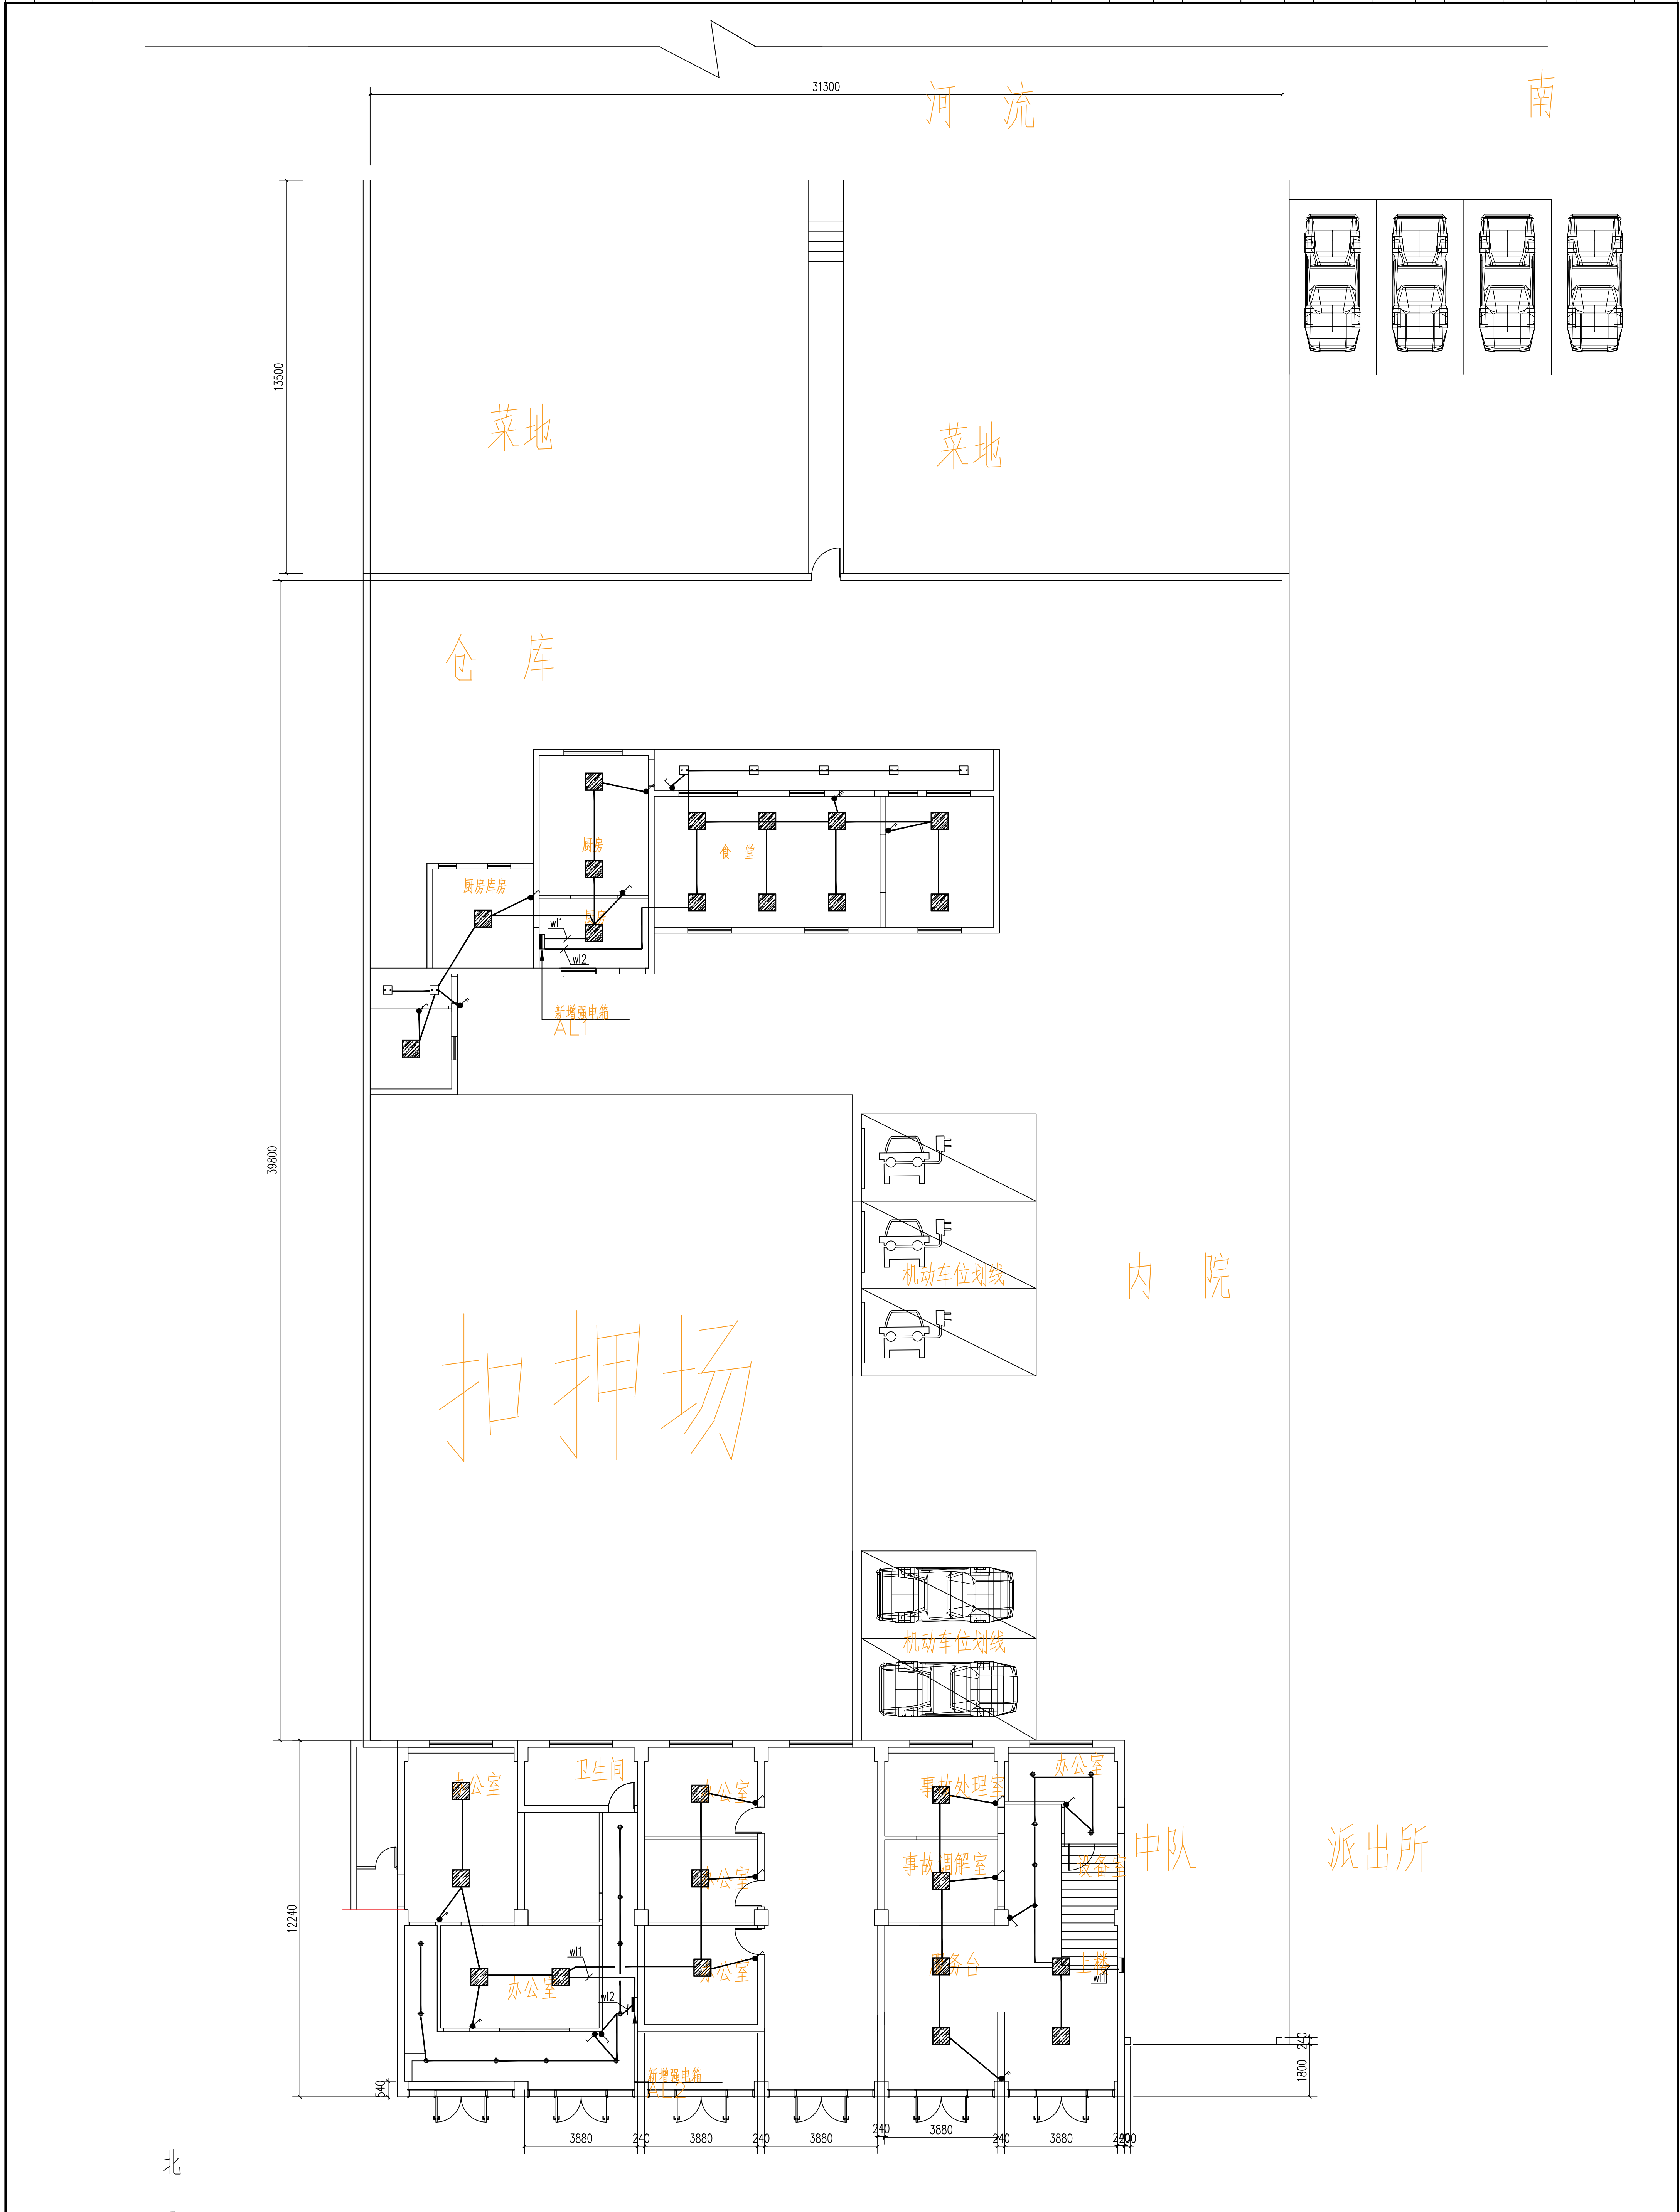

单位出图专用章		注册专用章		上海江南建筑设计院(集团)有限公司 SHANGHAI JIANGNAN ARCHITECTURAL DESIGN INSTITUTE (GROUP) CO., LTD.		工程名称 高邮市公安局卸甲中队营房装修改造工程
				项目负责人 王超	专业负责人 王超	设计编号 2025-4W033
				校对 王超	审核 王超	比例 1:100
				项目负责人 王超	设计人 王超	日期 2026.01
				毛羽飞		图号 电气 05 版次 A
				工程设计证书编号: A131002343		

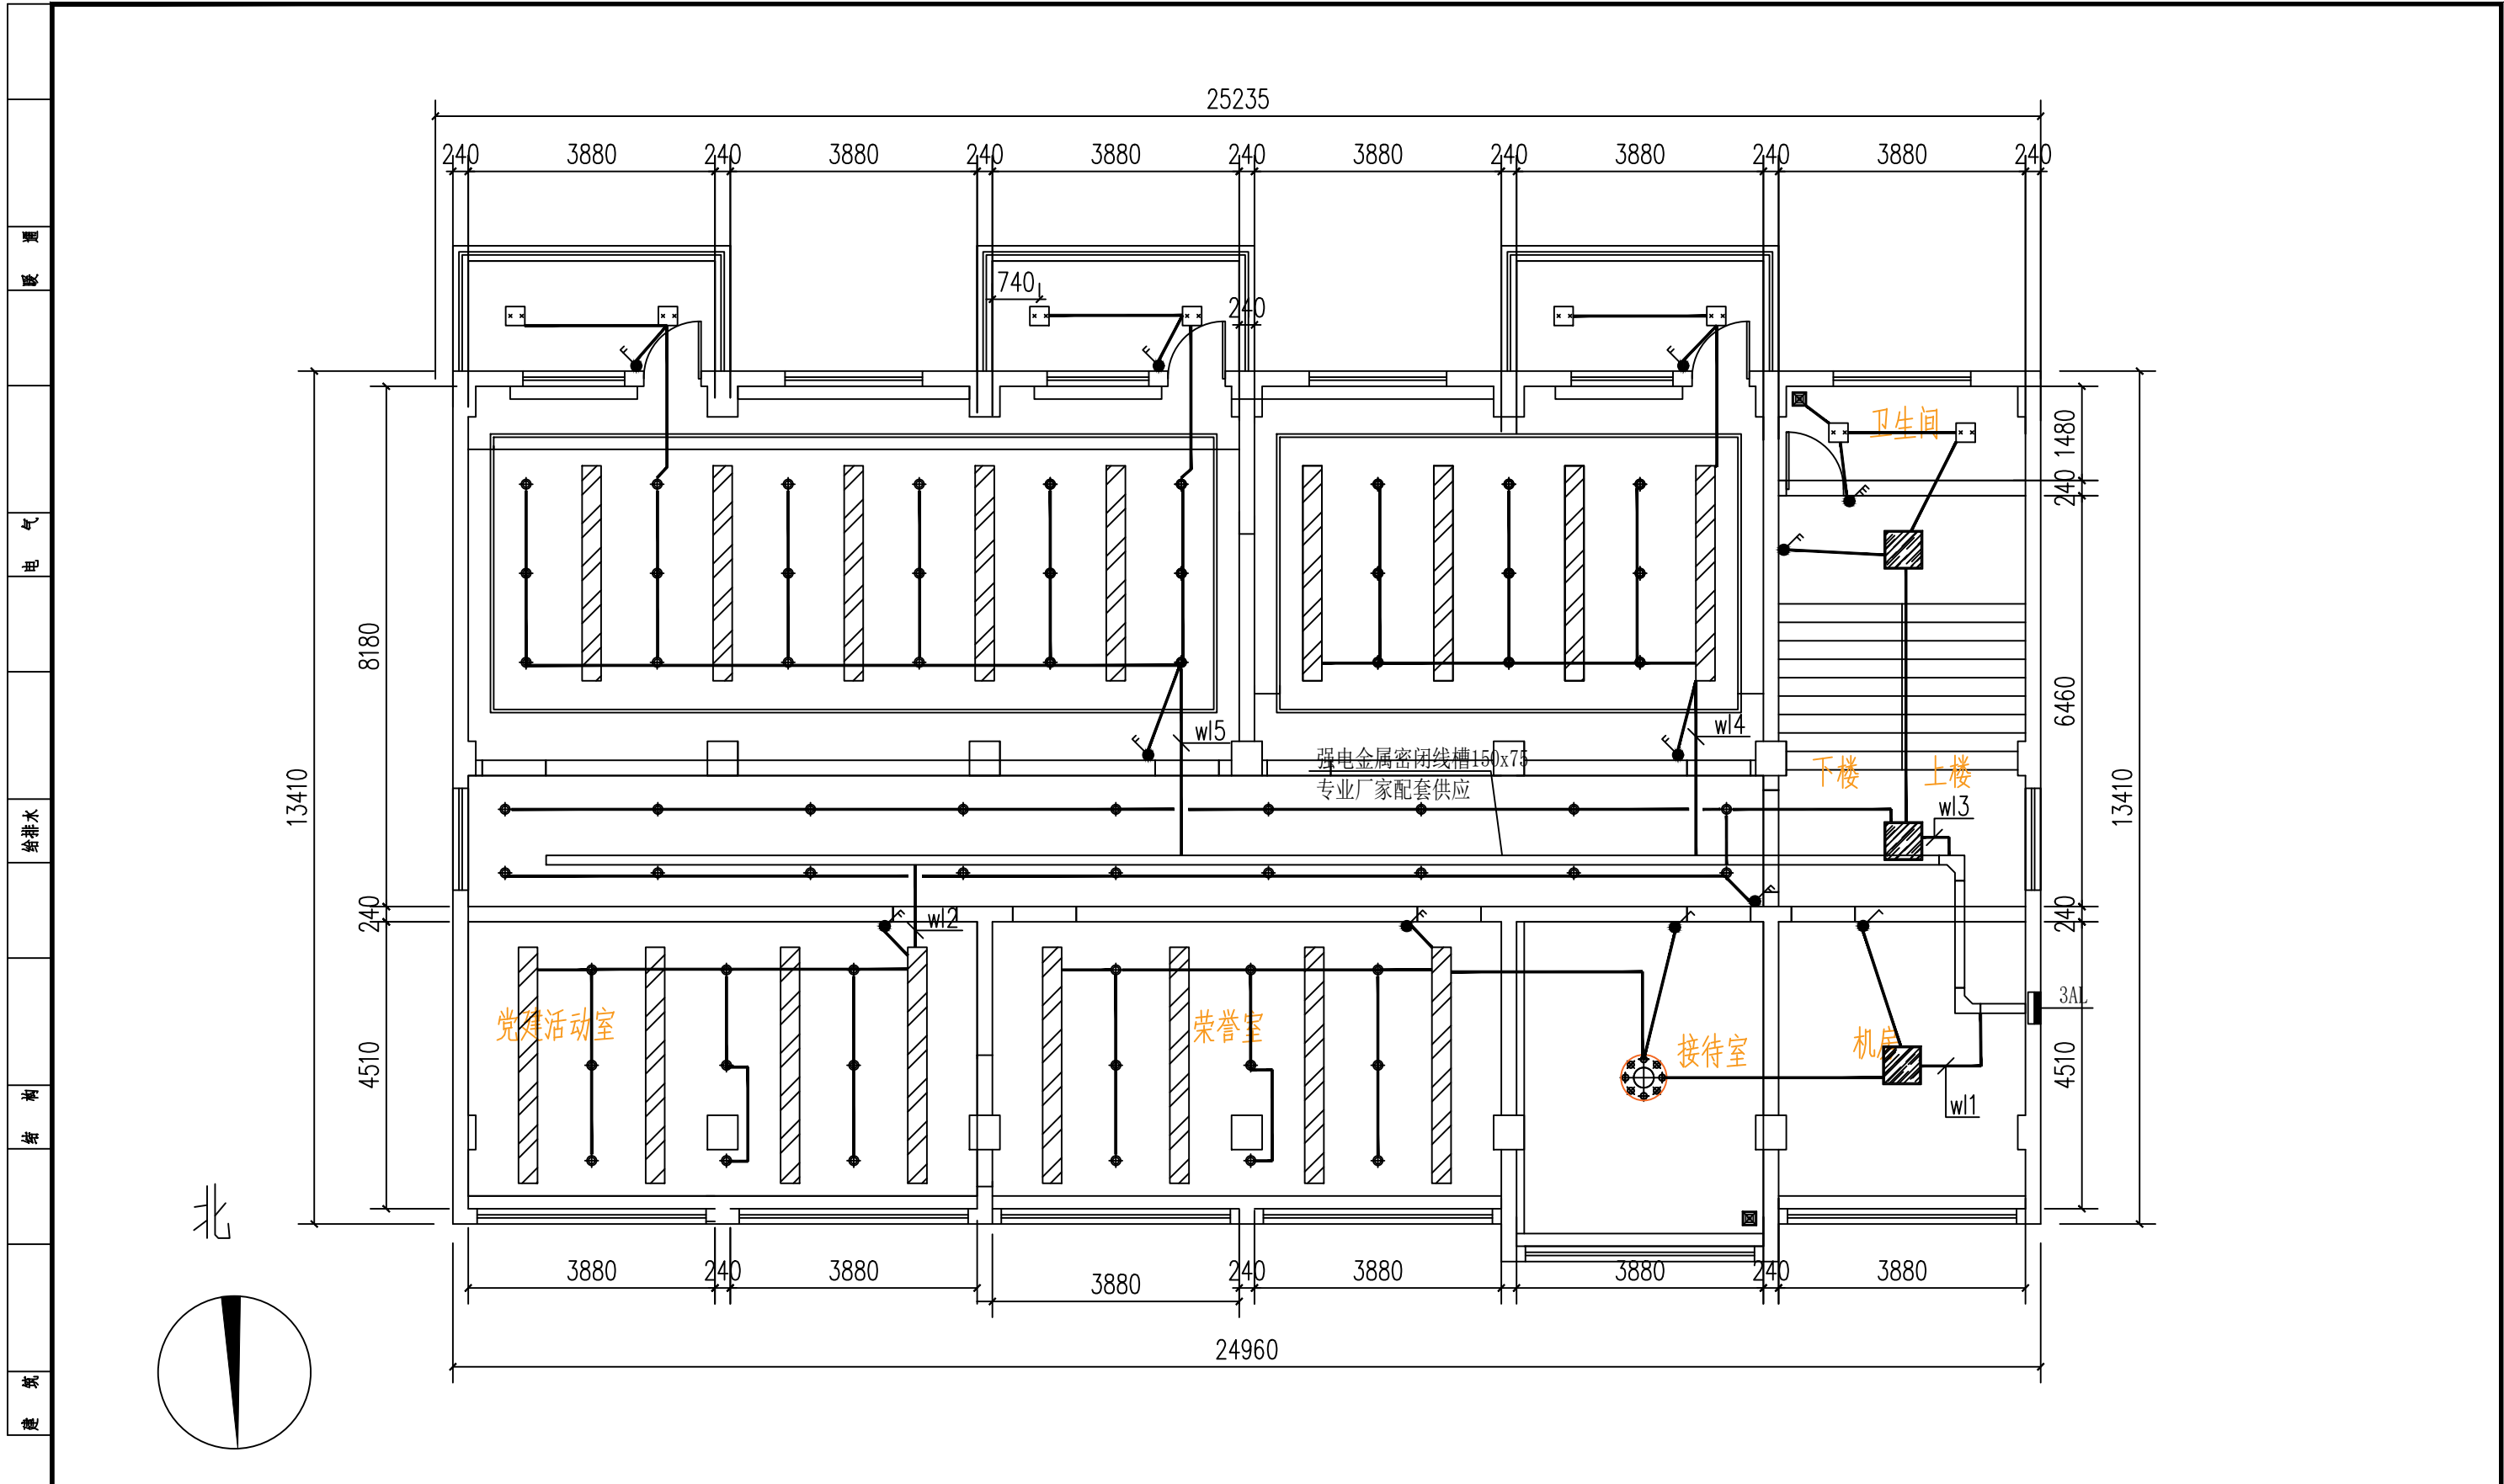

A3	单位出图专用章	注册专用章	上海江南建筑设计院(集团)有限公司 SHANGHAI JIANGNAN ARCHITECTURAL DESIGN INSTITUTE (GROUP) CO., LTD.			工程名称	高邮市公安局卸甲中队营房装修改造工程		
	项目负责人	王超				设计人	王超	毛羽飞	项目名称
图幅			审核	王超	校对	金军	图名	三层改造后照明平面图	
			审定	王超	专业负责人	金军	比例	1:100	
							日期	2026.01	
							图号	电气	07
							版别	A	

工程设计证书编号?A131002343




A3	单位出图专用章	注册专用章	上海江南建筑设计院(集团)有限公司 SHANGHAI JIANGNAN ARCHITECTURAL DESIGN INSTITUTE (GROUP) CO., LTD.			工程名称	高邮市公安局卸甲中队营房装修改造工程				
	图幅						项目名称	高邮市公安局卸甲中队营房装修改造工程	设计编号	2025-4W033	
			审核	王超	专业负责人	金军	图名	四层改造后照明平面图			
			核定	王超	校对	金军		比例	1:100		
			项目负责人	王超	设计人	毛羽飞	日期	2026.01			
							图号	电气	08	版别	A

工程设计证书编号?A131002343

31300

河流

南

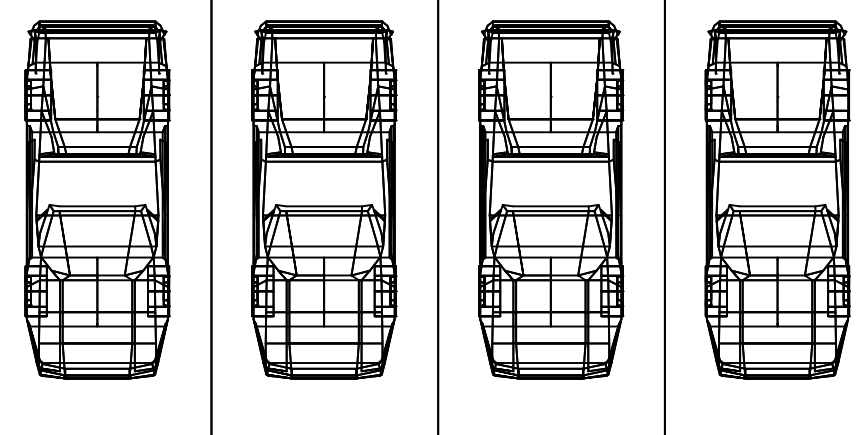


新增停车棚(跟现有款式一样)


菜地

菜地

仓库


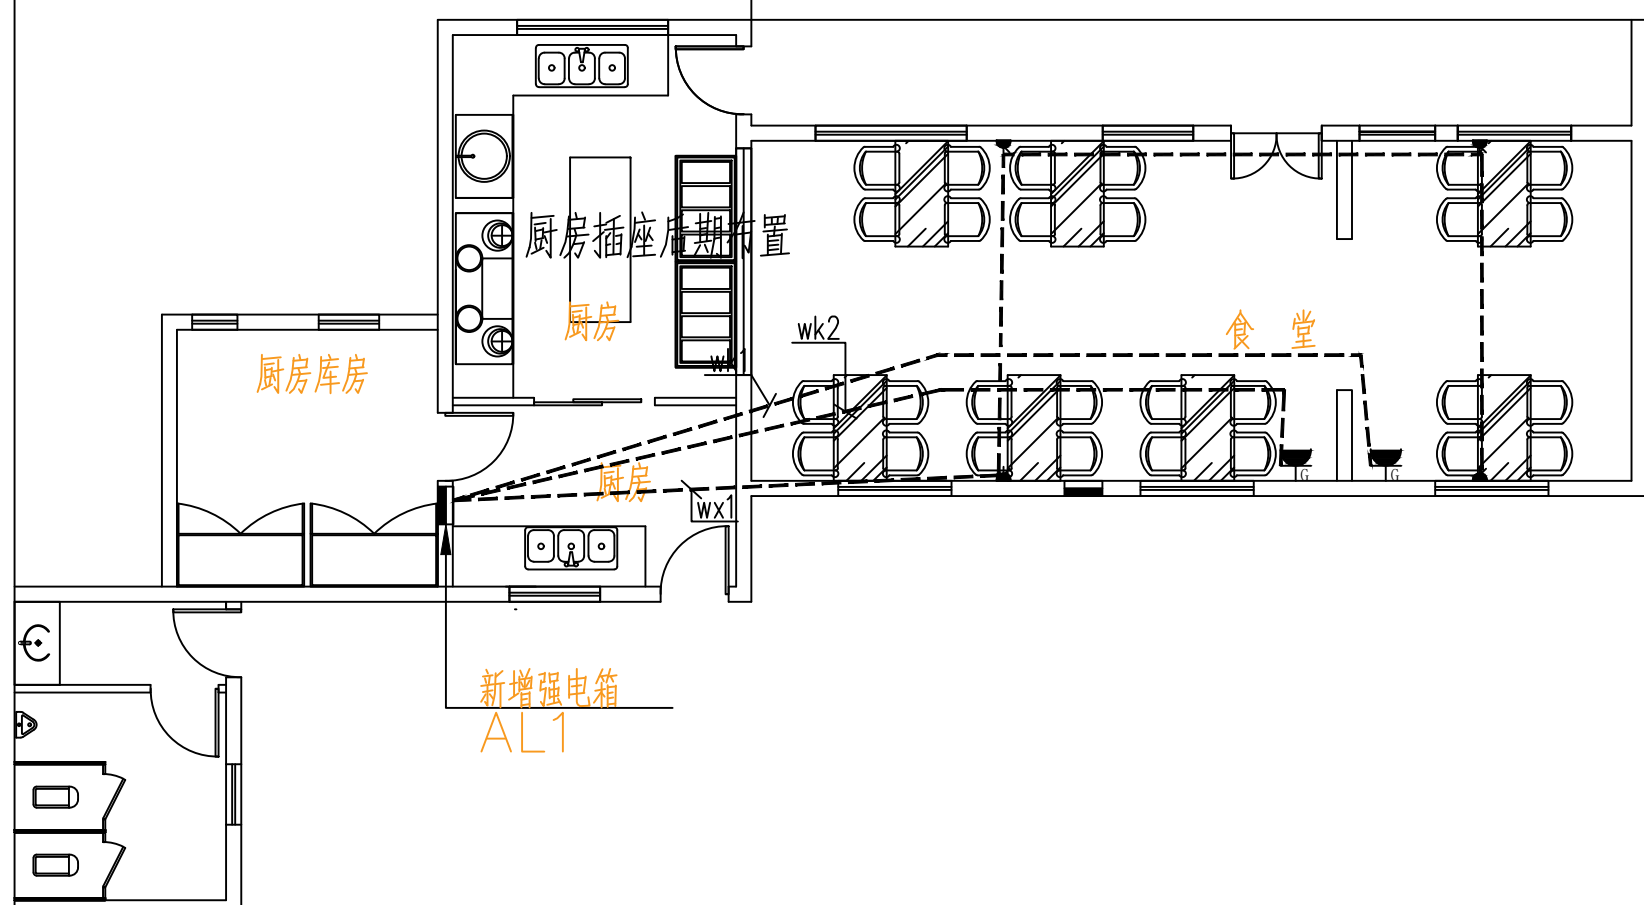


39800

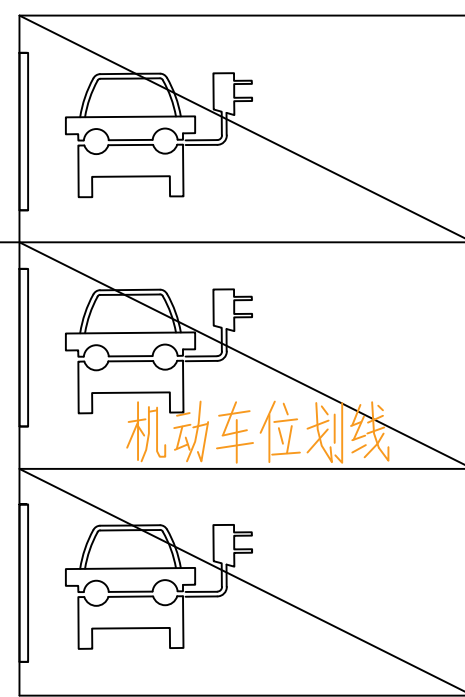

内院


新增配电箱 AL2 扣押场

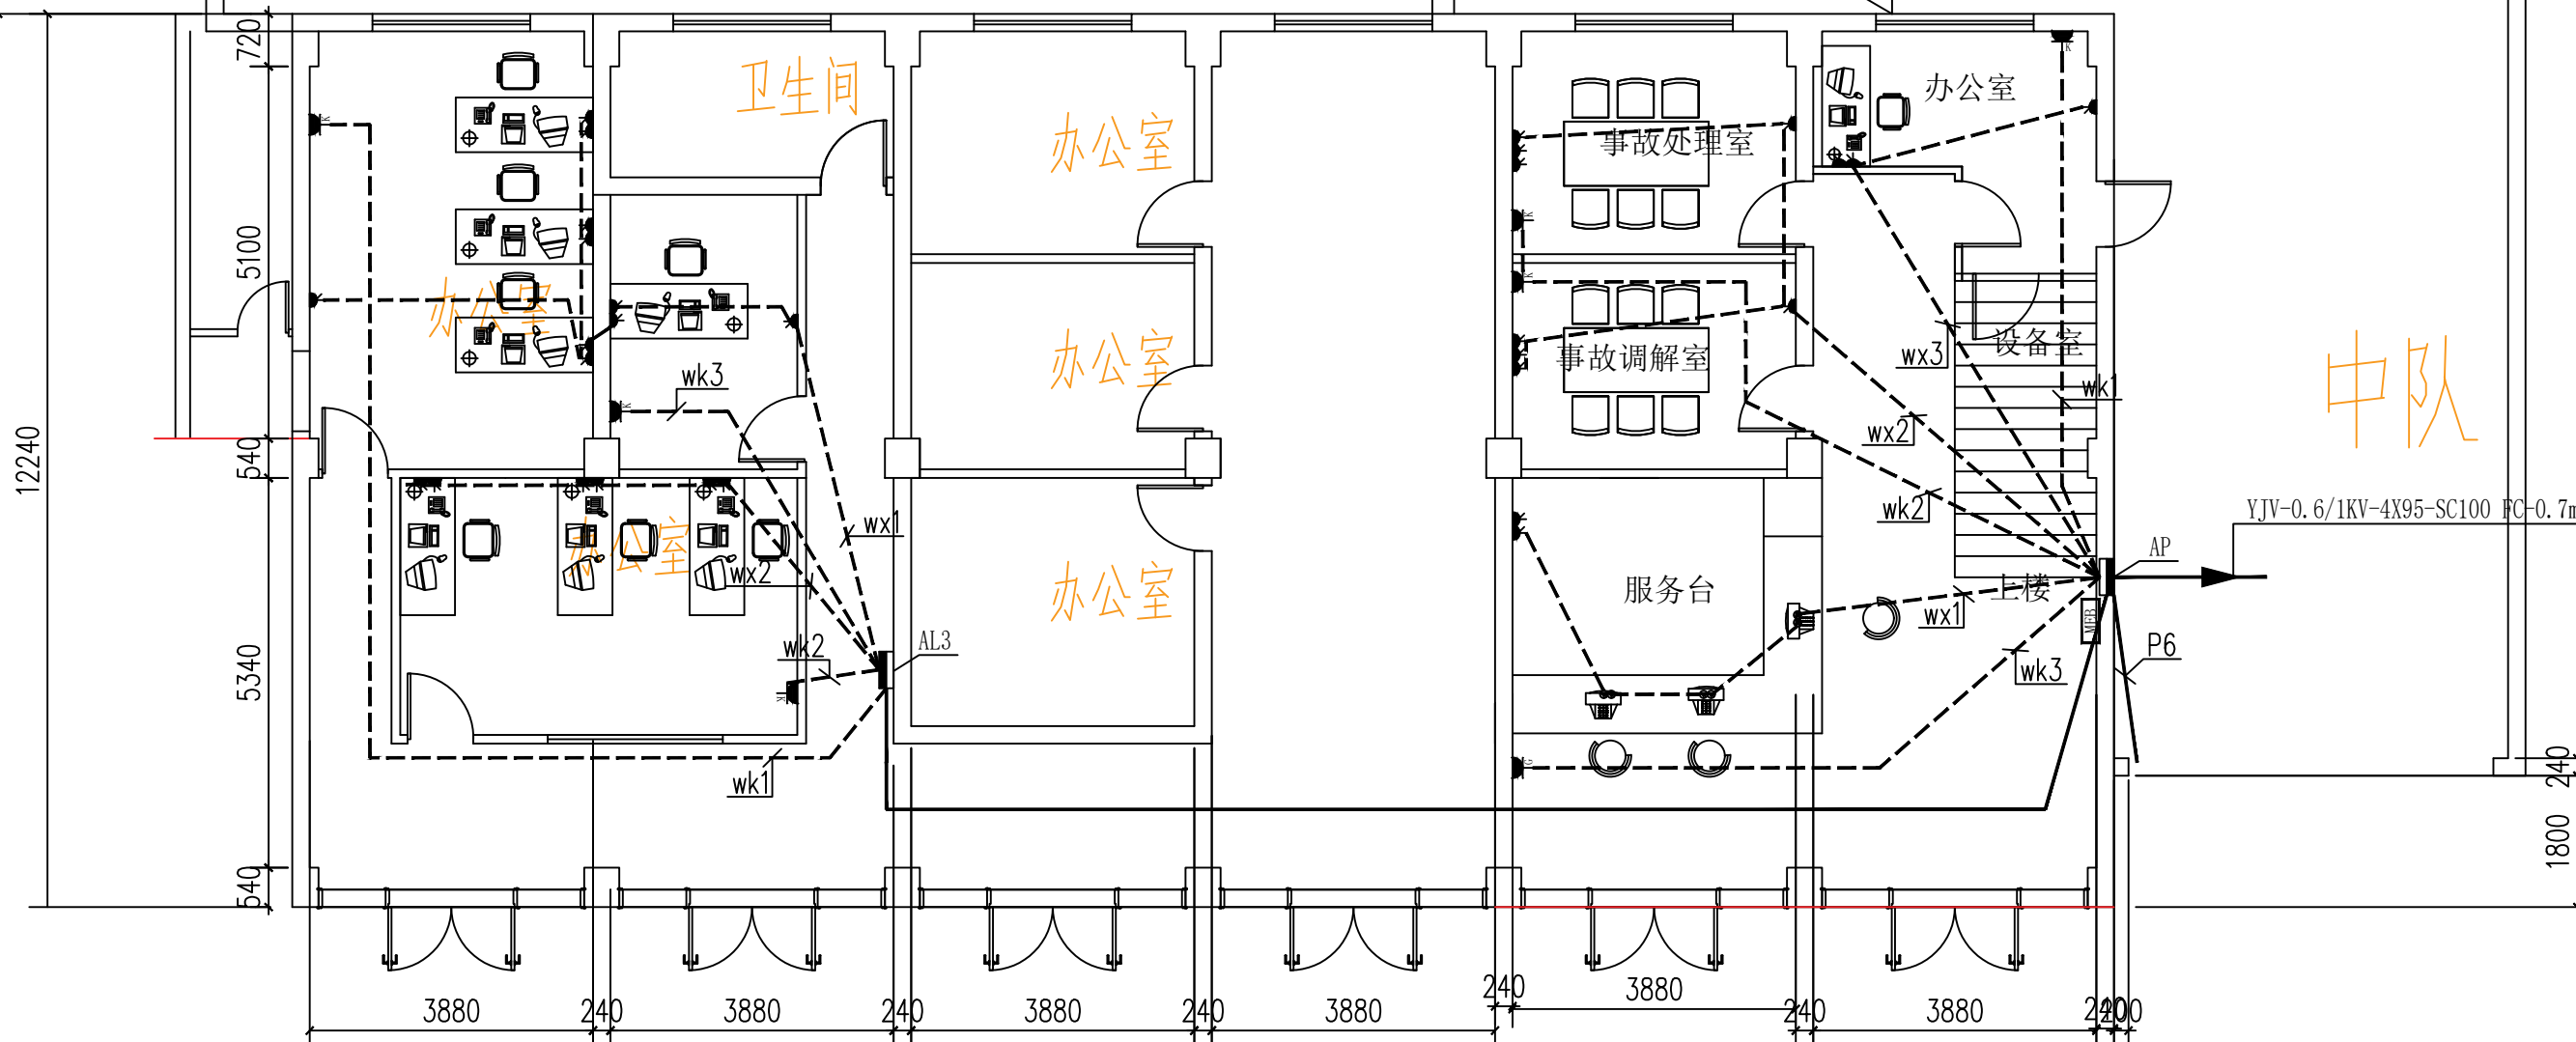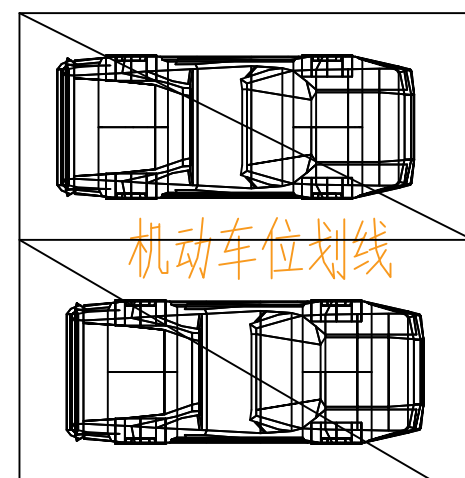


派出所

中队


北

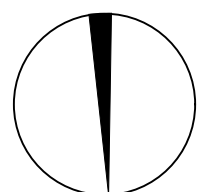


单位出图专用章		注册专用章		上海江南建筑设计院(集团)有限公司 SHANGHAI JIANGNAN ARCHITECTURAL DESIGN INSTITUTE (GROUP) CO., LTD.		工程名称 高邮市公安局卸甲中队营房装修改造工程
				设计编号 2025-4W033	项目名称 高邮市公安局卸甲中队营房装修改造工程	比例 1:100
设计人 王超	专业负责人 王超	审核人 王超	校对 王超	设计人 王超	日期 2026.01	图号 10
项目负责人 王超				设计人 王超	日期 2026.01	图号 10
项目批准人 王超				设计人 王超	日期 2026.01	图号 10
工程名称 高邮市公安局卸甲中队营房装修改造工程				设计编号 2025-4W033	比例 1:100	图号 10
一层改造后强电平面图				日期 2026.01	图号 10	图号 10
工程设计证书编号: A131002343				图号 10	图号 10	图号 10

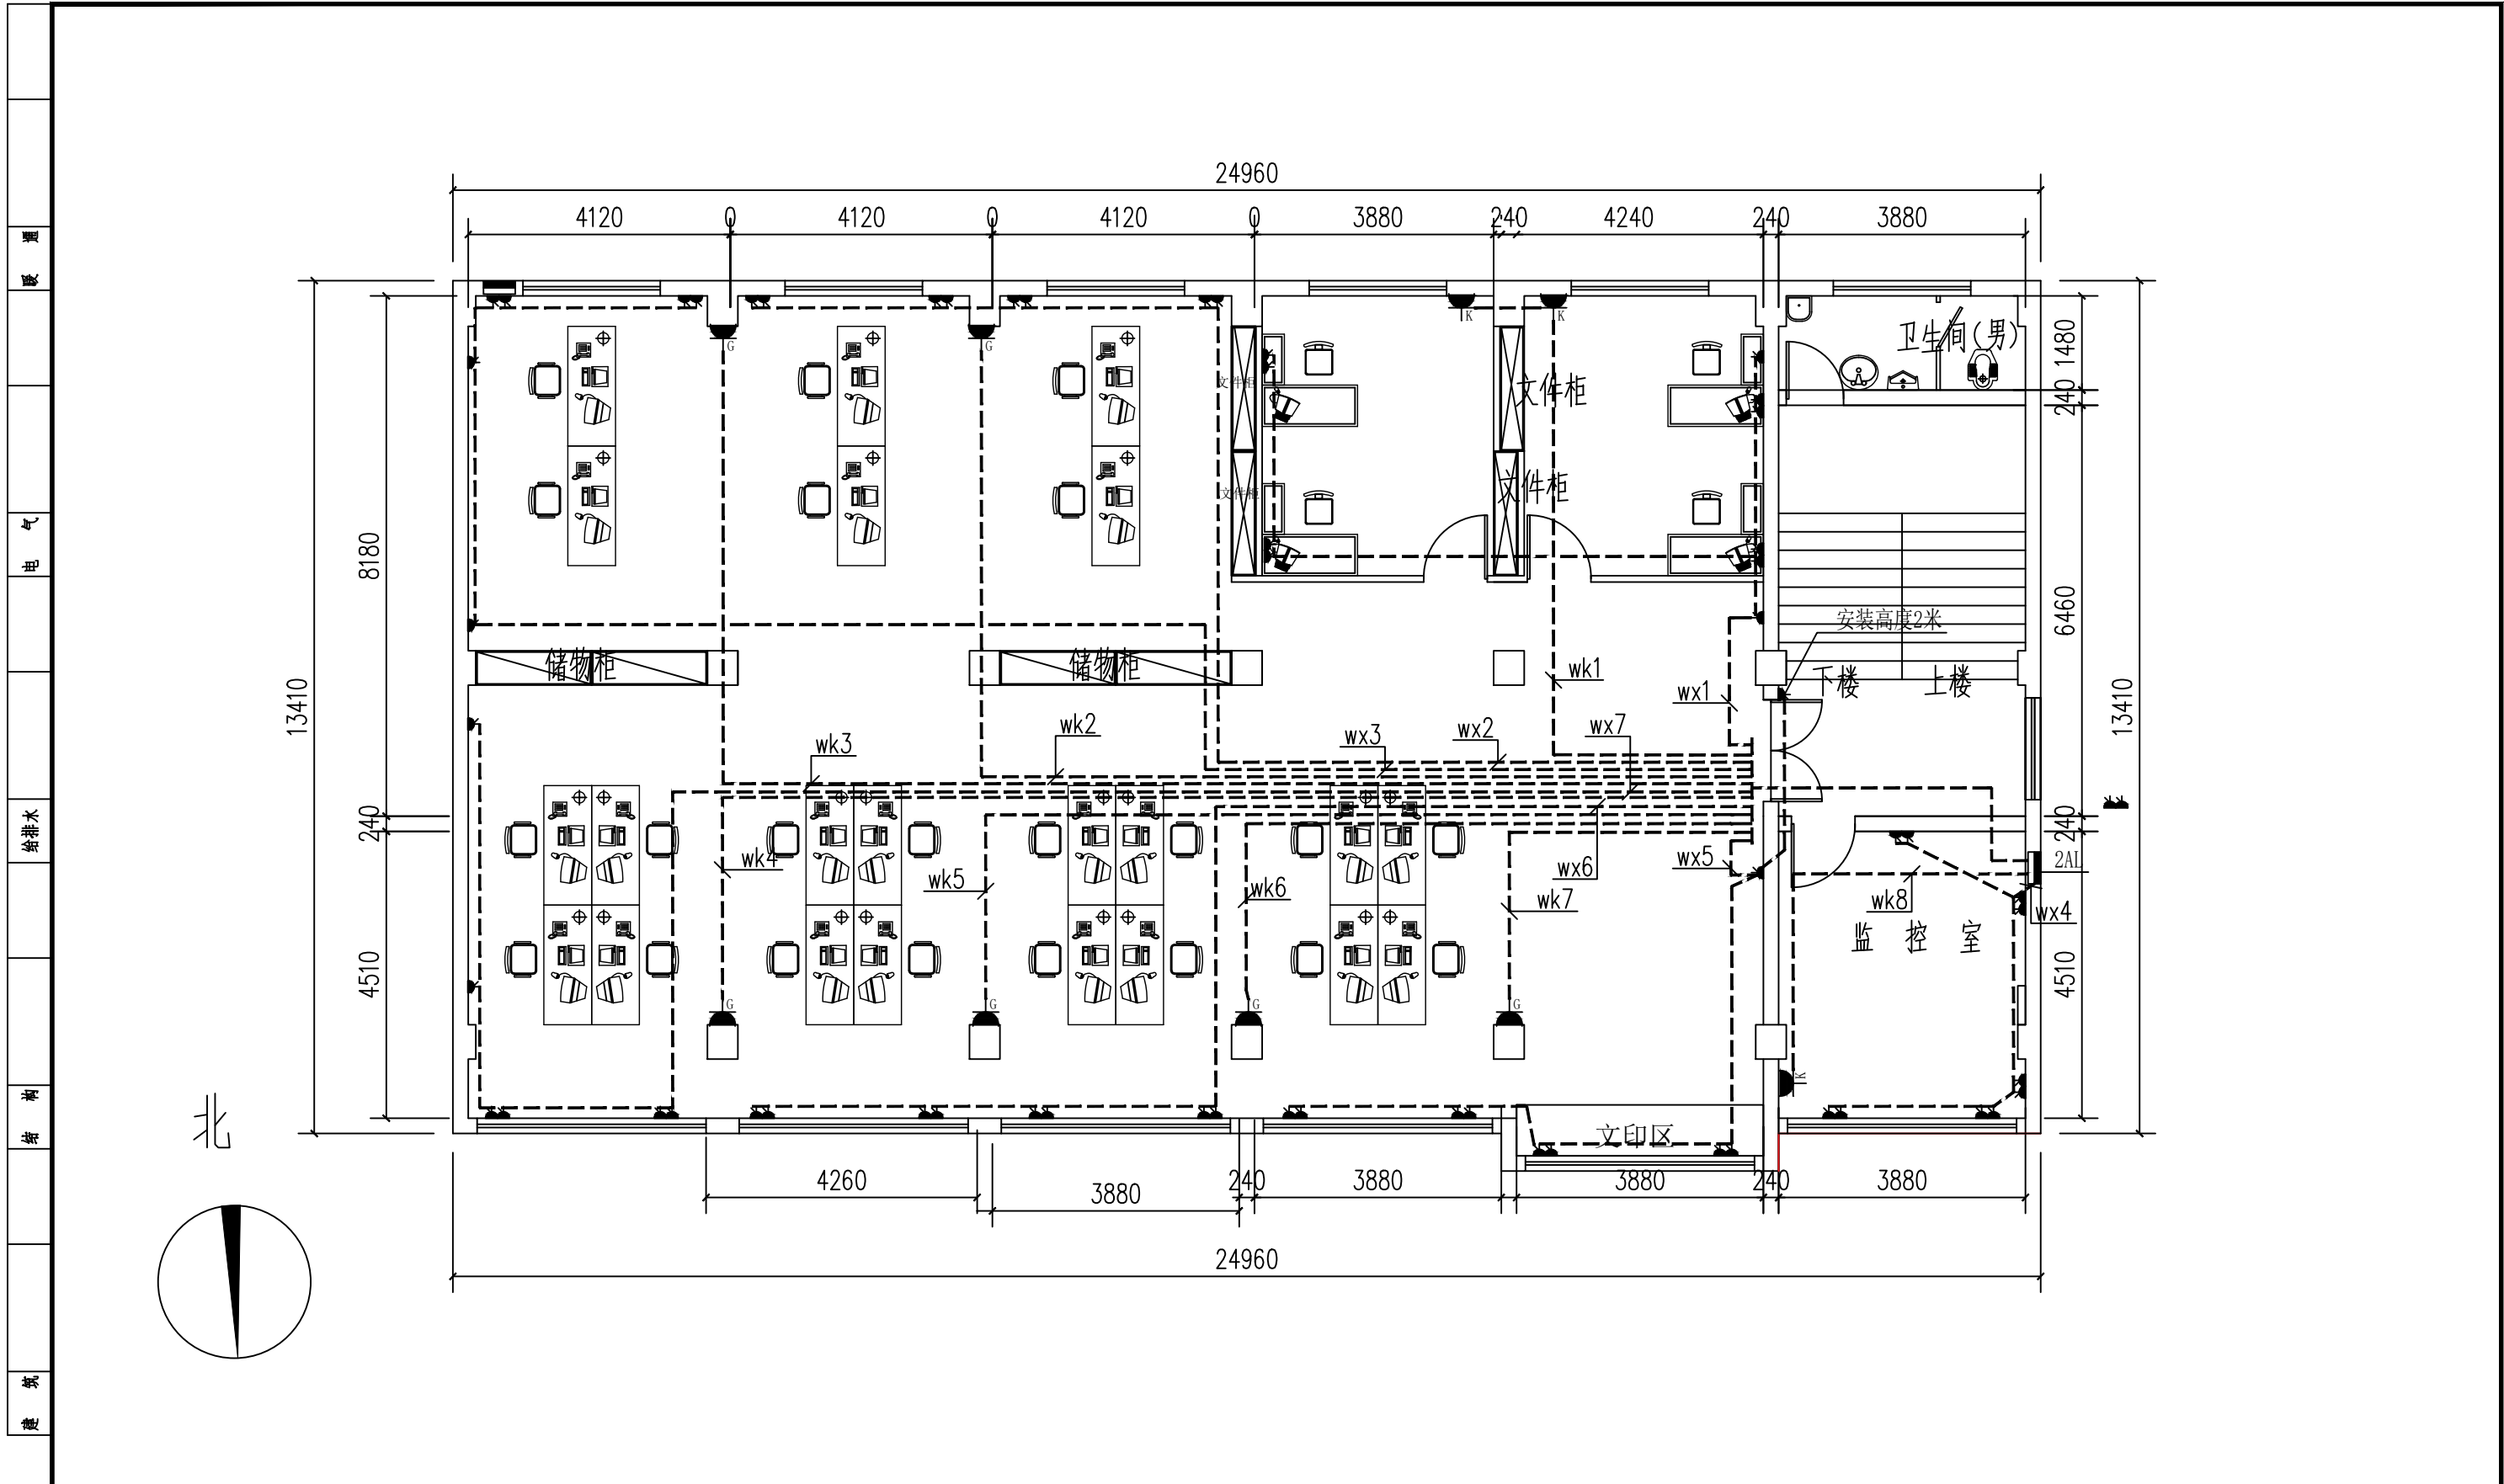



A3	单位出图专用章	注册专用章	上海江南建筑设计院(集团)有限公司 SHANGHAI JIANGNAN ARCHITECTURAL DESIGN INSTITUTE (GROUP) CO., LTD.			工程名称	高邮市公安局卸甲中队营房装修改造工程		
	图幅						项目名称	高邮市公安局卸甲中队营房装修改造工程	设计编号
			审核	王超	专业负责人	金军	图名	二层改造后强电平面图	
			核定	王超	校对	金军		比例	1:100
			项目负责人	王超	设计人	毛羽飞	日期	2026.01	
							工程证书编号	A131002343	
							图号	电气 11	版别 A

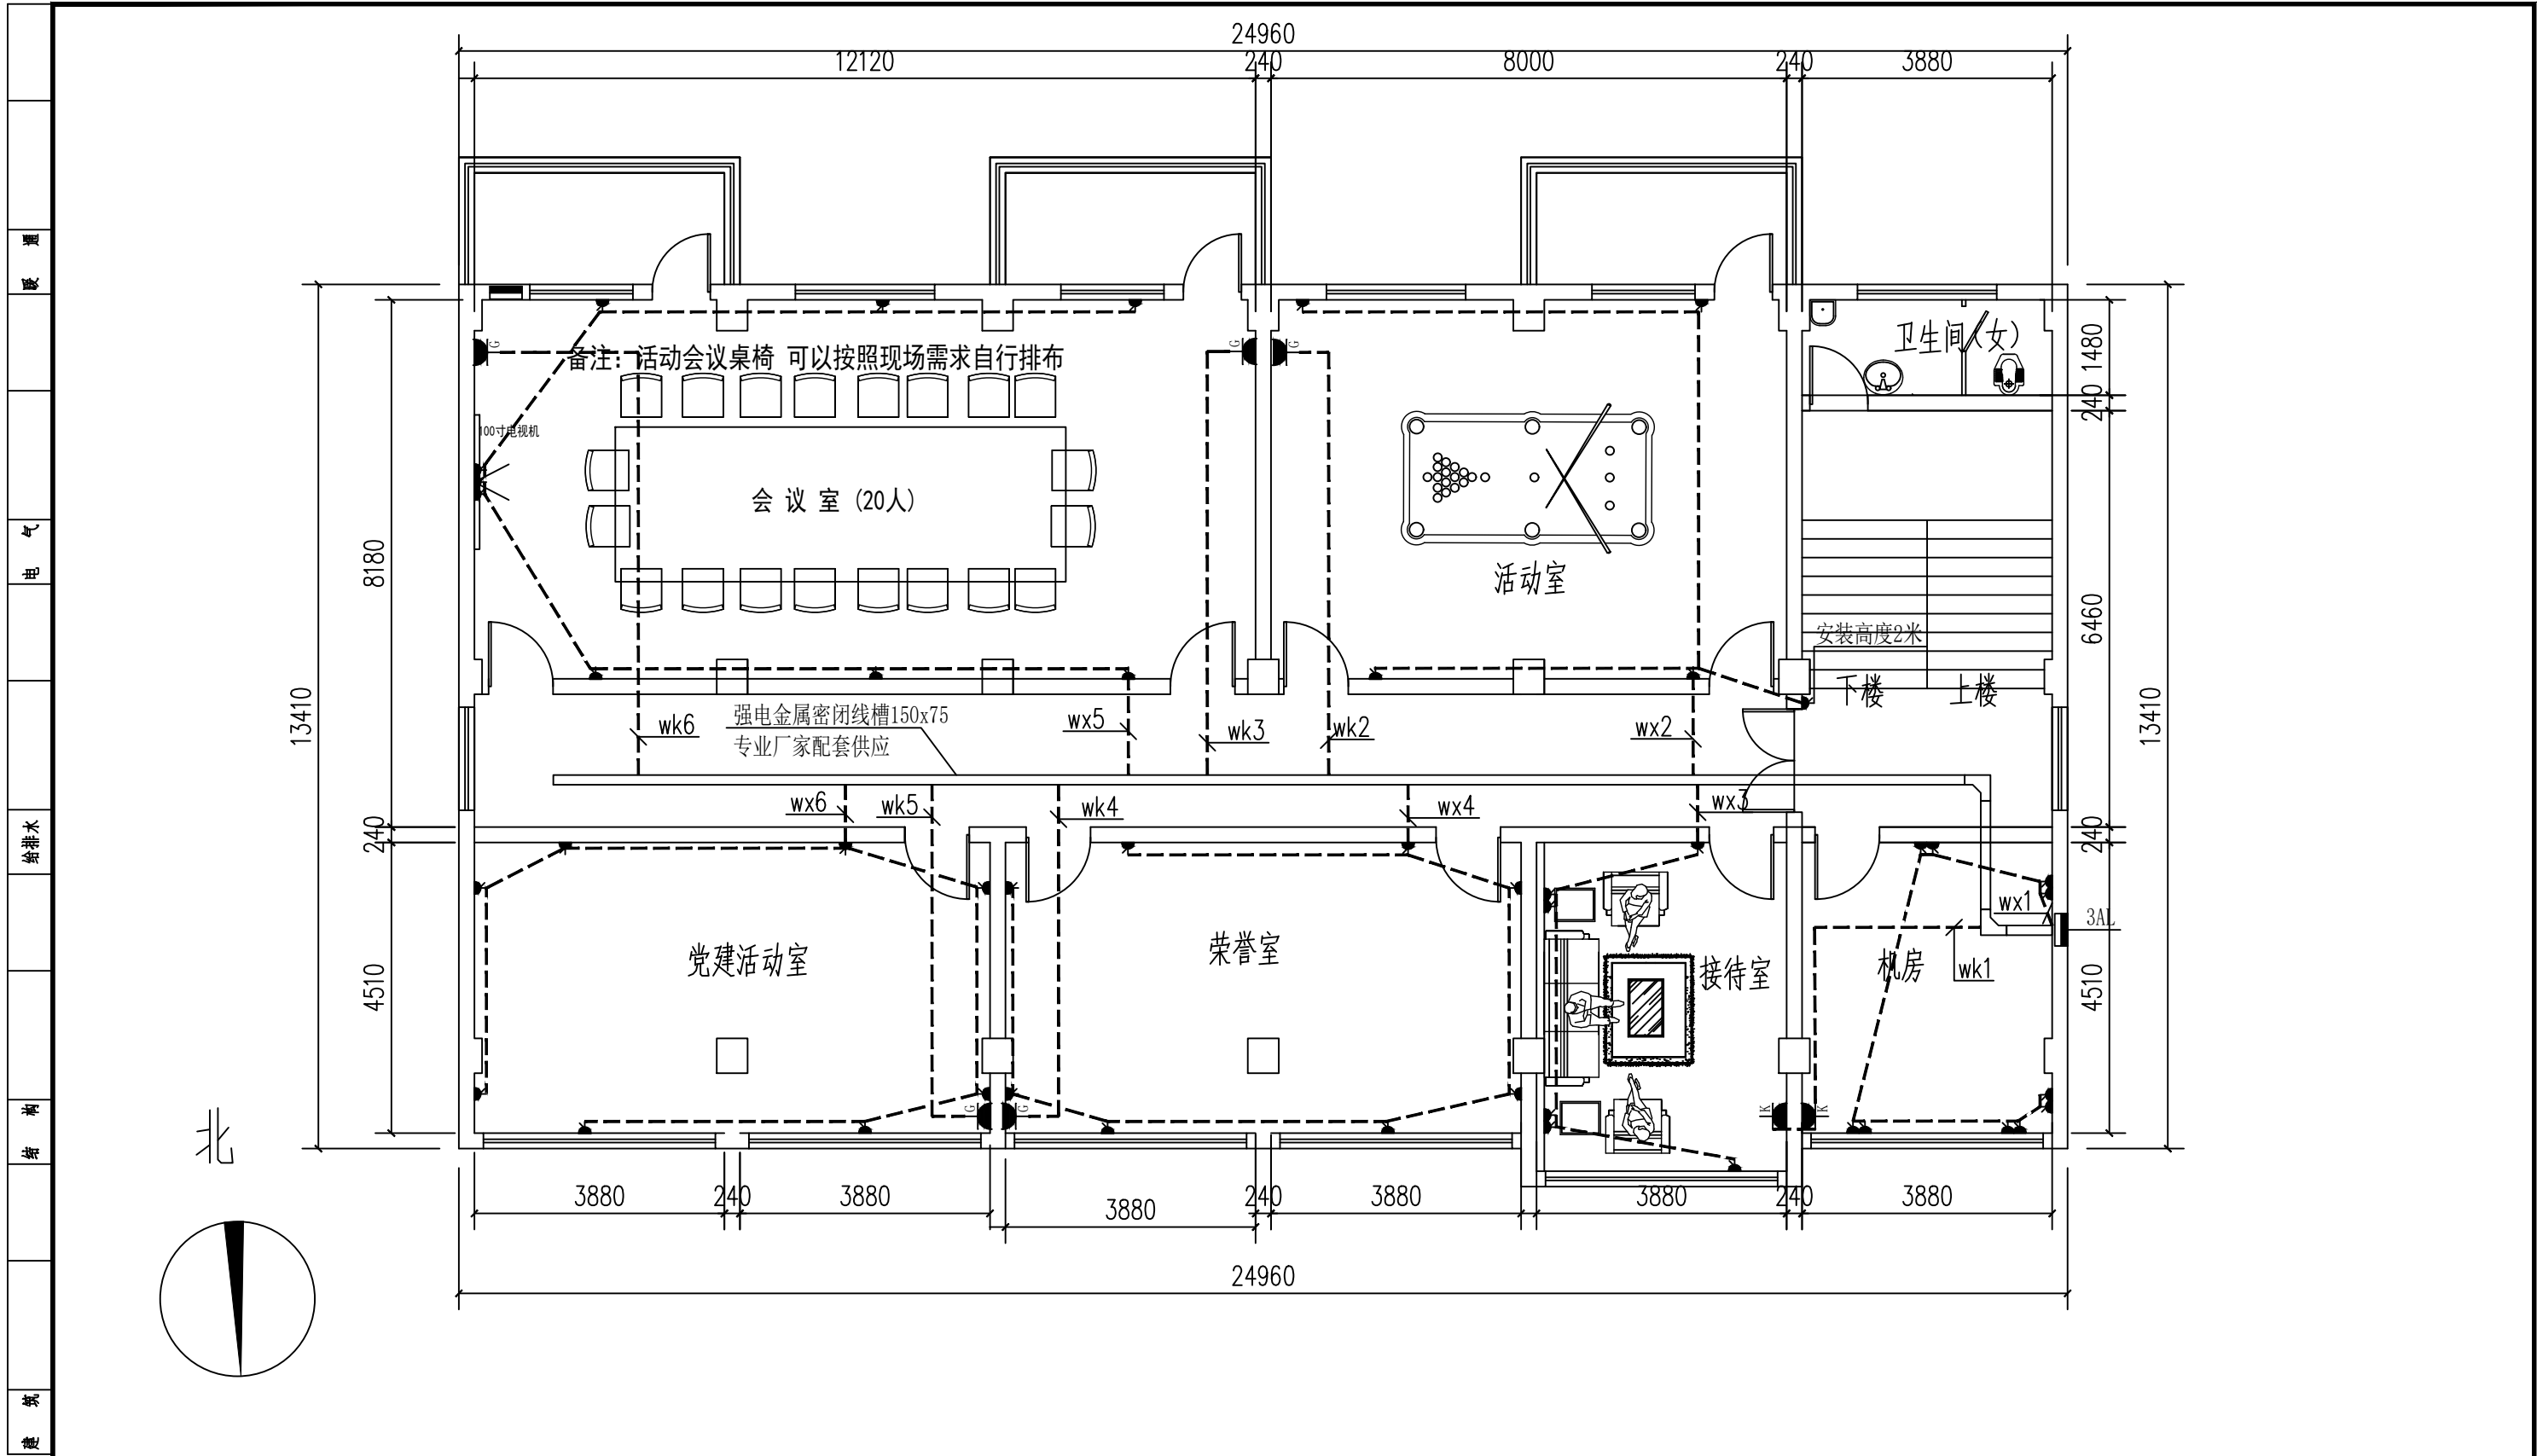



A3	单位出图专用章	注册专用章	上海江南建筑设计院(集团)有限公司 SHANGHAI JIANGNAN ARCHITECTURAL DESIGN INSTITUTE (GROUP) CO., LTD.		工程名称	高邮市公安局卸甲中队营房装修改造工程				
					项目名称	高邮市公安局卸甲中队营房装修改造工程	设计编号	2025-4W033		
图幅			审定	王超	专业负责人	金军	图名	三层改造后强电平面图	比例	1:100
			审核	王超	校对	金军		日期	2026.01	图号
			项目负责人	王超	设计人	毛羽飞	工程设计证书编号?A131002343			

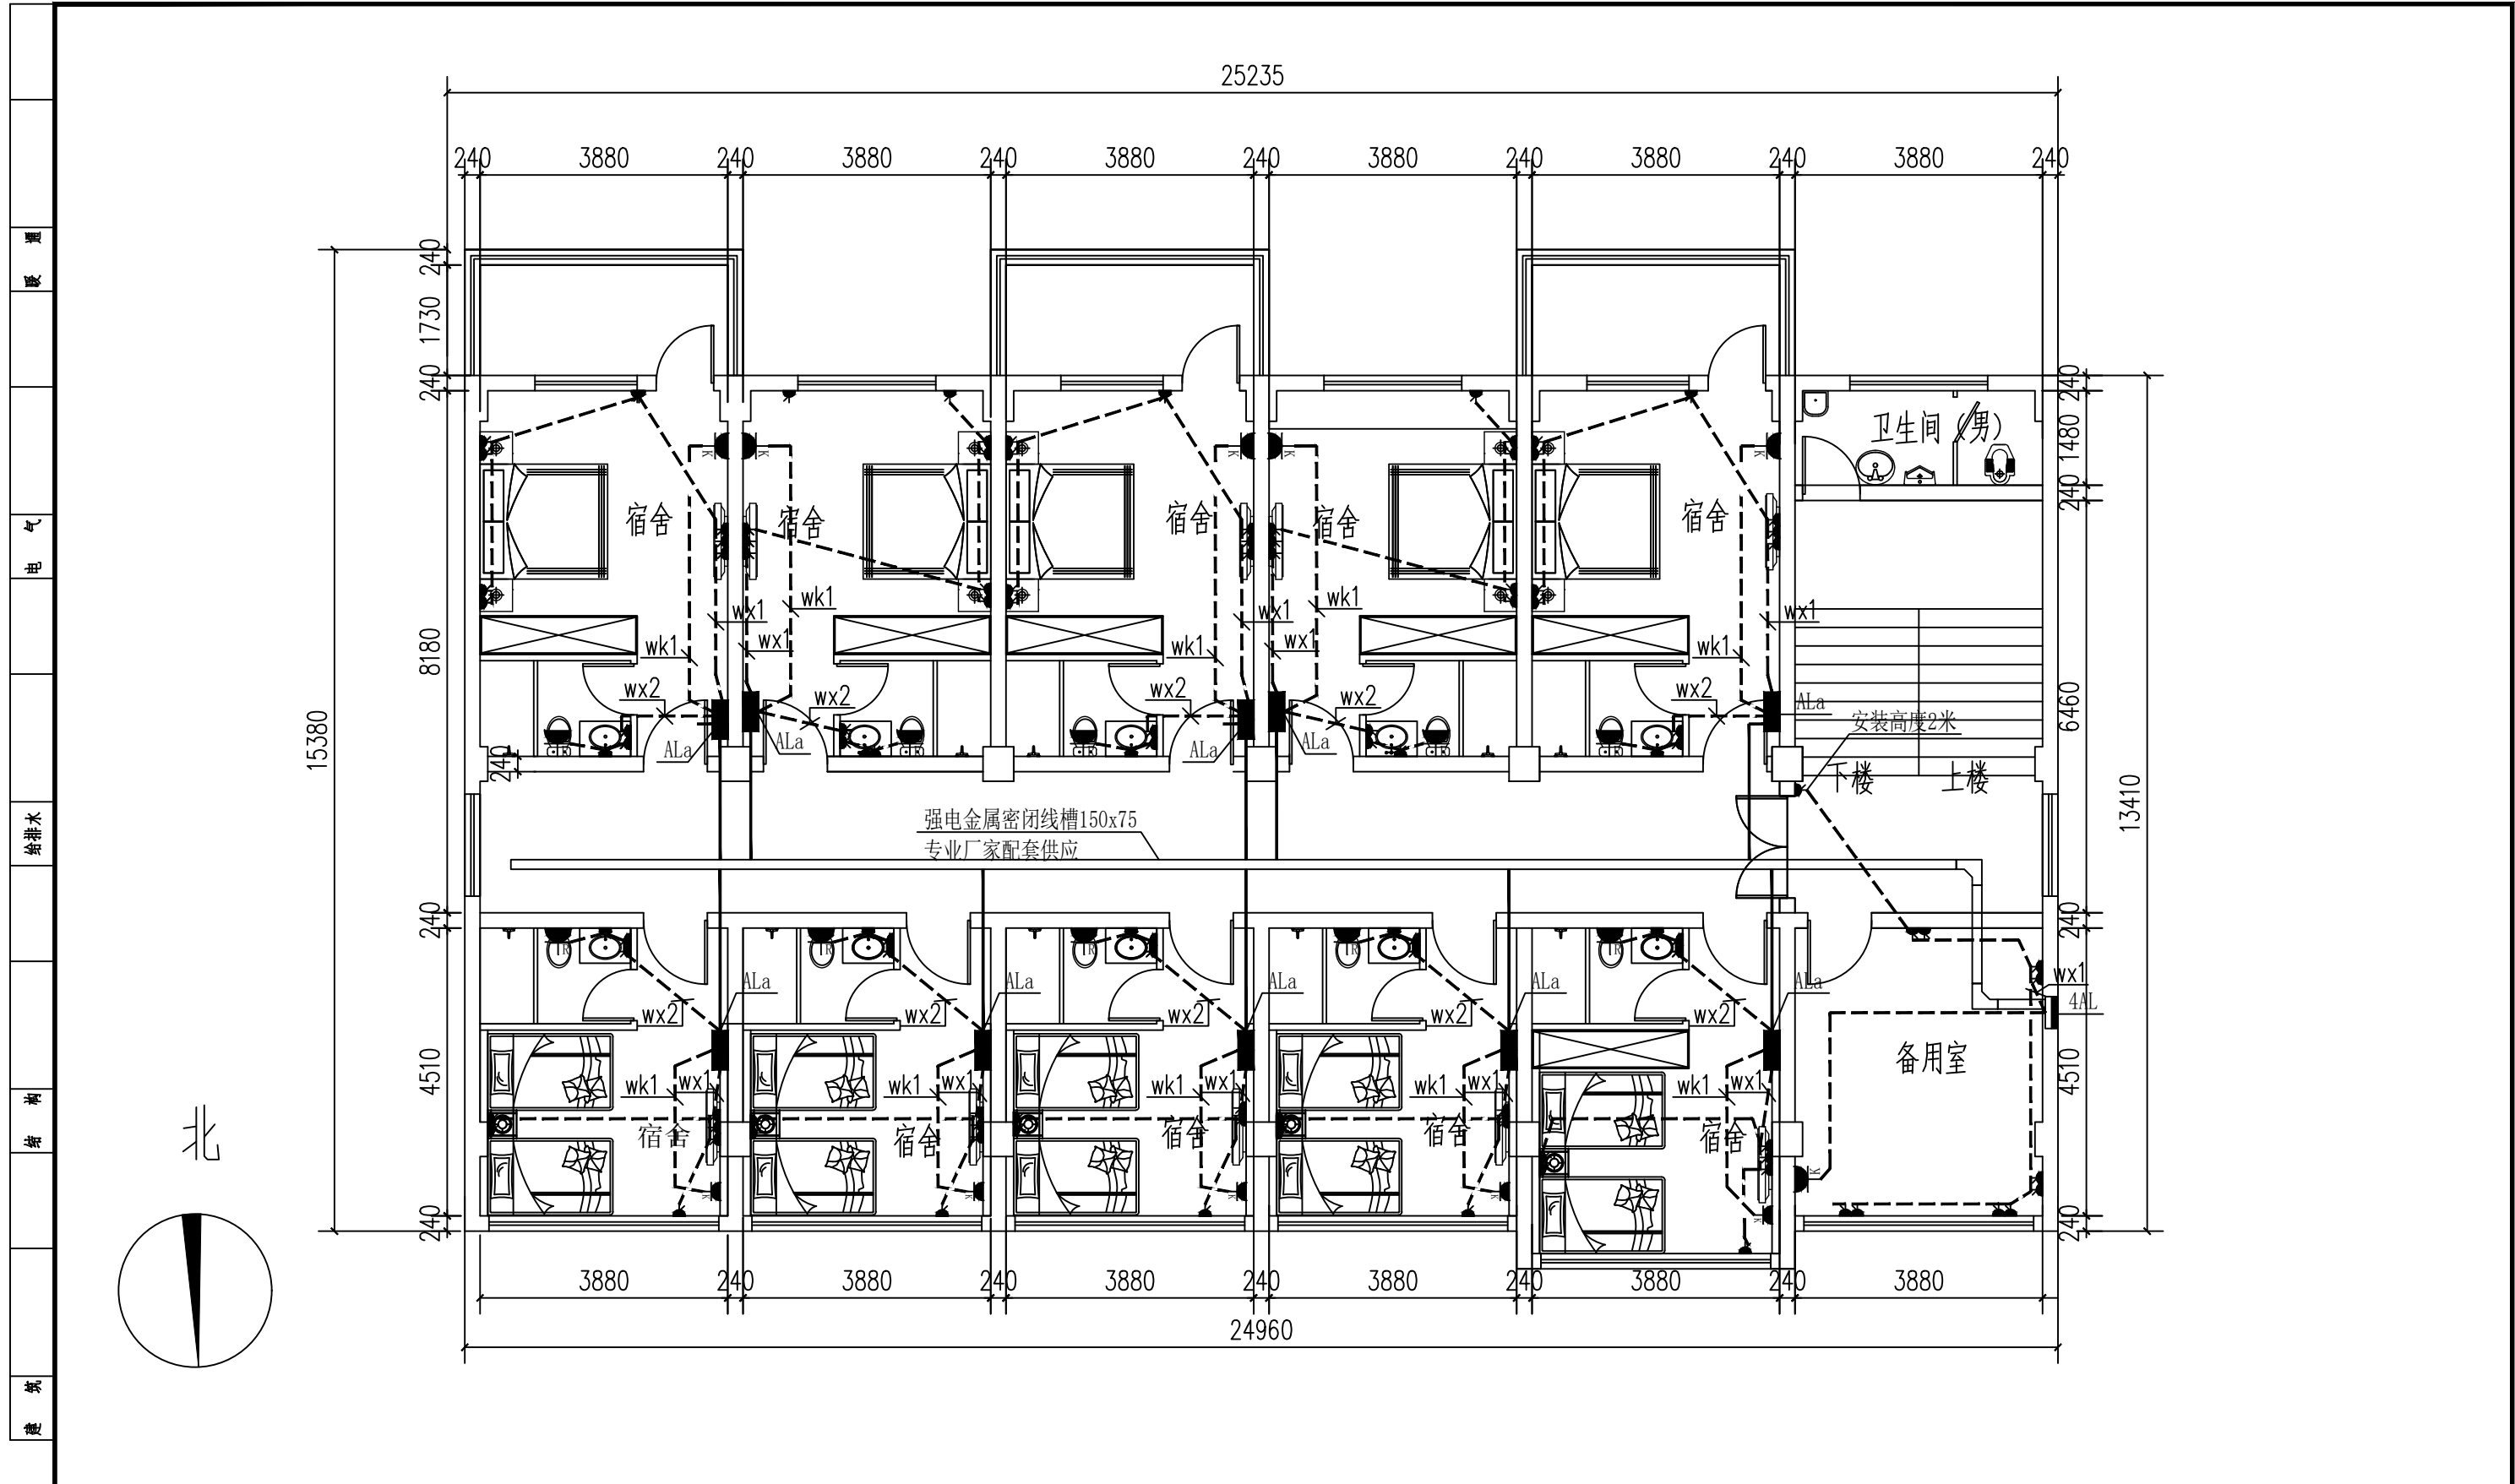

A3	单位出图专用章	注册专用章	上海江南建筑设计院(集团)有限公司 SHANGHAI JIANGNAN ARCHITECTURAL DESIGN INSTITUTE (GROUP) CO., LTD.		工程名称	高邮市公安局卸甲中队营房装修改造工程		
	图幅					项目名称	高邮市公安局卸甲中队营房装修改造工程	设计编号
			审定	王超	专业负责人	金军	比例	1:100
			审核	王超	校对	金军	日期	2026.01
			项目负责人	王超	设计人	毛羽飞	图号	电气 13 版别 A
							工程设计证书编号?	A131002343

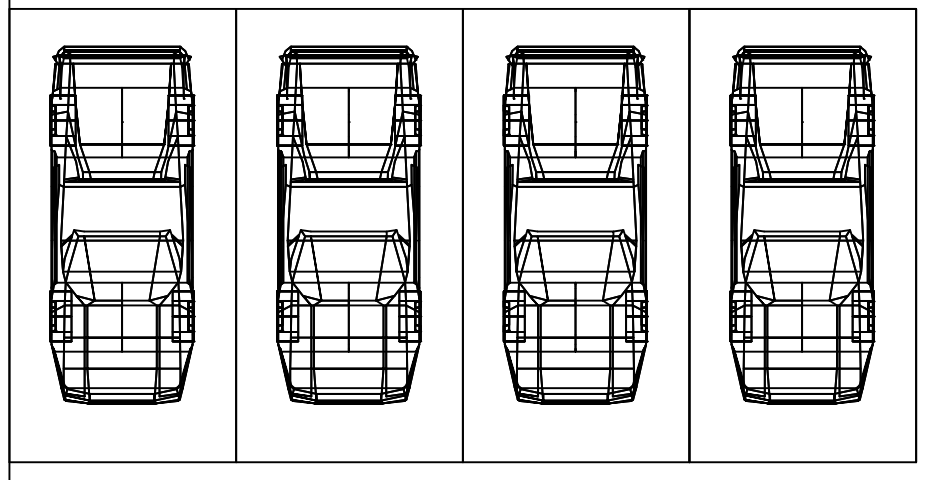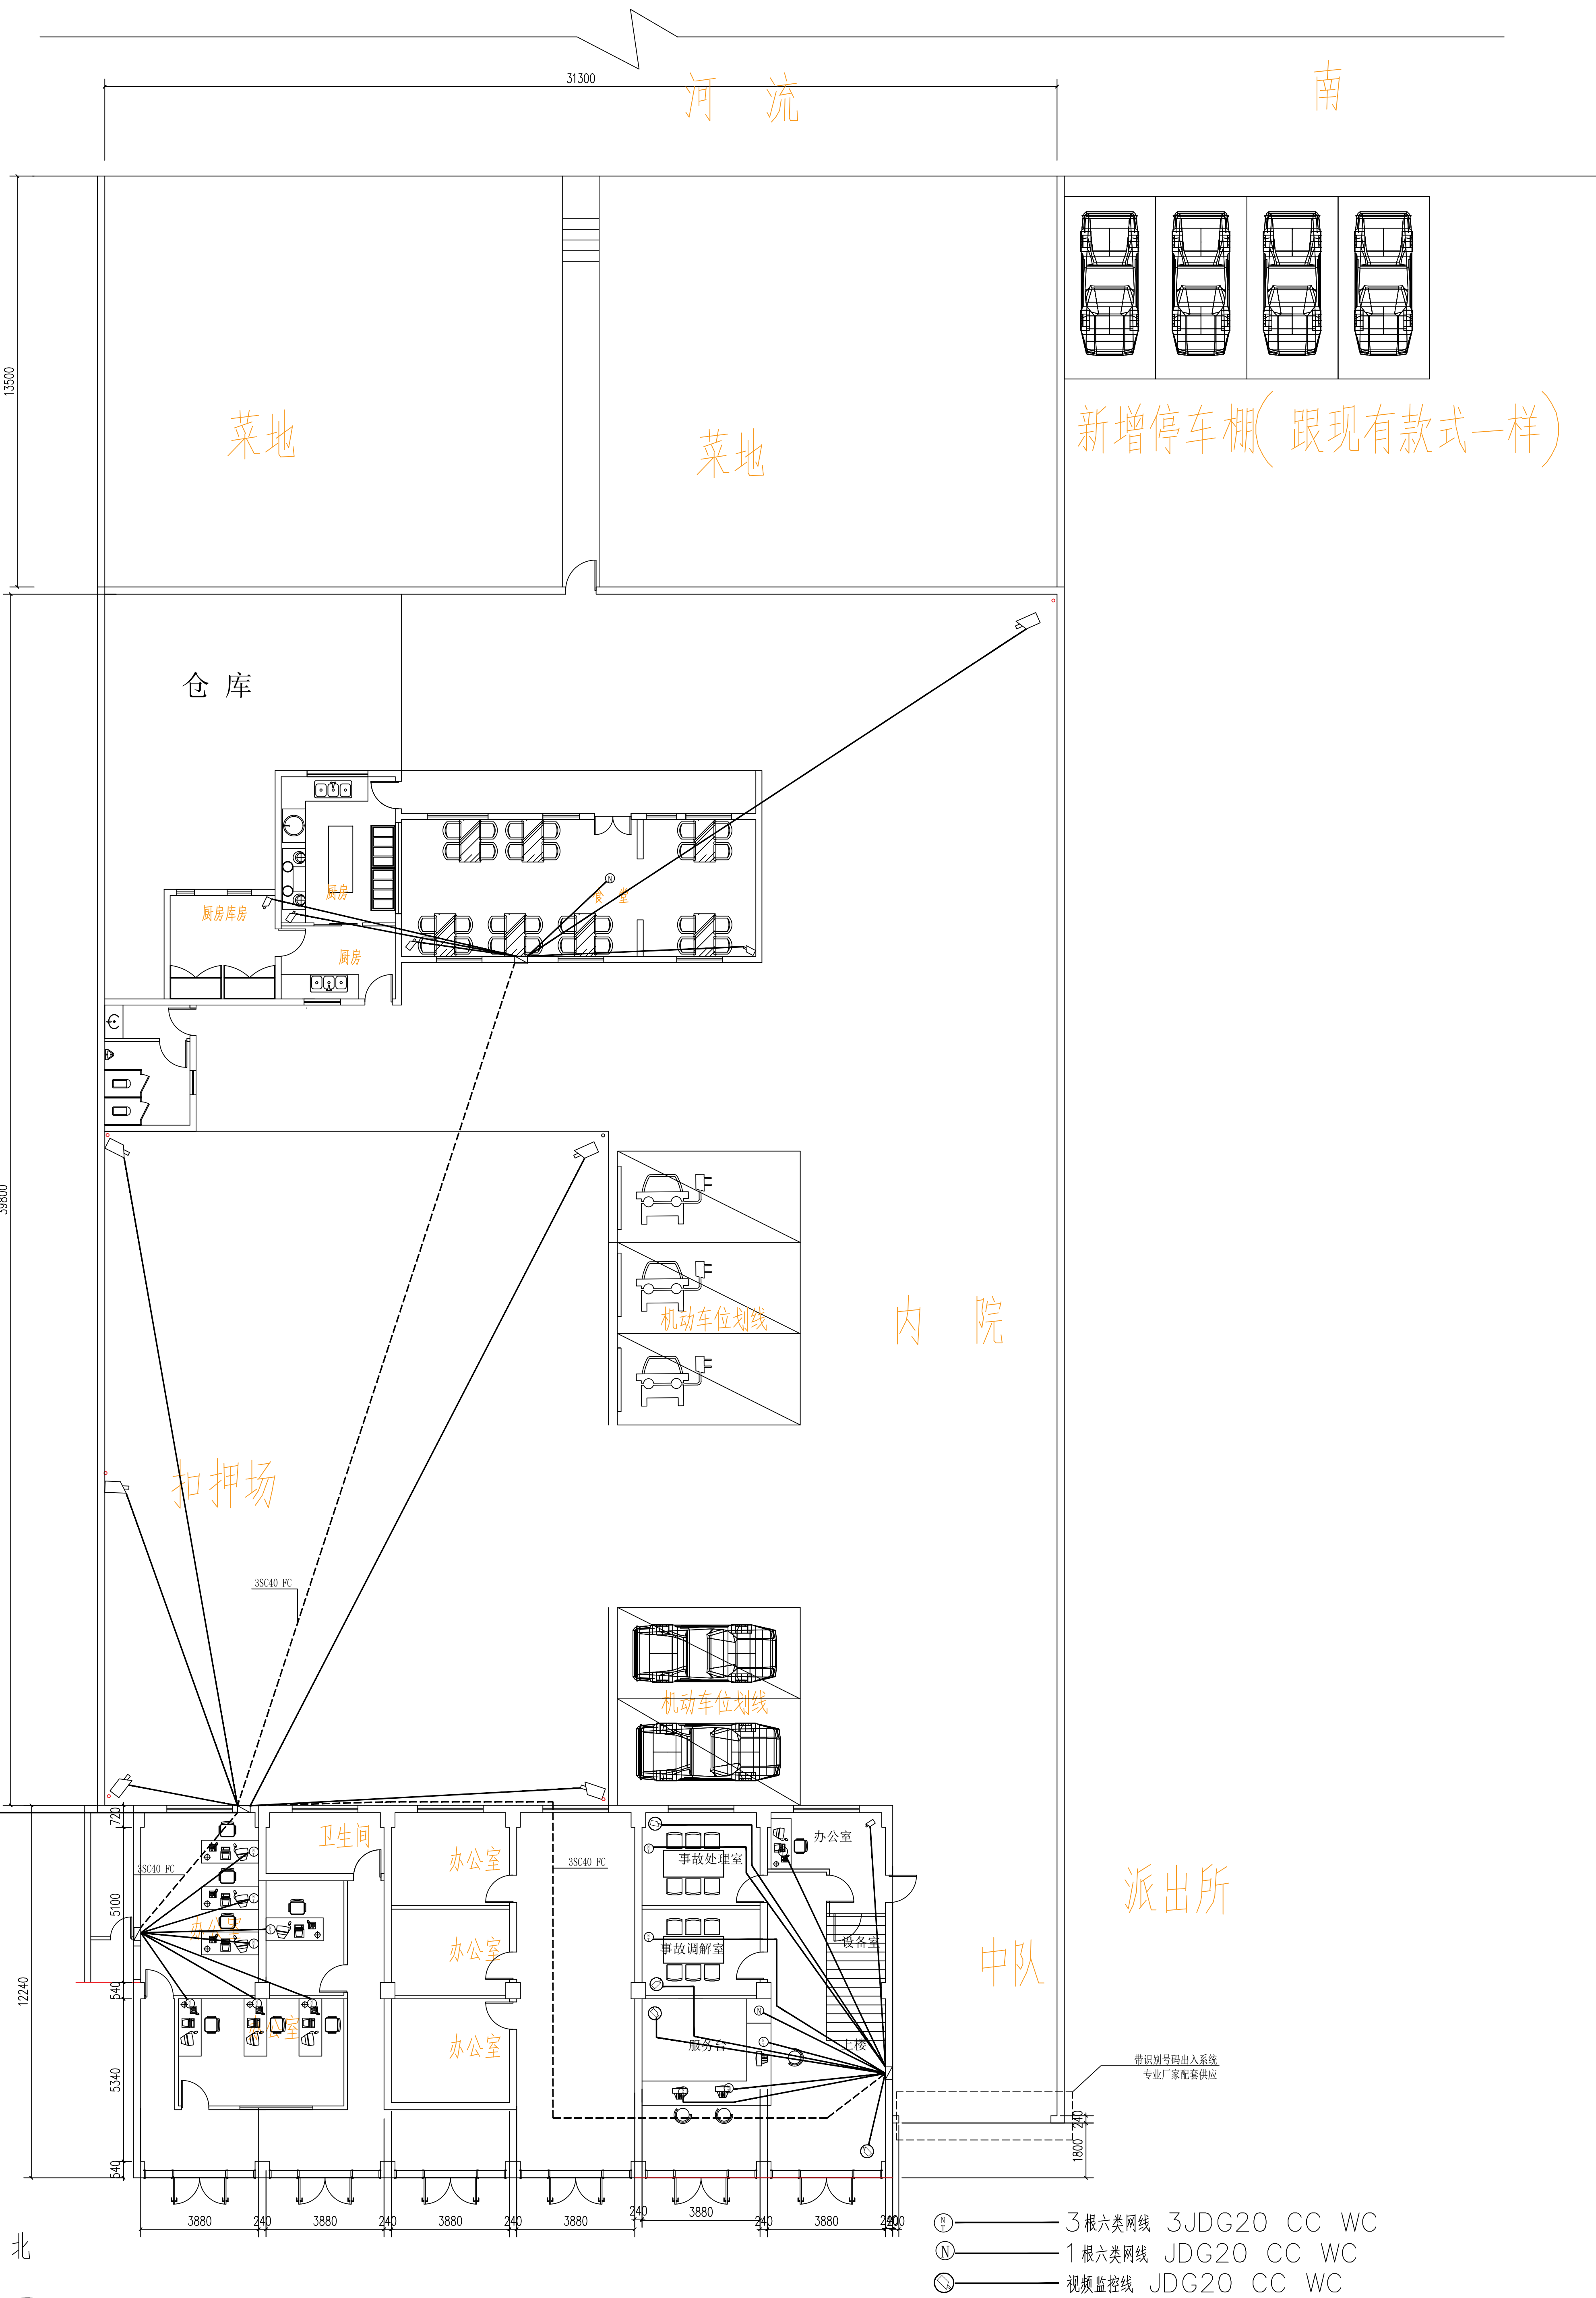


新增停车棚(跟现有款式一样)

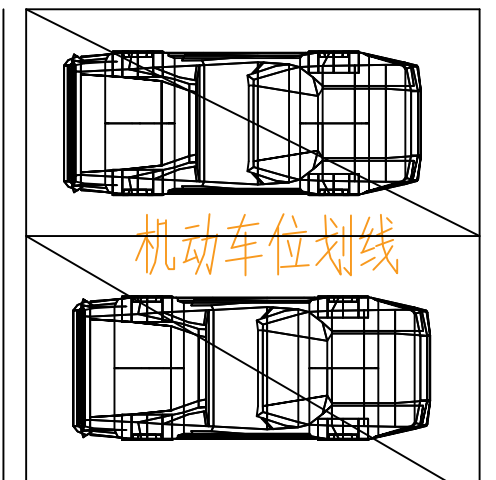
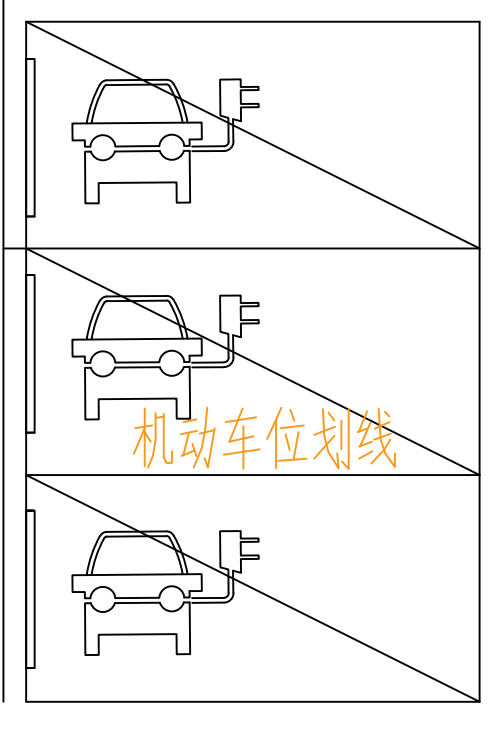


- ① ———— 3根六类网线 3JDG20 CC WC
- ② ———— 1根六类网线 JDG20 CC WC
- ③ ———— 视频监控线 JDG20 CC WC

北

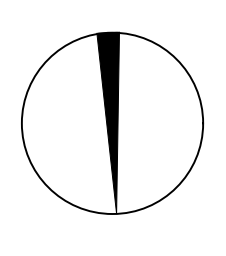


单位出图专用章		注册专用章		上海江南建筑设计院(集团)有限公司 SHANGHAI JIANGNAN ARCHITECTURAL DESIGN INSTITUTE (GROUP) CO., LTD.		工程名称 高邮市公安局卸甲中队营房装修改造工程 项目名称 高邮市公安局卸甲中队营房装修改造工程 设计编号 2025-4W033	
设计人	王超	专业负责人	王超	审核人	金军	日期	2026.01
校对	王超	校对	王超	审核	金军	图名	一层改造后弱电平面图
项目负责人	王超	设计	王超	设计	毛羽飞	工程登记证号	2A131002343
						图号	15
						版数	A

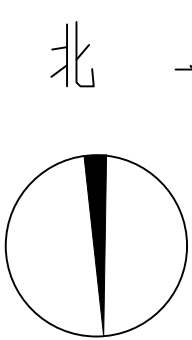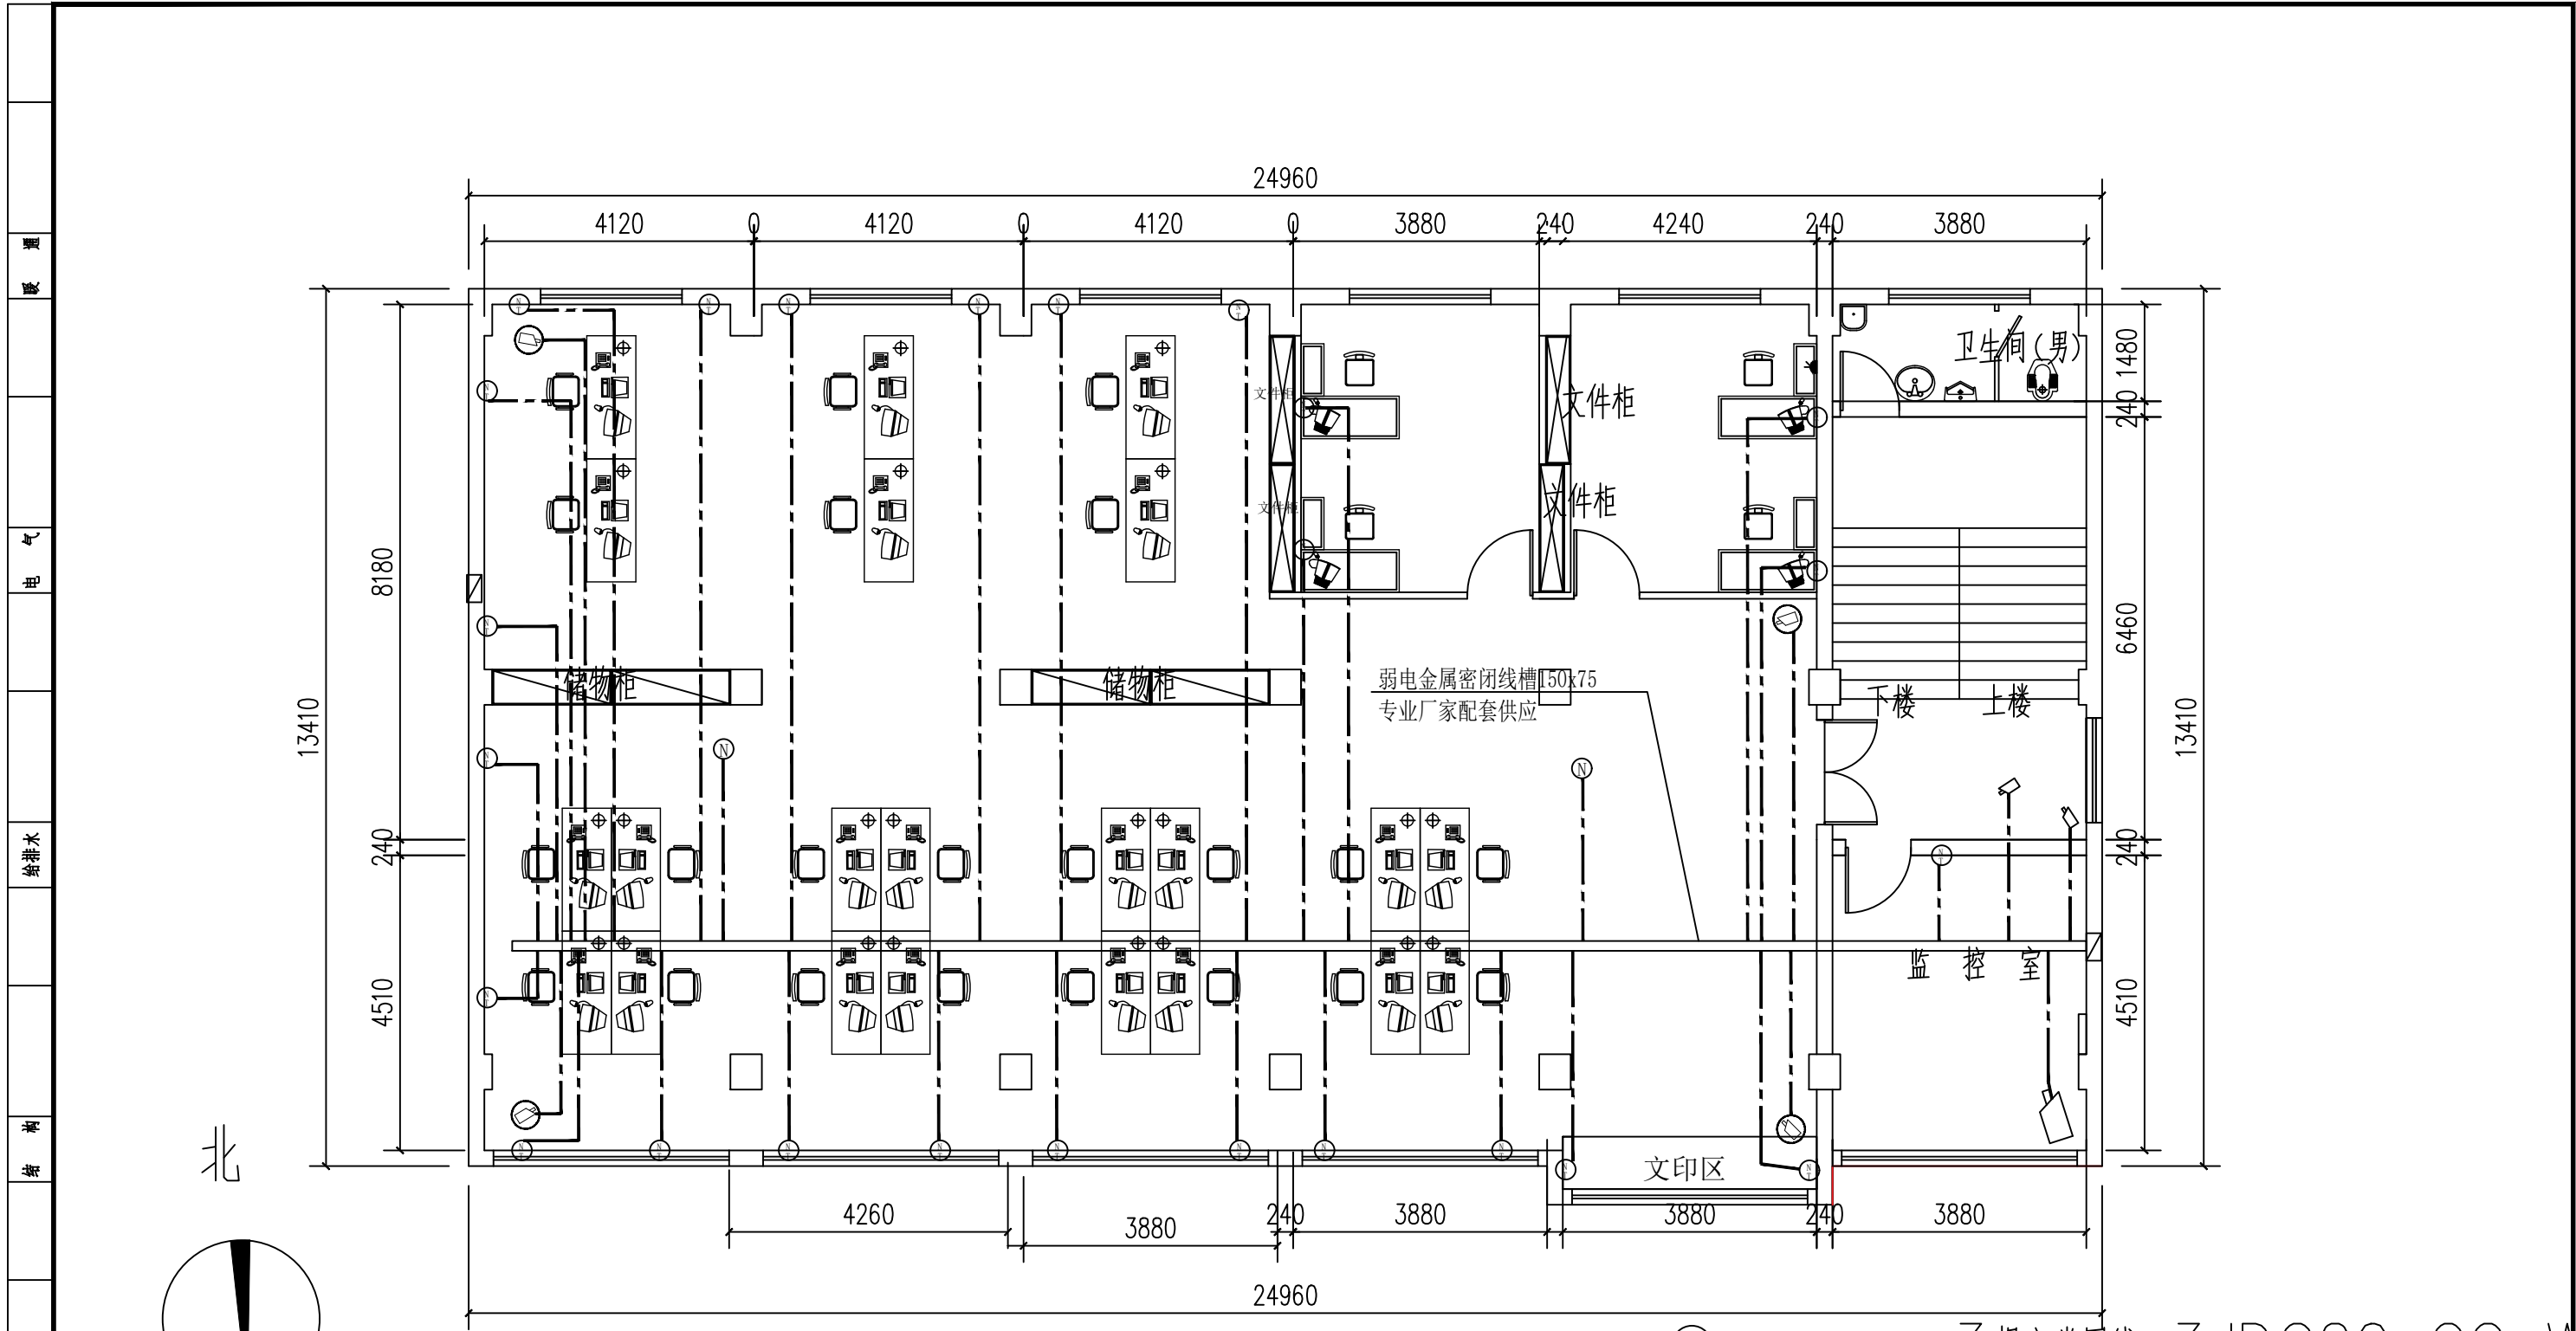

- ⊖ ——— 3根六类网线 3JDG20 CC WC
- ⊖ ——— 1根六类网线 JDG20 CC WC
- ⊖ ——— 视频监控线 JDG20 CC WC




单位出图专用章	注册专用章	 上海江南建筑设计院(集团)有限公司 SHANGHAI JIANGNAN ARCHITECTURAL DESIGN INSTITUTE (GROUP) CO., LTD.	工程名称 高邮市公安局卸甲中队营房装修改造工程	
			项目名称 高邮市公安局卸甲中队营房装修改造工程	设计编号 2025-4W033
		审核 王超 专业负责人 金军	图名 二层改造后弱电平面图	比例 1:100
		项目负责 王超 设计人 毛羽飞	日期 2026.01	图号 电气 16
			工程设计证书编号?A131002343	版别 A

A3
图幅

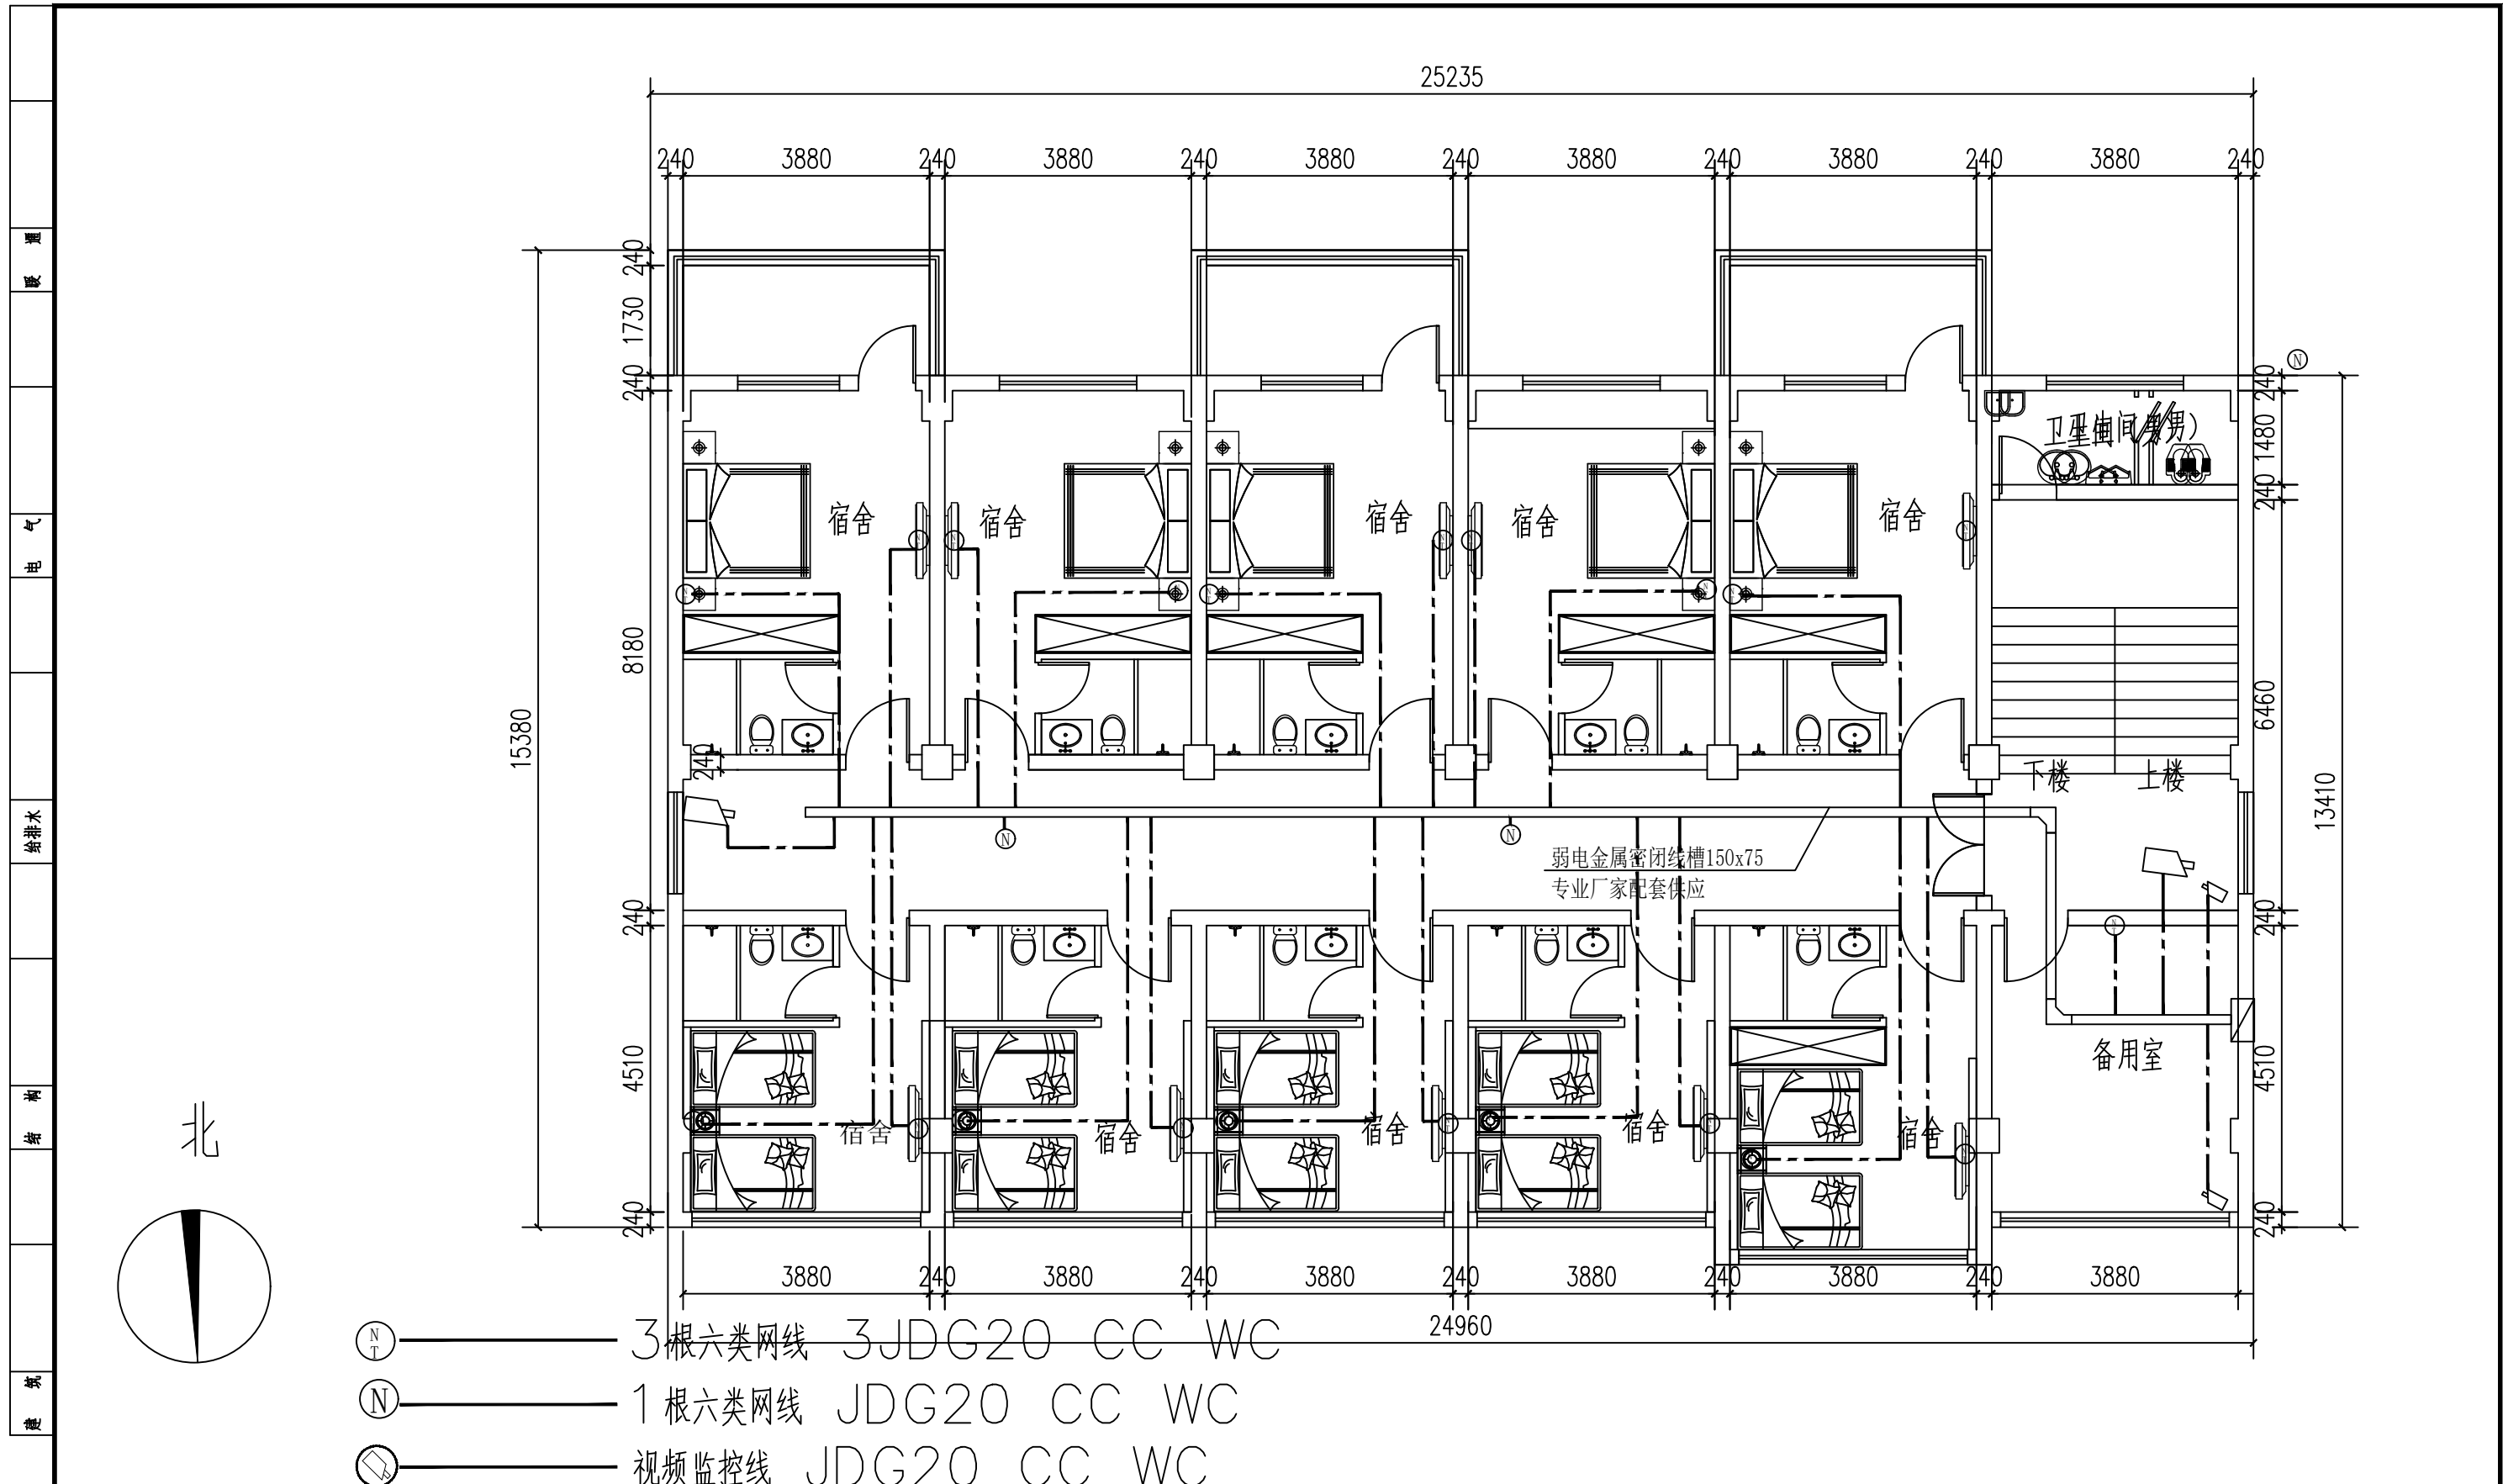

- Ⓝ ——— 3根六类网线 3JDG20 CC WC
- Ⓝ ——— 1根六类网线 JDG20 CC WC
- Ⓝ ——— 视频监控线 JDG20 CC WC

A3	单位出图专用章	注册专用章	上海江南建筑设计院(集团)有限公司 SHANGHAI JIANGNAN ARCHITECTURAL DESIGN INSTITUTE (GROUP) CO., LTD.		工程名称	高邮市公安局卸甲中队营房装修改造工程			
					项目名称	高邮市公安局卸甲中队营房装修改造工程	设计编号	2025-4W033	
图幅					图名	四层改造后弱电平面图		比例	1:100
					项目负责人	王超	设计人	毛羽飞	日期
					核定	王超	专业负责人	金军	工程设计证书编号?A131002343 图号 电气 18 版别 A
					审核	王超	校对	金军	

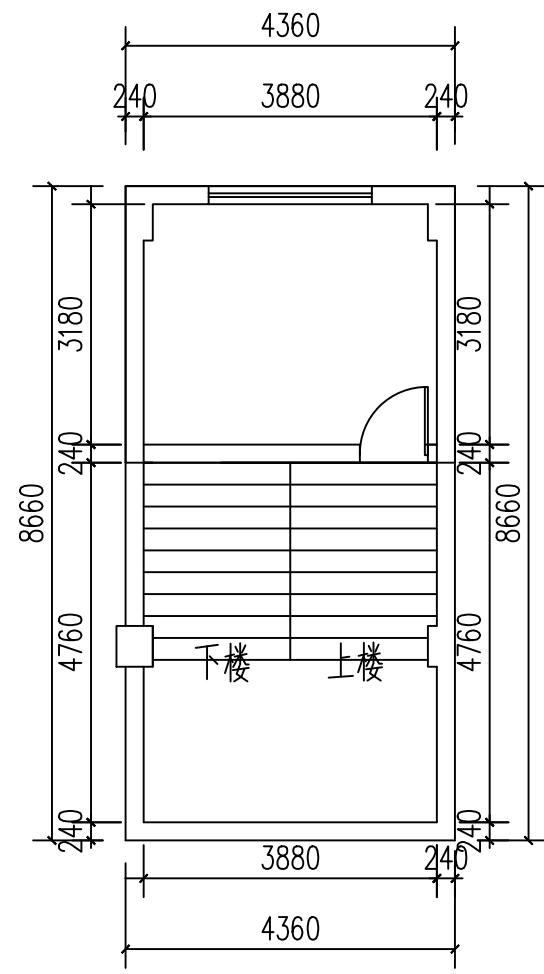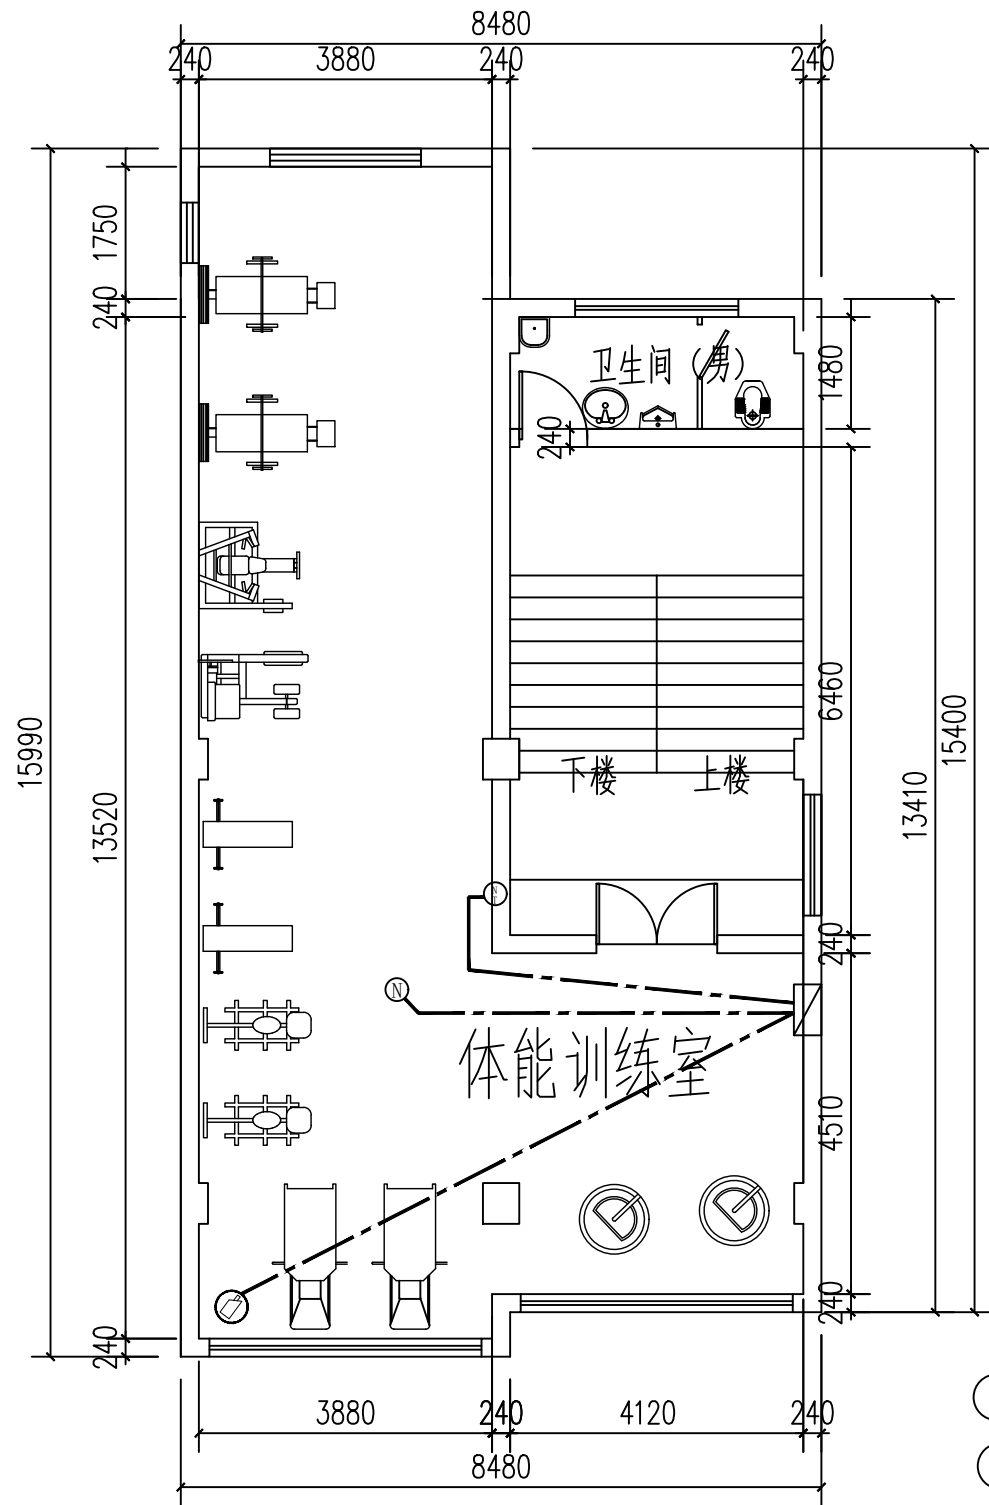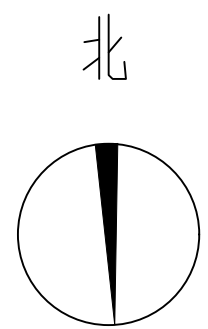

- 3根六类网线 3JDG20 CC WC
- 1根六类网线 JDG20 CC WC
- 视频监控线 JDG20 CC WC

A3	单位出图专用章	注册专用章	上海江南建筑设计院(集团)有限公司 SHANGHAI JIANGNAN ARCHITECTURAL DESIGN INSTITUTE (GROUP) CO., LTD.				工程名称	高邮市公安局卸甲中队营房装修改造工程		
							项目名称	高邮市公安局卸甲中队营房装修改造工程	设计编号	2025-4W033
图幅			审定	王超	专业负责人	金军	图名	五层改造后弱电平面图	比例	1:100
			审核	王超	校对	金军		阁楼改造后弱电平面图	日期	2026.01
			项目负责人	王超	设计人	毛羽飞	工程设计证书编号?A131002343		图号	电气 19 版别 A