



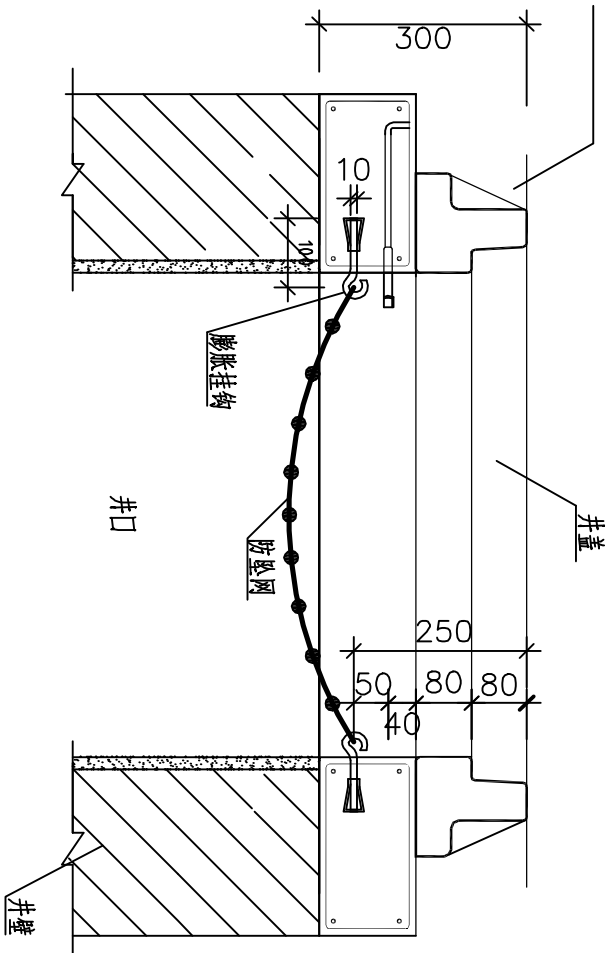

井筒防坠网安装剖面图

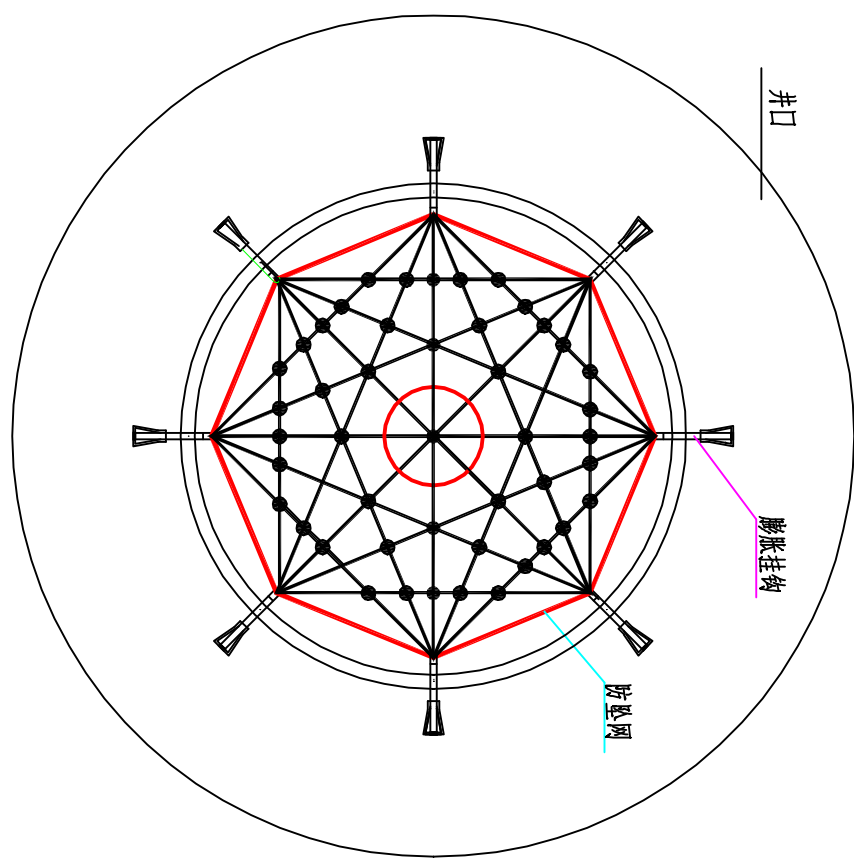

井筒防坠网安装平面图

说明:

- 1、防坠网要求: 防坠网网绳为高强度聚乙烯纤维等耐腐蚀材料; 网体的网绳直径: 8mm; 所有的网绳由不小于3股单绳制成, 单绳拉力大于1600N; 防坠网的直径600—800mm, 其网目边长不大于100mm, 承重不低于300kg; 网绳断裂强力: $\geq 3000N$; 耐冲击: ≥ 500 焦耳, 网绳不断裂。
- 2、挂钩螺栓要求: 材质为304不锈钢, 螺栓直径10mm, 长度100mm。
- 3、安装要求: 防坠网安装在距井盖300mm深处; 在井筒壁确定膨胀螺栓空位8个, 沿圆周大致均分, 基本水平; 钻孔至适合膨胀螺栓的长度; 清孔; 插入膨胀螺栓, 钩向上, 拧紧固定; 挂防坠网, 并固定稳。
- 4、验收标准: 用50kg重物至网中2—3min后取出, 检查井筒壁, 膨胀螺栓和防坠网。井筒壁无破损, 膨胀螺栓不松动, 防坠网无破裂, 为合格。
- 5、未尽事宜, 详见中华人民共和国国家标准《安全网》GB 5725—2009。

扬州永茂电力建设有限公司				扬州天量置业NO2021G02房地产开发项目电力接入工程		施工
设计证书号码: A232047199				设计阶段		
批准		校核		防坠网安装图		
审核		设计				
比例		日期				
				图号	A-07	