
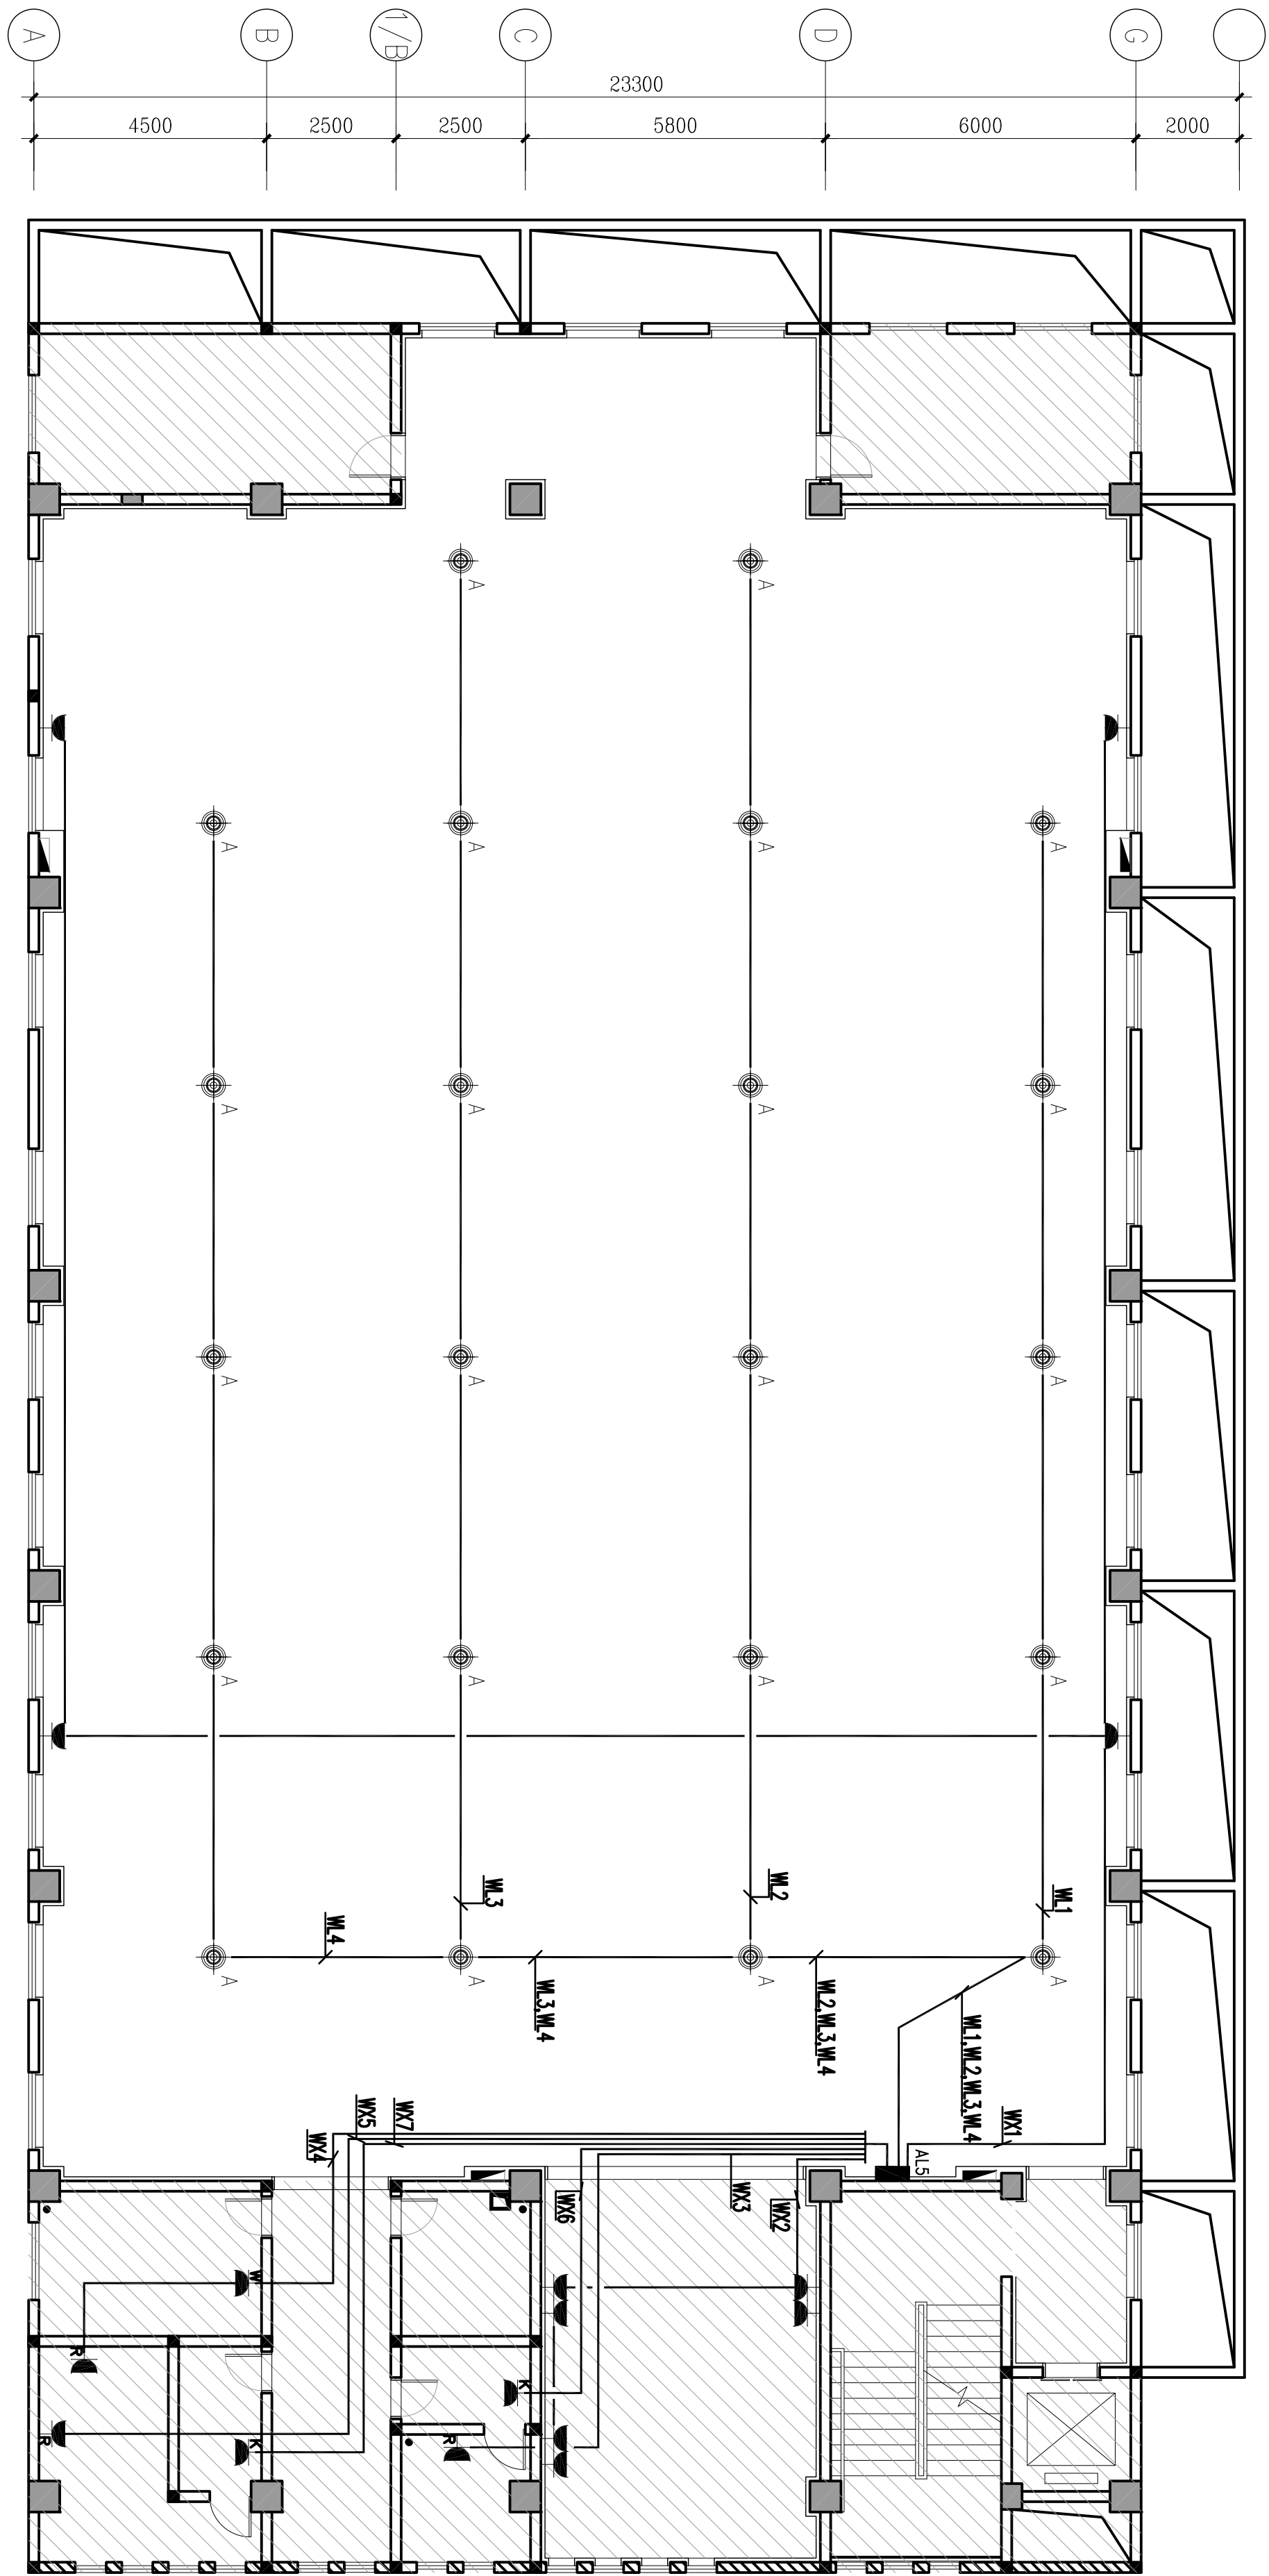


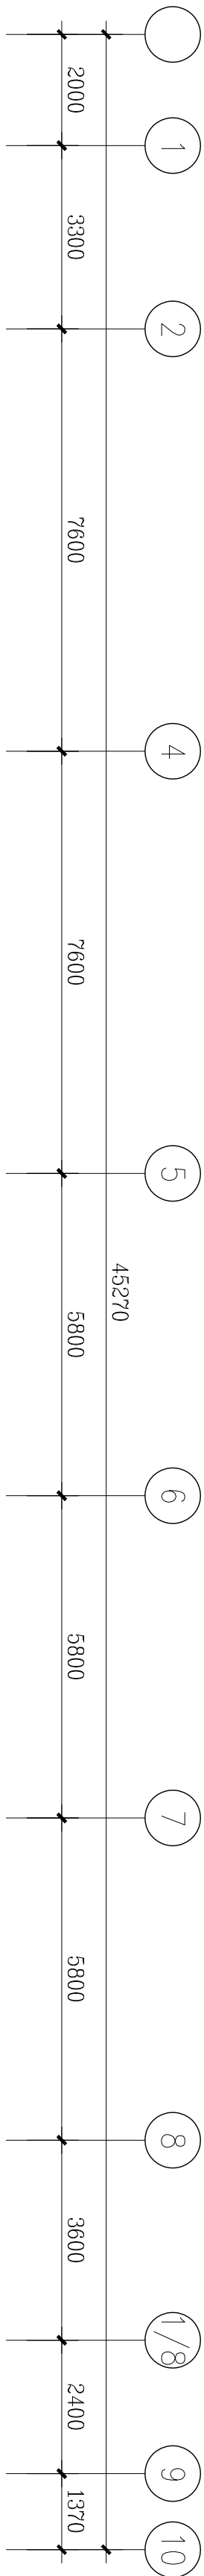

注意事项

- 此图纸内之设计属我司知识产权，未经本公司及甲方批准不得翻印。
- 施工单位必须于施工前仔细核对图纸，如有任何疑问，应立即向设计单位提出，不得擅自更改。
- 图纸与施工现场如有任何差异，必须以图纸为准。
- 任何工程之增减变更项目必须由甲乙双方书面认可后方可进行修改。
- 图纸上所示之项目应以实际施工为准。
- 不得随意更改图纸。

建设单位 / Client	高邮市高邮镇人民政府
项目名称 / Project	高邮市高邮镇周庄消防站、公安民警体能训练中心综合业务用房
图纸名称 / Drawing Title	照明、插座平面图
设计 / 方案设计 / Project Director	
项目负责人 / Project Manager	
专业负责人 / Professional Manager	
设计人 / Drawn By	
校核人 / Checked By	
审核人 / Audited By	
出图日期 / Issue Date	2018 / 12
修改版本 / Revision NO.	-
变更日期 / Revision Date	-
图纸编号 / Drawing NO.	
项目编号 / Project NO.	