

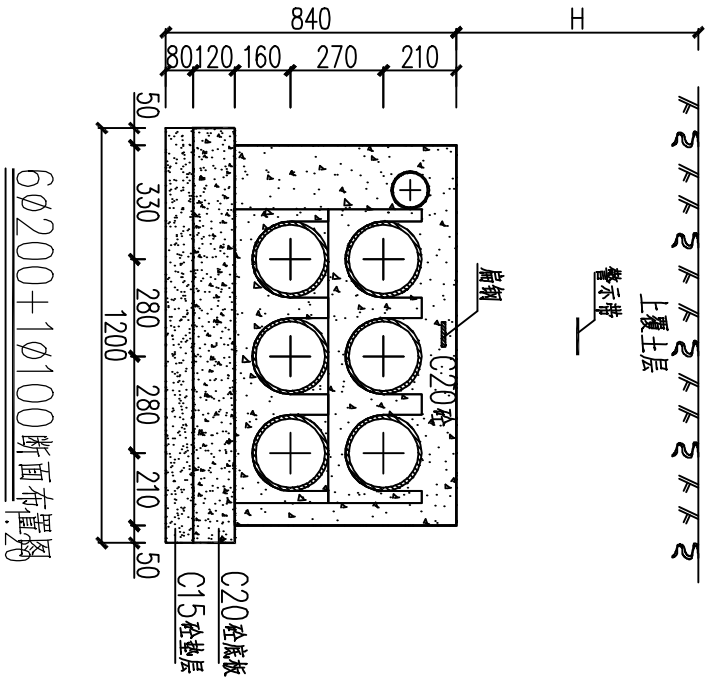


单位长度(每米)主要材料统计表											
类 型	钢 筋 规 格					钢材估重	混 凝 土 量 (m³)		管 材		
	①	②	③	④	⑤		(kg)	C20	C15垫层	规 格	材 质
普通排管	Φ8@200	Φ8@200			2Φ8	7.6	0.68	0.10	Φ200 Φ100	CPVC管	按实
过道路排管	Φ20@200	Φ40@200	Φ20@200	Φ40@200	2Φ8	24.3	0.68	0.10	Φ200 Φ100	涂塑钢管	按实

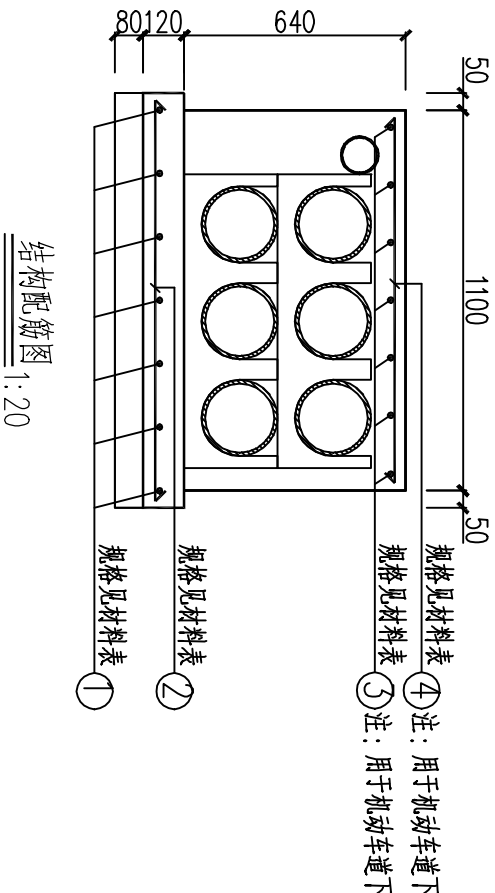

6Φ200+1Φ100断面布置图

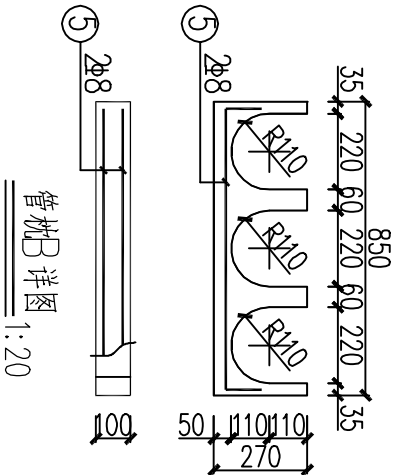

结构配筋图 1:20

下有电缆 ⚡ 危险 ⚡ 下有电缆
电话: 95598 电话: 95598 电话: 95598 电话: 95598

电缆路径警示带(参考样式)

- 说明：
- 1、绿化带或人行道下方排管，电缆保护管采用CPVC管，内径200mm；通信管采用CPVC管，内径100mm；机动车道下方排管，电缆保护管采用涂塑钢管，内径200mm；通信管内径100mm；包封及底板混凝土采用C20砼，钢筋为HRB400型，钢筋保护层厚度不小于25mm，并列管相互间空隙不小于20mm；
 - 2、表格中的主要材料量仅为统计工程量时的参考值，准确值以施工时实际用量为准；
 - 3、排管顶面距地面深度不小于0.7m；
 - 4、管枕每间隔1.5~2.0m布置一道，采用C20砼预制，也可采用其他材质、型号的管枕；
 - 5、排管上端位置全线敷设一6X60扁钢接地，并与电缆井内的接地装置可靠连接；
 - 6、管材应符合国家规范或标；
 - 7、纵向排水坡度不小于0.2%；
 - 8、管口需采取防止损伤电缆的处理措施；
 - 9、施工完成后，管孔均需封堵，并放置电缆牵引绳。

扬州永茂电力建设有限公司					扬州天豪里MNO2021G02房地产开发项目电力接入工程		施工阶段
设计证书号码：A232047199					6Φ200+1Φ100电缆排管施工图		
批准		校核			图号		
审核		设计					
比例		日期					